




日期	姓名	专业	日期	姓名	专业
		电气			暖通
		建筑			结构
					水卫

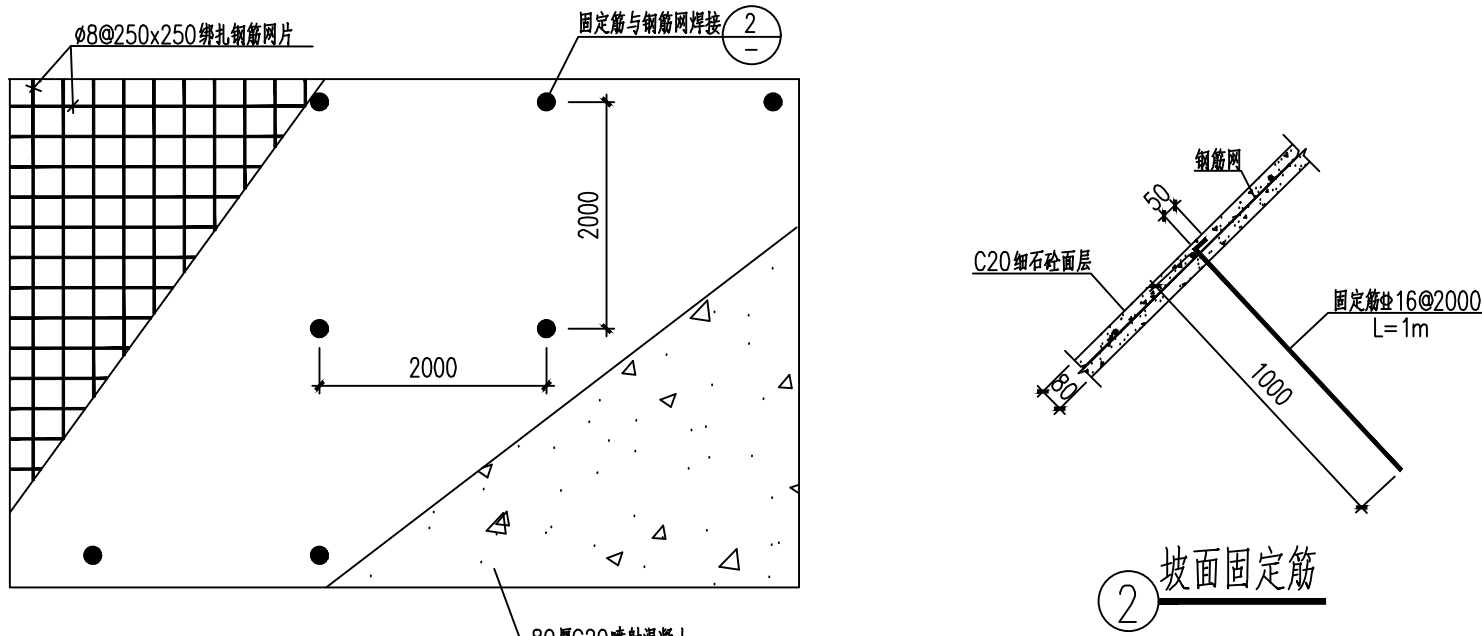


1 面层(钢筋网)构造图3
适用于放坡挂网喷面位置

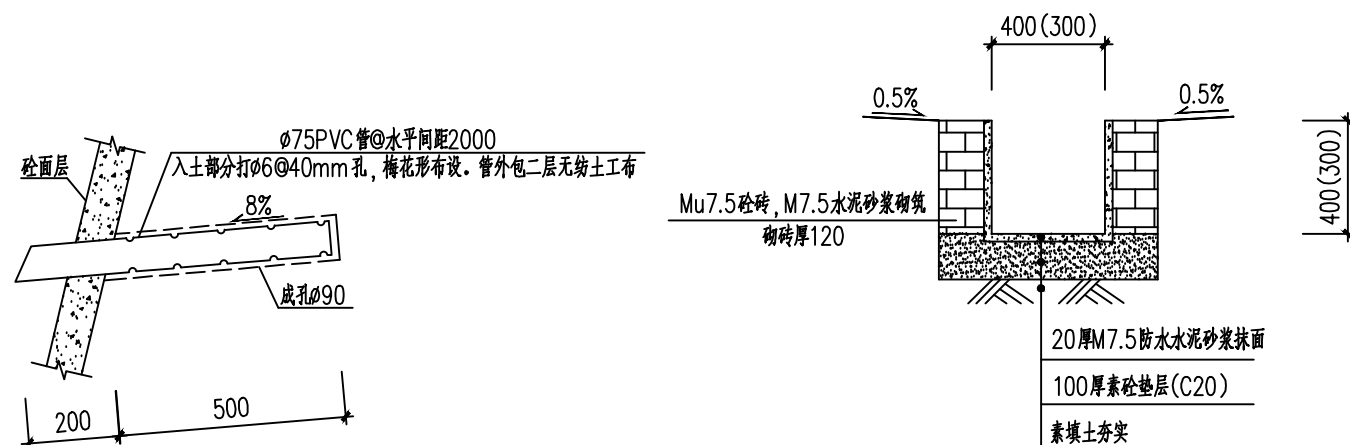

3 泄水管大样

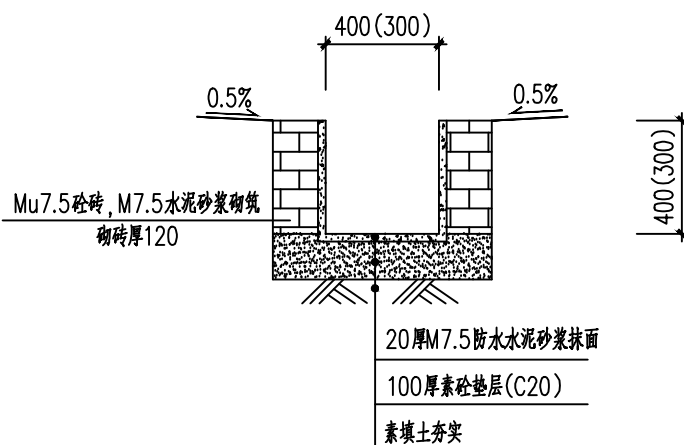


4 截(排)水沟大样

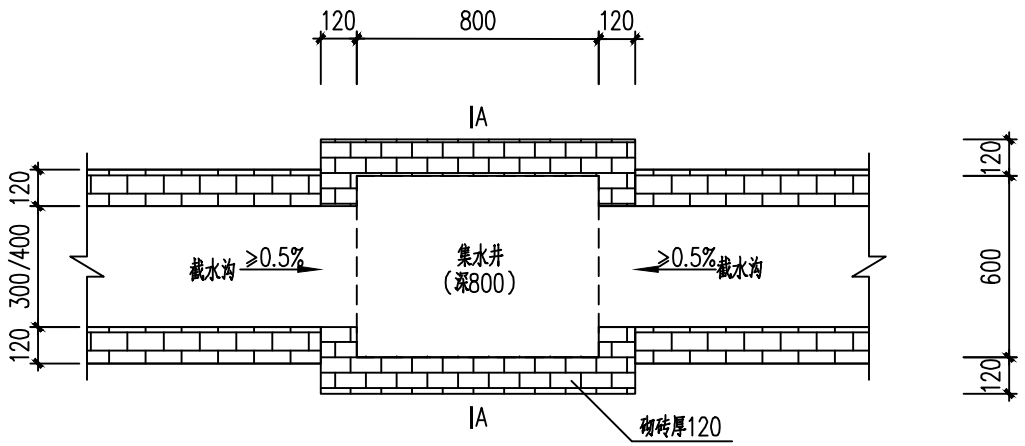


5 集水井大样


注：沿基坑坡顶及坑内周边间距约30~50m设置一个。

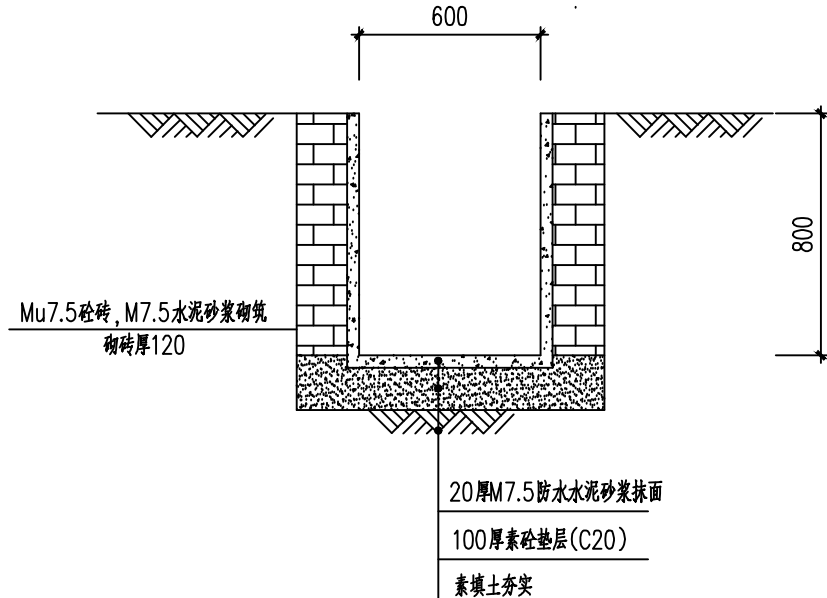


A-A

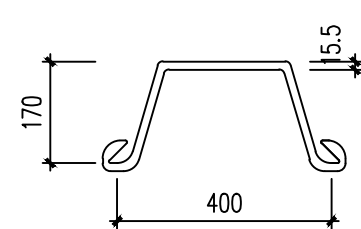

4# 拉森钢板桩截面大样

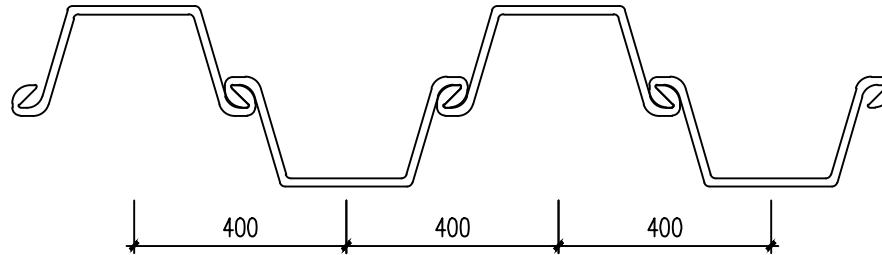

拉森钢板桩连接大样

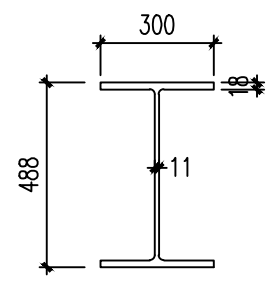

HM488×300型钢截面大样

注册结构工程师执业章：

单位名称： 		
福建省建筑设计研究院有限公司		
备注： 1. 新版本出图后，旧版本图纸相应作废。		
施工图审查批准单位：		
施工图审查批准书证号：		
图审专用章4： 		
图审专用章2：		
注册岩土工程师执业章： 		
修改内容：		
版次	发行日期	摘要
版本	1.0 图幅 A2 部门	岩土工程设计所
工程名称： 南安市总医院霞美分院综合楼项目 基坑支护		
建设单位： 南安市霞美镇卫生院		
项目经理		
审核		
方案创作人		
工程负责人	沈铭龙	江涛
专业负责人	同铭	江涛
审核	江涛	江涛
校对	刘阳辉	刘阳辉
设计	刘斯航	刘斯航
制图	刘斯航	刘斯航
图名： 大样图（一）		
工程编号	202510002-YT	
图别	护施	
图号	17	
日期	2025.10	

