
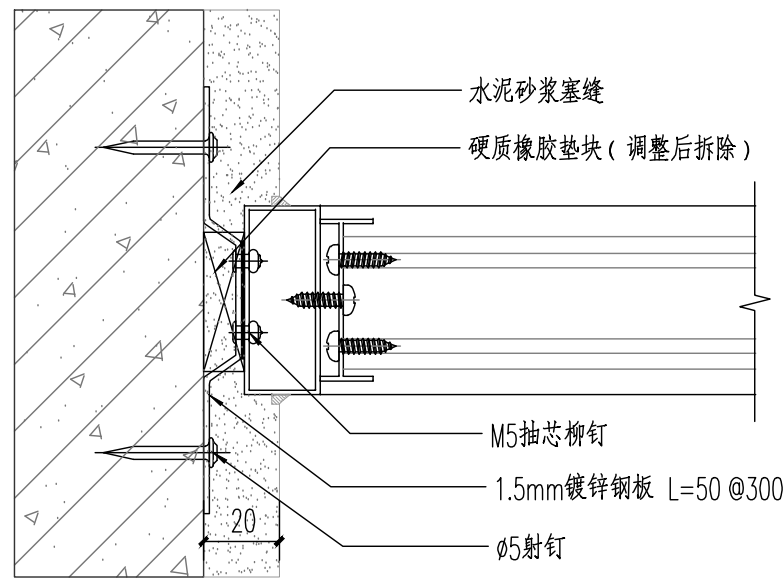
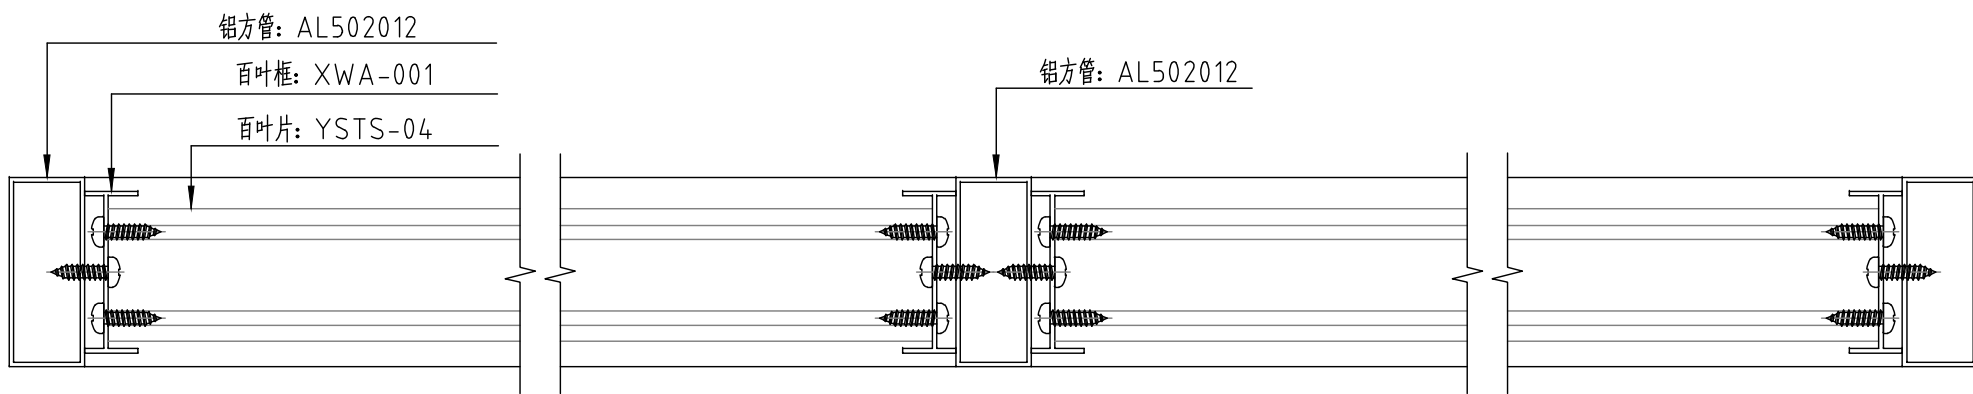


专业	姓名	日期	专业	姓名	日期
暖通			电气		
给排水			暖通		
水卫			水卫		

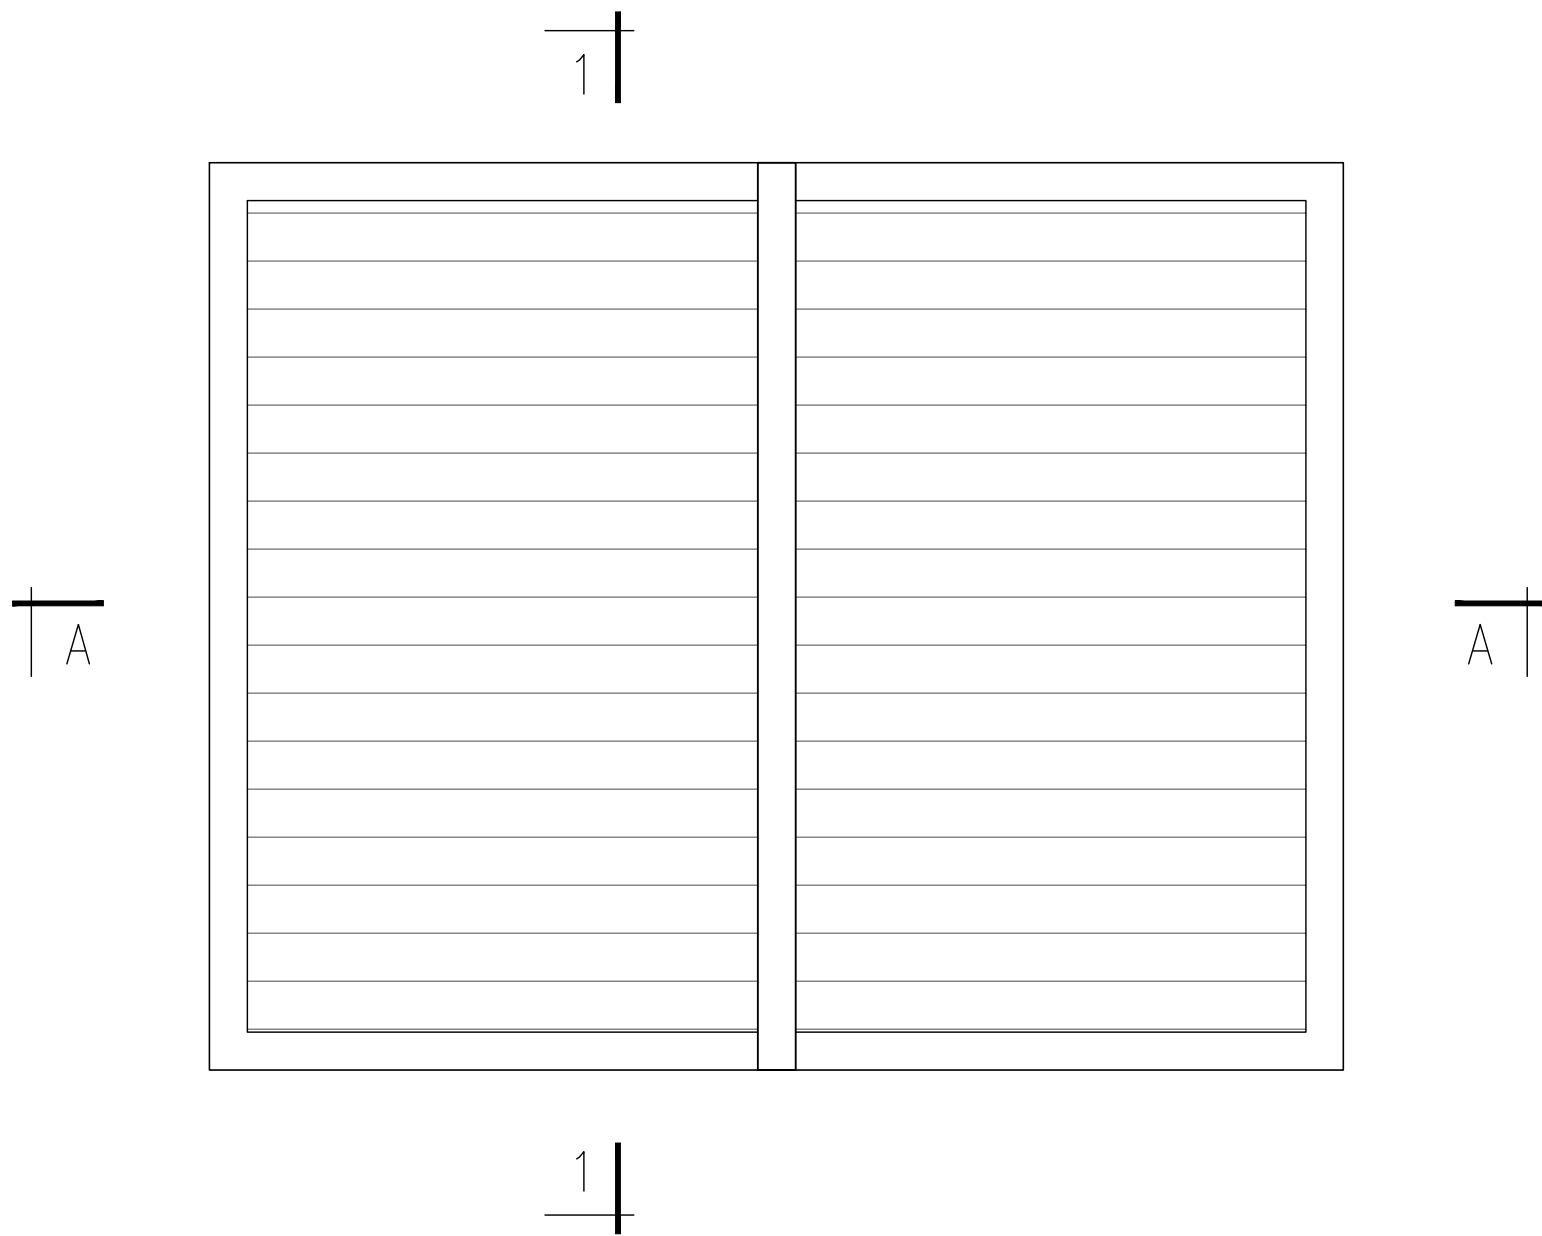

安装节点

室外


A-A

室外

铝方管: AL502012

百叶框: XWA-001

百叶片: YSTS-04

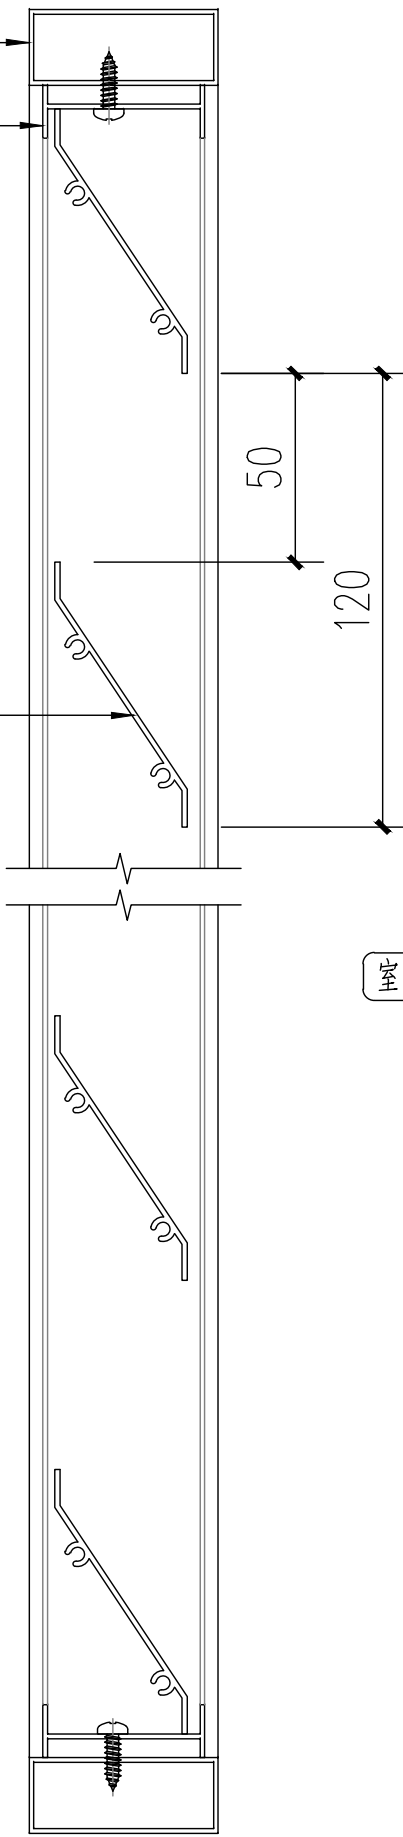

室外

1-1

单位名称:



福建省建筑设计研究院有限公司

施工图审查批准单位:

施工图审查批准书证号:

图纸专用章:

福建省工程勘察设计图纸专用章
福建省建筑设计研究院有限公司
资质 范围: 建筑工程
等级: 甲级 证号: A135004145
有效期至: 2029年08月28日

注册建筑师执业章:

中华人民共和国一级注册建筑师
姓名: 翁亮
注册号: 3500414-060
有效期: 至2027年06月

注册工程师执业章:

中华人民共和国一级注册结构工程师
姓名: 吴剑滨
注册号: 3500414-S052
有效期: 至2026年12月

修改内容:

版次

发行日期

摘要

版本

1.0

图幅

A2

部门

建筑设计二院

工程名称:

南安市总医院医技分院综合楼项目
门窗工程

建设单位:

南安市霞美镇卫生院

项目经理

翁亮

审定

方案创作人

工程负责人

翁亮

专业负责人

吴剑滨

审核

林捷

校对

翁亮

设计


陈文 黄翠琳

制图

陈文 黄翠琳

图名:

节点图

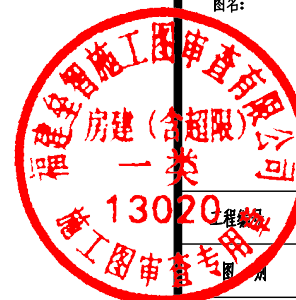

202509037

留施

图号

BYJD-01

日期

2025.10

