




专业	日期	姓名	专业	日期	姓名
建筑			建筑		
结构			结构		
给排水			给排水		
暖通			暖通		
电气			电气		
暖通			暖通		

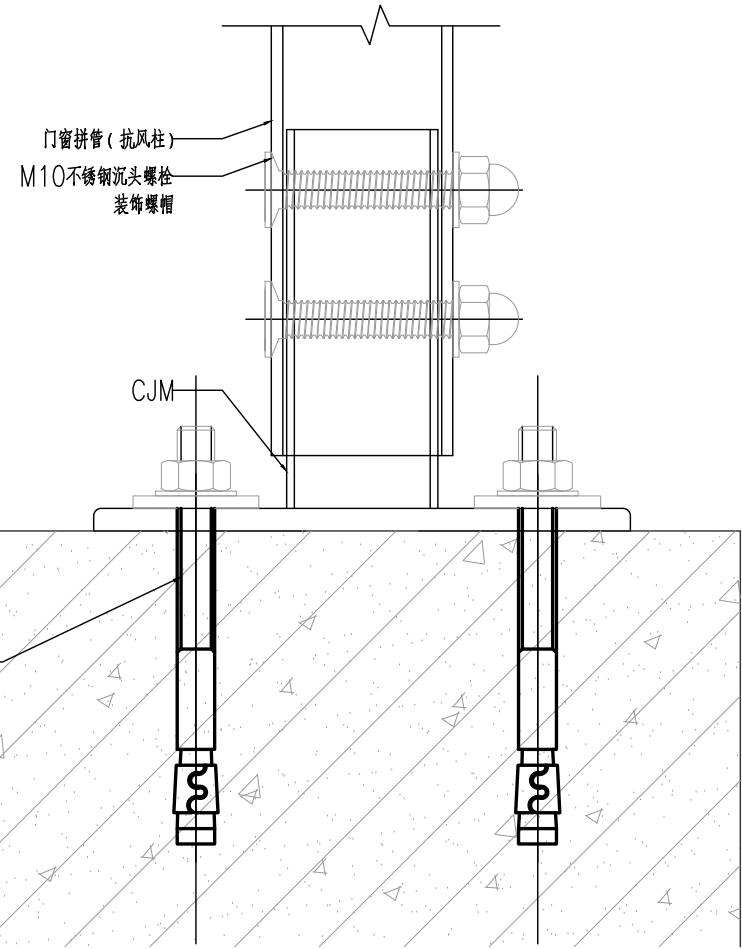


下连接一

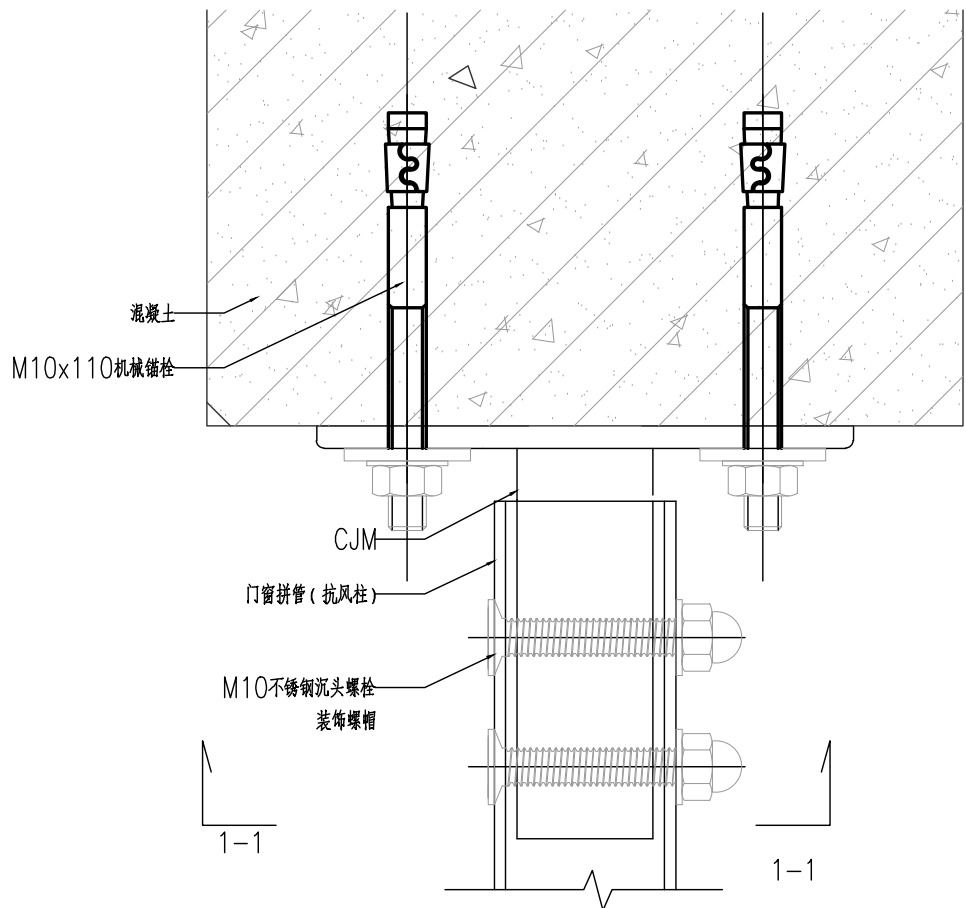


上连接一

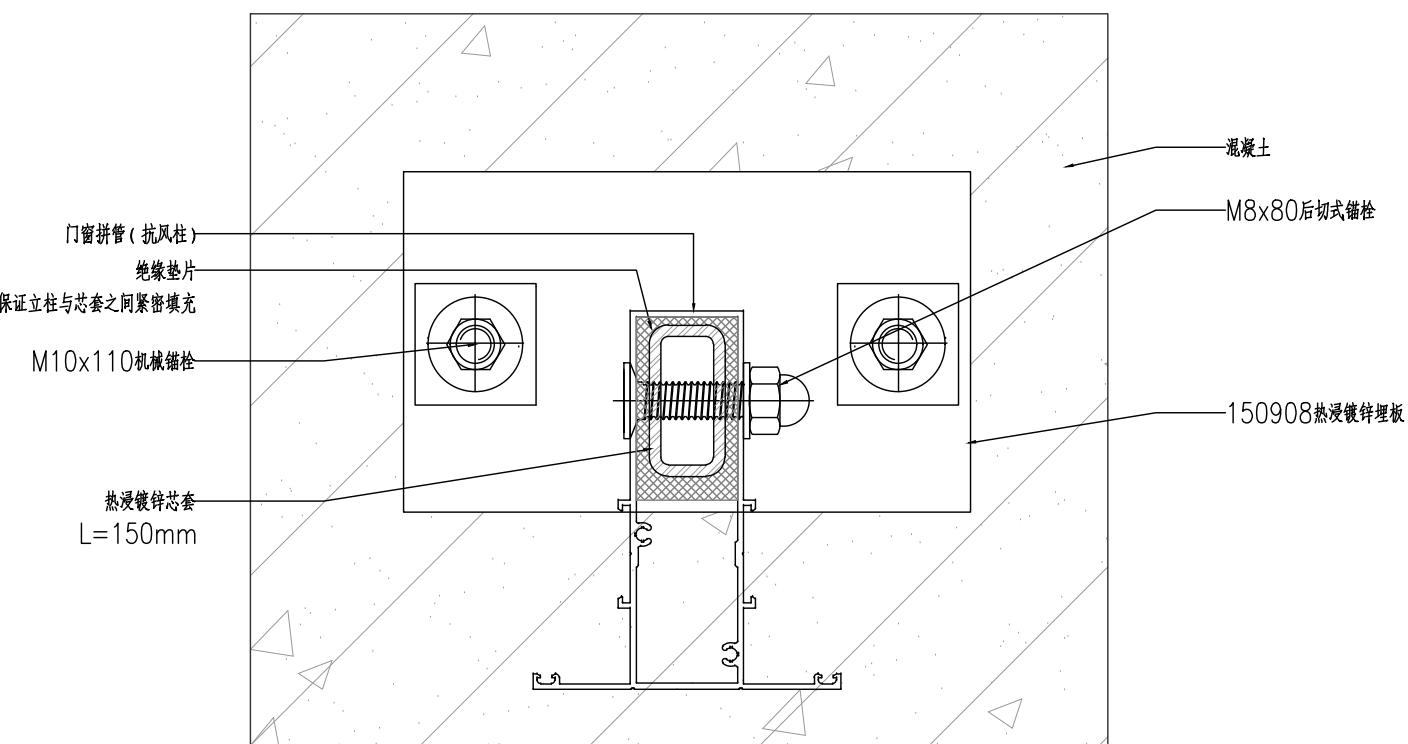

1-1

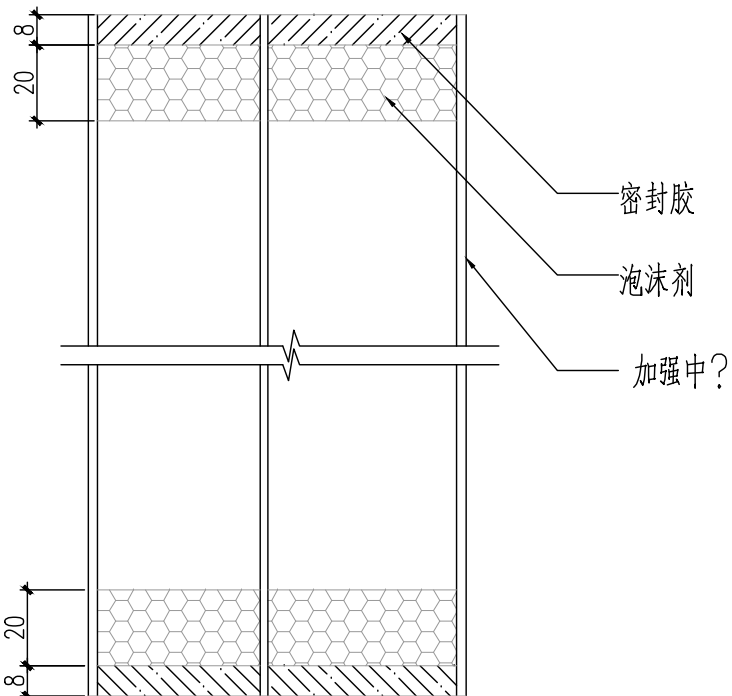


加强中樑密封剖面

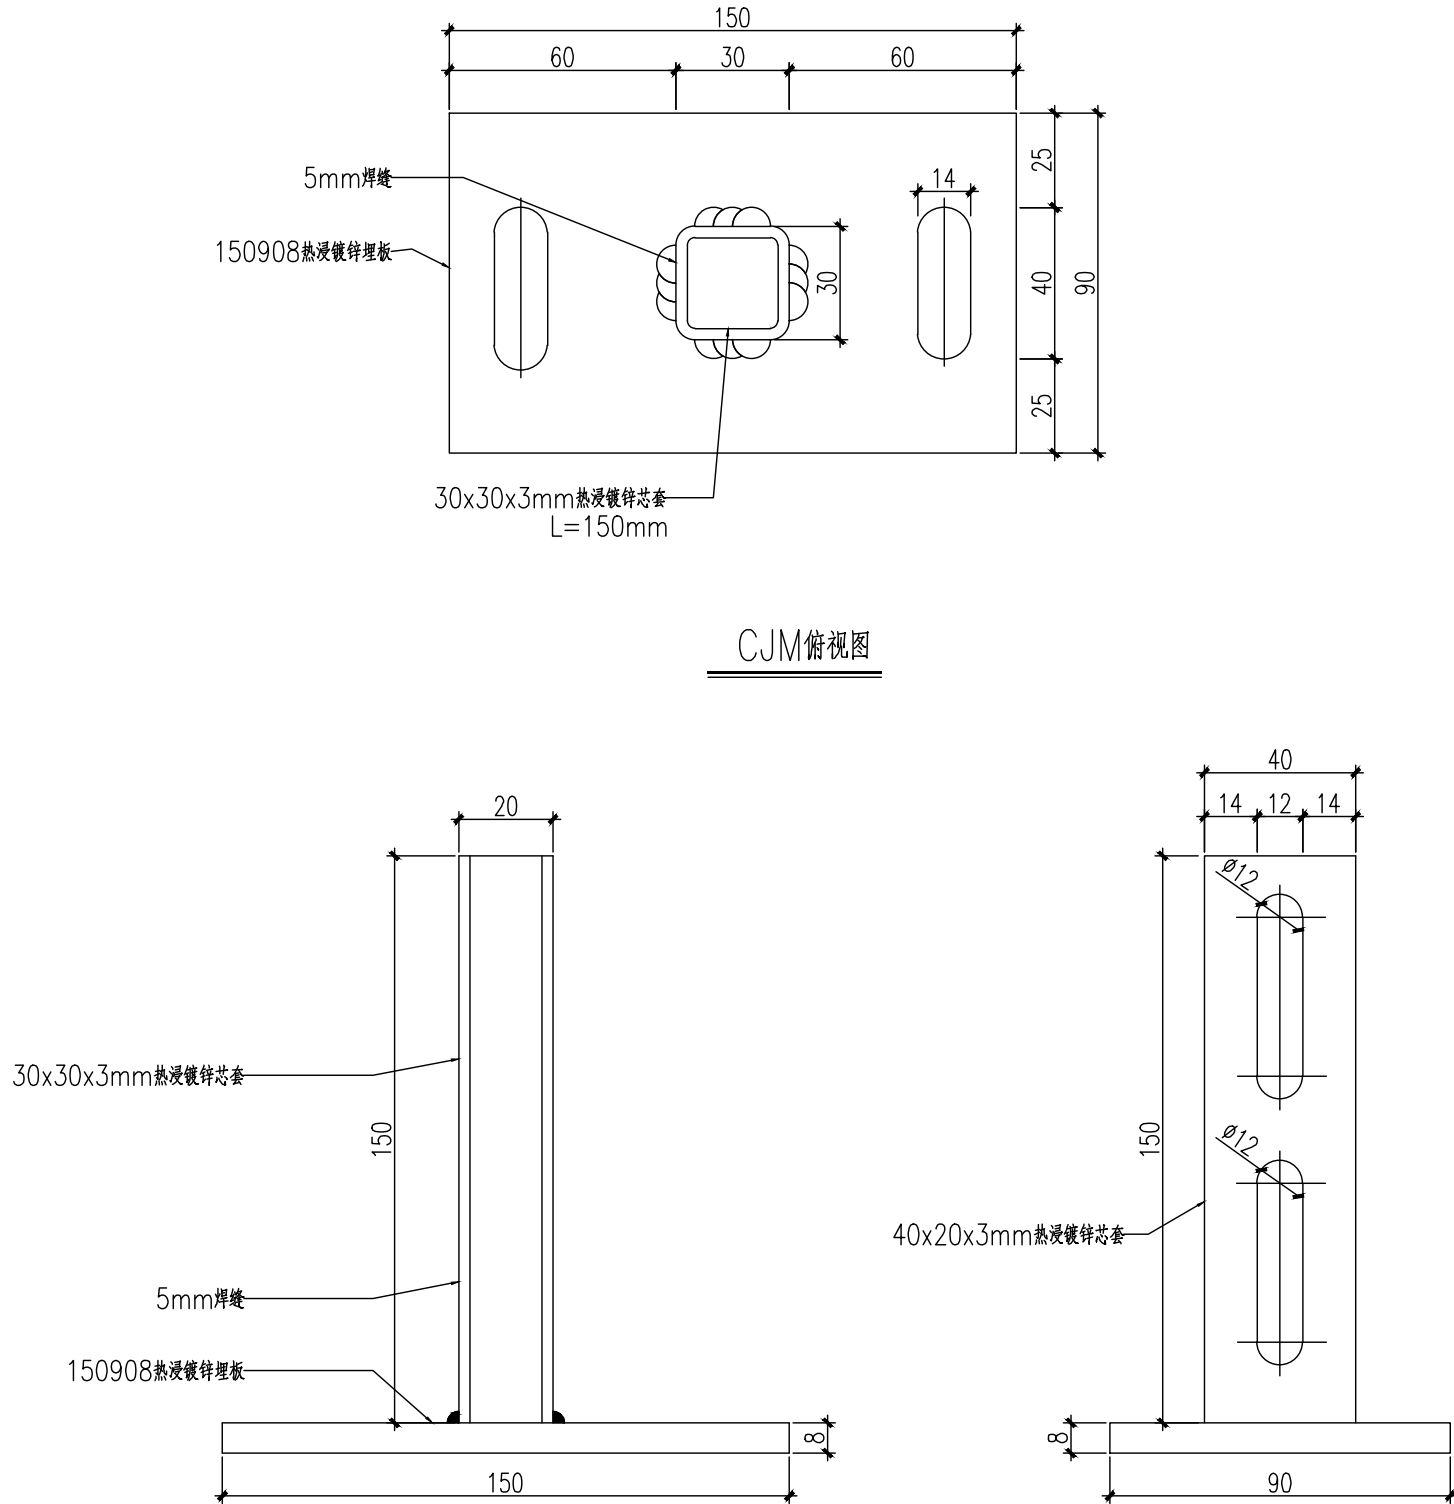

CJM俯视图

CJM正视图

CJM侧视图

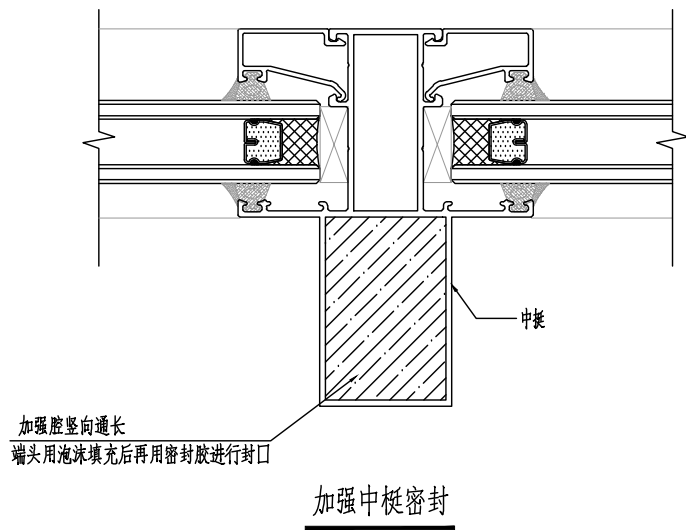

加强中樑密封

单位名称:



福建省建筑设计研究院有限公司

施工图审查批准单位:

施工图审查批准证书号:

图纸专用章:

福建省工程勘察设计图纸专用章
福建省建筑设计研究院有限公司
资质 范围: 建筑工程
等级: 甲级 证号: A135004145
有效期至: 2029年08月28日

注册建筑师执业章:

中华人民共和国一级注册建筑师
姓名: 翁亮
注册号: 3500414-060
有效期至: 至2027年06月

注册工程师执业章:

中华人民共和国一级注册结构工程师
姓名: 吴剑滨
注册号: 3500414-S052
有效期至: 至2026年12月

修改内容:

版次

发行日期

备注

版本

1.0

图幅

A2

部门

建筑设计二院

工程名称:

南安市总医院医联体分院综合楼项目
门窗工程

建设单位:

南安市霞美镇卫生院

项目经理

翁亮

审定

翁亮

方案创作人

翁亮

工程负责人

翁亮

专业负责人

吴剑滨 翁亮

审核

林捷

校对

翁亮

设计


陈文 黄珊珊

制图

陈文 黄珊珊

图名:

铝方管连接节点图

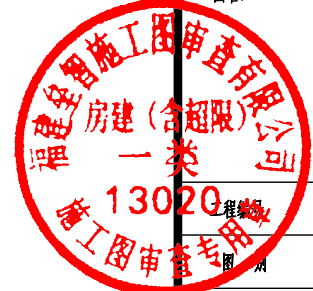

202509037

留施

图号

FGJD-03

日期

2025.10

