



专业	姓名	日期
建筑		
结构		
水电		
暖通		
电气		
给排水		

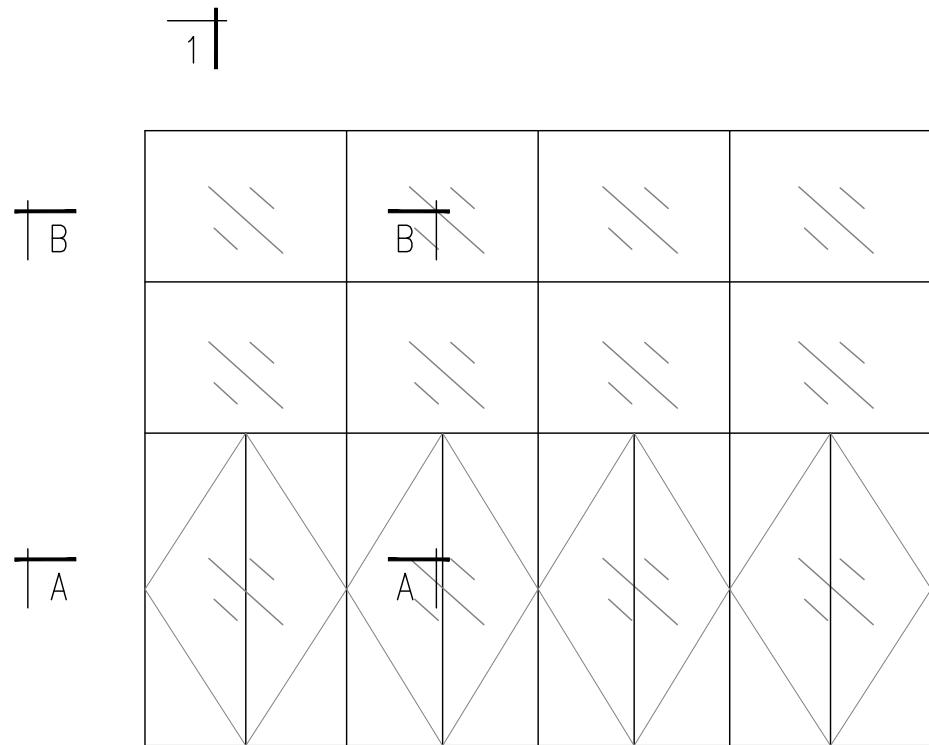

边框 XC-GR5526318  
压线 XC-GR55415

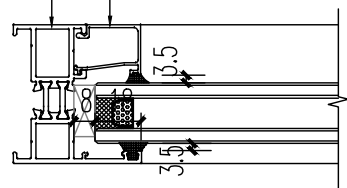


拼接管 PJ-01

室外

B-B

边框 XC-GR5526318  
转换框 XC-GR5526518  
窗扇 XC-GR5525718

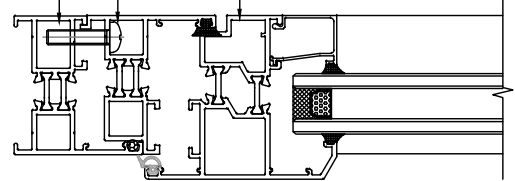

拼接管 PJ-01

室外

A-A

边框 XC-GR5526318

压线 XC-GR55415

中梃 XC-GR5525618

中梃 XC-GR5525618


转换框 XC-GR5526518

窗扇 XC-GR5525718

室外

1-1

图例:
硬质橡胶块
硅酮耐候密封胶
固定扇密封胶条
泡沫填充棒
开启扇密封胶条

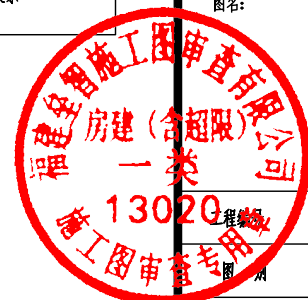

单位名称:



福建省建筑设计研究院有限公司

施工图审查批准单位:

施工图审查批准书证号:

图纸专用章:

福建省工程勘察设计图纸专用章  
福建省建筑设计研究院有限公司  
资质 范围: 建筑工程  
等级: 甲级 证号: A135004145  
有效期至: 2029年08月28日

注册建筑师执业章:

中华人民共和国一级注册建筑师  
姓名: 翁亮  
注册号: 3500414-060  
有效期至: 至2027年06月

注册工程师执业章:

中华人民共和国一级注册结构工程师  
姓名: 吴剑滨  
注册号: 3500414-S052  
有效期至: 至2026年12月

修改内容:

版次	发行日期	备注
版本	1.0 图幅	A2 门窗 建筑设计二院

工程名称:

南安市总医院医联体分院综合楼项目  
门窗工程

建设单位:

南安市霞美镇卫生院

项目经理	翁亮	翁亮
审定		
方案创作人		
工程负责人	翁亮	翁亮
专业负责人	吴剑滨 翁亮	吴剑滨 翁亮
审核	林捷	林捷
校对	翁亮	翁亮
设计	陈文 黄珊珊	陈文 黄珊珊
制图	陈文 黄珊珊	陈文 黄珊珊

图名:

节点图

图号	202509037
图号	PC-D02
日期	2025.10

