
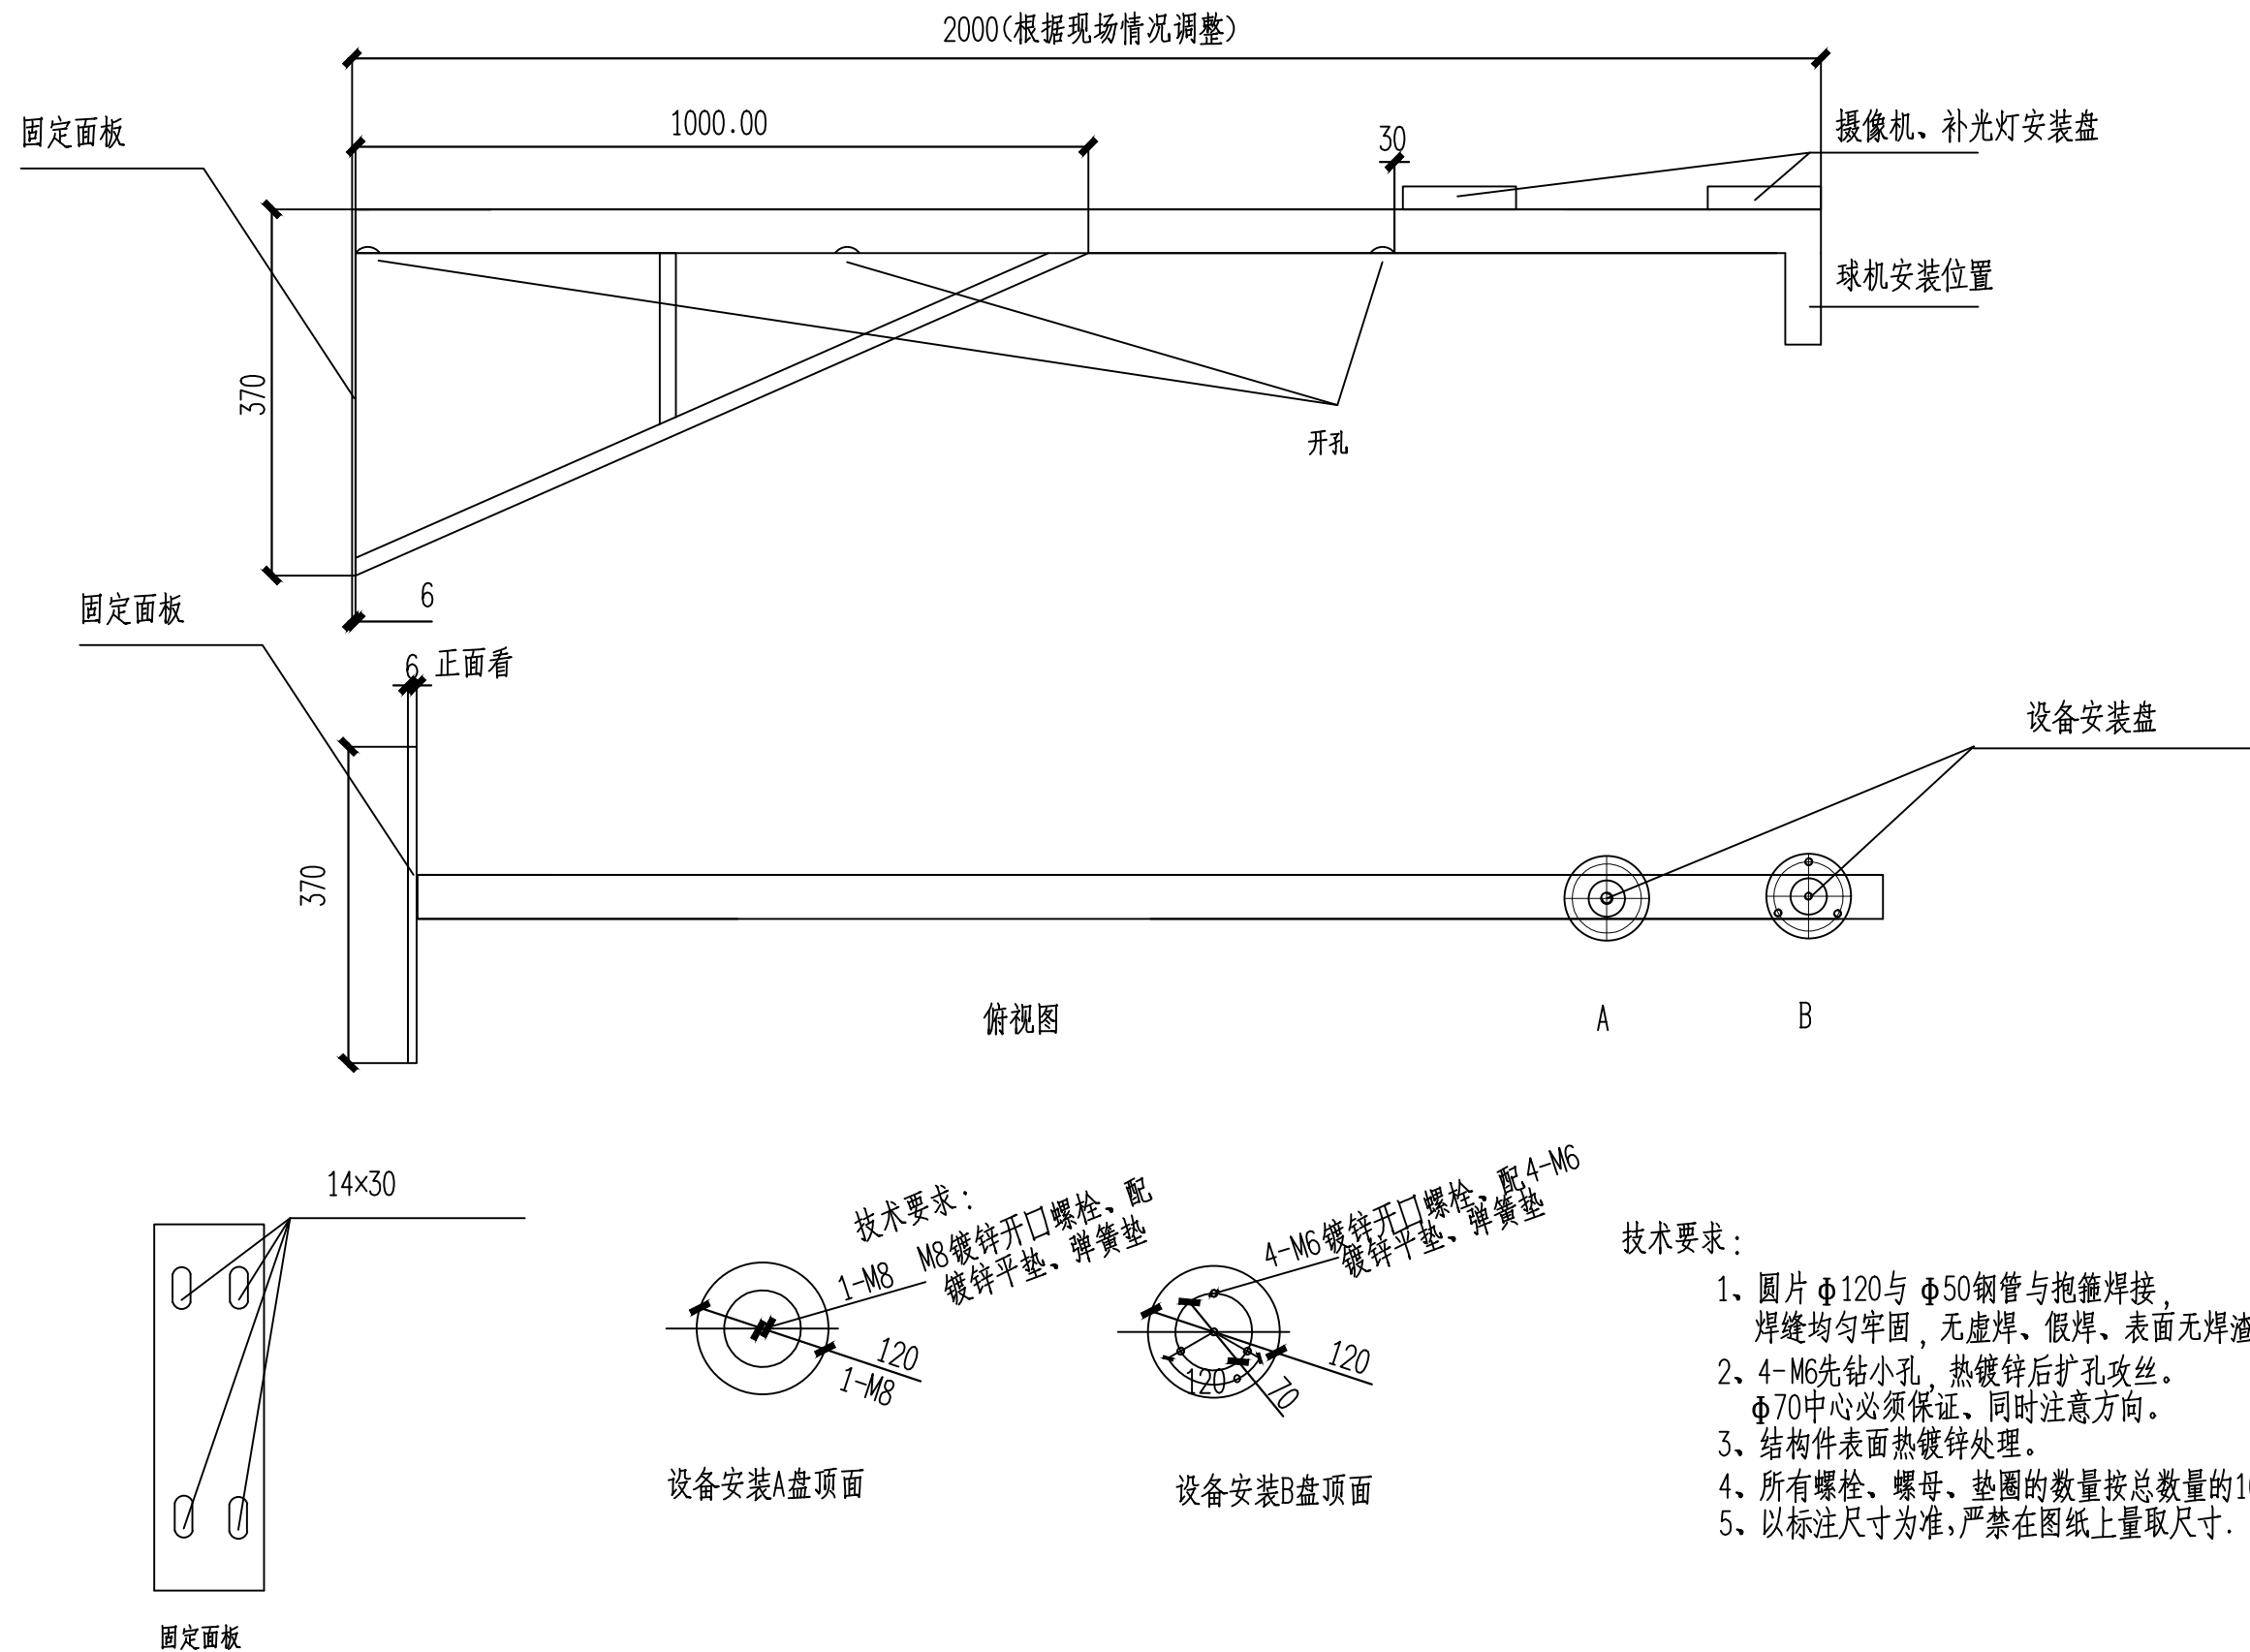


滨江小区改造系统接线图

|  |                       |                             |                           |        |                |                                    |    |               |                          |                     |                  |                    |                      |         |
|--|-----------------------|-----------------------------|---------------------------|--------|----------------|------------------------------------|----|---------------|--------------------------|---------------------|------------------|--------------------|----------------------|---------|
|  <div>正道设计有限公司<br/>市政行业(排水工程、道路工程)专业甲级<br/>A151026363</div> | 项目名称<br>PROJECT TITLE | 南安市2025年度市区老旧小区改造配套基础设施建设工程 | 项目负责人<br>PROJECT DIRECTOR | 龙家富林焜宏 | <del>张敦字</del> | 专业负责人<br>DISCIPLINE RESPONSIBLE BY | 张健 | <del>张健</del> | 图 纸 名 称<br>DRAWING TITLE | 工程编号<br>PROJECT NO. | SCZD             | 图 号<br>DRAWING NO. | DS-01                |         |
|  | 建设单位<br>CLIENT        | 南安市住房建设有限责任公司               | 审 定<br>AUTHORIZED BY      | 钟敦字    | <del>钟敦字</del> | 校 对<br>CHECKED BY                  | 武荣 | <del>武荣</del> |                          | 滨江小区改造系统接线图         | 专 业<br>SPECIALTY | 电气工程               | 设计阶段<br>DESIGN STAGE | 施工图     |
|  |                       |                             | 审 核<br>EXAMINED BY        | 张健     | <del>张健</del>  | 设计/制图<br>DESIGNED/DRAWING BY       | 王娟 | <del>王娟</del> |                          |                     | 版 本<br>VERSION   | 第 1 版              | 日 期<br>DATE          | 2025.05 |
|  |                       |                             |                           |        |                |                                    |    |               |                          |                     |                  |                    |                      |         |



## 滨江小区改造2米挑壁支架



正道设计有限公司  
市政行业(排水工程、道路工程)专业甲级  
A151026363

|                       |                             |
|-----------------------|-----------------------------|
| 项目名称<br>PROJECT TITLE | 南安市2025年度市区老旧小区改造配套基础设施建设工程 |
| 建设单位<br>CLIENT        | 南安市住房建设有限责任公司               |


|                           |        |                                    |    |
|---------------------------|--------|------------------------------------|----|
| 项目负责人<br>PROJECT DIRECTOR | 龙家富林焜宏 | 专业负责人<br>DISCIPLINE RESPONSIBLE BY | 张健 |
| 审定<br>AUTHORIZED BY       | 钟敦字    | 校对<br>CHECKED BY                   | 武荣 |
| 审核<br>EXAMINED BY         | 张健     | 设计/制图<br>DESIGNED/DRAWING BY       | 王娟 |

|                       |                     |      |                      |         |
|-----------------------|---------------------|------|----------------------|---------|
| 图纸名称<br>DRAWING TITLE | 工程编号<br>PROJECT NO. | SCZD | 图号<br>DRAWING NO.    | DS-02   |
| 滨江小区改造2米挑壁支架          | 专业<br>SPECIALTY     | 电气工程 | 设计阶段<br>DESIGN STAGE | 施工图     |
|                       | 版本<br>VERSION       | 第1版  | 日期<br>DATE           | 2025.05 |

本图纸版权归本公司所有,未加盖本公司出图专用章无效,不得用于本工程以外范围。



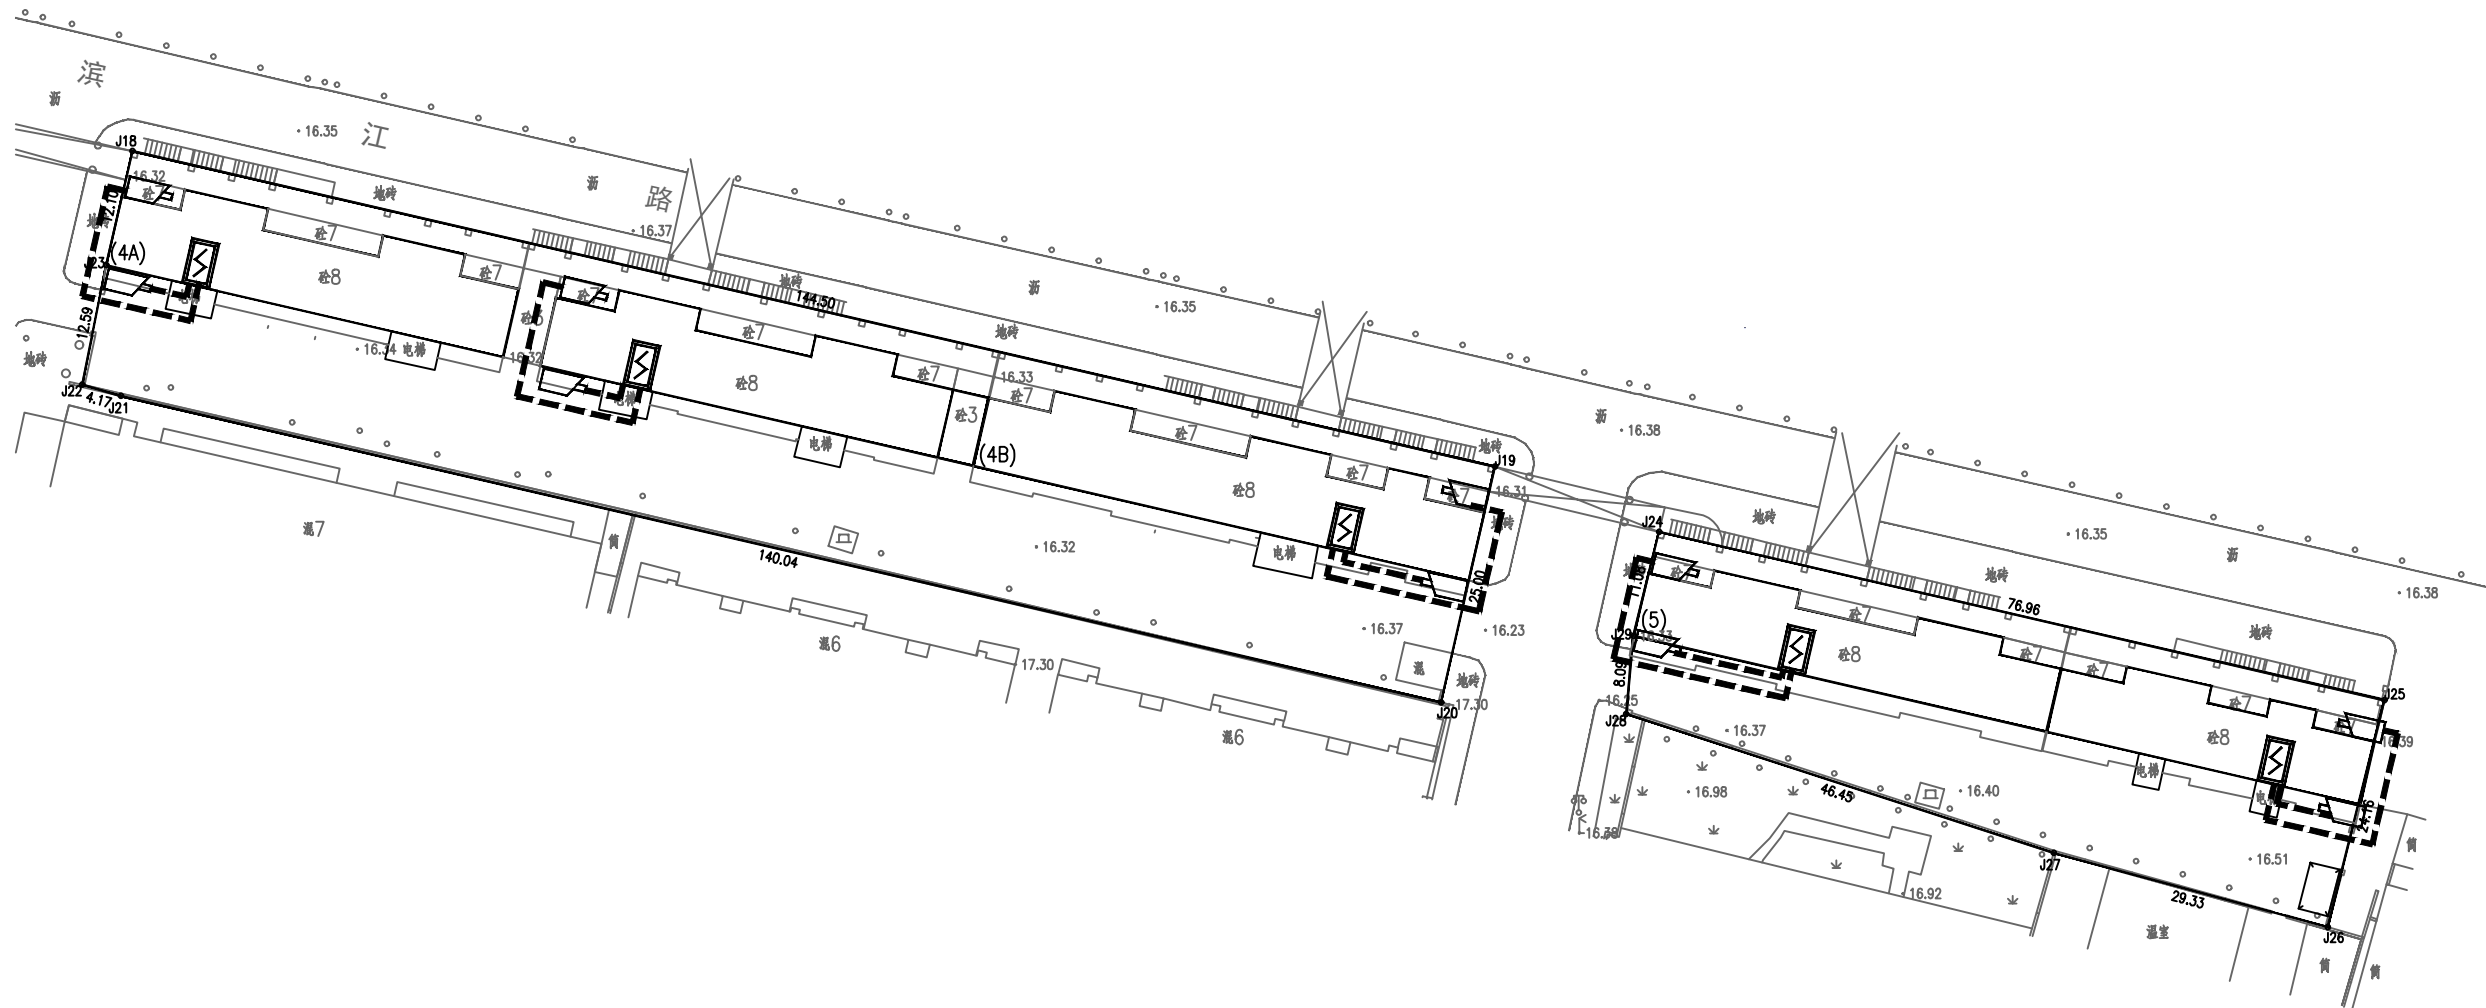


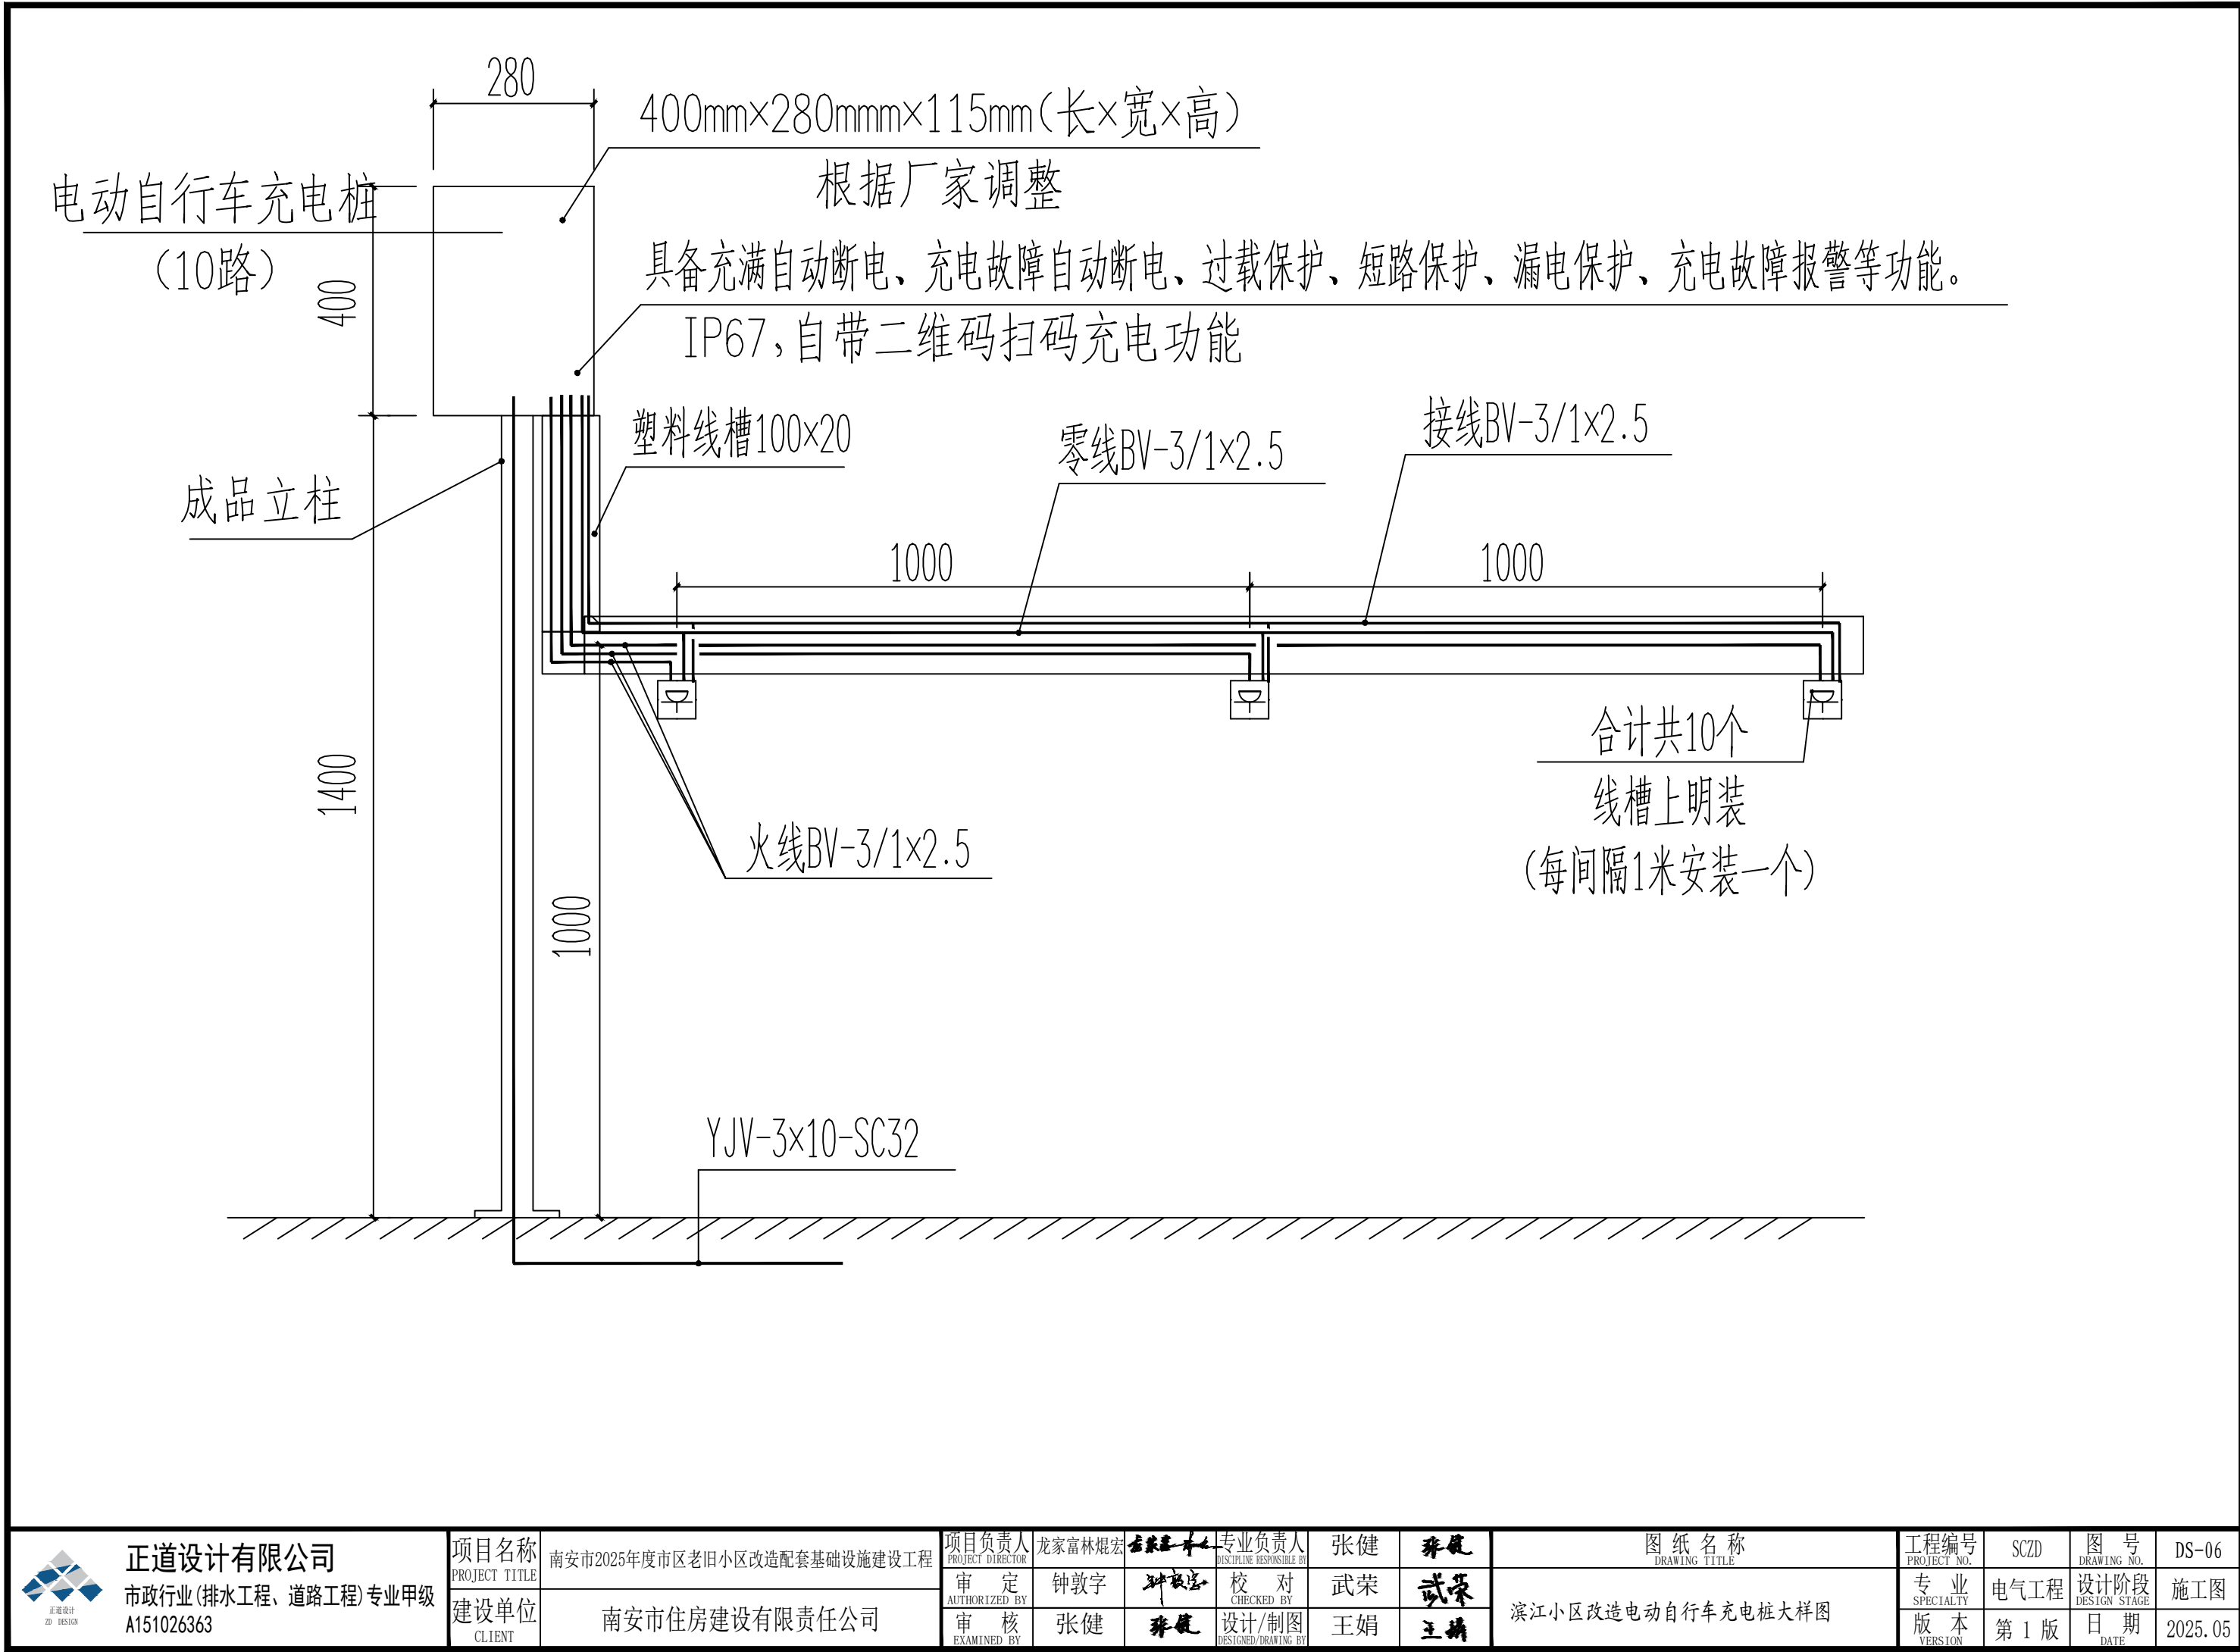



滨江小区4A、4B、5栋改造监控平面图 1:250

| 序号 | 图例 | 分项名称                     |
|----|----|--------------------------|
| 1  |    | 摄像机H=3.0M                |
| 2  |    | PVC管线φ 32(延外墙敷设)         |
| 3  |    | 配电机柜(预留电源线10米)<br>H=3.0M |
| 4  |    | 支架(与摄像机配套)               |

|  |                                   |               |               |                             |                  |                     |                           |    |                     |         |               |             |              |             |  |
|--|-----------------------------------|---------------|---------------|-----------------------------|------------------|---------------------|---------------------------|----|---------------------|---------|---------------|-------------|--------------|-------------|--|
| <br>正道设计<br>ZD DESIGN | 正道设计有限公司                          |               | 项目名称          | 南安市2025年度市区老旧小区改造配套基础设施建设工程 | 项目负责人            | 龙家富林煜宏              | 专业负责人                     | 张健 | 张健                  | 图 纸 名 称 | 工程编号          | SCZD        | 图 号          | DS-05       |  |
|  | 市政行业(排水工程、道路工程)专业甲级<br>A151026363 |               | PROJECT TITLE |                             | PROJECT DIRECTOR |                     | DISCIPLINE RESPONSIBLE BY |    |                     |         | DRAWING TITLE | PROJECT NO. |              | DRAWING NO. |  |
|  |                                   |               | 审 定           | 钟敦字                         | 钟敦字              | 校 对                 | 武荣                        | 武荣 | 滨江小区4A、4B、5栋改造监控平面图 |         | 专 业           | 电气工程        | 设计阶段         | 施工图         |  |
|  |                                   |               | AUTHORIZED BY |                             | CHECKED BY       |                     |                           |    |                     |         | SPECIALTY     |             | DESIGN STAGE |             |  |
|  | 建设单位                              | 南安市住房建设有限责任公司 | 审 核           | 张健                          | 张健               | 设计/制图               | 王娟                        | 王娟 | 版 本                 | 第 1 版   | 日 期           | 2025.05     |              |             |  |
|  | CLIENT                            |               | EXAMINED BY   |                             |                  | DESIGNED/DRAWING BY |                           |    | VERSION             |         | DATE          |             |              |             |  |


本图纸版权归本公司所有，未加盖本公司出图专用章无效，不得用于本工程以外范围。



|  |                       |                             |                           |        |                                    |    |                       |                     |      |                      |         |
|--|-----------------------|-----------------------------|---------------------------|--------|------------------------------------|----|-----------------------|---------------------|------|----------------------|---------|
|  <div>正道设计有限公司<br/>市政行业(排水工程、道路工程)专业甲级<br/>A151026363</div> | 项目名称<br>PROJECT TITLE | 南宁市2025年度市区老旧小区改造配套基础设施建设工程 | 项目负责人<br>PROJECT DIRECTOR | 龙家富林焜宏 | 专业负责人<br>DISCIPLINE RESPONSIBLE BY | 张健 | 图纸名称<br>DRAWING TITLE | 工程编号<br>PROJECT NO. | SCZD | 图号<br>DRAWING NO.    | DS-06   |
|  | 建设单位<br>CLIENT        | 南宁市住房建设有限责任公司               | 审定<br>AUTHORIZED BY       | 钟敦字    | 校对<br>CHECKED BY                   | 武荣 | 滨江小区改造电动自行车充电桩大样图     | 专业<br>SPECIALTY     | 电气工程 | 设计阶段<br>DESIGN STAGE | 施工图     |
|  |                       |                             | 审核<br>EXAMINED BY         | 张健     | 设计/制图<br>DESIGNED/DRAWING BY       | 王娟 |                       | 版本<br>VERSION       | 第1版  | 日期<br>DATE           | 2025.05 |
|  |                       |                             |                           |        |                                    |    |                       |                     |      |                      |         |



| 序号 | 图例   | 分项名称                                |
|----|------|-------------------------------------|
| 1  | ●    | 单盖手孔井做法参图集07SD101-8第120~122页,采用砖砌井。 |
| 2  | ---- | 电源线,室内预留20米                         |
| 3  | ---- | BV线                                 |
| 4  | ■    | 海康威视电动自行车充电桩                        |
| 5  | ☐    | 带防溅盒防水插座(10个)                       |
| 6  | ▲▲   | 2个9L水基灭火器<br>不锈钢箱900mm×500mm×220mm  |

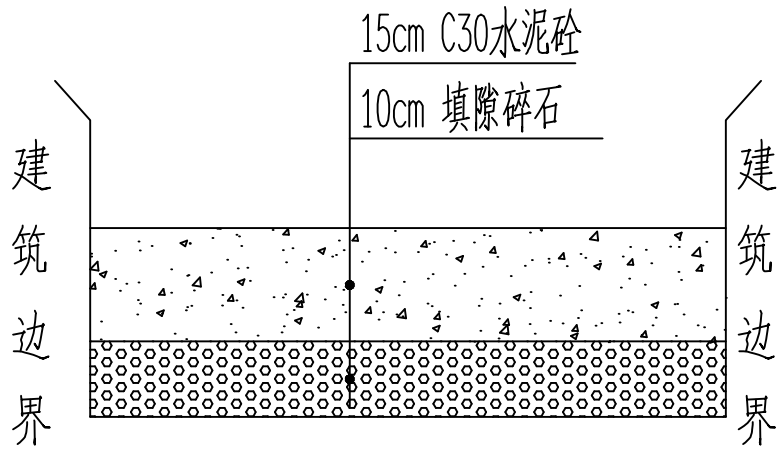



破除修复现状水泥路面结构图

说明:


- 1、本图尺寸单位除特别注明外,其余均以厘米计。
- 2、施工应严格按照《城镇道路工程施工与质量验收规范》(CJJ1-2008)等现行相关规程、规范执行。
- 3、割线说明:破除混凝土层时需双边切割,切割深度约4cm。
- 4、回填中粗砂与级配碎石需使用小型夯实机,夯实到设计要求的压实度。
- 5、中粗砂需分层回填夯实,每层厚度≤20cm。
- 5、破除修复现状水泥路面结构的高度1000mm和宽度800mm。

滨江小区1-3栋改造电动自行车充电桩平面图 1:250

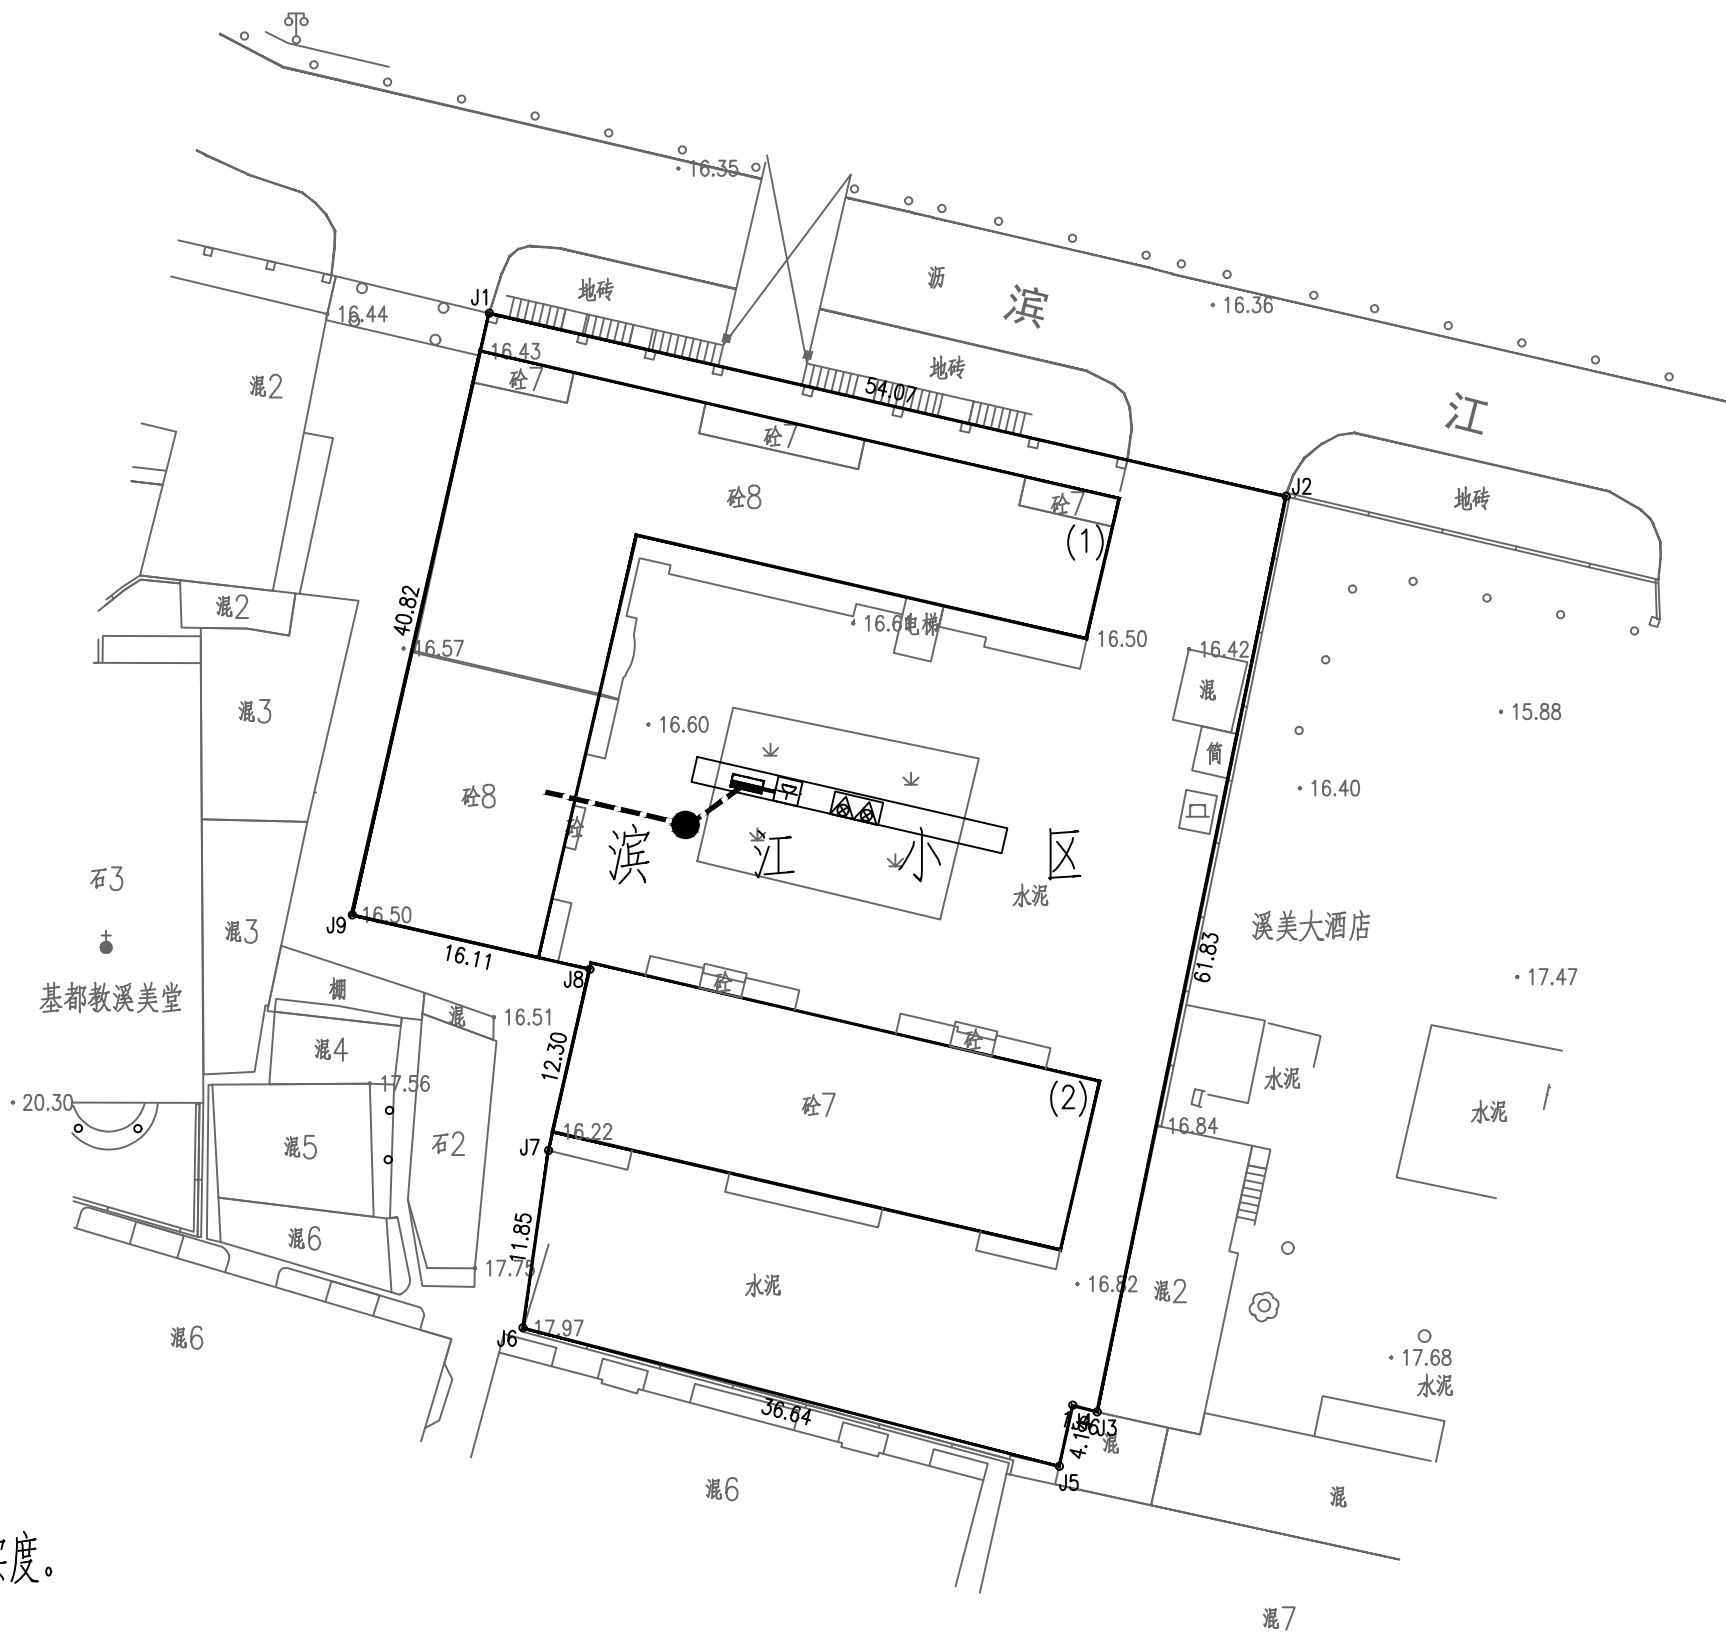


|  |                       |                             |                           |        |                                    |    |                       |                       |                      |      |                   |       |
|--|-----------------------|-----------------------------|---------------------------|--------|------------------------------------|----|-----------------------|-----------------------|----------------------|------|-------------------|-------|
| <br>正道设计有限公司<br>市政行业(排水工程、道路工程)专业甲级<br>A151026363 | 项目名称<br>PROJECT TITLE | 南安市2025年度市区老旧小区改造配套基础设施建设工程 | 项目负责人<br>PROJECT DIRECTOR | 龙家富林焜宏 | 专业负责人<br>DISCIPLINE RESPONSIBLE BY | 张健 | 图纸名称<br>DRAWING TITLE | 滨江小区1-3栋改造电动自行车充电桩平面图 | 工程编号<br>PROJECT NO.  | SCZD | 图号<br>DRAWING NO. | DS-07 |
|  | 建设单位<br>CLIENT        | 南安市住房建设有限责任公司               | 审定<br>AUTHORIZED BY       | 钟敦字    | 校对<br>CHECKED BY                   | 武荣 | 专业<br>SPECIALTY       | 电气工程                  | 设计阶段<br>DESIGN STAGE | 施工图  | 版本<br>VERSION     | 第1版   |
|  |                       |                             | 审核<br>EXAMINED BY         | 张健     | 设计/制图<br>DESIGNED/DRAWING BY       | 王娟 | 日期<br>DATE            | 2025.05               |                      |      |                   |       |
|  |                       |                             |                           |        |                                    |    |                       |                       |                      |      |                   |       |

本图纸版权归本公司所有,未加盖本公司出图专用章无效,不得用于本工程以外范围。

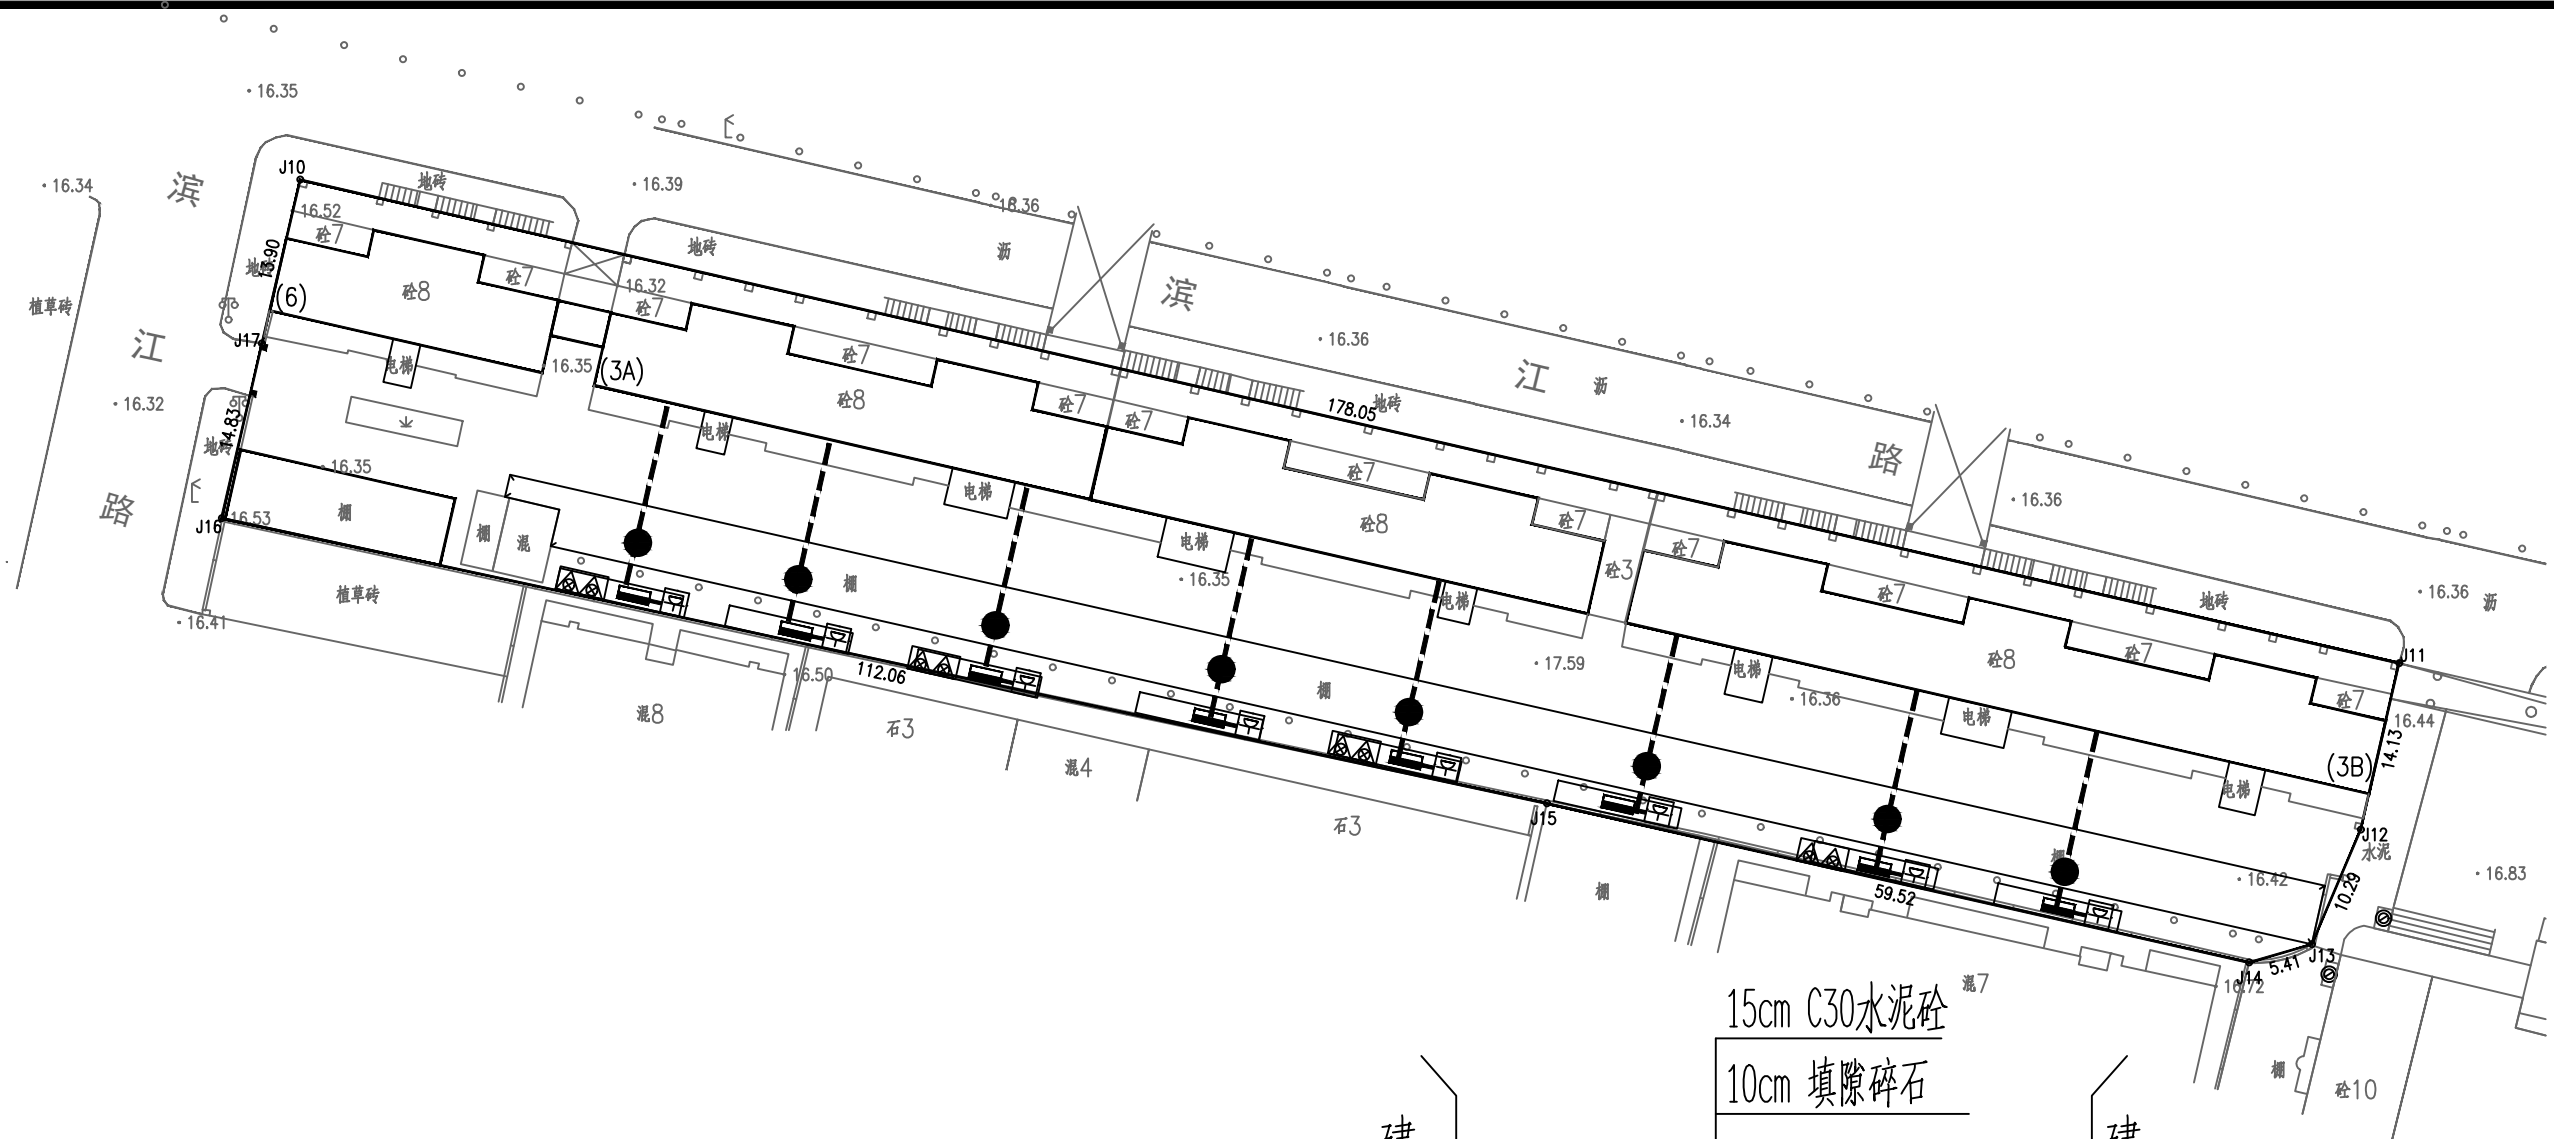


| 序号 | 图例   | 分项名称                                |
|----|------|-------------------------------------|
| 1  | ●    | 单盖手孔井做法参图集07SD101-8第120~122页,采用砖砌井。 |
| 2  | ---- | 电源线,室内预留20米                         |
| 3  | ---- | BV线                                 |
| 4  | ▬    | 海康威视电动自行车充电桩                        |
| 5  | ⊞    | 带防溅盒防水插座(10个)                       |
| 6  | ⊞    | 2个9L水基灭火器<br>不锈钢箱900mm×500mm×220mm  |

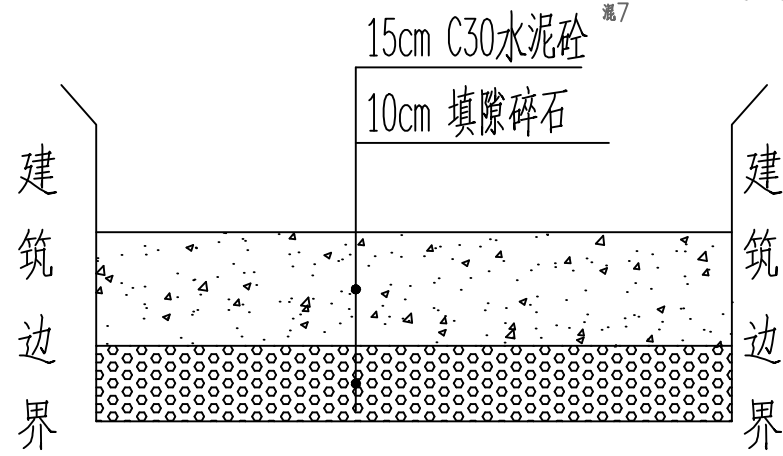

破除修复现状水泥路面结构图

- 说明:
- 1、本图尺寸单位除特别注明外,其余均以厘米计。
  - 2、施工应严格按照《城镇道路工程施工与质量验收规范》(CJJ1-2008)等现行相关规程、规范执行。
  - 3、割线说明:破除混凝土层时需双边切割,切割深度约4cm。
  - 4、回填中粗砂与级配碎石需使用小型夯实机,夯实到设计要求的压实度。
  - 5、中粗砂需分层回填夯实,每层厚度≤20cm。
  - 5、破除修复现状水泥路面结构的高度1000mm和宽度800mm。

滨江小区3A、3B、6栋改造电动自行车充电桩平面图 1:250




 
 
 
 
|  |                       |                             |                           |        |                                    |    |    |                       |                           |                      |      |                   |       |
|--|-----------------------|-----------------------------|---------------------------|--------|------------------------------------|----|----|-----------------------|---------------------------|----------------------|------|-------------------|-------|
| <br>正道设计有限公司<br>市政行业(排水工程、道路工程)专业甲级<br>A151026363 | 项目名称<br>PROJECT TITLE | 南安市2025年度市区老旧小区改造配套基础设施建设工程 | 项目负责人<br>PROJECT DIRECTOR | 龙家富林焜宏 | 专业负责人<br>DISCIPLINE RESPONSIBLE BY | 张健 | 张健 | 图纸名称<br>DRAWING TITLE | 滨江小区3A、3B、6栋改造电动自行车充电桩平面图 | 工程编号<br>PROJECT NO.  | SCZD | 图号<br>DRAWING NO. | DS-08 |
|  | 建设单位<br>CLIENT        | 南安市住房建设有限责任公司               | 审定<br>AUTHORIZED BY       | 钟敦字    | 校对<br>CHECKED BY                   | 武荣 | 武荣 | 专业<br>SPECIALTY       | 电气工程                      | 设计阶段<br>DESIGN STAGE | 施工图  | 版本<br>VERSION     | 第1版   |
|  |                       |                             | 审核<br>EXAMINED BY         | 张健     | 设计/制图<br>DESIGNED/DRAWING BY       | 王娟 | 王娟 | 日期<br>DATE            | 2025.05                   |                      |      |                   |       |
|  |                       |                             |                           |        |                                    |    |    |                       |                           |                      |      |                   |       |

本图纸版权归本公司所有,未加盖本公司出图专用章无效,不得用于本工程以外范围。



滨江小区改造监控工程量清单

| 序号 | 各项             | 规格参数  | 数量  | 单位 |
|----|----------------|---|-----|----|
| 01 | 400万枪机<br>海康威视 | DS-2CD1245V2-LA<br>400万双光阵列筒型摄像机 1/2.7” CMOS 固定焦距4mm/6mm/8mm/12mm可选<br>1个内置麦克风 支持白光/红外双补光 30米白光30米红外 符合IP66防尘防水设计 支持开放型网络视频接口，ISAPI，SDK，GB28181协议 | 26  | 套  |
| 02 | 支架             | 定制  | 26  | 套  |
| 03 | 设备杆件           | 定制2m  | 26  | 套  |
| 04 | 配电机柜           | 定制  | 12  | 个  |
| 05 | 网络防雷器          | RJ-45防雷   | 26  | 个  |
| 06 | 电源防雷器          | 220供电防雷   | 12  | 个  |
| 07 | 1光4光纤收发器       | 1光4电光纤收发器   | 26  | 对  |
| 08 | 设备电源线          | RVV 3×1.5   | 详预算 | 米  |
| 09 | 电源线            | KVV22-3×6   | 详预算 | 米  |
| 10 | PVC管线          | PVC32   | 详预算 | 米  |
| 11 |                |   |     |    |
| 12 | 光纤             | 单膜4芯（含熔接）   | 详预算 | 米  |
| 13 | 辅材             | 插接头、转接头、套管、网线等  | 26  | 批  |
| 14 | 存储硬盘           | 4TB   | 26  | 块  |
| 15 | 设备安装调试         | 安装、集成、调试  | 1   | 米  |
| 16 | 明装             | 管线明装  | 详预算 | 米  |
| 17 | 客户工作站          | 定制电脑  | 1   | 套  |
| 18 | 硬盘录像机          | 定制  | 1   | 套  |
| 19 | 液晶显示屏24寸       | 国产  | 1   | 套  |
| 20 | 智能核心交换机        | 国产  | 1   | 套  |
| 21 | 视频解码器          | 国产  | 1   | 套  |
| 22 | 拼接屏控制器         | 国产  | 1   | 套  |

|   |                     |  |               |                             |             |        |   |                     |    |   |                          |         |       |      |         |
|---|---------------------|--|---------------|-----------------------------|-------------|--------|---|---------------------|----|---|--------------------------|---------|-------|------|---------|
|  | 正道设计有限公司            |  | 项目名称          | 南安市2025年度市区老旧小区改造配套基础设施建设工程 | 项目负责人       | 龙家富林焜宏 |  | 专业负责人               | 张健 |  | 图 纸 名 称<br>DRAWING TITLE | 工程编号    | SCZD  | 图 号  | DS-09   |
|   | 市政行业(排水工程、道路工程)专业甲级 |  | PROJECT TITLE |                             | 审 定         | 钟敦字    |  | 校 对                 | 武荣 |  |                          | 专 业     | 电气工程  | 设计阶段 | 施工图     |
|   | A151026363          |  | 建设单位          |                             | 审 核         | 张健     |  | 设计/制图               | 王娟 |  |                          | 版 本     | 第 1 版 | 日 期  | 2025.05 |
|   |                     |  | CLIENT        |                             | EXAMINED BY |        |   | DESIGNED/DRAWING BY |    |   |                          | VERSION |       | DATE |         |