


主要材料表						
编号	标准或图号	名称	规格	单位	数量	备注
1		UPVC管	DN200	米	12	
2		90° 弯头	DN200	个	3	
3		22.5° 弯头	DN200	个	1	
4		三角架		个	6	破除路面宽度按1m计，长度142m

注：1、本材料表仅供参考。

正道设计有限公司 市政行业(排水工程、道路工程) 专业甲级 A151026363			项目名称 PROJECT TITLE		项目负责 人 AUTHORIZED BY		专业负责 人 DESIGNED RESPONSIBLE BY		图 纸 名 称 DRAWING TITLE		工程编号 PROJECT NO.		图 号 DRAWING NO.	
建设单位 CLIENT			南安市2025年度市区老旧小区改造配套设施建设工程		审 定 熊皓南		杨宇彪		福利大厦雨水改造平面图		排 水 工 程		施 工 图	
南安市住房建设责任有限公司			审 核 杨宇彪		校 对 吕越林		曹娜娜				第 1 版		设计阶段 DESIGN STAGE	
			EXAMINED BY		设计/制图		曹娜娜						日 期 DATE	
													2025.05	

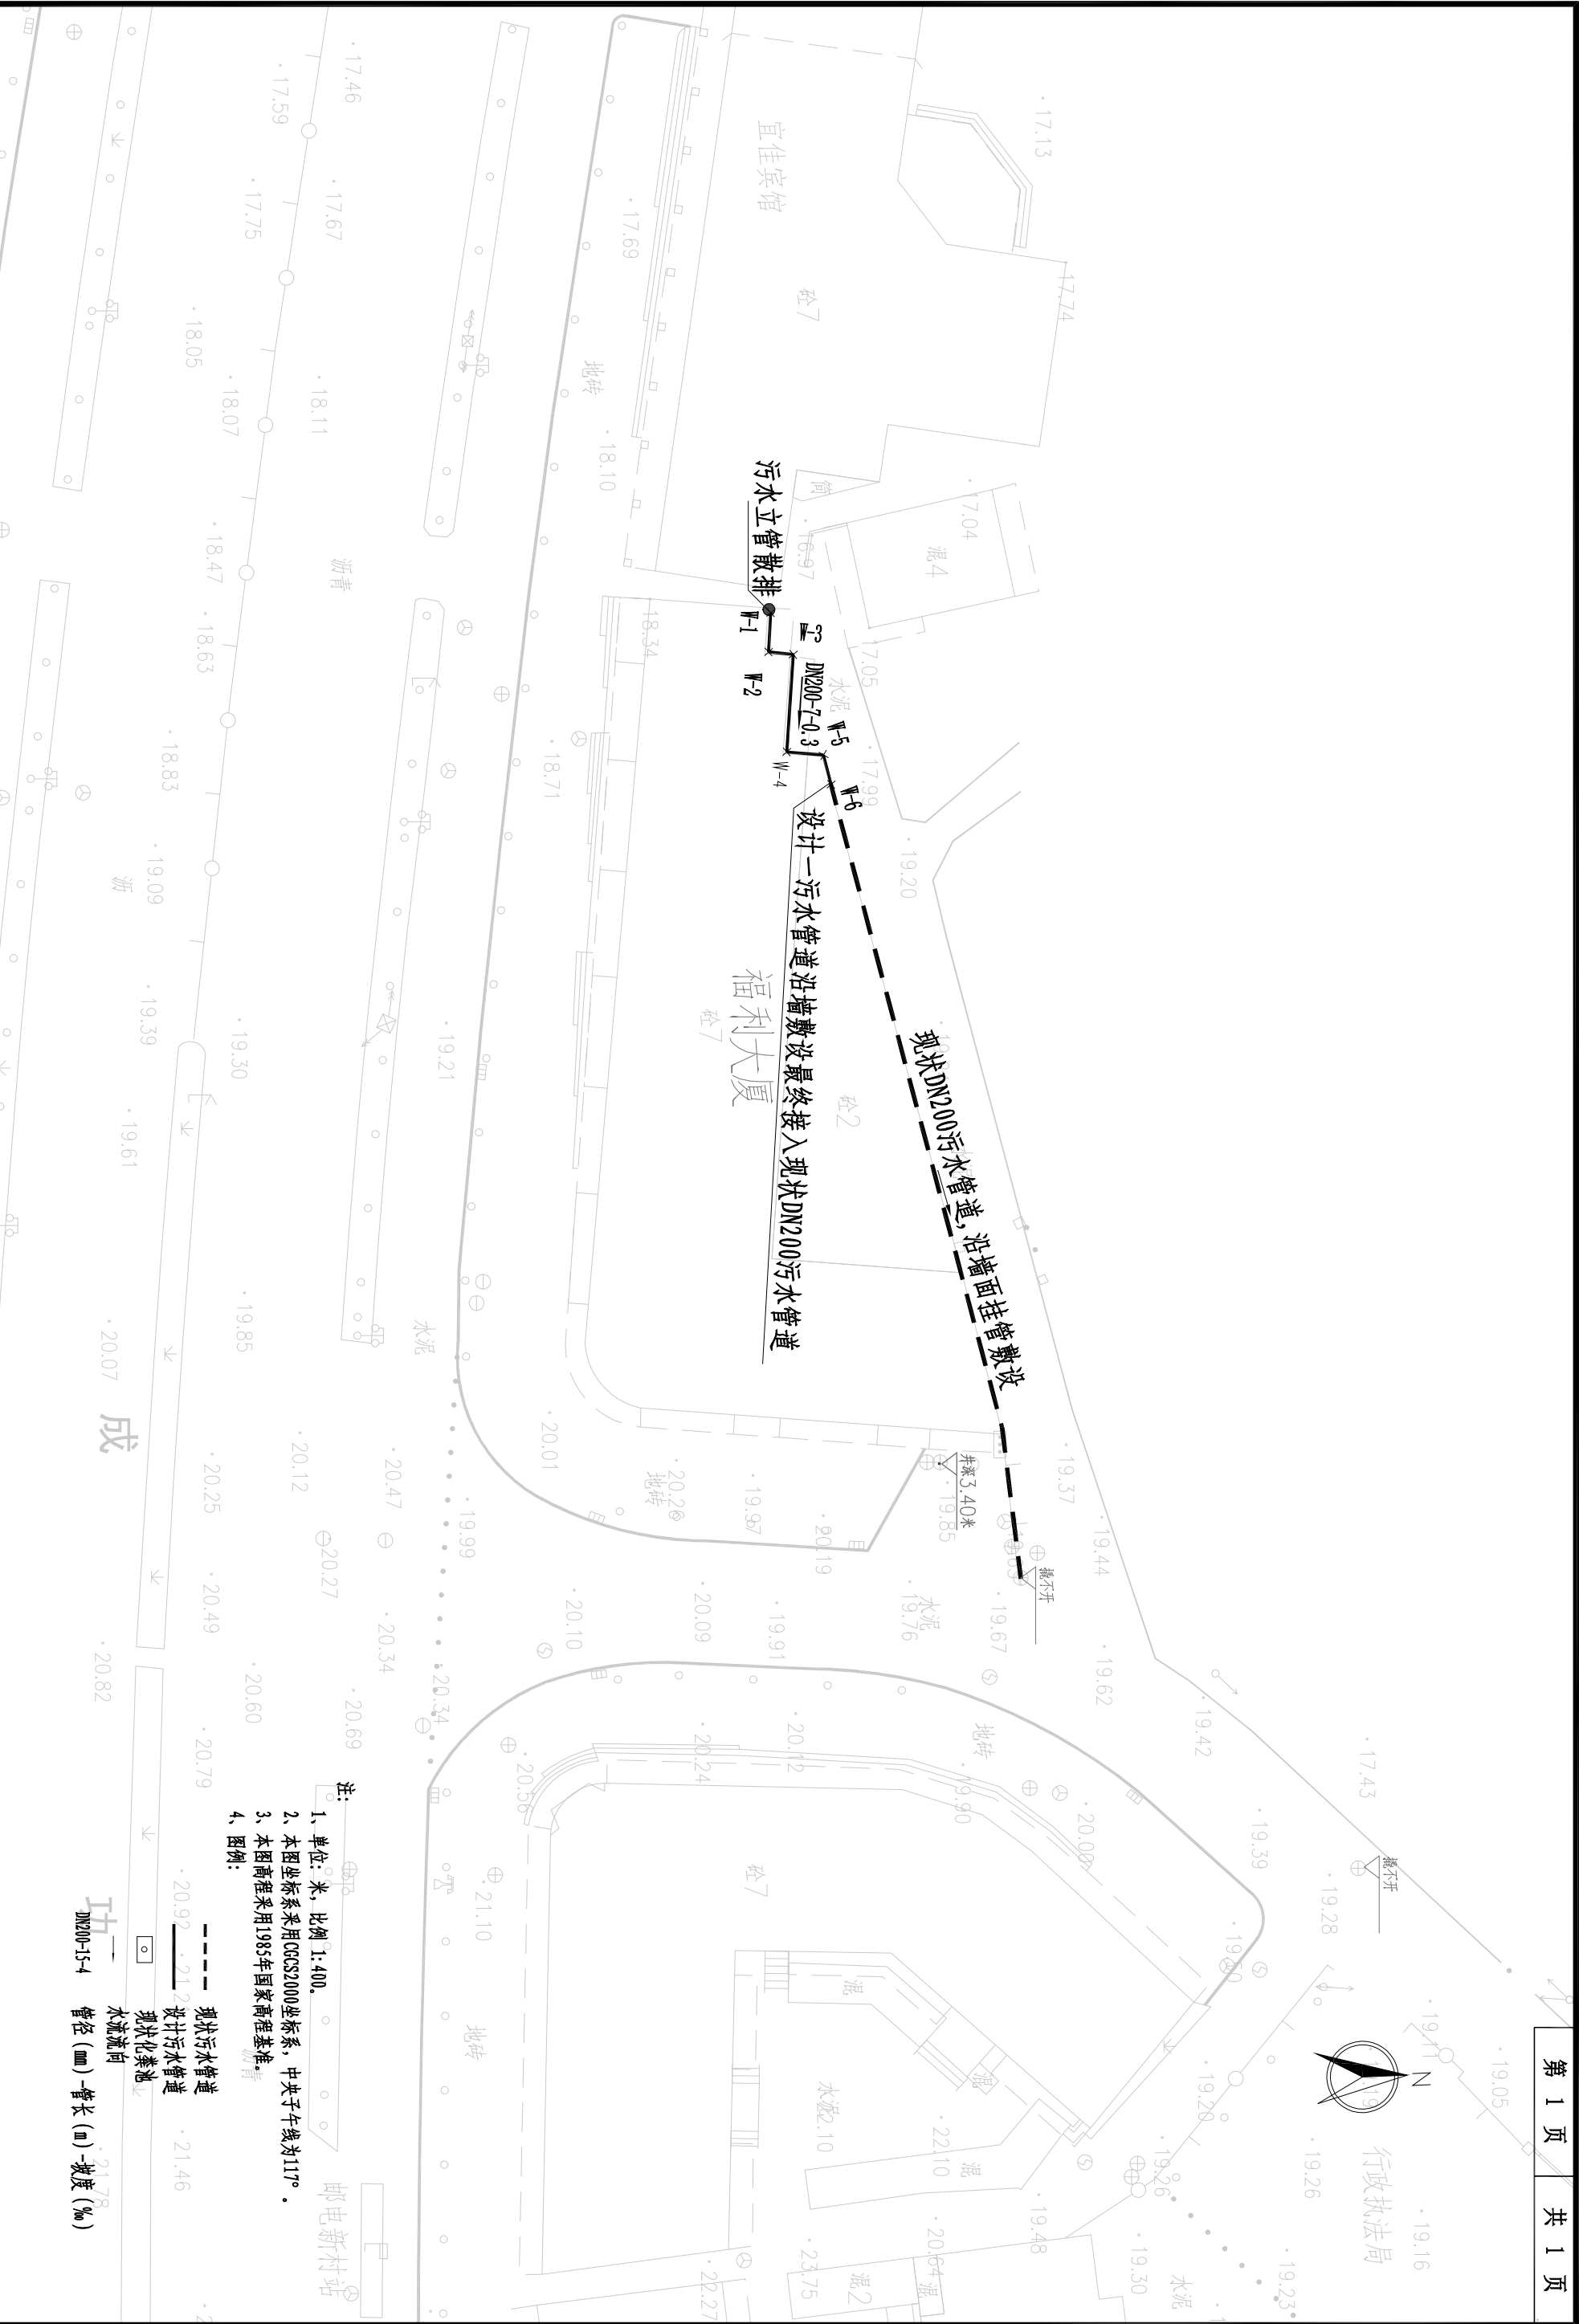

注:

- 1、单位: 米, 比例 1:400.
- 2、本图坐标系采用CGCS2000坐标系, 中央子午线为111°.
- 3、本图高程采用1985年国家高程基准.
- 4、图例:

--- 现状污水管道
--- 设计污水管道
--- 现状化粪池
--- 水流方向
DN200-154 管径 (mm)-管长 (m)-坡度 (%)

正道设计有限公司		项目名称	项目负责		图 纸 名 称		工程编号	SC2D	图 号	PS-02
市政行业(排水工程、道路工程)专业甲级		建设单	审 定	专业负责人	福		专 业	排水工程	设计阶段	施工图
A151026363		南安市住房和城乡建设局	熊皓南	杨宇彪	福利大厦雨水改造平面图		版 本	第 1 版	日 期	2025.05
		南安市住房和城乡建设局	杨宇彪	曹娜娜			专 业	排水工程	设计阶段	施工图
		南安市住房和城乡建设局	杨宇彪	曹娜娜			版 本	第 1 版	日 期	2025.05