



主要材料表						
编号	标准或图号	名称	规格	单位	数量	备注
1		HDP缠绕结构壁管 (B型)	DN300	米	24	
2	02S515-94	雨水方井	500X500	座	2	
3		新建雨水盖板沟	BXH=0.5X0.3	米	57	
4		破除恢复混凝土路面		m ²	24	破除路面宽度按1m计，长度94m
5		水马围挡	1500X800	个	10	周转使用，具体工程量以实际发生为准
6		管线保护		处	2	


注：1、本材料表仅供参考。

正道设计有限公司				项目名称		项目负责		图 纸 名 称		工程编号		图 号	
市政行业(排水工程、道路工程)专业甲级				PROJECT TITLE		PROJECT DIRECTOR		DRAWING TITLE		PROJECT NO.		DRAWING NO.	
A151026363				建设单位		审 定		机修厂小区雨水改造主要材料表		专 业		施 工 图	
				CLIENT		审 核				排 水 工 程		日 期	
				南安市住房和城乡建设有限公司		杨宇彪				第 1 版		2025.05	
				南安市2025年度市区老旧小区改造配套设施建设工程		熊皓南							
				龙家富林煜宏		校 对							
				设计/制图		吴越林							
				曹娜娜		曹娜娜							



主要材料表						
编号	标准或图号	名称	规格	单位	数量	备注
1		HDPE缠绕结构壁管（B型）	DN300	米	80	
2	08SS523-1	塑料检查井	φ700	座	6	成套，含有防护井盖及井座
3	08SS523-2	沉泥井	φ700	座	1	成套，含有防护井盖及井座
4	20S515-30	污水检查井	φ1000	座	2	混凝土
5		UPVC管	De160	米	18	接户管每根按3m计，共6根
6		UPVC管	De110	米	6	合流管污水接出管每根按3m计，共2根
7		雨污分流井		座	2	具体详见“雨污分流井大样图”
8		破除恢复混凝土路面		m ²	80	破除路面宽度按1m计，长度80m
9		破除恢复混凝土路面		m ²	14	破除路面宽度按0.8m计，长度18m(管径De160)
10		破除恢复混凝土路面		m ²	5	破除路面宽度按0.8m计，长度6m(管径De110)
11		水马围挡	1500X800	米	80	周转使用，具体工程量以实际发生为准
12		管线保护		处	2	

注：1、本材料表仅供参考。

正道设计有限公司			项目名称		项目负责		图 纸 名 称		工程编号	SCZD	图 号	PS-03
市政行业(排水工程、道路工程) 专业甲级			PROJECT TITLE		人		DRAWING TITLE		SPECIALTY	排水工程	设计阶段	施工图
A151026363			建设单		熊皓南		机修厂小区污水改造主要材料表		版 本	第 1 版	日 期	2025.05
			单 位		杨宇彪							
南京市住房和城乡建设局			南安市2023年度市区老旧小区改造配套设施建设工程		龙家富林耀宏							
南安市住房和城乡建设局			南安市住房建设责任有限公司		杨宇彪							
			PROJECT DIRECTOR		熊皓南							
			AUTHORIZED BY		杨宇彪							
			EXAMINED BY		曹娜娜							
			DESIGNED/DRAWING BY		曹娜娜							

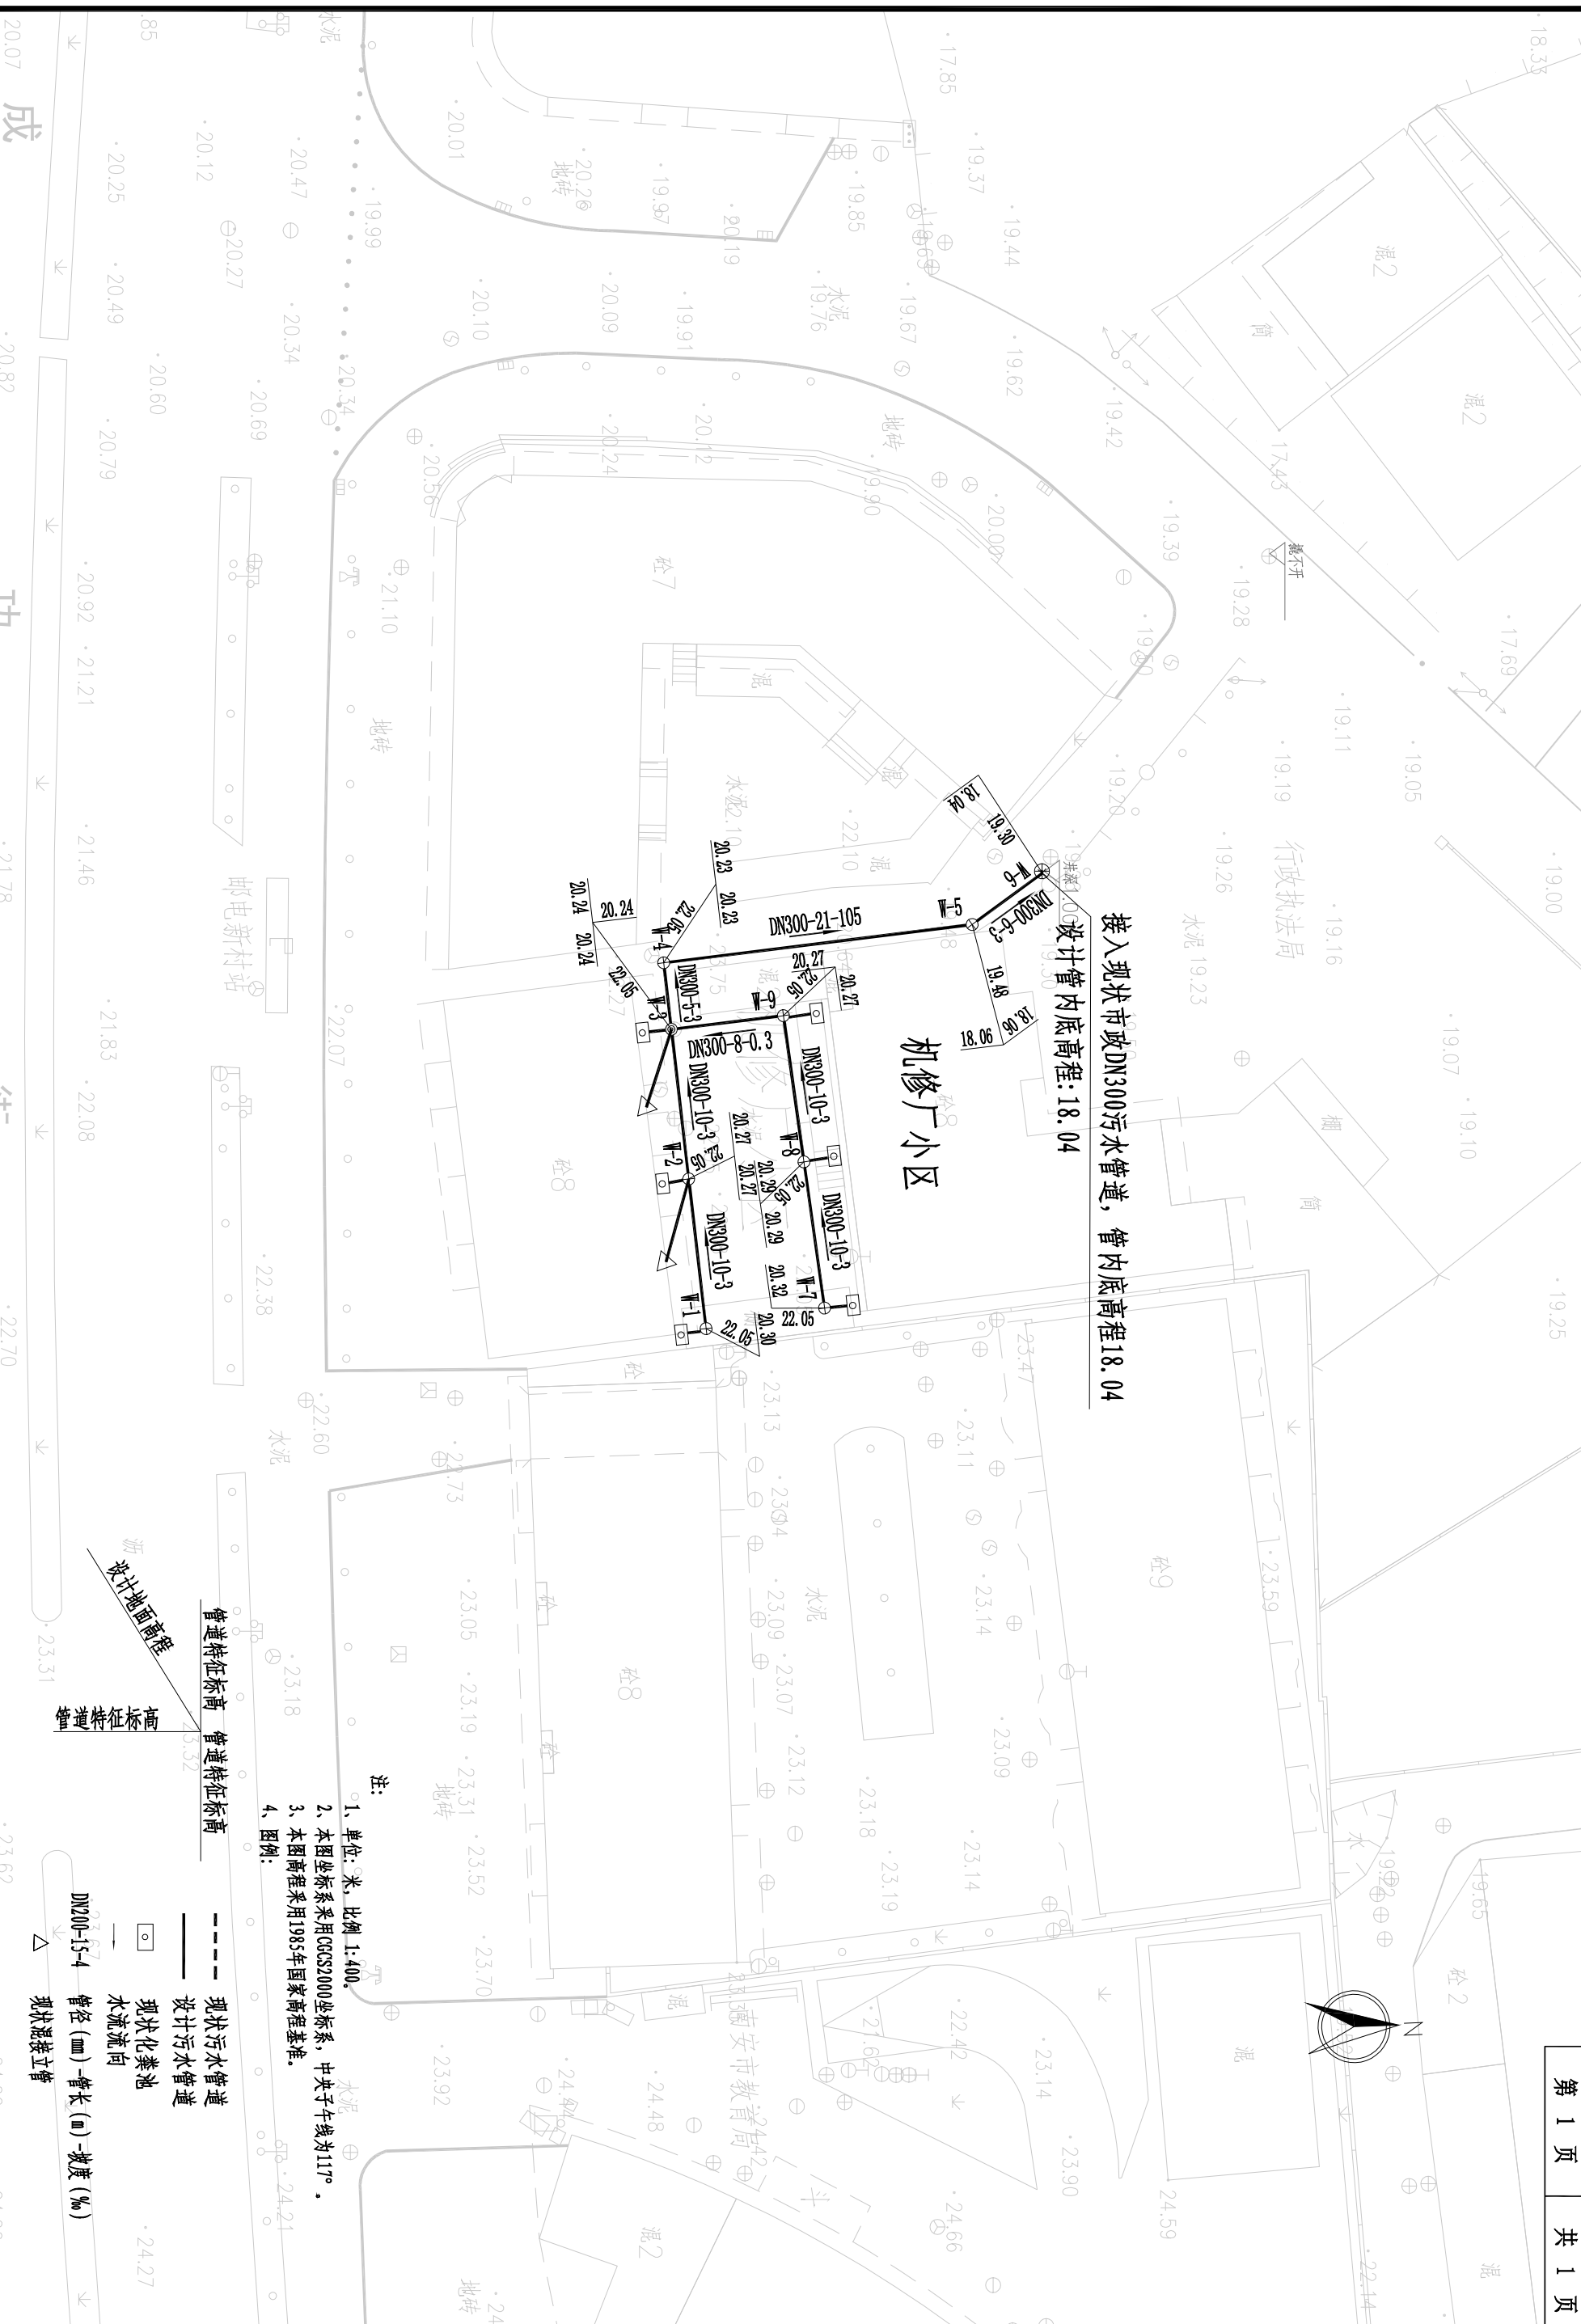

	正道设计有限公司 市政行业(排水工程、道路工程)专业甲级 A151026363	项目名称	南宁市2025年度市区老旧小区改造配套基础设施建设工程							
		PROJECT TITLE								
		建设单位	南宁市住房建设责任有限公司							
		CLIENT								
	审定 审核	项目负责人	龙家富林煊宏	专业负责人	杨宇彪	图 纸 名 称 DRAWING TITLE	工程编号	SC2D	图 号	PS-04
		PROJECT DIRECTOR		SPECIALIST RESPONSIBLE BY			PROJECT NO.		DRAWING NO.	
		AUTHORIZED BY	熊皓南	CHECKED BY	陈越林		SPECIALTY	排水工程	DESIGN STAGE	设计阶段
		DESIGNED/DRAWING BY	设计/制图	曹娜娜	曹娜娜		VERSION	第 1 版	DATE	2025.0
		EXAMINED BY	曹娜娜	杨宇彪	机修厂小区污水改造平面图					

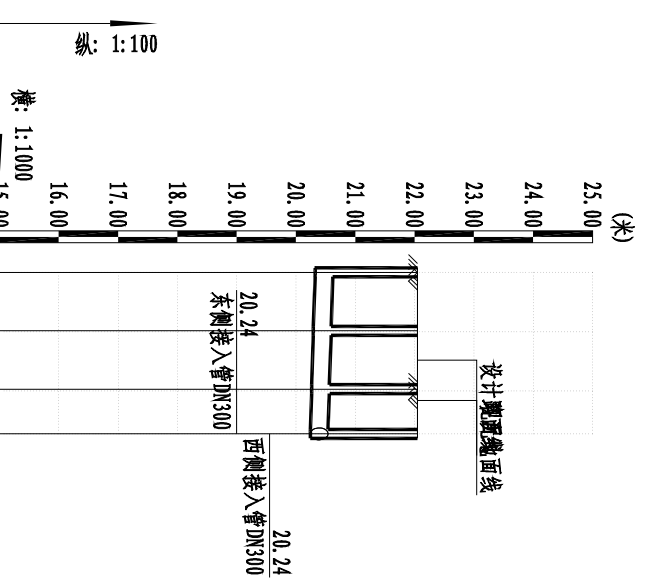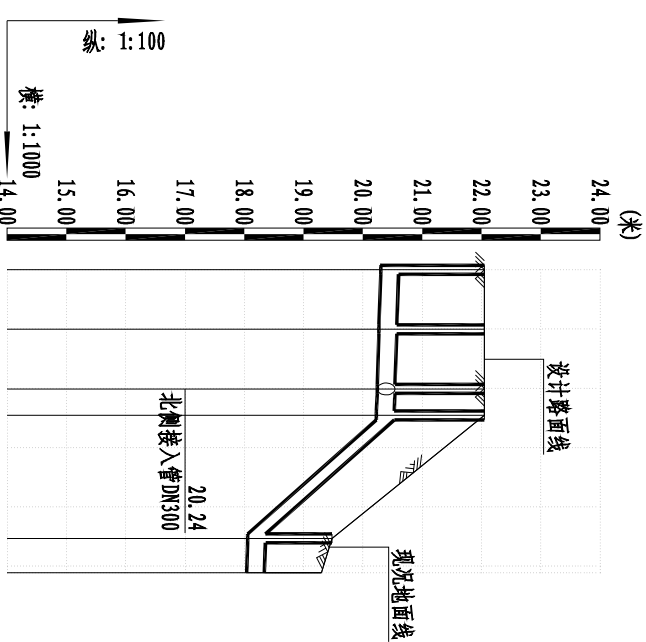

自然地面标高 (m)	22.05					
设计路面标高 (m)	22.05					
设计管内底标高 (m)	20.30					
管道埋深	1.75					
平面距离 (m)	10					
	10					
	4					
	21					
	6					
	3					
管径及坡度	DN300					
	3					
	DN300					
	105					
	DN300					
	3					
井编号	W-1					
	W-2					
	W-3					
	W-4					
	W-5					
	W-6					

自然地面标高 (m)	22.05	22.05	22.05	22.05
设计路面标高 (m)	22.05	22.05	22.05	22.05
设计管内底标高 (m)	20.32	20.29	20.27	20.24
管道埋深	1.73	1.76	1.78	1.81
平面距离 (m)	10	10	8	
管径及坡度	DN300 3			
井编号	W-7	W-8	W-9	

<div></div> <div>正道设计有限公司</div> <div>市政行业(排水工程、道路工程)专业甲级</div> <div>A151026363</div>										项目名称		南安市2025年度市区老旧小区改造配套设施建设工程		项目负责人		龙家富林煜宏		龙家富林煜宏	
										PROJECT TITLE		熊皓南		熊皓南		熊皓南			
										建设单位		南安市住房和城乡建设局		熊皓南		熊皓南			
										CLIENT		杨宇彪		杨宇彪		杨宇彪			
										项目负责		熊皓南		熊皓南		熊皓南			
										PROJEC DIRECTOR		熊皓南		熊皓南		熊皓南			
										审 定		熊皓南		熊皓南		熊皓南			
										AUTHORIZED BY		熊皓南		熊皓南		熊皓南			
										审 核		熊皓南		熊皓南		熊皓南			
										EXAMINED BY		熊皓南		熊皓南		熊皓南			
										专业负责		熊皓南		熊皓南		熊皓南			
										INSPECTOR		熊皓南		熊皓南		熊皓南			
										校 对		熊皓南		熊皓南		熊皓南			
										CHECKED BY		熊皓南		熊皓南		熊皓南			
										设计/制图		熊皓南		熊皓南		熊皓南			
										DESIGNED/DRAWING BY		熊皓南		熊皓南		熊皓南			
										图 纸 名 称		机修厂小区污水管道纵断面设计图		机修厂小区污水管道纵断面设计图		机修厂小区污水管道纵断面设计图			
										DRAWING TITLE		机修厂小区污水管道纵断面设计图		机修厂小区污水管道纵断面设计图		机修厂小区污水管道纵断面设计图			
										工程编号		SCZD		SCZD		SCZD			
										PROJECT NO.		SCZD		SCZD		SCZD			
										专 业		排水工程		排水工程		排水工程			
										SPECIALTY		排水工程		排水工程		排水工程			
										设计阶段		施工图		施工图		施工图			
										DESIGN STAGE		施工图		施工图		施工图			
										版 本		第 1 版		第 1 版		第 1 版			
										VERSION		第 1 版		第 1 版		第 1 版			
										图 号		PS-05		PS-05		PS-05			
										DRAWING NO.		PS-05		PS-05		PS-05			
										日期		2025.05		2025.05		2025.05			
										DATE		2025.05		2025.05		2025.05			