



普莲安置小区改造系统接线图




 <div>正道设计有限公司 市政行业(排水工程、道路工程)专业甲级 A151026363</div>	项目名称 PROJECT TITLE	南安市2025年度市区老旧小区改造配套基础设施建设工程	项目负责人 PROJECT DIRECTOR	龙家富林焜宏	张健	专业负责人 DISCIPLINE RESPONSIBLE BY	张健	图 纸 名 称 DRAWING TITLE	工程编号 PROJECT NO.	SCZD	图 号 DRAWING NO.	DS-01
	建设单位 CLIENT	南安市住房建设有限责任公司	审 定 AUTHORIZED BY	钟敦字	钟敦字	校 对 CHECKED BY	武荣	普莲安置小区改造系统接线图	专 业 SPECIALTY	电气工程	设计阶段 DESIGN STAGE	施工图
			审 核 EXAMINED BY	张健	张健	设计/制图 DESIGNED/DRAWING BY	王娟		版 本 VERSION	第 1 版	日 期 DATE	2025.05

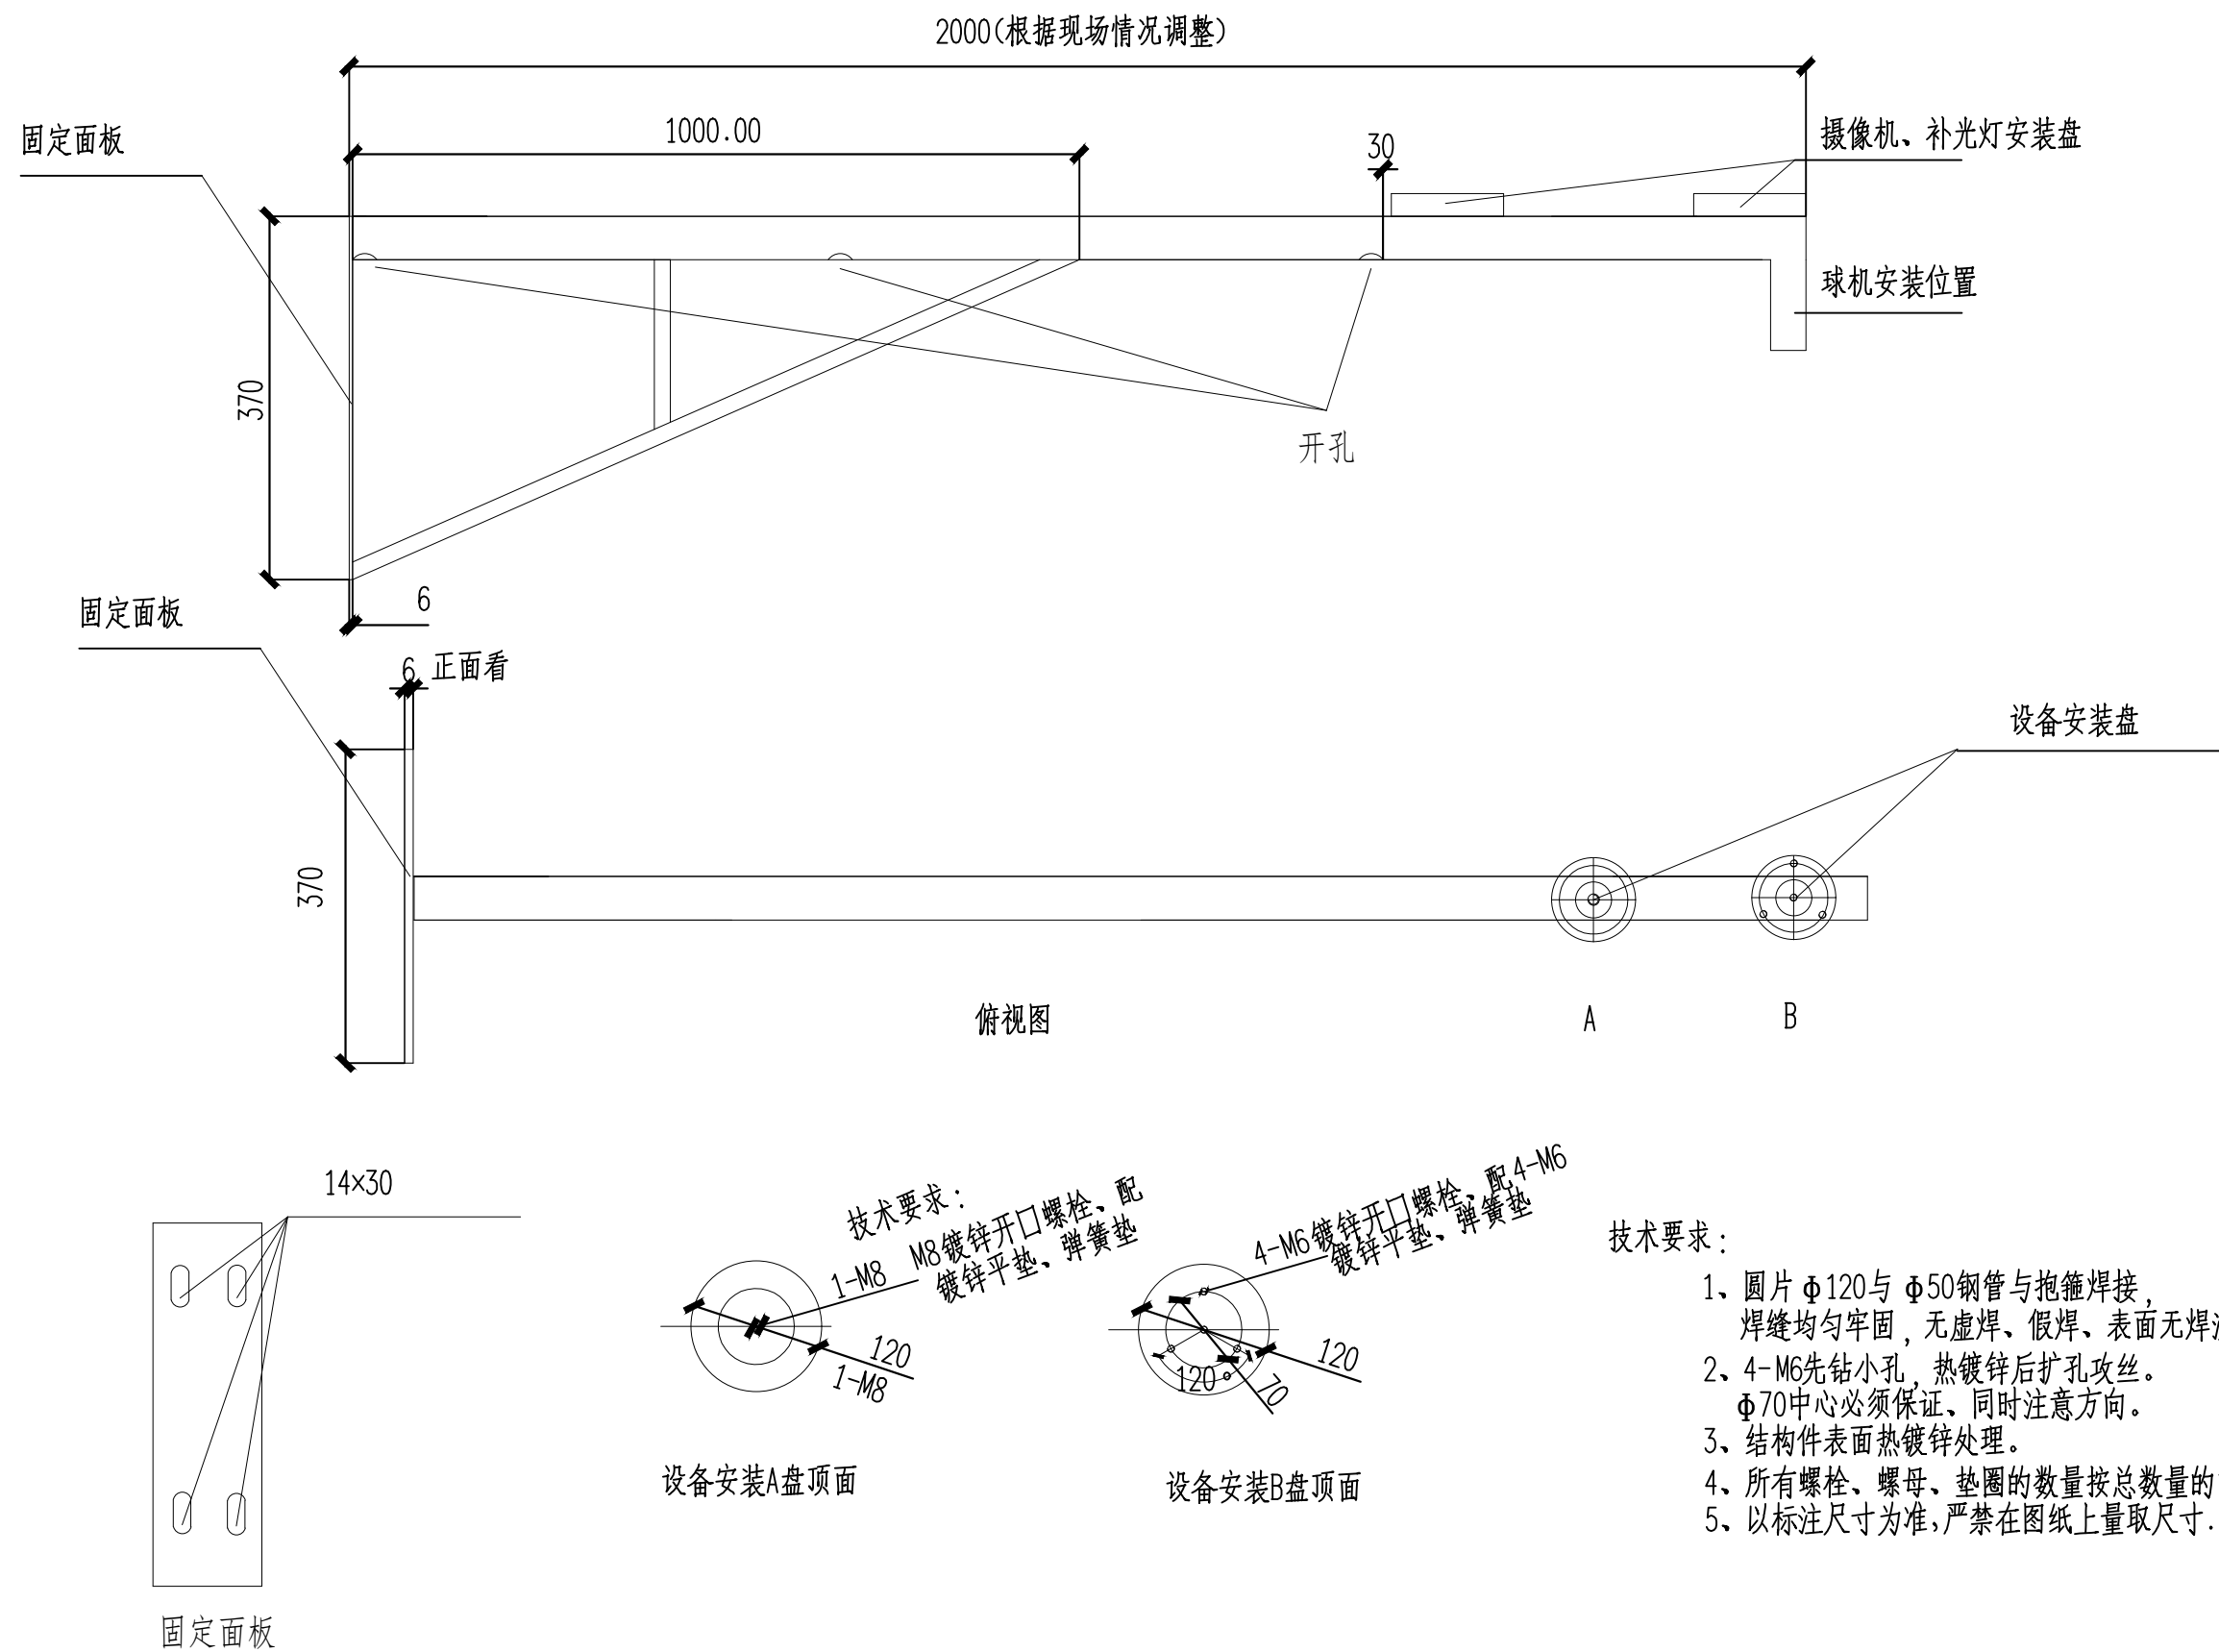


普莲安置小区改造2米挑壁支架


 正道设计有限公司 市政行业(排水工程、道路工程)专业甲级 A151026363	项目名称 PROJECT TITLE	南安市2025年度市区老旧小区改造配套基础设施建设工程	项目负责人 PROJECT DIRECTOR	龙家富林焜宏	专业负责人 DISCIPLINE RESPONSIBLE BY	张健	图 纸 名 称 DRAWING TITLE	工程编号 PROJECT NO.	SCZD	图 号 DRAWING NO.	DS-02
	建设单位 CLIENT	南安市住房建设有限责任公司	审 定 AUTHORIZED BY	钟敦字	校 对 CHECKED BY	武荣	普莲安置小区改造2米挑壁支架	专 业 SPECIALTY	电气工程	设计阶段 DESIGN STAGE	施工图
			审 核 EXAMINED BY	张健	设计/制图 DESIGNED/DRAWING BY	王娟		版 本 VERSION	第 1 版	日 期 DATE	2025.05

本图纸版权归本公司所有，未加盖本公司出图专用章无效，不得用于本工程以外范围。


序号	图例	分项名称
1		摄像机 H=3.0M
2		PVC管线φ 32(延外墙敷设)
3		配电机柜(预留电源线10米) H=3.0M
4		支架(与摄像机配套)

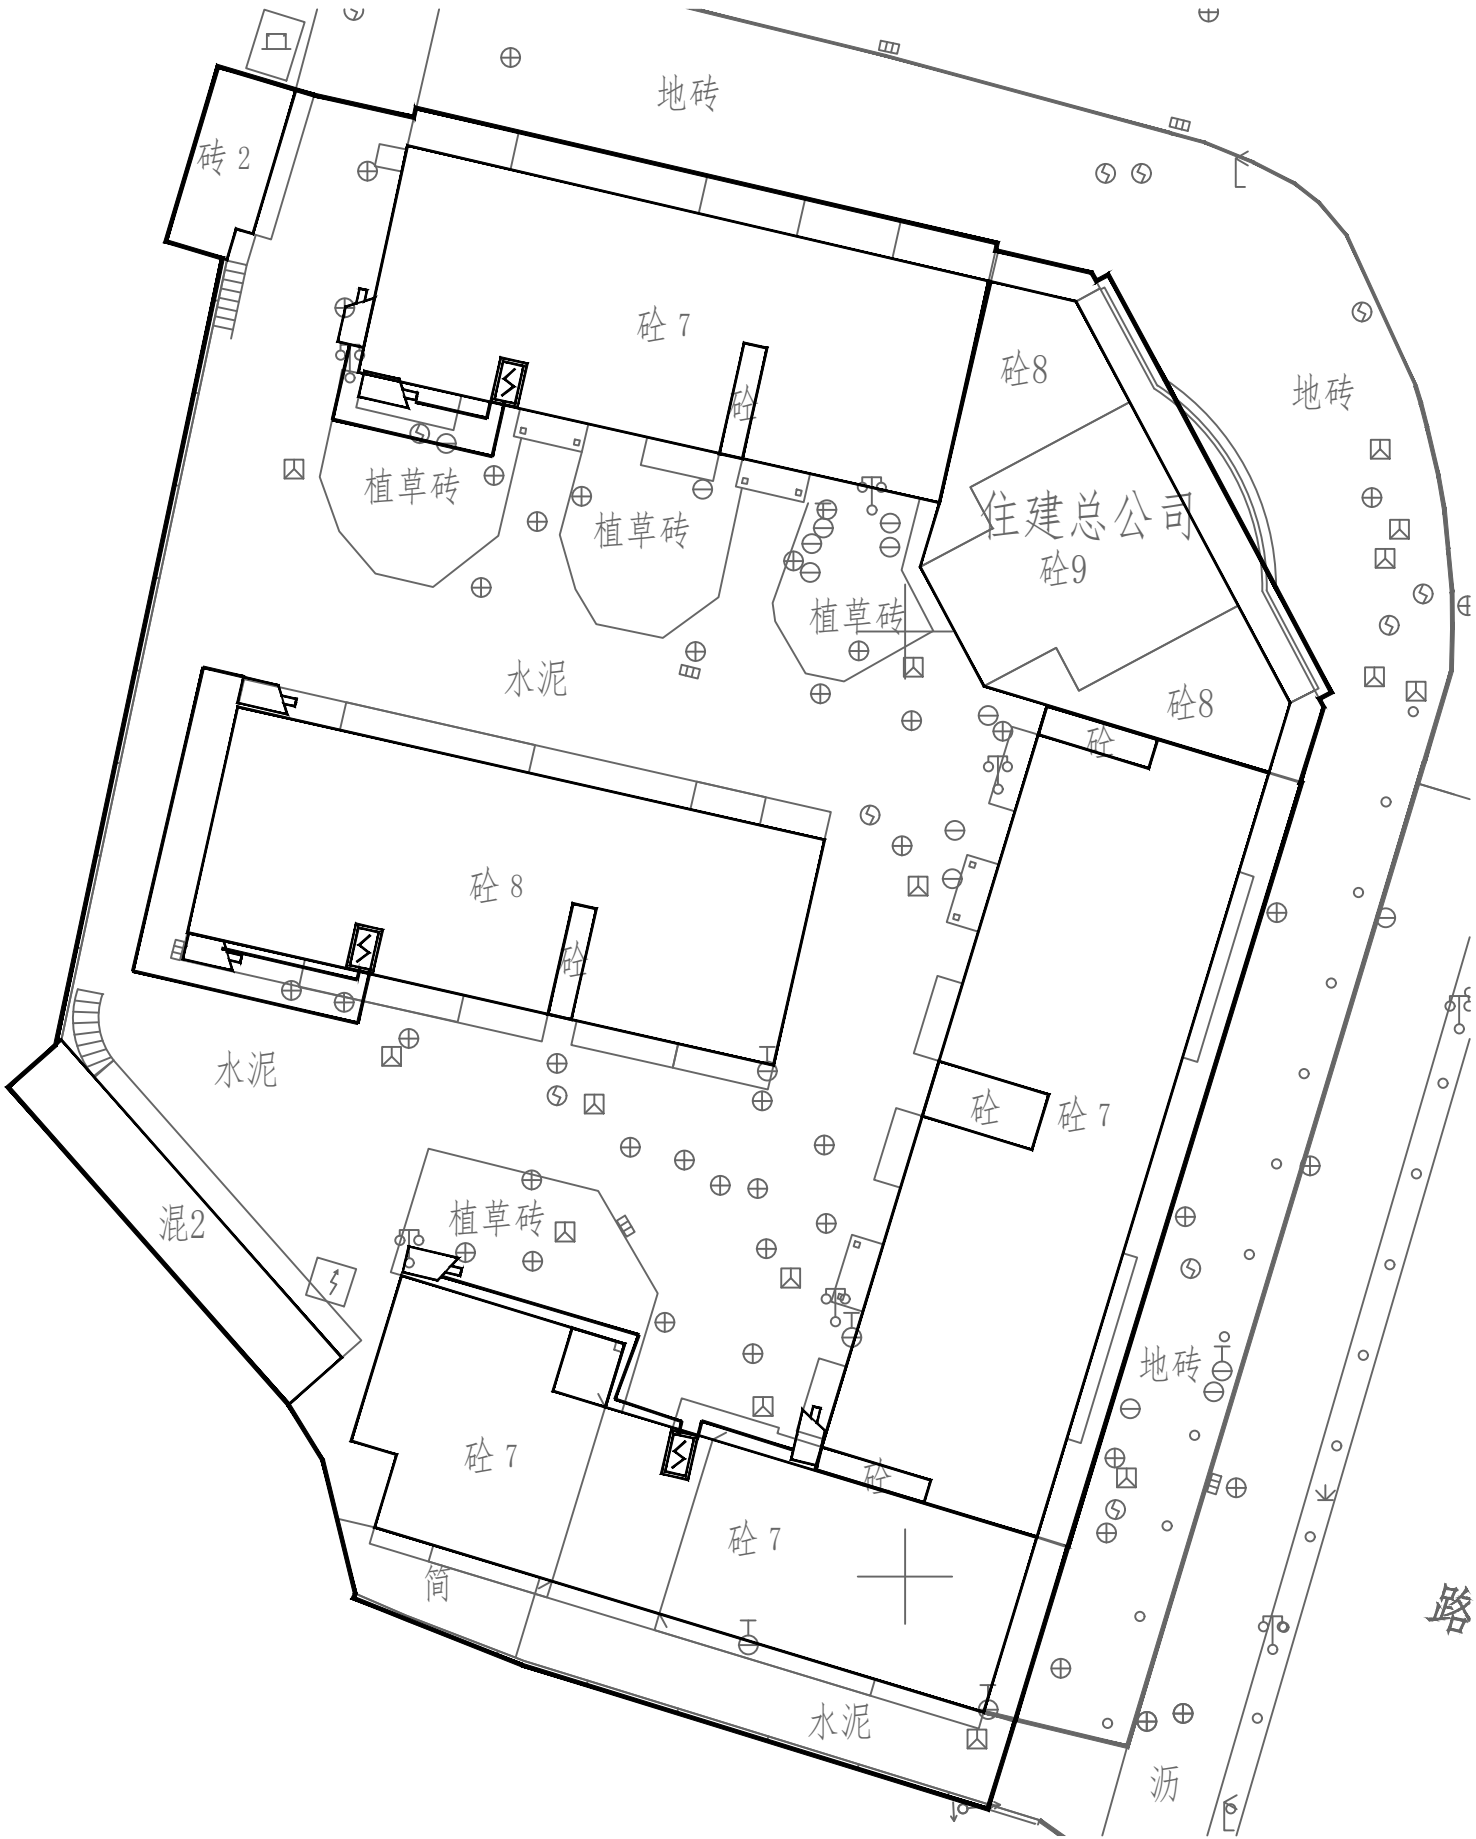


普莲安置小区改造监控平面图 1:200


 正道设计有限公司 市政行业(排水工程、道路工程)专业甲级 A151026363	项目名称 PROJECT TITLE	南安市2025年度市区老旧小区改造配套基础设施建设工程	项目负责人 PROJECT DIRECTOR	龙家富林焜宏	专业负责人 DISCIPLINE RESPONSIBLE BY	张健	图 纸 名 称 DRAWING TITLE	工程编号 PROJECT NO.	SCZD	图 号 DRAWING NO.	DS-03
	建设单位 CLIENT	南安市住房建设有限责任公司	审 定 AUTHORIZED BY	钟敦字	校 对 CHECKED BY	武荣	普莲安置小区改造监控平面图	专 业 SPECIALTY	电气工程	设计阶段 DESIGN STAGE	施工图
			审 核 EXAMINED BY	张健	设计/制图 DESIGNED/DRAWING BY	王娟		版 本 VERSION	第 1 版	日 期 DATE	2025.05

本图纸版权归本公司所有，未加盖本公司出图专用章无效，不得用于本工程以外范围。

序号	图例	分项名称
1		2个9L水基灭火器 不锈钢箱900mm×500mm×220mm
2		

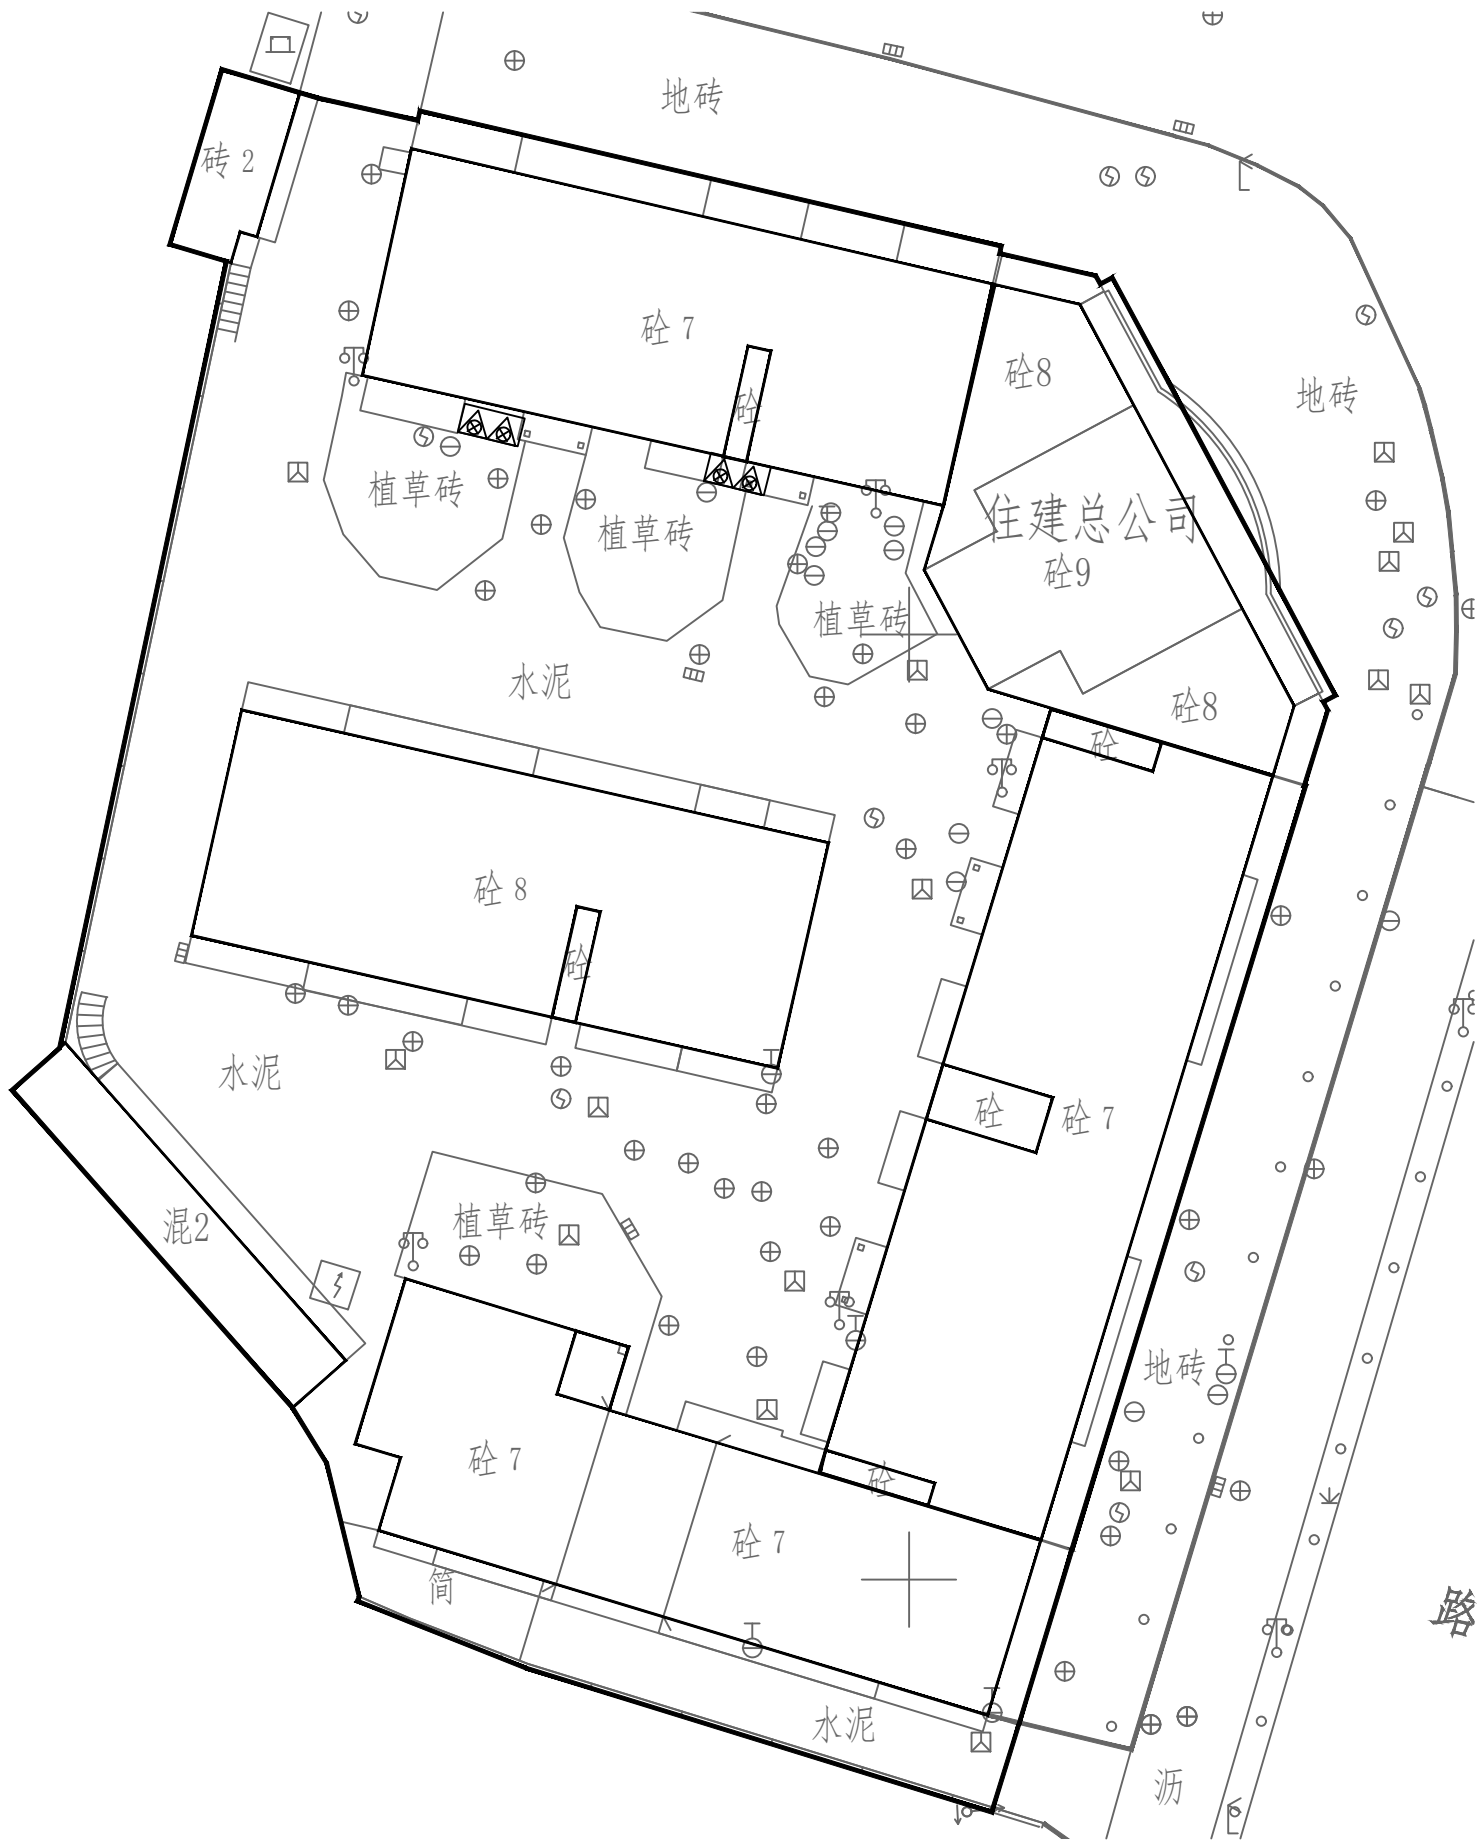


普莲安置小区改造电动自行车充电桩平面图 1:200

 正道设计 ZD DESIGN	正道设计有限公司		项目名称	南安市2025年度市区老旧小区改造配套基础设施建设工程				项目负责人	龙家富林焜宏	专业负责人	张健	图 纸 名 称	工程编号	SCZD	图 号	DS-04
	市政行业(排水工程、道路工程)专业甲级		PROJECT TITLE					PROJECT DIRECTOR		DISCIPLINE RESPONSIBLE BY		DRAWING TITLE	PROJECT NO.		DRAWING NO.	
	A151026363		建设单位	南安市住房建设有限责任公司				AUTHORIZED BY	钟敦字	校 对	武荣	普莲安置小区改造电动自行车充电桩平面图	专 业	电气工程	设计阶段	施工图
			CLIENT					EXAMINED BY	张健	设计/制图	王娟	版 本	第 1 版	日 期	2025.05	

本图纸版权归本公司所有，未加盖本公司出图专用章无效，不得用于本工程以外范围。

普莲安置小区改造监控工程量清单

序号	各项	规格参数	数量	单位
01	400万枪机 海康威视	DS-2CD1245V2-LA 400万双光阵列筒型摄像机 1/2.7” CMOS 固定焦距4mm/6mm/8mm/12mm可选 1个内置麦克风 支持白光/红外双补光 30米白光30米红外 符合IP66防尘防水设计 支持开放型网络视频接口，ISAPI，SDK，GB28181协议	6	套
02	支架	定制	6	套
03	设备杆件	定制2m	6	套
04	配电机柜	定制	3	个
05	网络防雷器	RJ-45防雷	6	个
06	电源防雷器	220供电防雷	3	个
07	1光4光纤收发器	1光4电光纤收发器	6	对
08	设备电源线	RVV 3×1.5	详预算	米
09	电源线	KVV22-3×6	详预算	米
10	PVC管线	PVC32	详预算	米
11				
12	光纤	单膜4芯（含熔接）	详预算	米
13	辅材	插接头、转接头、套管、网线等	6	批
14	存储硬盘	4TB	6	块
15	设备安装调试	安装、集成、调试	1	米
16	明装	管线明装	详预算	米
17	客户工作站	定制电脑	1	套
18	硬盘录像机	定制	1	套
19	液晶显示屏24寸	国产	1	套
20	智能核心交换机	国产	1	套
21	视频解码器	国产	1	套
22	拼接屏控制器	国产	1	套

	正道设计有限公司		项目名称	南安市2025年度市区老旧小区改造配套基础设施建设工程	项目负责人	龙家富林焜宏	张健	张健	图 纸 名 称 DRAWING TITLE	工程编号	SCZD	图 号	DS-05
	市政行业(排水工程、道路工程)专业甲级		PROJECT TITLE		钟敦字	钟敦字	武荣	武荣		专 业	电气工程	设计阶段	施工图
	A151026363		建设单位		钟敦字	钟敦字	武荣	武荣		版 本	第 1 版	日 期	2025.05
			CLIENT		张健	张健	王娟	王娟		DESIGNED/DRAWING BY		DATE	