
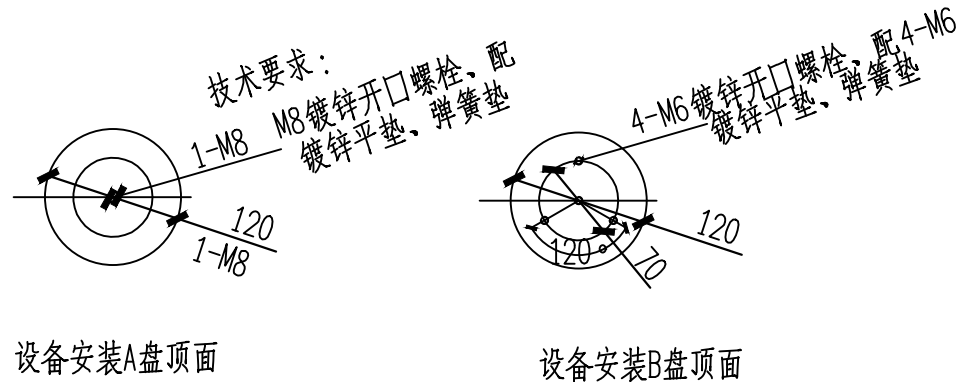
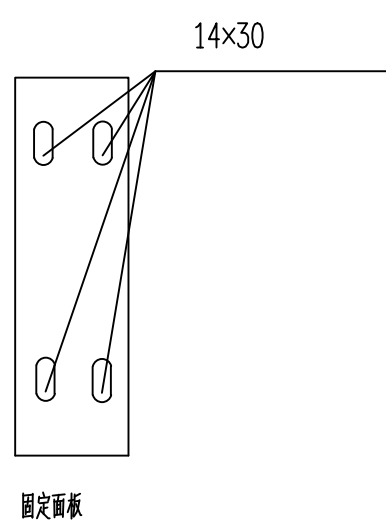
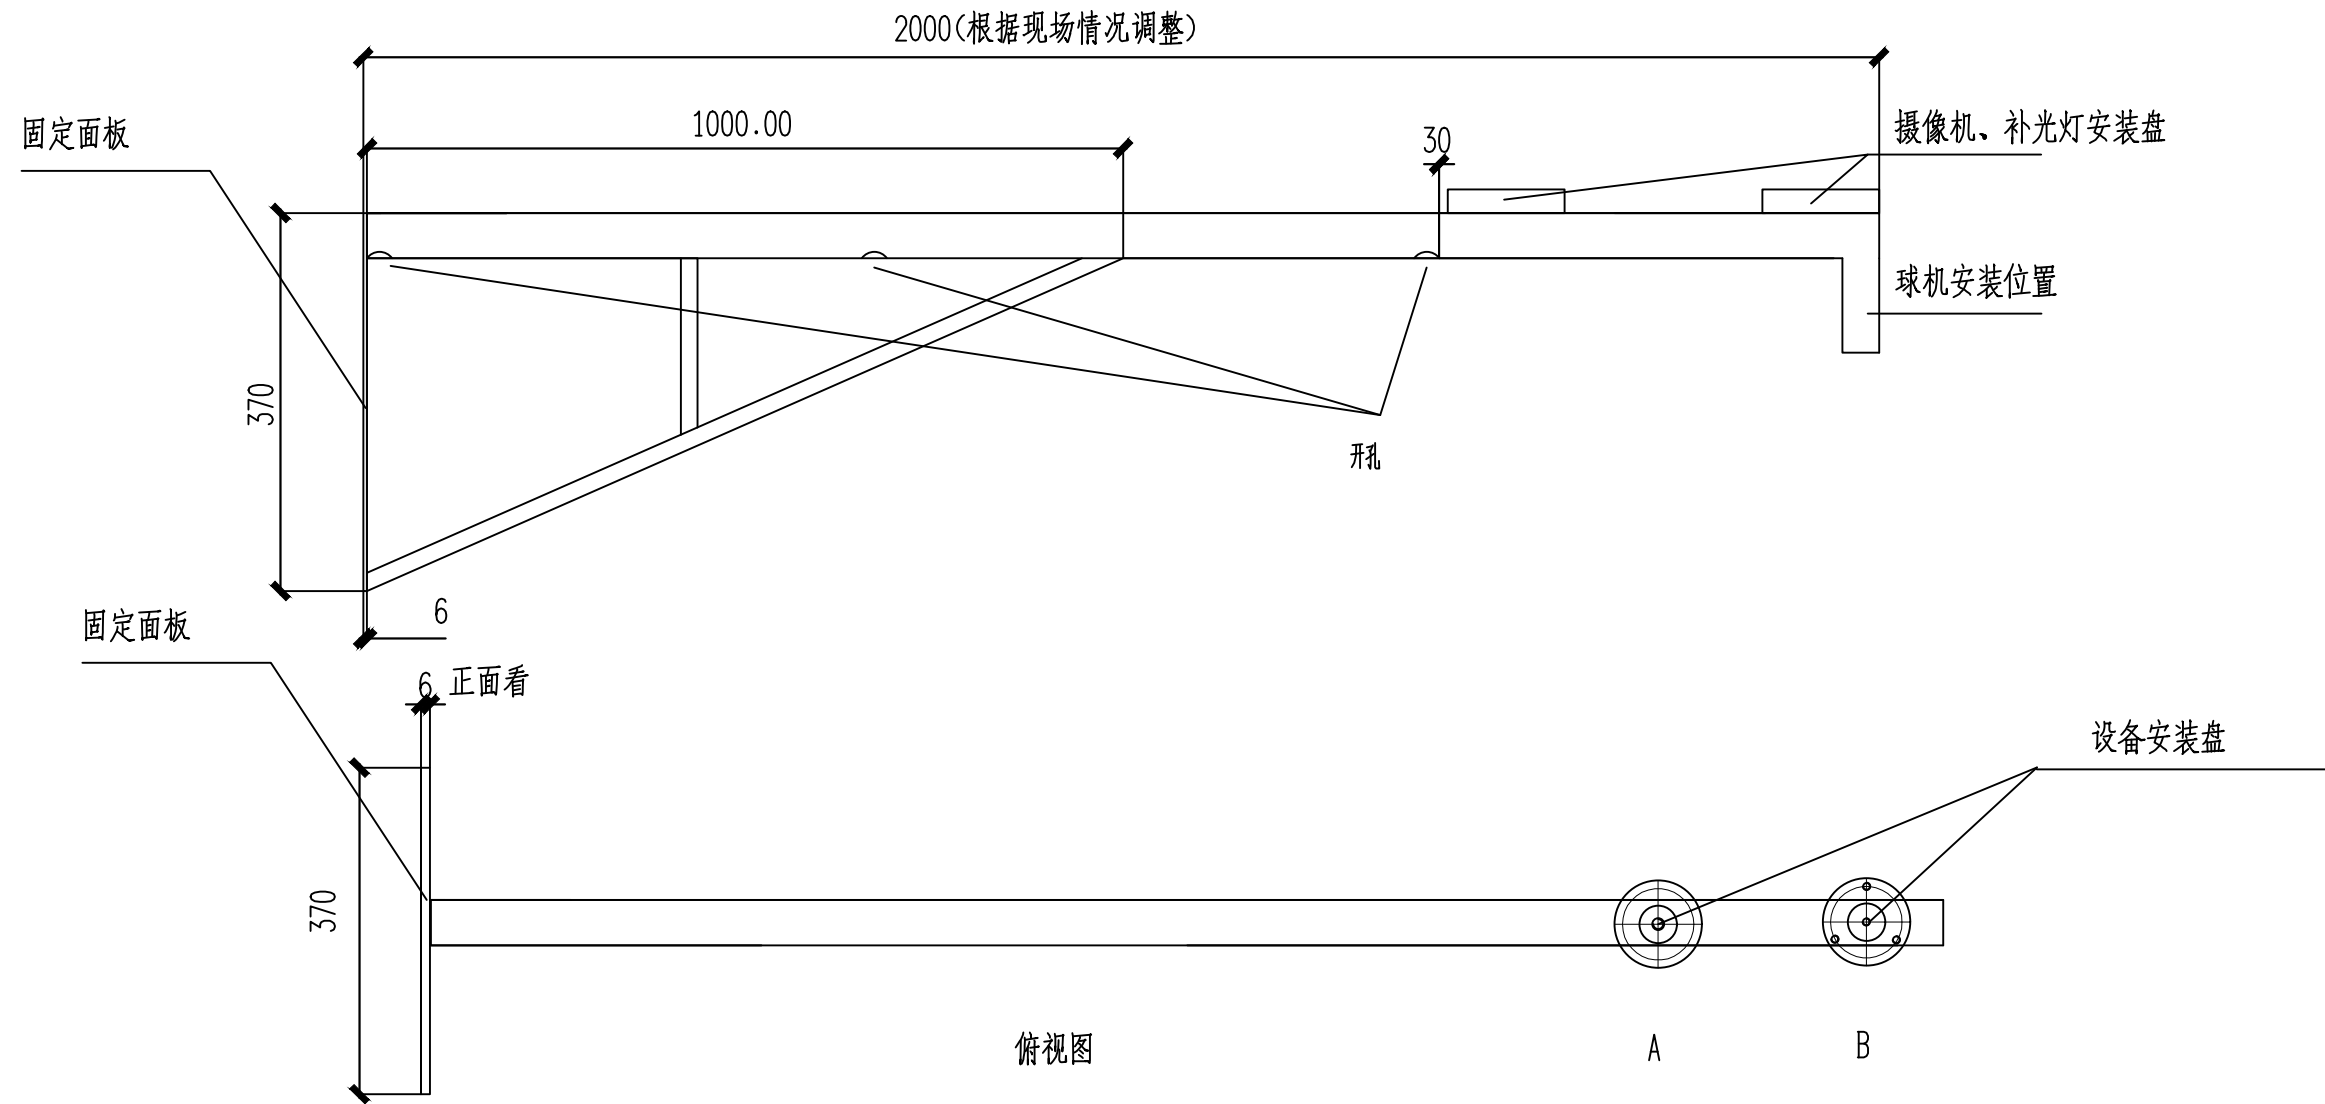


长安街东4、东5、东6幢改造系统接线图


 <div>正道设计有限公司 市政行业(排水工程、道路工程)专业甲级 A151026363</div>	项目名称 PROJECT TITLE	南安市2025年度市区老旧小区改造配套基础设施建设工程	项目负责人 PROJECT DIRECTOR	龙家富林焜宏	专业负责人 DISCIPLINE RESPONSIBLE BY	张健	图纸名称 DRAWING TITLE	长安街东4、东5、东6幢改造系统接线图	工程编号 PROJECT NO.	SCZD	图号 DRAWING NO.	DS-01
	建设单位 CLIENT	南安市住房建设有限责任公司	审定 AUTHORIZED BY	钟敦字	校对 CHECKED BY	武荣	专业 SPECIALTY	电气工程	设计阶段 DESIGN STAGE	施工图	版本 VERSION	第1版
			审核 EXAMINED BY	张健	设计/制图 DESIGNED/DRAWING BY	王娟	日期 DATE	2025.05				




本图纸版权归本公司所有，未加盖本公司出图专用章无效，不得用于本工程以外范围。




- 技术要求:
- 圆片 $\Phi 120$ 与 $\Phi 50$ 钢管与抱箍焊接, 焊缝均匀牢固, 无虚焊、假焊、表面无焊渣。
 - 4-M6先钻小孔, 热镀锌后扩孔攻丝。 $\Phi 70$ 中心必须保证, 同时注意方向。
 - 结构件表面热镀锌处理。
 - 所有螺栓、螺母、垫圈的数量按总数量的105%配置。
 - 以标注尺寸为准, 严禁在图纸上量取尺寸。


长安街东4、东5、东6幢改造2米挑壁支架

 正道设计 ZD DESIGN	正道设计有限公司		项目名称	南宁市2025年度市区老旧小区改造配套基础设施建设工程			项目负责人	龙家富林焜宏	专业负责人	张健	图纸名称		工程编号	SCZD	图号	DS-02
	市政行业(排水工程、道路工程)专业甲级		PROJECT TITLE				审定	钟敦字	校对	武荣			专业	电气工程	设计阶段	施工图
	A151026363		建设单位	南宁市住房建设有限责任公司			审核	张健	设计/制图	王娟	长安街东4、东5、东6幢改造2米挑壁支架		版本	第1版	日期	2025.05
			CLIENT				EXAMINED BY		DESIGNED/DRAWING BY				VERSION		DATE	

序号	图例	分项名称
1		摄像机H=3.0M
2		PVC管线φ 32(延外墙敷设)
3		配电机柜(预留电源线10米) H=3.0M
4		支架(与摄像机配套)

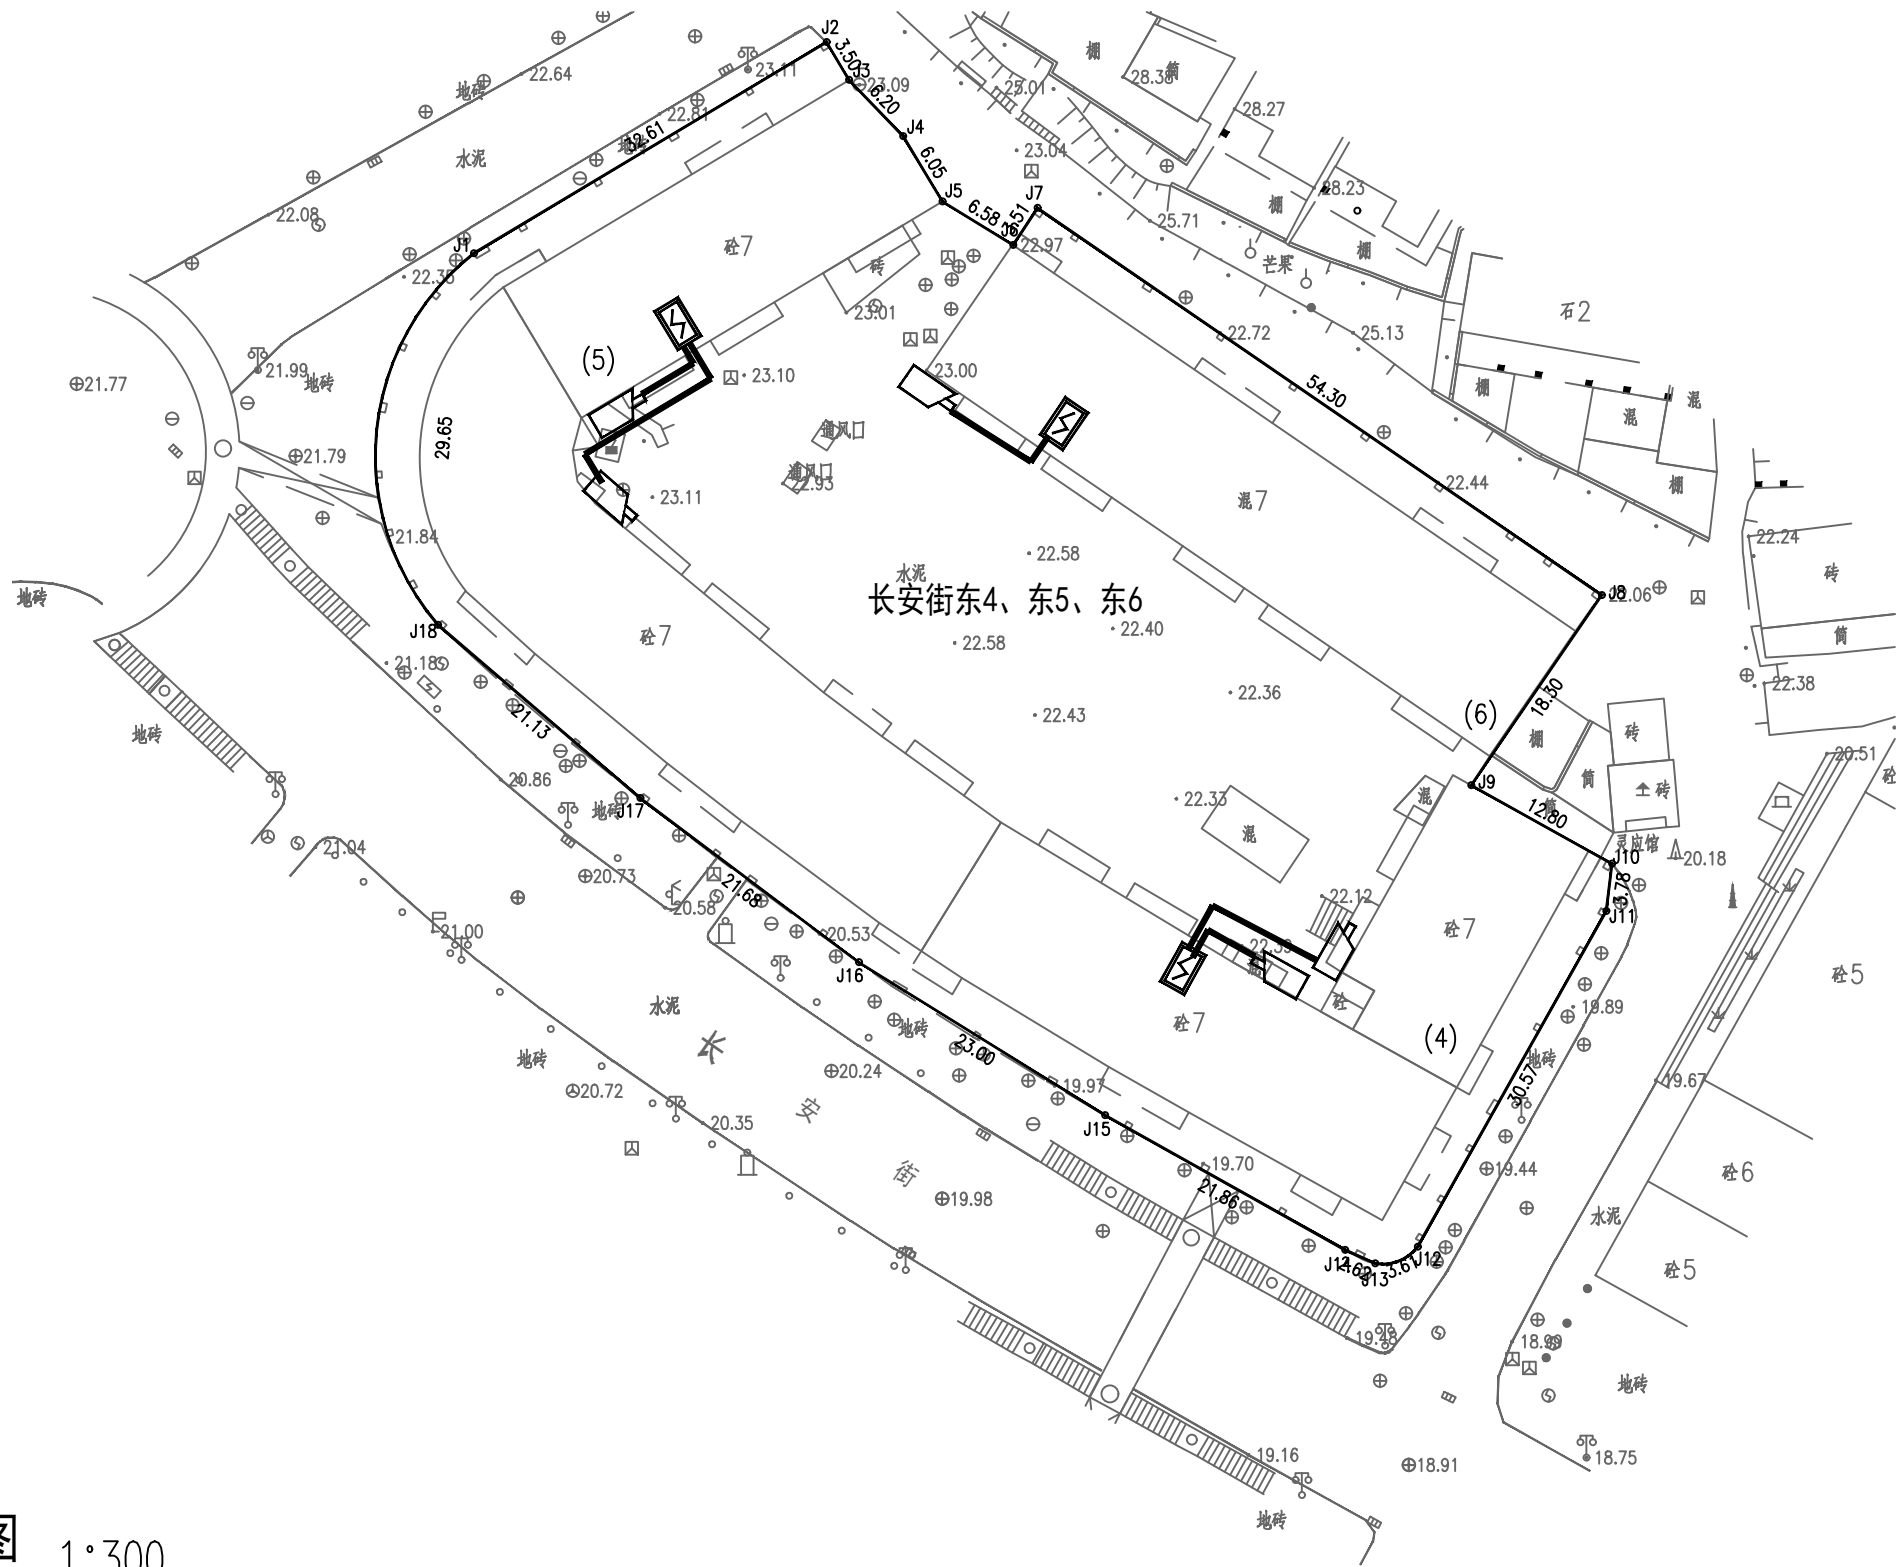


长安街东4、东5、东6幢改造监控平面图 1:300

 <div>正道设计有限公司 市政行业(排水工程、道路工程)专业甲级 A151026363</div>	项目名称 PROJECT TITLE	南安市2025年度市区老旧小区改造配套基础设施建设工程	项目负责人 PROJECT DIRECTOR	龙家富林焜宏	专业负责人 DISCIPLINE RESPONSIBLE BY	张健	张健	图纸名称 DRAWING TITLE	长安街东4、东5、东6幢改造监控平面图	工程编号 PROJECT NO.	SCZD	图号 DRAWING NO.	DS-03
	建设单位 CLIENT	南安市住房建设有限责任公司	审定 AUTHORIZED BY	钟敦字	校对 CHECKED BY	武荣	武荣	专业 SPECIALTY	电气工程	设计阶段 DESIGN STAGE		施工图	
			审核 EXAMINED BY	张健	设计/制图 DESIGNED/DRAWING BY	王娟	王娟	版本 VERSION	第1版	日期 DATE		2025.05	

本图纸版权归本公司所有，未加盖本公司出图专用章无效，不得用于本工程以外范围。


序号	图例	分项名称
1	●	单盖手孔井做法参图集07SD101-8第120~122页,采用砖砌井。
2	——	电源线,预留20米
3	——	BV线
4	▬	海康威视电动自行车充电桩
5	☐	带防溅盒防水插座(10个)
6	⚡	2个9L水基灭火器 不锈钢箱900mm×500mm×220mm

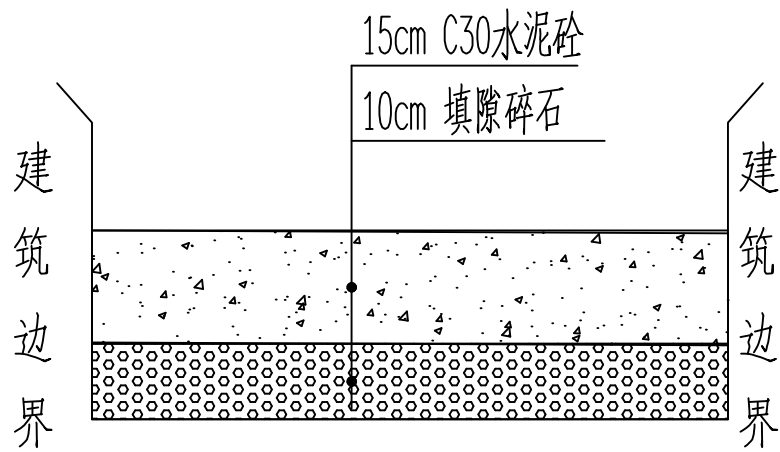


破除修复现状水泥路面结构图

说明:

- 1、本图尺寸单位除特别注明外,其余均以厘米计。
- 2、施工应严格按照《城镇道路工程施工与质量验收规范》(CJJ1-2008)等现行相关规程、规范执行。
- 3、割线说明:破除混凝土层时需双边切割,切割深度约4cm。
- 4、回填中粗砂与级配碎石需使用小型夯实机,夯实到设计要求的压实度。
- 5、中粗砂需分层回填夯实,每层厚度≤20cm。
- 5、破除修复现状水泥路面结构的高度1000mm和宽度800mm。

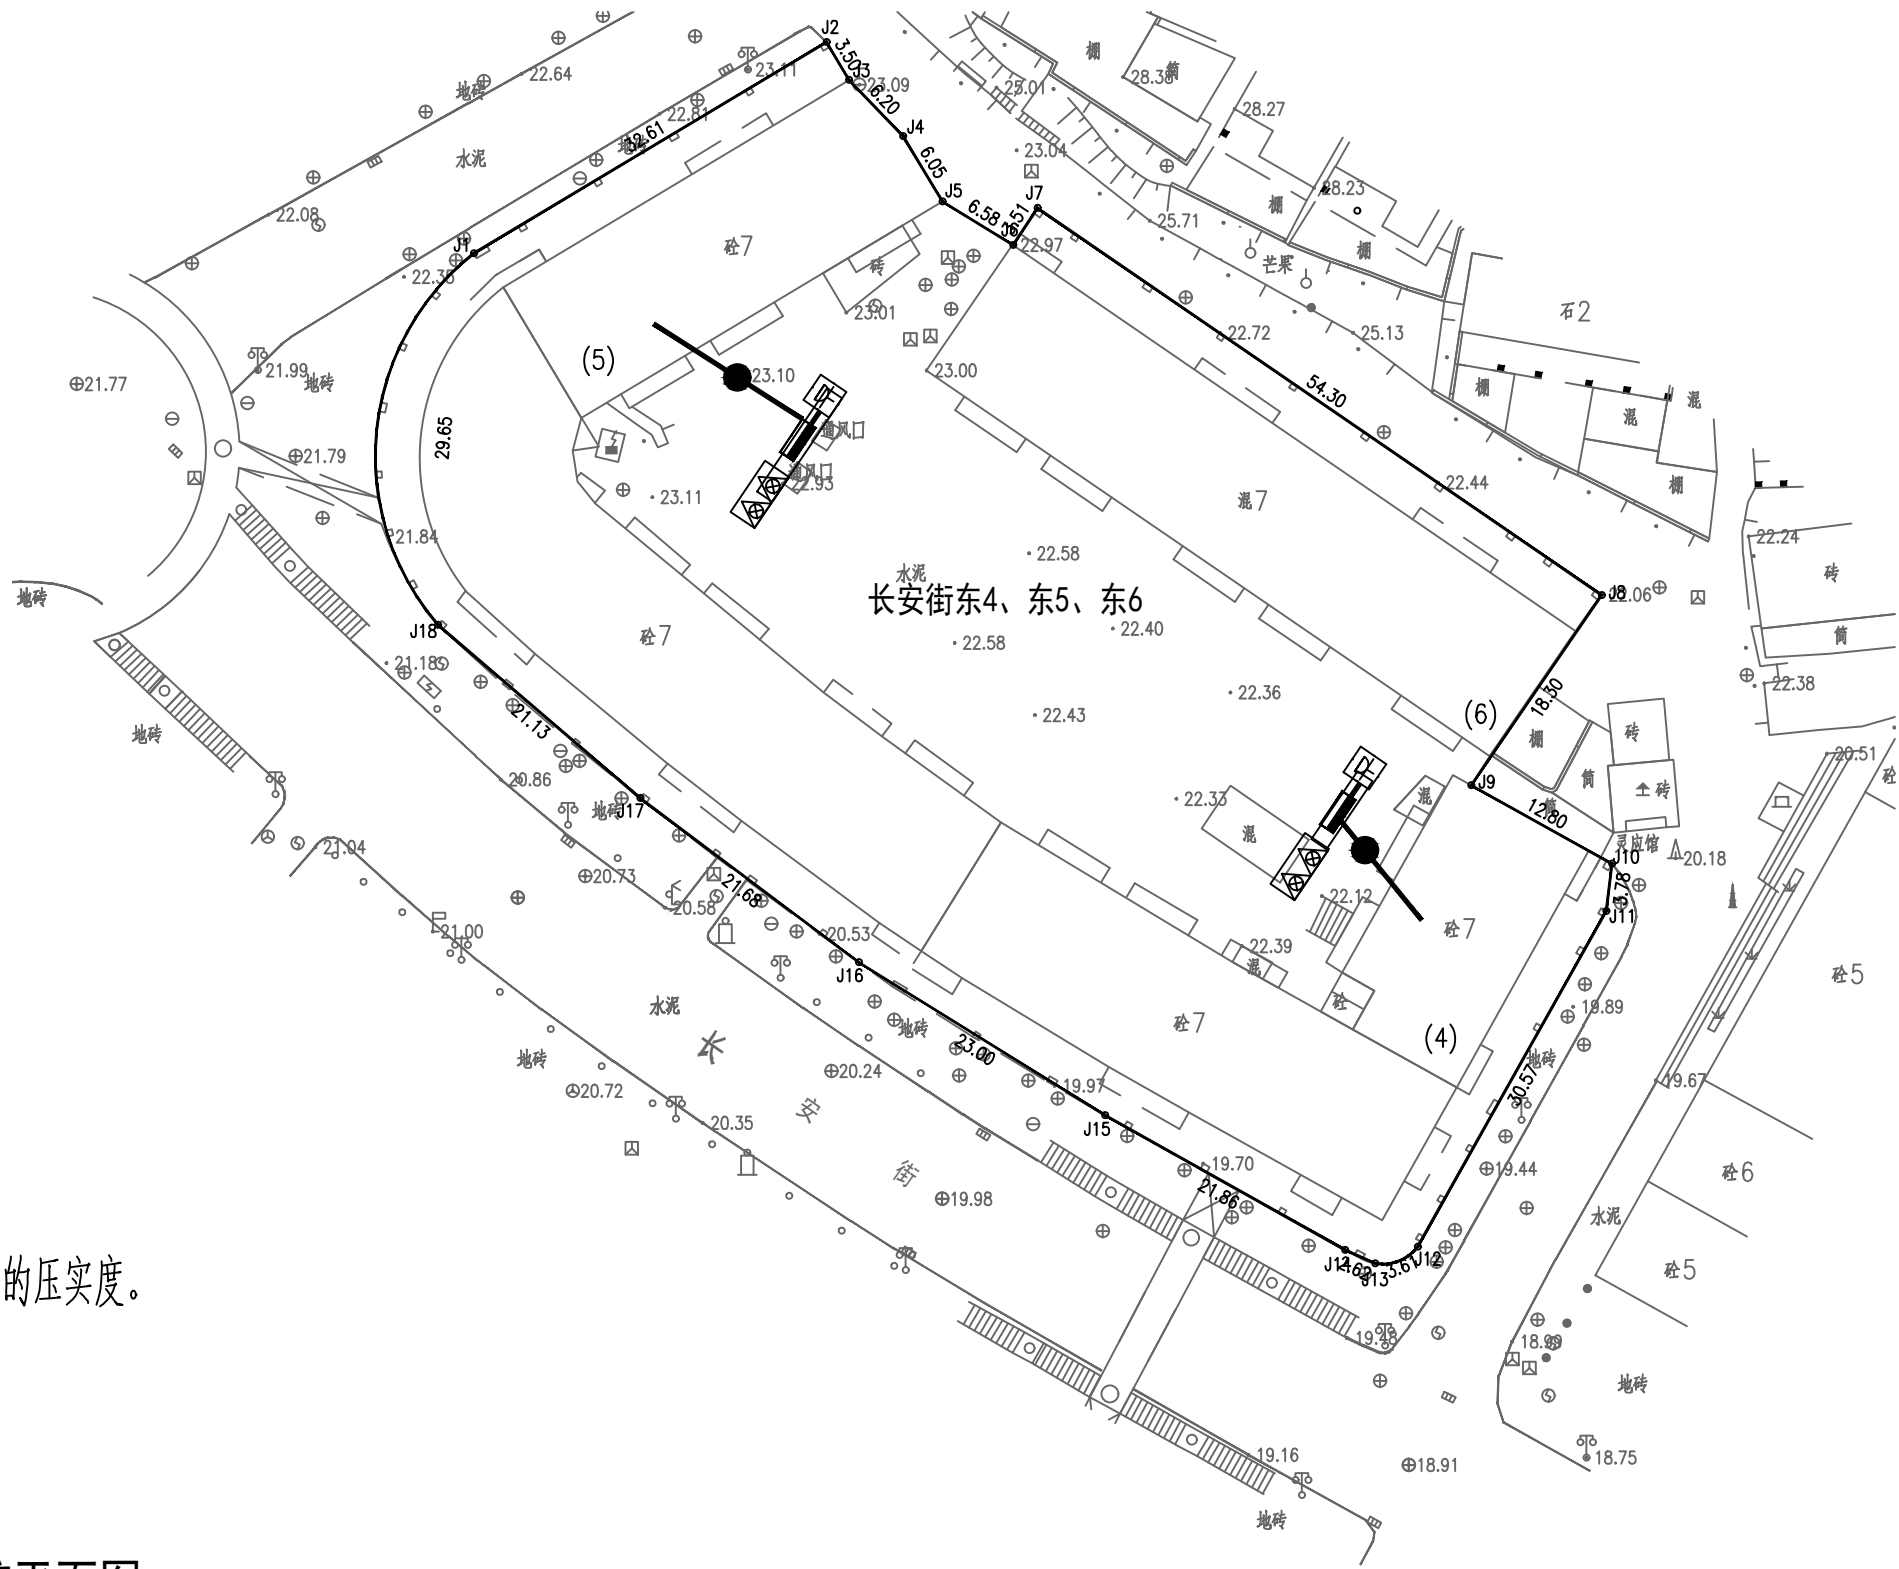


长安街东4、东5、东6幢改造电动自行车充电桩平面图 1:300

 正道设计有限公司 市政行业(排水工程、道路工程)专业甲级 A151026363	项目名称 PROJECT TITLE	南安市2025年度市区老旧小区改造配套基础设施建设工程	项目负责人 PROJECT DIRECTOR	龙家富林焜宏	专业负责人 DISCIPLINE RESPONSIBLE BY	张健	张健	图纸名称 DRAWING TITLE	长安街东4、东5、东6幢改造电动自行车充电桩平面图	工程编号 PROJECT NO.	SCZD	图号 DRAWING NO.	DS-05
	建设单位 CLIENT	南安市住房建设有限责任公司	审定 AUTHORIZED BY	钟敦字	校对 CHECKED BY	武荣	武荣	专业 SPECIALTY	电气工程	设计阶段 DESIGN STAGE	施工图	版本 VERSION	第1版
			审核 EXAMINED BY	张健	设计/制图 DESIGNED/DRAWING BY	王娟	王娟	日期 DATE	2025.05				

本图纸版权归本公司所有,未加盖本公司出图专用章无效,不得用于本工程以外范围。

长安街东4、东5、东6幢改造监控工程量清单

序号	各项	规格参数	数量	单位
01	400万枪机 海康威视	DS-2CD1245V2-LA 400万双光阵列筒型摄像机 1/2.7” CMOS 固定焦距4mm/6mm/8mm/12mm可选 1个内置麦克风 支持白光/红外双补光 30米白光30米红外 符合IP66防尘防水设计 支持开放型网络视频接口，ISAPI，SDK，GB28181协议	5	套
02	支架	定制	5	套
03	设备杆件	定制2m	5	套
04	配电机柜	定制	3	个
05	网络防雷器	RJ-45防雷	5	个
06	电源防雷器	220供电防雷	3	个
07	1光4光纤收发器	1光4电光纤收发器	5	对
08	设备电源线	RVV 3×1.5	详预算	米
09	电源线	KVV22-3×6	详预算	米
10	PVC管线	PVC32	详预算	米
11				
12	光纤	单膜4芯（含熔接）	详预算	米
13	辅材	插接头、转接头、套管、网线等	5	批
14	存储硬盘	4TB	5	块
15	设备安装调试	安装、集成、调试	1	米
16	明装	管线明装	详预算	米
17	客户工作站	定制电脑	1	套
18	硬盘录像机	定制	1	套
19	液晶显示屏24寸	国产	1	套
20	智能核心交换机	国产	1	套
21	视频解码器	国产	1	套
22	拼接屏控制器	国产	1	套

 <div>正道设计有限公司 市政行业(排水工程、道路工程)专业甲级 A151026363</div>	项目名称 PROJECT TITLE	南安市2025年度市区老旧小区改造配套基础设施建设工程	项目负责人 PROJECT DIRECTOR	龙家富林焜宏	专业负责人 DISCIPLINE RESPONSIBLE BY	张健	张健	图 纸 名 称 DRAWING TITLE	工程编号 PROJECT NO.	SCZD	图 号 DRAWING NO.	DS-06
	建设单位 CLIENT	南安市住房建设有限责任公司	审 定 AUTHORIZED BY	钟敦字	校 对 CHECKED BY	武荣	武荣	长安街东4、东5、东6幢改造监控工程量清单	专 业 SPECIALTY	电气工程	设计阶段 DESIGN STAGE	施工图
			审 核 EXAMINED BY	张健	设计/制图 DESIGNED/DRAWING BY	王娟	王娟		版 本 VERSION	第 1 版	日 期 DATE	2025.05