




<div>正道设计有限公司</div> <div>市政行业(排水工程、道路工程)专业甲级</div> <div>A151026363</div>			项目名称 PROJECT TITLE			项目负责人 PROJECT DIRECTOR			图纸名称 DRAWING TITLE			工程编号 PROJECT NO.			图号 DRAWING NO.		
建设单位 CLIENT			南京市2025年度市区老旧小区改造配套设施建设工程			审定 AUTHORIZED BY			东区大厦雨水改造平面图			专业 SPECIALTY			设计阶段 DESIGN STAGE		
南京市住房保障责任有限公司			熊皓南			校对 CHECKED BY			排水工程			版本 VERSION			日期 DATE		
			杨宇彪			杨宇彪			第 1 版			2025.05			施工图		



主要材料表						
编号	标准或图号	名称	规格	单位	数量	备注
1		HDPB缠绕结构壁管（B型）	DN300	米	112	
2	20S515-30	污水检查井	φ1000	座	2	混凝土
3	08SS523-1	塑料检查井	φ700	座	7	成套，含有防护井盖及井座
4	08SS523-2	沉泥井	φ700	座	3	成套，含有防护井盖及井座
5		UPVC管	De160	米	27	接户管每根按3m计，共9根
6		UPVC管	De110	米	27	接户管每根按3m计，共9根
7		雨污分流井		座	9	具体详见“雨污分流井大样图”
8		破除恢复混凝土路面		m ²	112	破除宽度按1m计，共112m(管径DN300)
9		破除恢复混凝土路面		m ²	44	破除宽度按0.8m计，共54m(管径De160-110)
10		水马围挡	1500X800	米	112	周转使用，具体工程量以实际发生为准
11		管线保护		处	8	

注：1、本材料表仅供参考。

<div></div> <div>正道设计有限公司</div> <div>市政行业(排水工程、道路工程)专业甲级</div> <div>A151026363</div>			项目名称 PROJECT TITLE		项目负责人 PROJECT DIRECTOR		图 纸 名 称 DRAWING TITLE		工程编号 PROJECT NO.		图 号 DRAWING NO.	
建设 单位 CLIENT			南安市2025年度市区老旧小区改造配套基础设施建设工程		龙家富林煊宏		东厦污水改造主要材料表		SCZD		PS-03	
南安市住房建设责任有限公司			熊皓南		杨宇彪		排水工程		第 1 版		施工图	
审 核			设计/制图		曹娜娜		设计阶段		日期		2025.05	
EXAMINED BY			DESIGNED/DRAWING BY		CHECKED BY		DESIGN STAGE		DATE			



 <div>正道设计有限公司 市政行业(排水工程、道路工程) 专业甲级 A151026363</div>	项目名称 PROJECT TITLE		南安市2025年度市区老旧小区改造配套设施建设工程		项目负责人 PROJECT DIRECTOR		龙家富林煊宏		图 纸 名 称 DRAWING TITLE		工程编号 PROJECT NO.		SCZD		图 号 DRAWING NO.		PS-04	
	建设单位 CLIENT		南安市住房建设责任有限公司		审 定 AUTHORIZED BY		熊皓南		校 对 CHECKED BY		专 业 SPECIALTY		排水工程		设计阶段 DESIGN STAGE		施工图	
					审 核 EXAMINED BY		杨宇彪		设计/制图 DESIGNED/DRAWING BY		曹卿娜		版 本 VERSION		第 1 版		日 期 DATE	
																	2025. 05	
东区大厦污水改造平面图																		

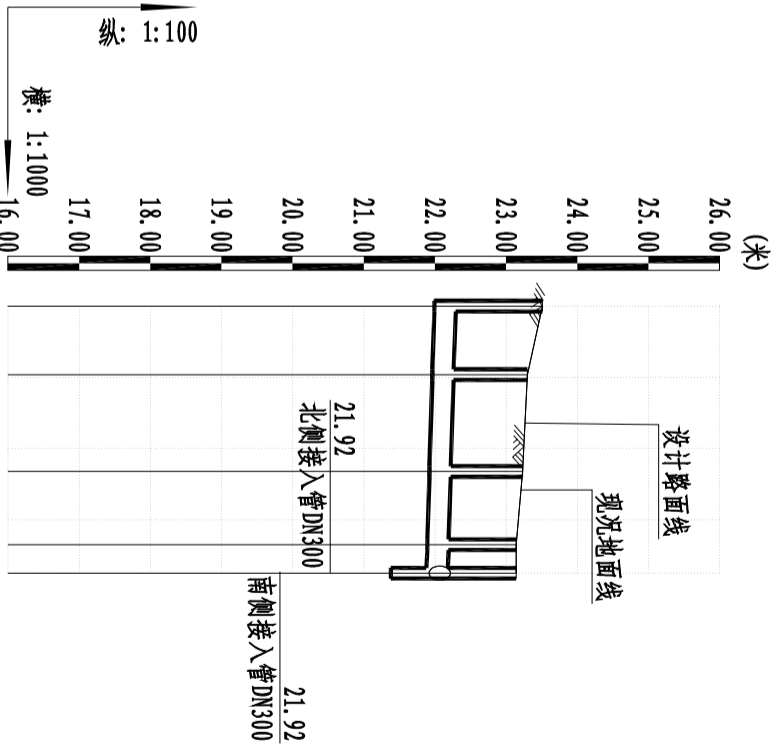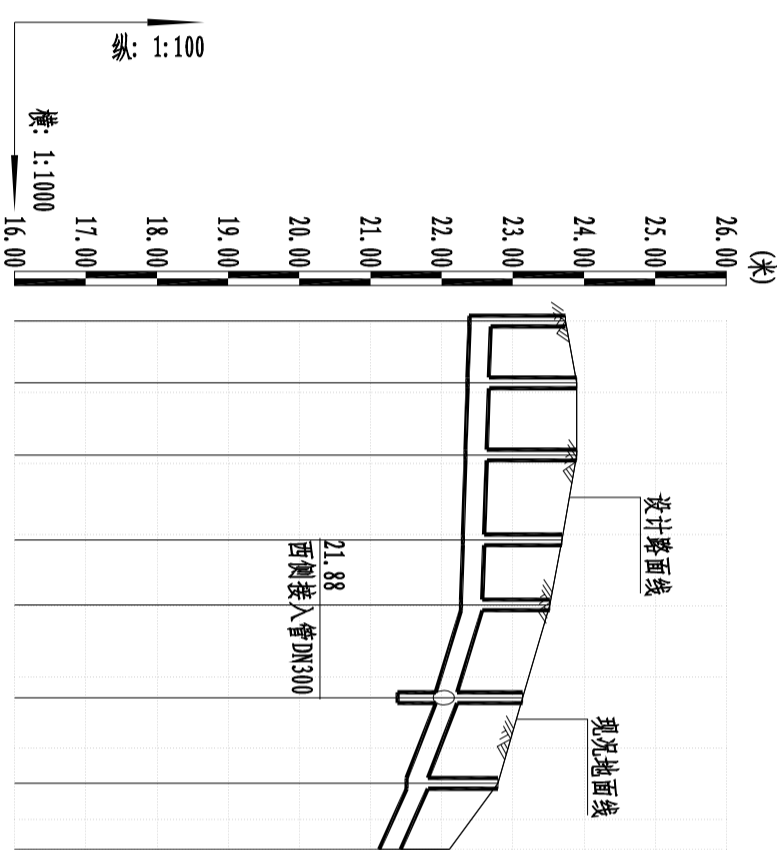

自然地面标高 (m)	23.74	23.90	23.90	23.69	23.52	23.14	22.79	22.11
设计路面标高 (m)	23.74	23.90	23.90	23.69	23.52	23.14	22.79	22.11
设计管内底标高 (m)	22.39	22.37	22.34	22.30	22.27	21.92	21.51	21.12
管道埋深	1.35	1.53	1.56	1.39	1.25	1.22	1.28	0.99
平面距离 (m)	9	10	12	9	13	12	9	
管径及坡度	DN300 3 27 DN300 34 42 DN300							
井编号	W-1	W-2	W-3	W-4	W-5	W-6	W-7	W-8

自然地面标高 (m)	23.51	23.30	23.23	23.14	23.14
设计路面标高 (m)	23.51	23.30	23.23	23.14	23.14
设计管内底标高 (m)	21.99	21.96	21.92	21.89	21.88
管道埋深	1.52	1.34	1.31	1.25	1.26
平面距离 (m)	10	14	10	4	
管径及坡度	DN300 3 10 DN300				
井编号	W-9	W-10	W-11	W-12	W-6

项目名称	PROJECT TITLE	项目负责
建设单位	CLIENT	审核
南宁市2025年度市区老旧小区改造配套设施建设工程	南宁市住房和城乡建设局	熊皓南
南宁市住房保障有限责任公司	杨宇彪	杨宇彪

项目负责	专业负责	设计/制图	审核	校核
熊皓南	杨宇彪	曹娜娜	曹娜娜	曹娜娜
熊皓南	杨宇彪	曹娜娜	曹娜娜	曹娜娜
熊皓南	杨宇彪	曹娜娜	曹娜娜	曹娜娜
熊皓南	杨宇彪	曹娜娜	曹娜娜	曹娜娜

工程编号	SCZD	图号	PS-05
专业	排水工程	设计阶段	施工图
版本	第 1 版	日期	2025.05
版本	第 1 版	日期	2025.05
版本	第 1 版	日期	2025.05