
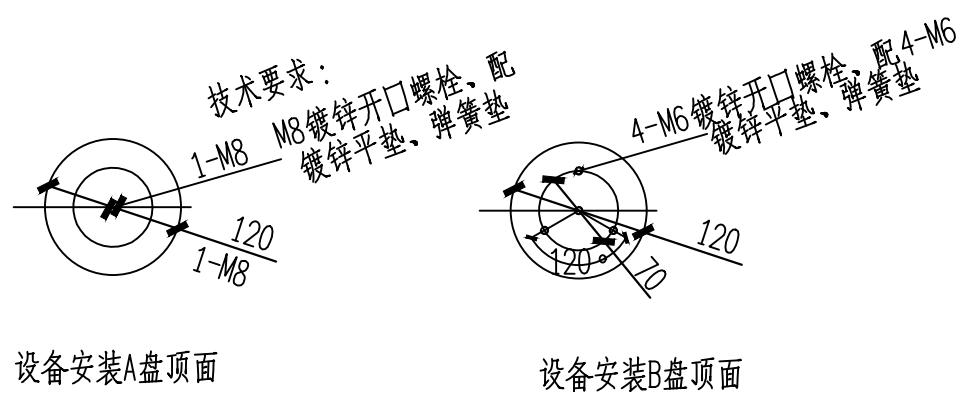
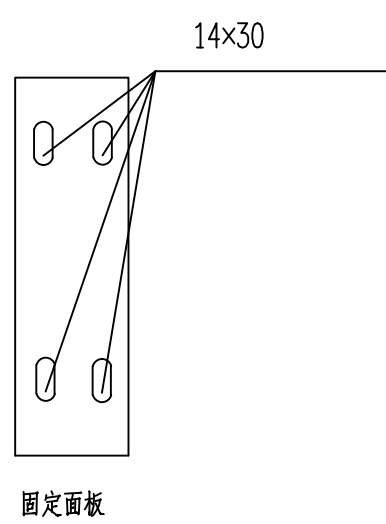
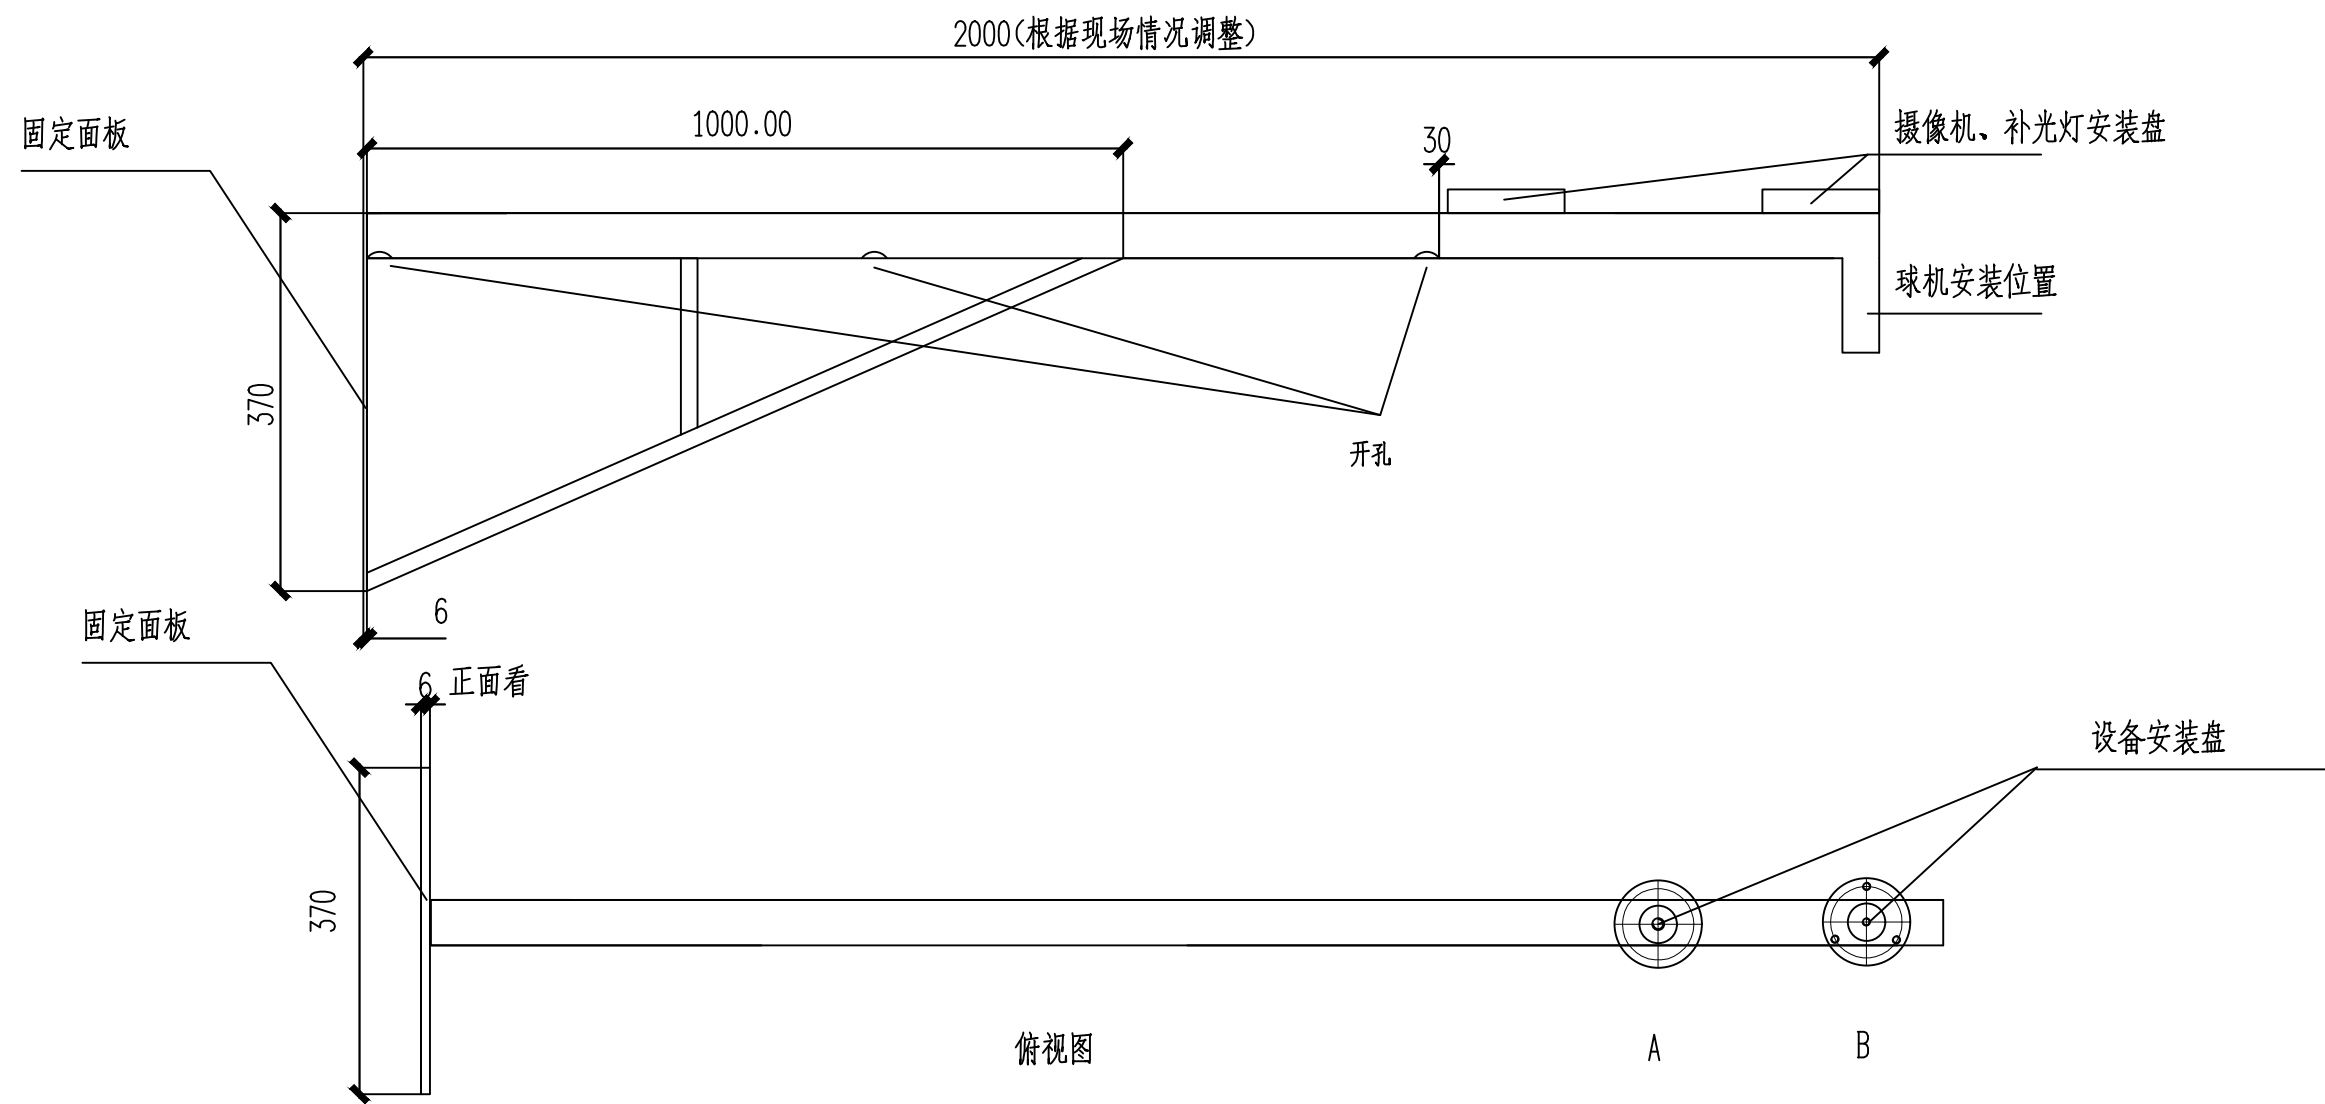



恒新花苑改造系统接线图

 <div>正道设计有限公司 市政行业(排水工程、道路工程)专业甲级 A151026363</div>	项目名称 PROJECT TITLE	南安市2025年度市区老旧小区改造配套基础设施建设工程	项目负责人 PROJECT DIRECTOR	龙家富林焜宏	张健	专业负责人 DISCIPLINE RESPONSIBLE BY	张健	图 纸 名 称 DRAWING TITLE	工程编号 PROJECT NO.	SCZD	图 号 DRAWING NO.	DS-01
	建设单位 CLIENT	南安市住房建设有限责任公司	审 定 AUTHORIZED BY	钟敦字	钟敦字	校 对 CHECKED BY	武荣	恒新花苑改造系统接线图	专 业 SPECIALTY	电气工程	设计阶段 DESIGN STAGE	施工图
			审 核 EXAMINED BY	张健	张健	设计/制图 DESIGNED/DRAWING BY	王娟		版 本 VERSION	第 1 版	日 期 DATE	2025.05




- 技术要求:
- 圆片 $\Phi 120$ 与 $\Phi 50$ 钢管与抱箍焊接, 焊缝均匀牢固, 无虚焊、假焊、表面无焊渣。
 - 4-M6先钻小孔, 热镀锌后扩孔攻丝。 $\Phi 70$ 中心必须保证, 同时注意方向。
 - 结构件表面热镀锌处理。
 - 所有螺栓、螺母、垫圈的数量按总数量的105%配置。
 - 以标注尺寸为准, 严禁在图纸上量取尺寸。

恒新花苑改造2米挑壁支架


 正道设计 ZD DESIGN	正道设计有限公司		项目名称	南宁市2025年度市区老旧小区改造配套基础设施建设工程			项目负责人	龙家富林焜宏	专业负责人	张健	图 纸 名 称	工程编号	SCZD	图 号	DS-02
	市政行业(排水工程、道路工程)专业甲级		PROJECT TITLE				审 定	钟敦字	校 对	武荣	恒新花苑改造2米挑壁支架	专 业	电气工程	设计阶段	施工图
	A151026363		建设单位	南宁市住房建设有限责任公司			AUTHORIZED BY	钟敦字	CHECKED BY	武荣		SPECIALTY	第 1 版	日期	2025.05
			CLIENT				审 核	张健	设计/制图	王娟		版 本	第 1 版	DATE	

本图纸版权归本公司所有, 未加盖本公司出图专用章无效, 不得用于本工程以外范围。

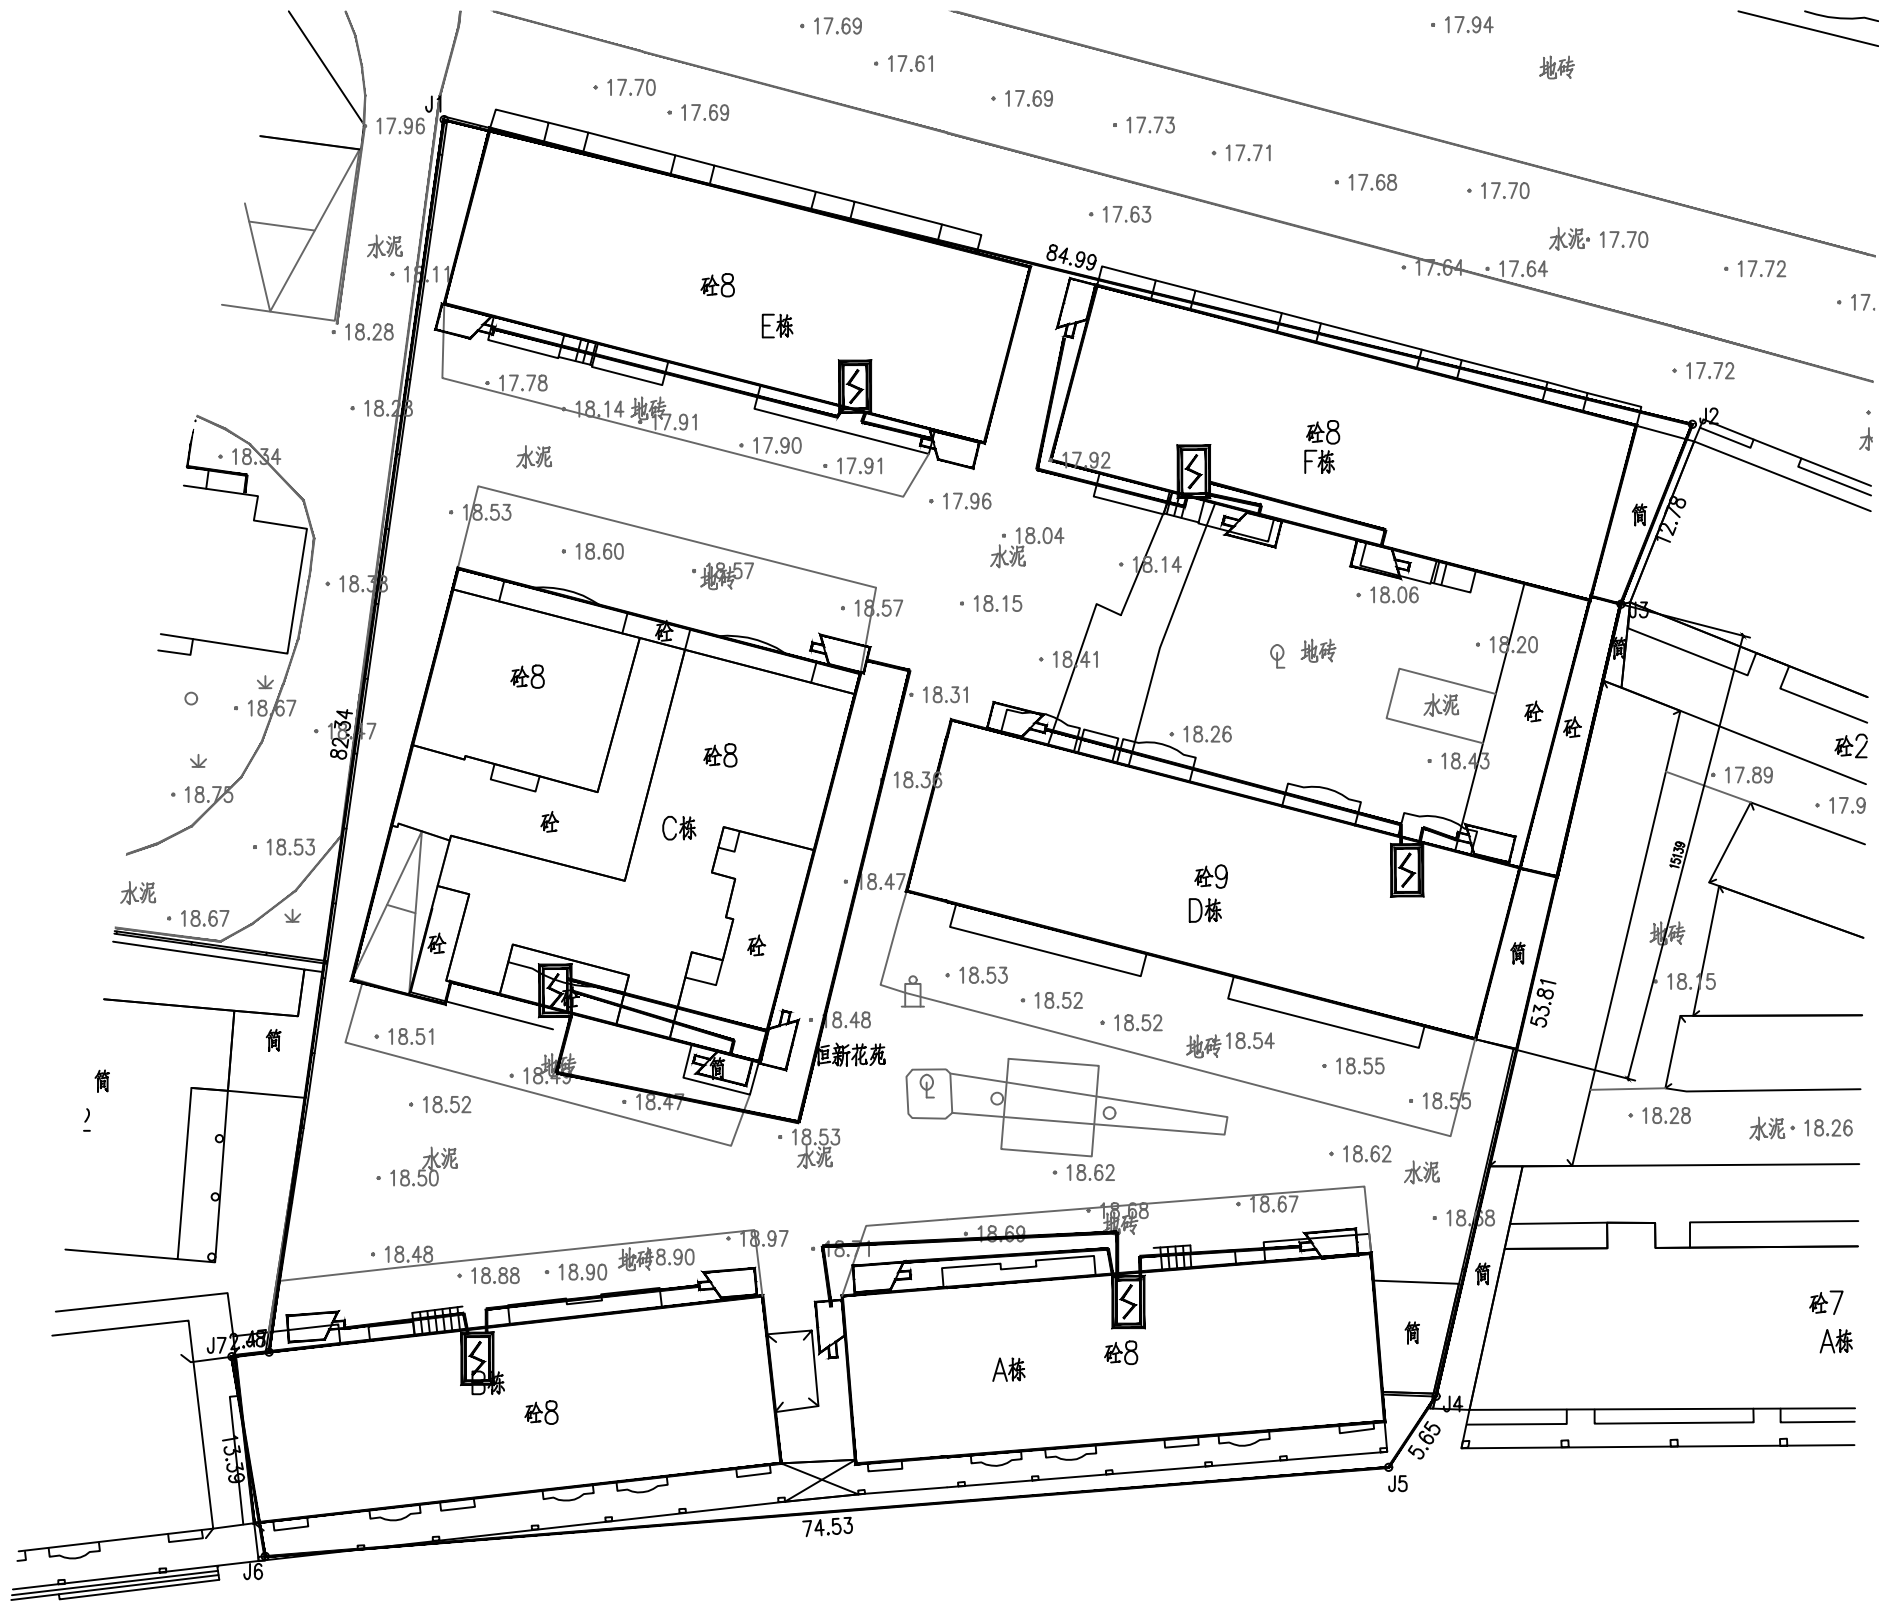


恒新花苑改造监控平面图 1:250


序号	图例	分项名称
1		摄像机 H=3.0M
2		PVC管线 \varnothing 32(延外墙敷设)
3		配电柜(预留电源线10米) H=3.0M
4		支架(与摄像机配套)

 正道设计有限公司 市政行业(排水工程、道路工程)专业甲级 A151026363	项目名称 PROJECT TITLE	南安市2025年度市区老旧小区改造配套基础设施建设工程				项目负责人 PROJECT DIRECTOR	龙家富林焜宏	专业负责人 DISCIPLINE RESPONSIBLE BY	张健	图纸名称 DRAWING TITLE	工程编号 PROJECT NO.	SCZD	图号 DRAWING NO.	DS-03
	建设单位 CLIENT	南安市住房建设有限责任公司				审定 AUTHORIZED BY	钟敦字	校对 CHECKED BY	武荣	恒新花苑改造监控平面图	专业 SPECIALTY	电气工程	设计阶段 DESIGN STAGE	施工图
						审核 EXAMINED BY	张健	设计/制图 DESIGNED/DRAWING BY	王娟		版本 VERSION	第1版	日期 DATE	2025.05


本图纸版权归本公司所有，未加盖本公司出图专用章无效，不得用于本工程以外范围。

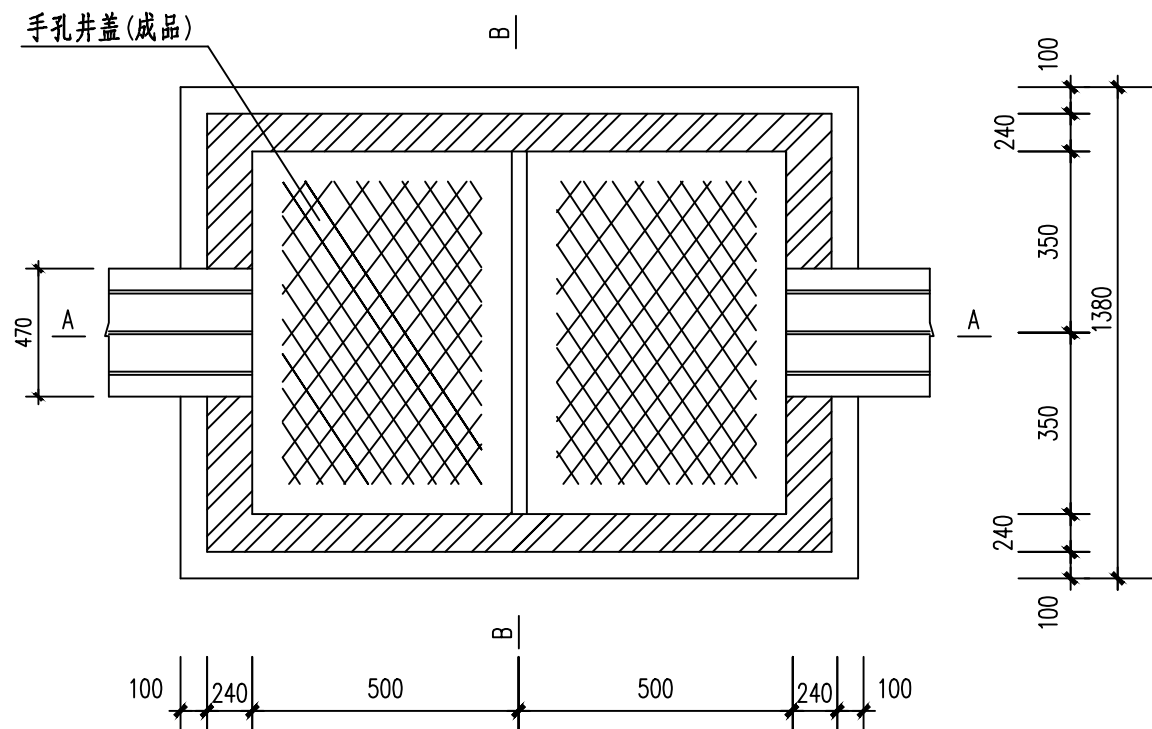

非车行道二盖手孔结构图

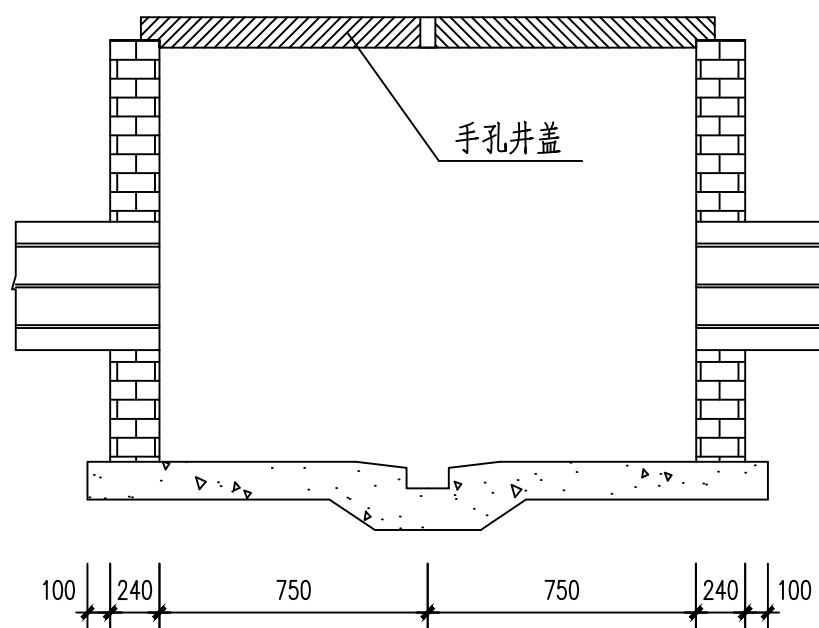


A-A剖面

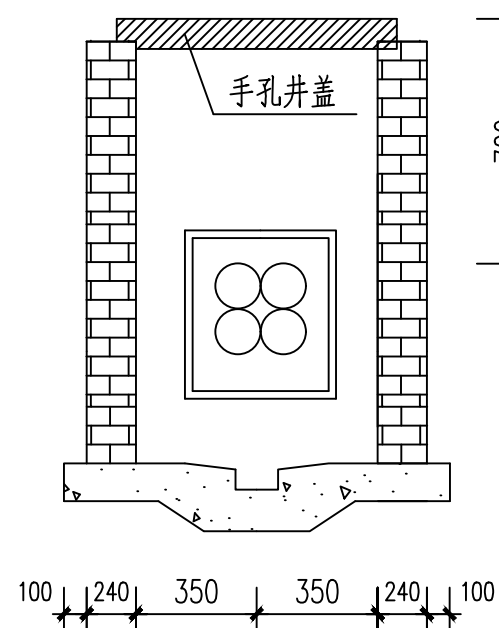

B-B剖面

说明:

- 1、手孔的墙壁厚度为115mm,180mm或240mm
三种,视侧荷载及环境而定,本工程采用240mm砖墙。
- 2、三盖手孔长度增加500mm,其余均同双盖手孔。
- 3、人孔井盖采用最新技术的钢纤维混凝土井盖,
要求带防盗 防滑装置。

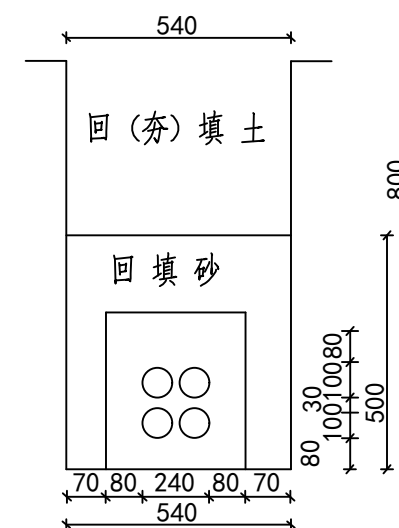

PE ϕ 100 2+2 4孔管道包封断面图

注:包封混凝土强度为C20,间距2米管枕



正道设计有限公司
市政行业(排水工程、道路工程)专业甲级
A151026363


项目名称 PROJECT TITLE	南安市2025年度市区老旧小区改造配套基础设施建设工程
建设单位 CLIENT	南安市住房建设有限责任公司

项目负责人 PROJECT DIRECTOR	龙家富林焜宏	专业负责人 DISCIPLINE RESPONSIBLE BY	张健
审定 AUTHORIZED BY	钟敦字	校对 CHECKED BY	武荣
审核 EXAMINED BY	张健	设计/制图 DESIGNED/DRAWING BY	王娟

张健	非健
武荣	王娟

图纸名称 DRAWING TITLE	恒新花苑改造通讯大样图
-----------------------	-------------


工程编号 PROJECT NO.	SCZD	图号 DRAWING NO.	DS-04
专业 SPECIALTY	电气工程	设计阶段 DESIGN STAGE	施工图
版本 VERSION	第1版	日期 DATE	2025.05

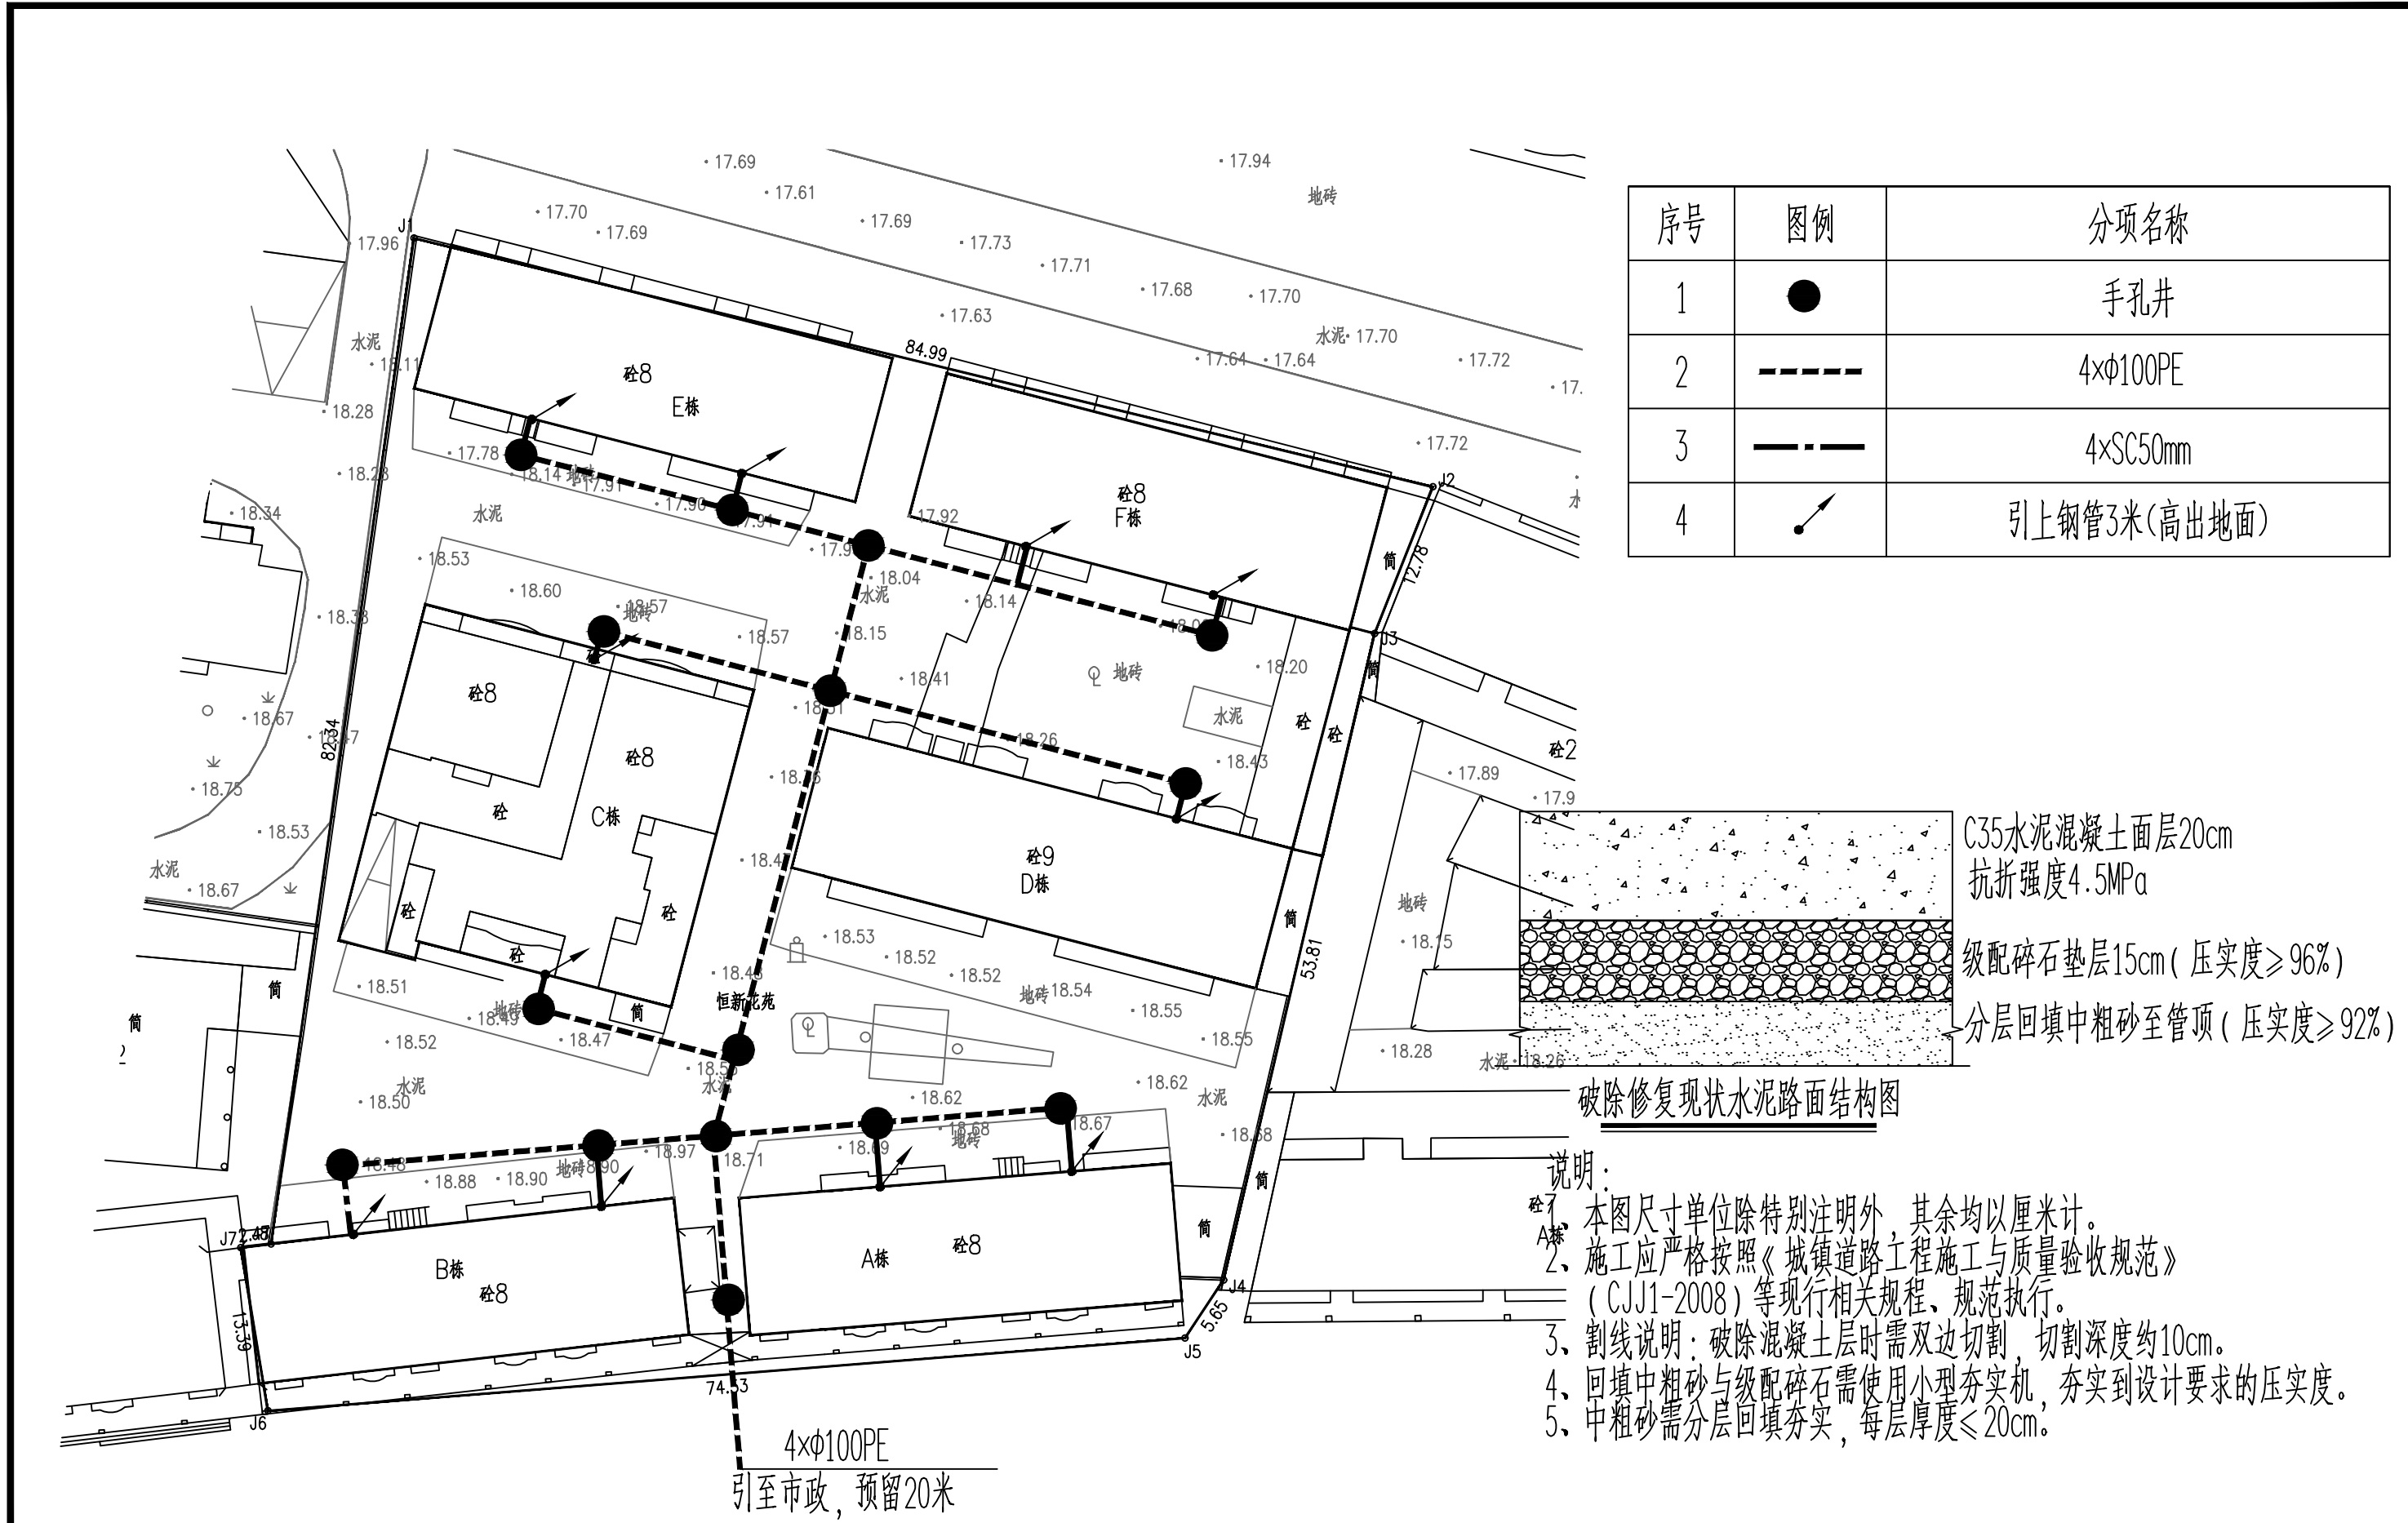


序号	图例	分项名称
1	●	手孔井
2	----	4×φ100PE
3	- · - ·	4×SC50mm
4	↗	引上钢管3米(高出地面)


- 破除修复现状水泥路面结构图
- 说明:
- 1、本图尺寸单位除特别注明外,其余均以厘米计。
 - 2、施工应严格按照《城镇道路工程施工与质量验收规范》(CJJ1-2008)等现行相关规程、规范执行。
 - 3、割线说明:破除混凝土层时需双边切割,切割深度约10cm。
 - 4、回填中粗砂与级配碎石需使用小型夯实机,夯实到设计要求的压实度。
 - 5、中粗砂需分层回填夯实,每层厚度≤20cm。

恒新花苑改造通讯平面图 1:250

 <div>正道设计有限公司 市政行业(排水工程、道路工程)专业甲级 A151026363</div>	项目名称 PROJECT TITLE	南安市2025年度市区老旧小区改造配套基础设施建设工程	项目负责人 PROJECT DIRECTOR	龙家富林焜宏	专业负责人 DISCIPLINE RESPONSIBLE BY	张健	张健	图 纸 名 称 DRAWING TITLE	工程编号 PROJECT NO.	SCZD	图 号 DRAWING NO.	DS-05
	建设单位 CLIENT	南安市住房建设有限责任公司	审 定 AUTHORIZED BY	钟敦字	校 对 CHECKED BY	武荣	武荣	恒新花苑改造通讯平面图	专 业 SPECIALTY	电气工程	设计阶段 DESIGN STAGE	施工图
			审 核 EXAMINED BY	张健	设计/制图 DESIGNED/DRAWING BY	王娟	王娟		版 本 VERSION	第 1 版	日 期 DATE	2025.05

本图纸版权归本公司所有,未加盖本公司出图专用章无效,不得用于本工程以外范围。

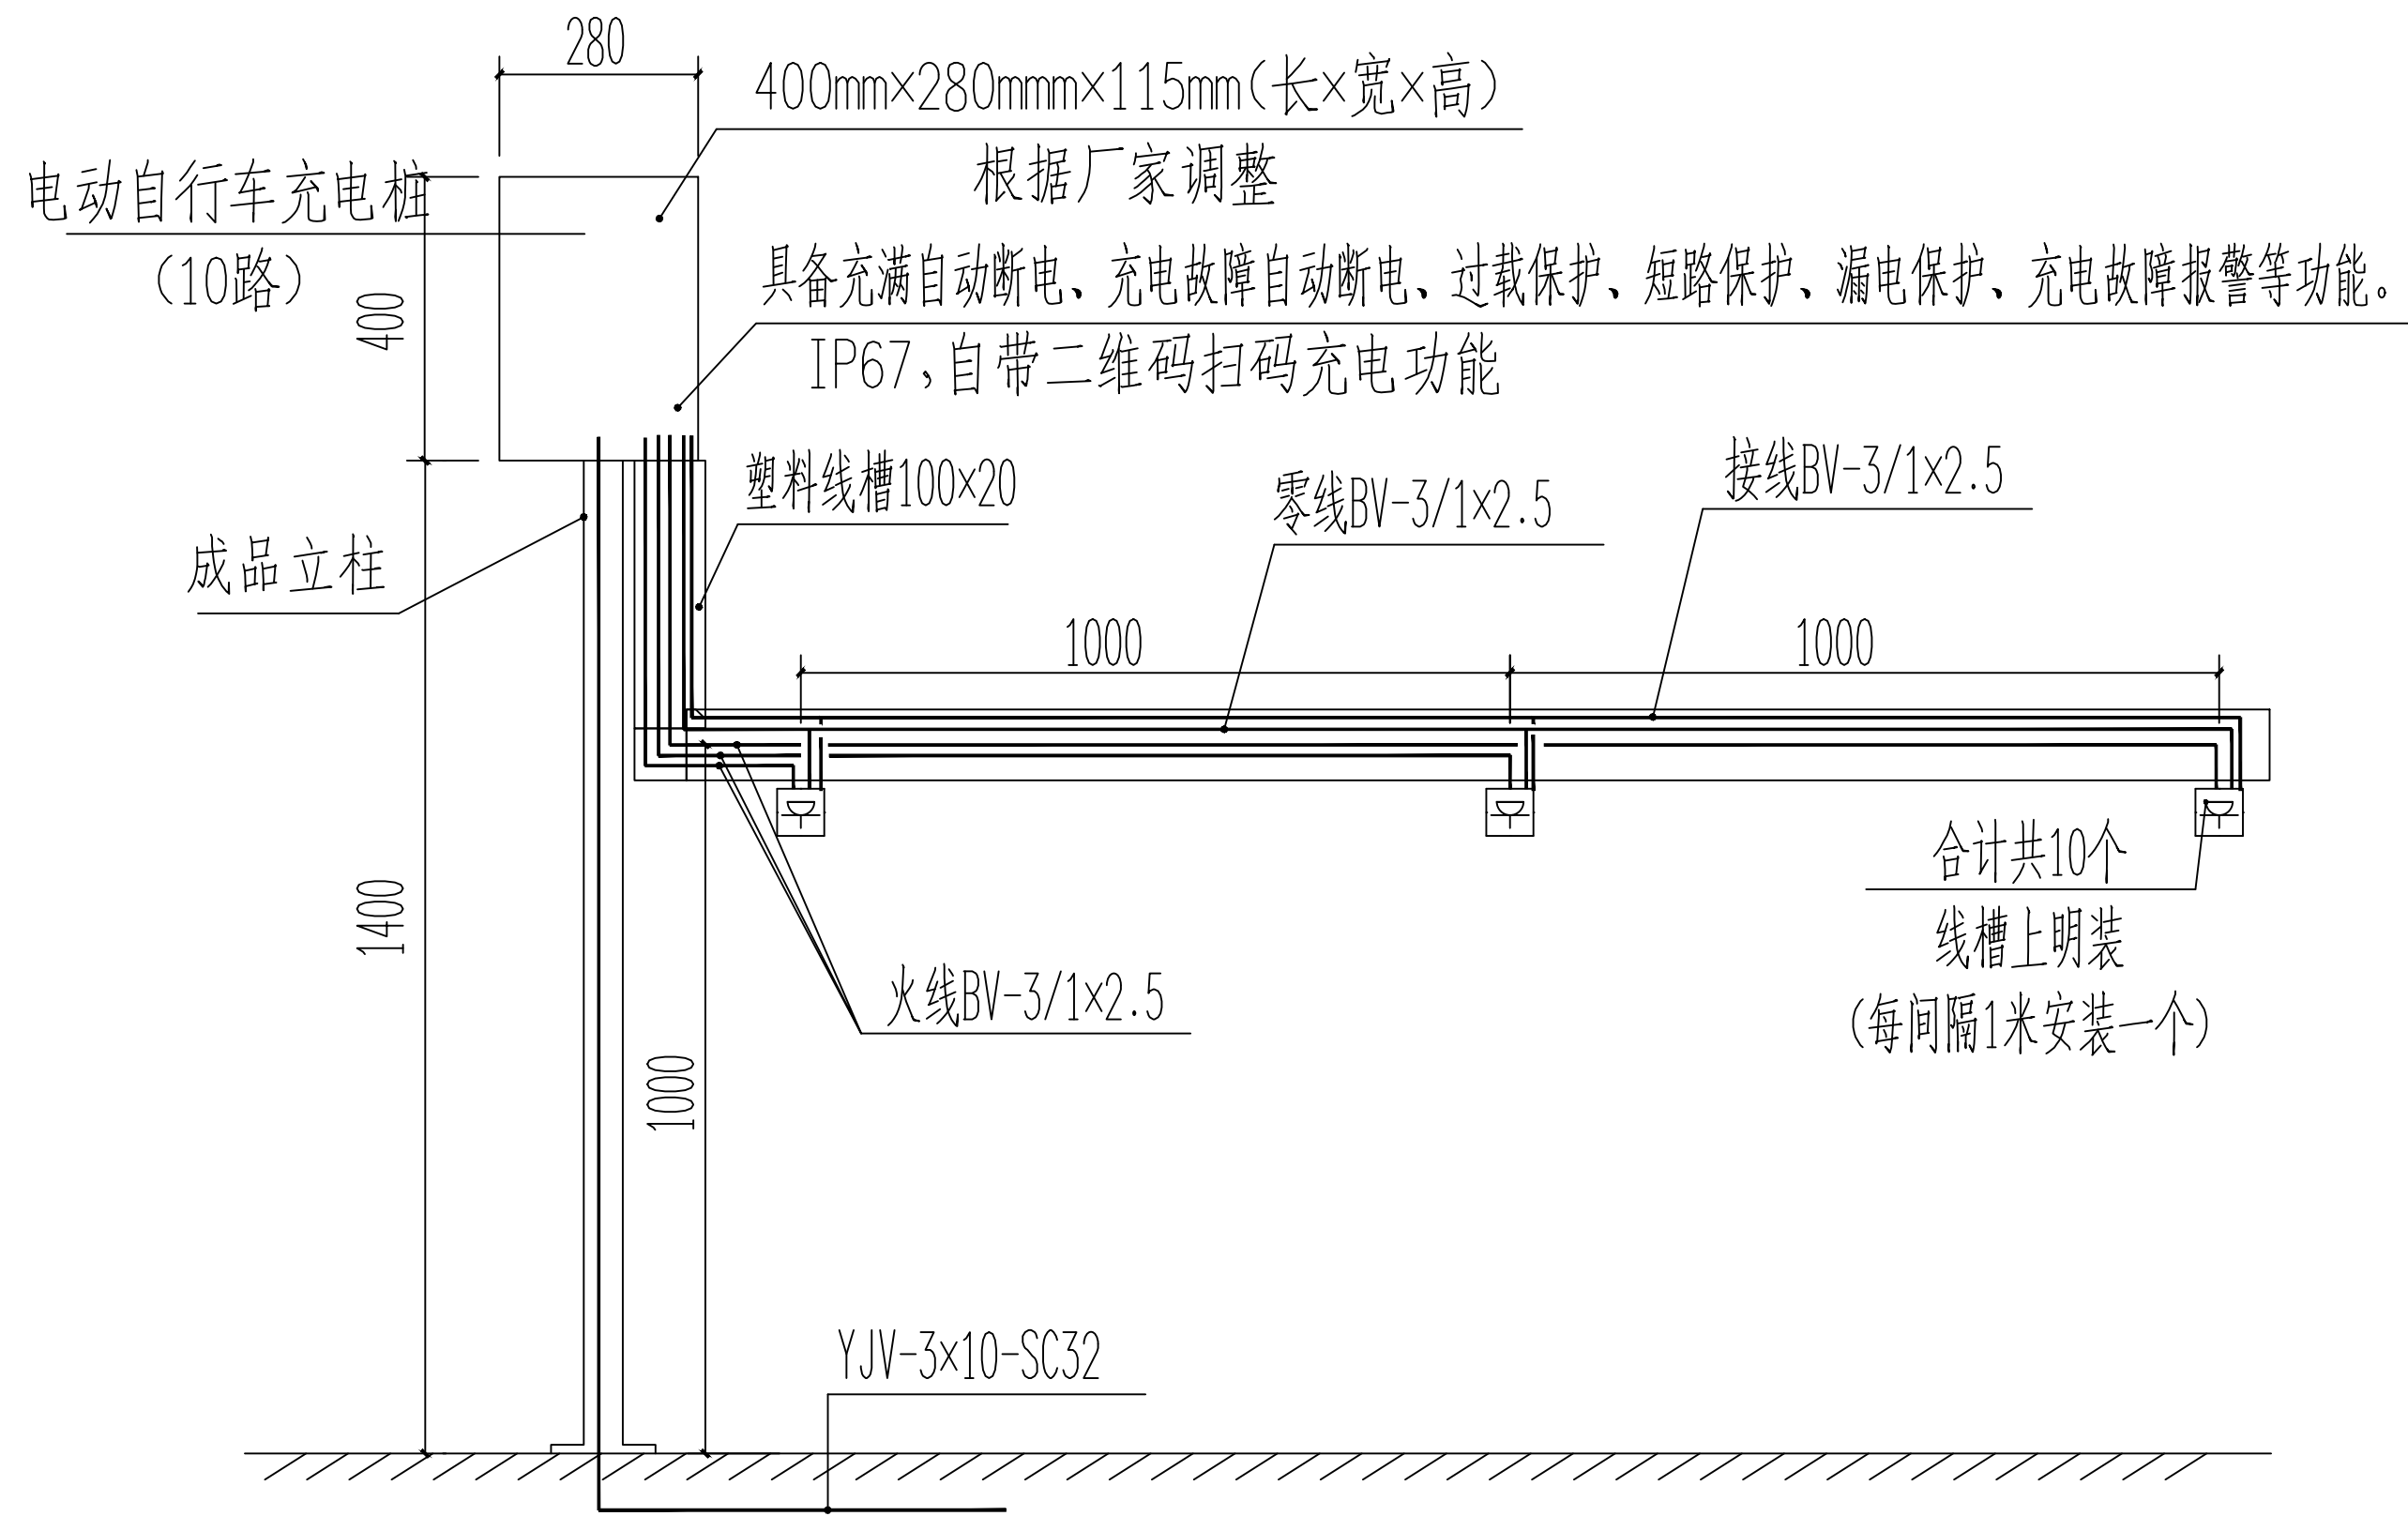


 
 
 
 


 正道设计有限公司 市政行业(排水工程、道路工程)专业甲级 A151026363	项目名称 PROJECT TITLE	南宁市2025年度市区老旧小区改造配套基础设施建设工程	项目负责人 PROJECT DIRECTOR	龙家富林焜宏	专业负责人 DISCIPLINE RESPONSIBLE BY	张健	图纸名称 DRAWING TITLE	工程编号 PROJECT NO.	SCZD	图号 DRAWING NO.	DS-06
	建设单位 CLIENT	南宁市住房建设有限责任公司	审定 AUTHORIZED BY	钟敦字	校对 CHECKED BY	武荣	恒新花苑改造电动自行车充电桩大样图	专业 SPECIALTY	电气工程	设计阶段 DESIGN STAGE	施工图
			审核 EXAMINED BY	张健	设计/制图 DESIGNED/DRAWING BY	王娟		版本 VERSION	第1版	日期 DATE	2025.05

本图纸版权归本公司所有，未加盖本公司出图专用章无效，不得用于本工程以外范围。

恒新花苑改造监控工程量清单

序号	各项	规格参数	数量	单位
01	400万枪机 海康威视	DS-2CD1245V2-LA 400万双光阵列筒型摄像机 1/2.7” CMOS 固定焦距4mm/6mm/8mm/12mm可选 1个内置麦克风 支持白光/红外双补光 30米白光30米红外 符合IP66防尘防水设计 支持开放型网络视频接口，ISAPI，SDK，GB28181协议	15	套
02	支架	定制	15	套
03	设备杆件	定制2m	15	套
04	配电机柜	定制	6	个
05	网络防雷器	RJ-45防雷	15	个
06	电源防雷器	220供电防雷	6	个
07	1光4光纤收发器	1光4电光纤收发器	15	对
08	设备电源线	RVV 3×1.5	详预算	米
09	电源线	KVV22-3×6	详预算	米
10	PVC管线	PVC32	详预算	米
11				
12	光纤	单膜4芯（含熔接）	详预算	米
13	辅材	插接头、转接头、套管、网线等	15	批
14	存储硬盘	4TB	15	块
15	设备安装调试	安装、集成、调试	1	米
16	明装	管线明装	详预算	米
17	客户工作站	定制电脑	1	套
18	硬盘录像机	定制	1	套
19	液晶显示屏24寸	国产	1	套
20	智能核心交换机	国产	1	套
21	视频解码器	国产	1	套
22	拼接屏控制器	国产	1	套

	正道设计有限公司		项目名称	南安市2025年度市区老旧小区改造配套基础设施建设工程	项目负责人	龙家富林焜宏		专业负责人	张健		图 纸 名 称 DRAWING TITLE	工程编号	SCZD	图 号	DS-08
	市政行业(排水工程、道路工程)专业甲级		PROJECT TITLE		审 定	钟敦字		校 对	武荣			专 业	电气工程	设计阶段	施工图
	A151026363		建设单位		审 核	张健		设计/制图	王娟			版 本	第 1 版	日 期	2025.05
			CLIENT		EXAMINED BY			DESIGNED/DRAWING BY				VERSION		DATE	