



专业	建筑	结构	给排水	暖通	电气	弱电	景观	交通	人防	消防	其他
姓名	陈旭倪	陈旭倪	陈旭倪	陈旭倪	陈旭倪	陈旭倪	陈旭倪	陈旭倪	陈旭倪	陈旭倪	陈旭倪
职称	注册建筑师	注册结构师	注册给排水工程师	注册暖通工程师	注册电气工程师	注册弱电工程师	注册景观设计师	注册交通工程师	注册人防工程师	注册消防工程师	注册其他工程师

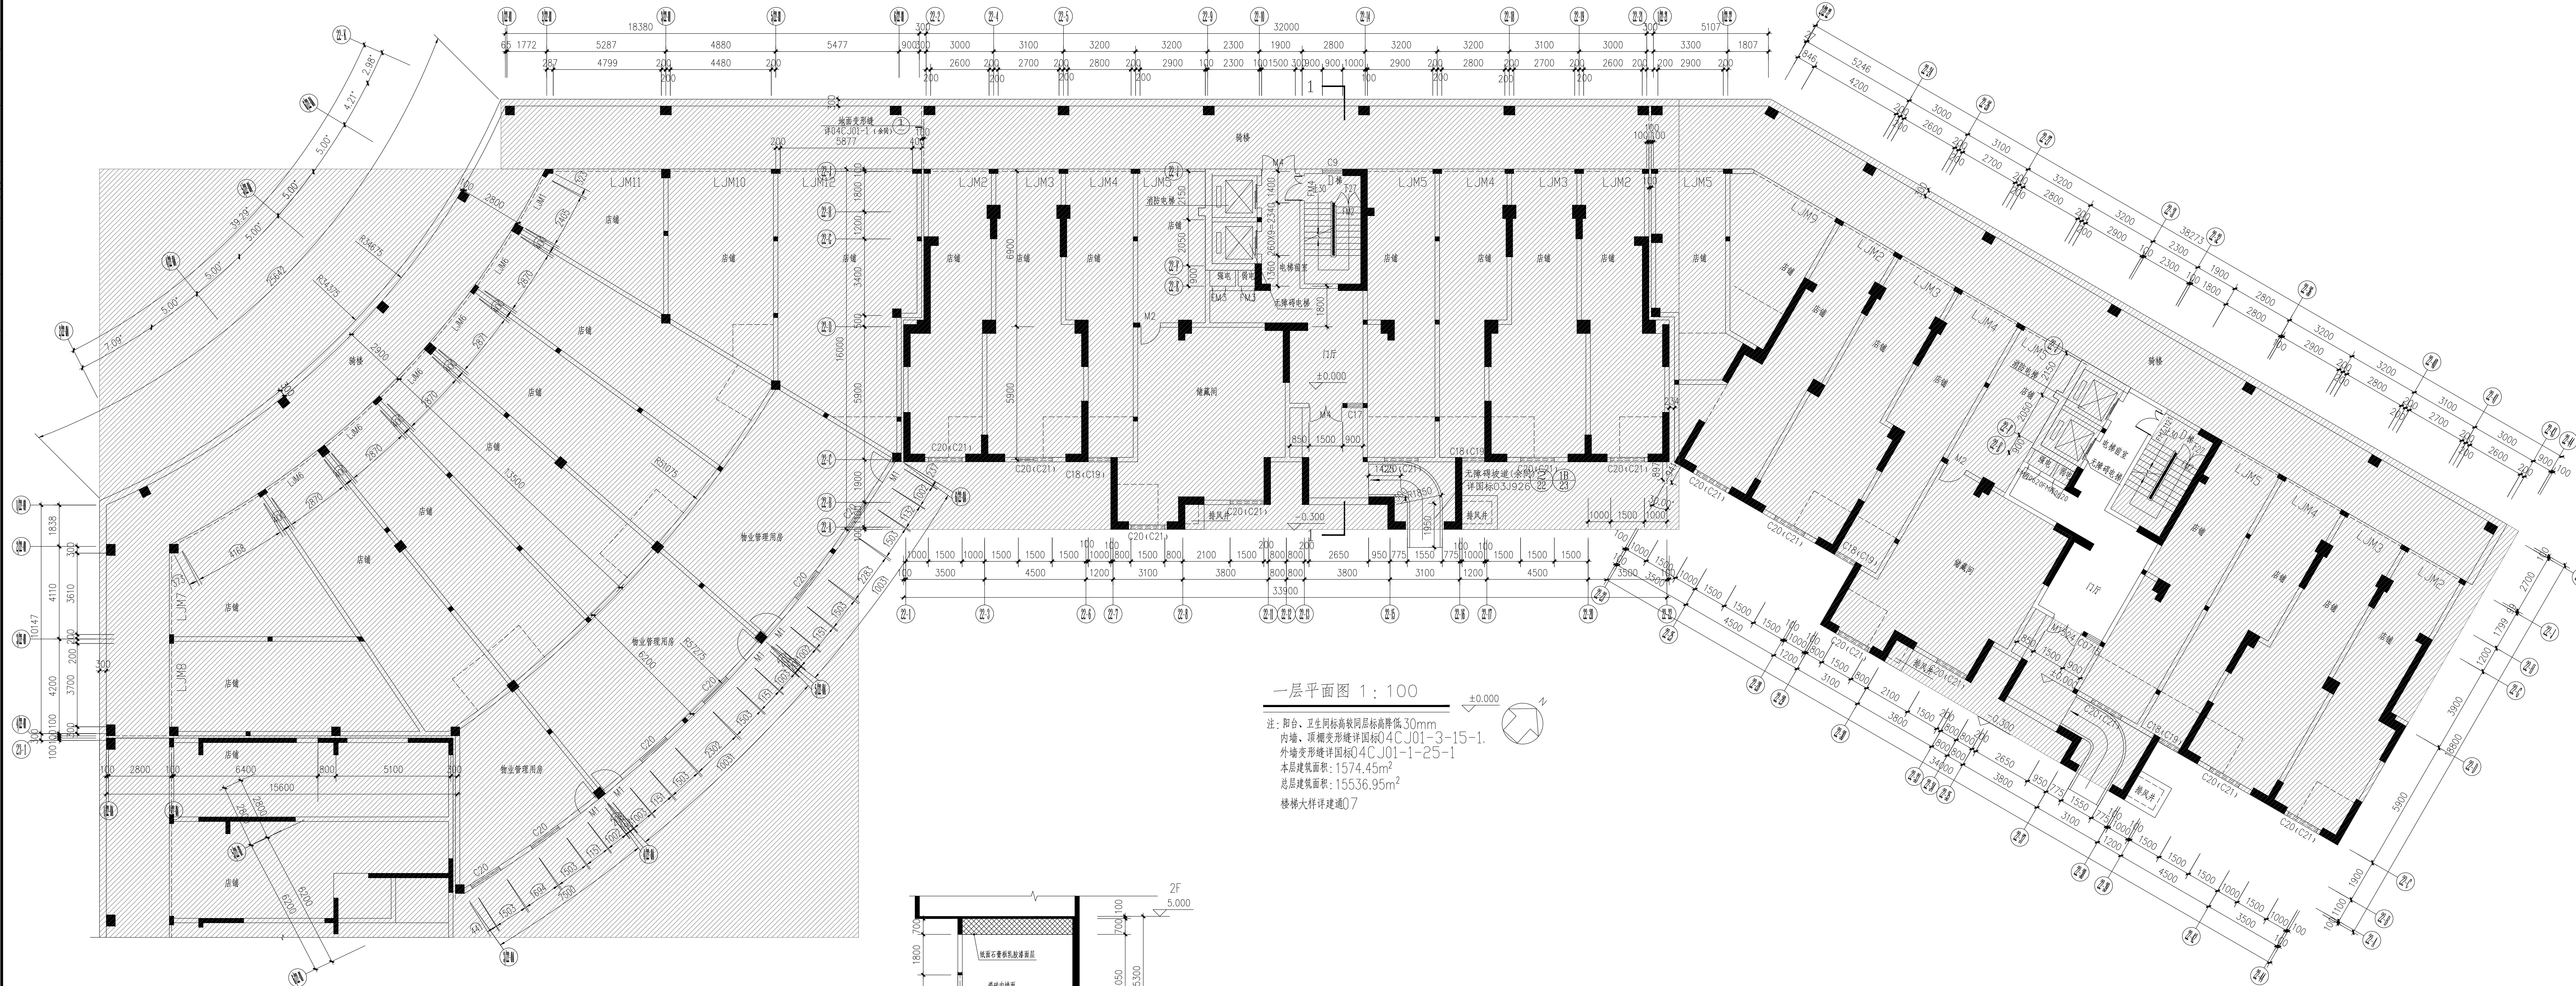

名称	规格	数量	材料名称	材料规格	备注
FM0121	1100x2100	1	防火门	甲级	乙级防火门
FM0122	600x2100	2	防火门	甲级	乙级防火门
M1524	1500x2400	1	门	甲级	防火门
C0715	700x1500	1	防火门	甲级	防火门
电井门	1000x2200	2	防火门	甲级	防火门

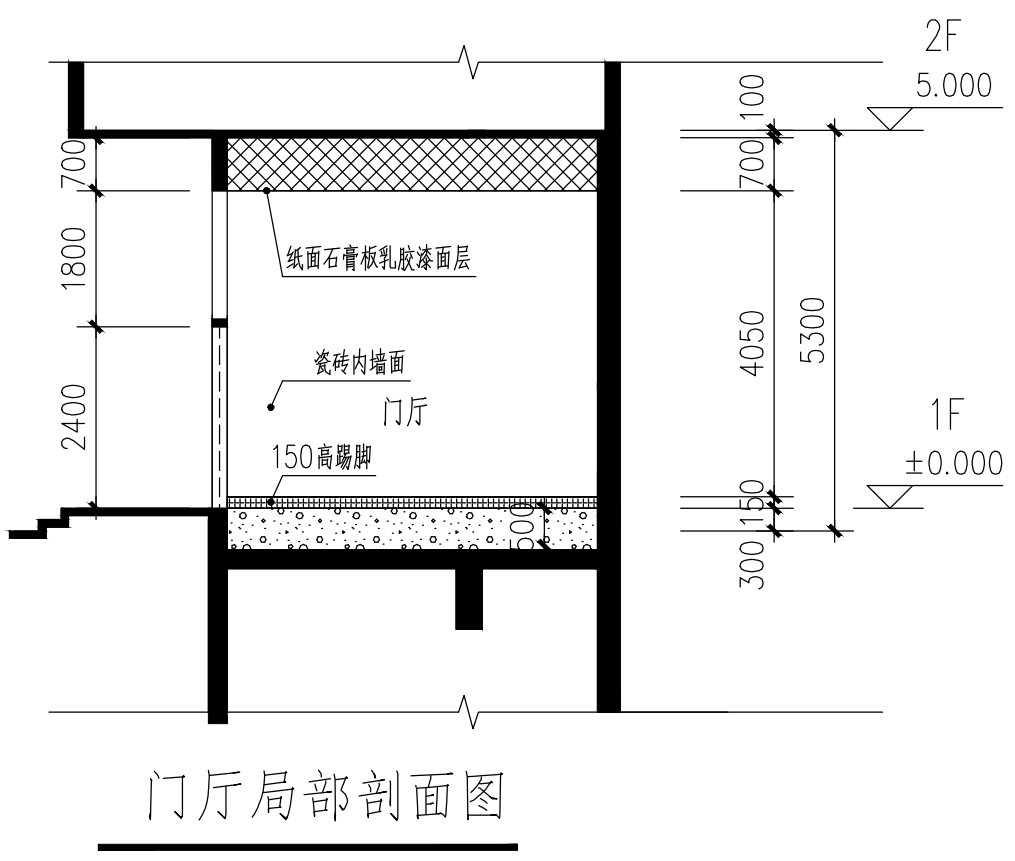

CS
SN

中研科信
全过程工程咨询服务商

中研科信工程咨询有限公司
建筑行业(建筑工程)甲级
风景园林工程设计专项甲级
公路行业(公路)专业乙级
证书编号: A1510100761
市政行业(桥梁工程、道路工程、给水工程、排水工程)专业乙级
证书编号: A2510100768

备注:
1. 本图纸为本公司设计, 版权归本公司所有, 未经本公司许可, 不得复制或传播。
2. 本图纸中所有标注均为(7) 基础数据, 未经本公司许可, 不得复制或传播。
3. 本公司拥有本图纸的知识产权, 任何单位和个人未经许可, 不得擅自复制或传播。
4. 本图纸的最终解释权归本公司所有。

施工图审查合格书号:
四川省建设工程设计出图专用章
中研科信工程咨询有限公司
资质证书范围: 工程设计建筑行业(建筑工程)甲级
工程设计风景园林工程专业甲级; 工程设计公路行业公路专业乙级
资质证书编号: A1510100761 有效期至: 2027年09月28日

中华人民共和国一级注册建筑师

姓名: 陈旭倪
注册号: 5101076-018
有效期至: 2025年9月

注册执业单位:
中研科信工程咨询有限公司

建设单位:
晋江市池店镇人民政府

项目名称:
2025年晋江市池店镇新南社区老旧小区改造第一批
子项目名称
海丝景观小区改造

图名:
22#一层平面图

审定: 丛军英
项目负责人: 陈旭倪
专业负责人: 黄德志
审核: 魏军强
校对: 刘晨曦
设计: 赵祥森
制图: 赵祥森

工程编号: khr-qz2025-jg02
图别: 建施
图号: 10
日期: 2025.04
版本号: 第1版

注: 所有图例以版本号数字最大者为最终版本并以此为准。