


| | | | | | |
|-----|----|----|-----|----|----|
| 专业 | 姓名 | 日期 | 专业 | 姓名 | 日期 |
| 暖通 | | | 暖通 | | |
| 电气 | | | 电气 | | |
| 给排水 | | | 给排水 | | |

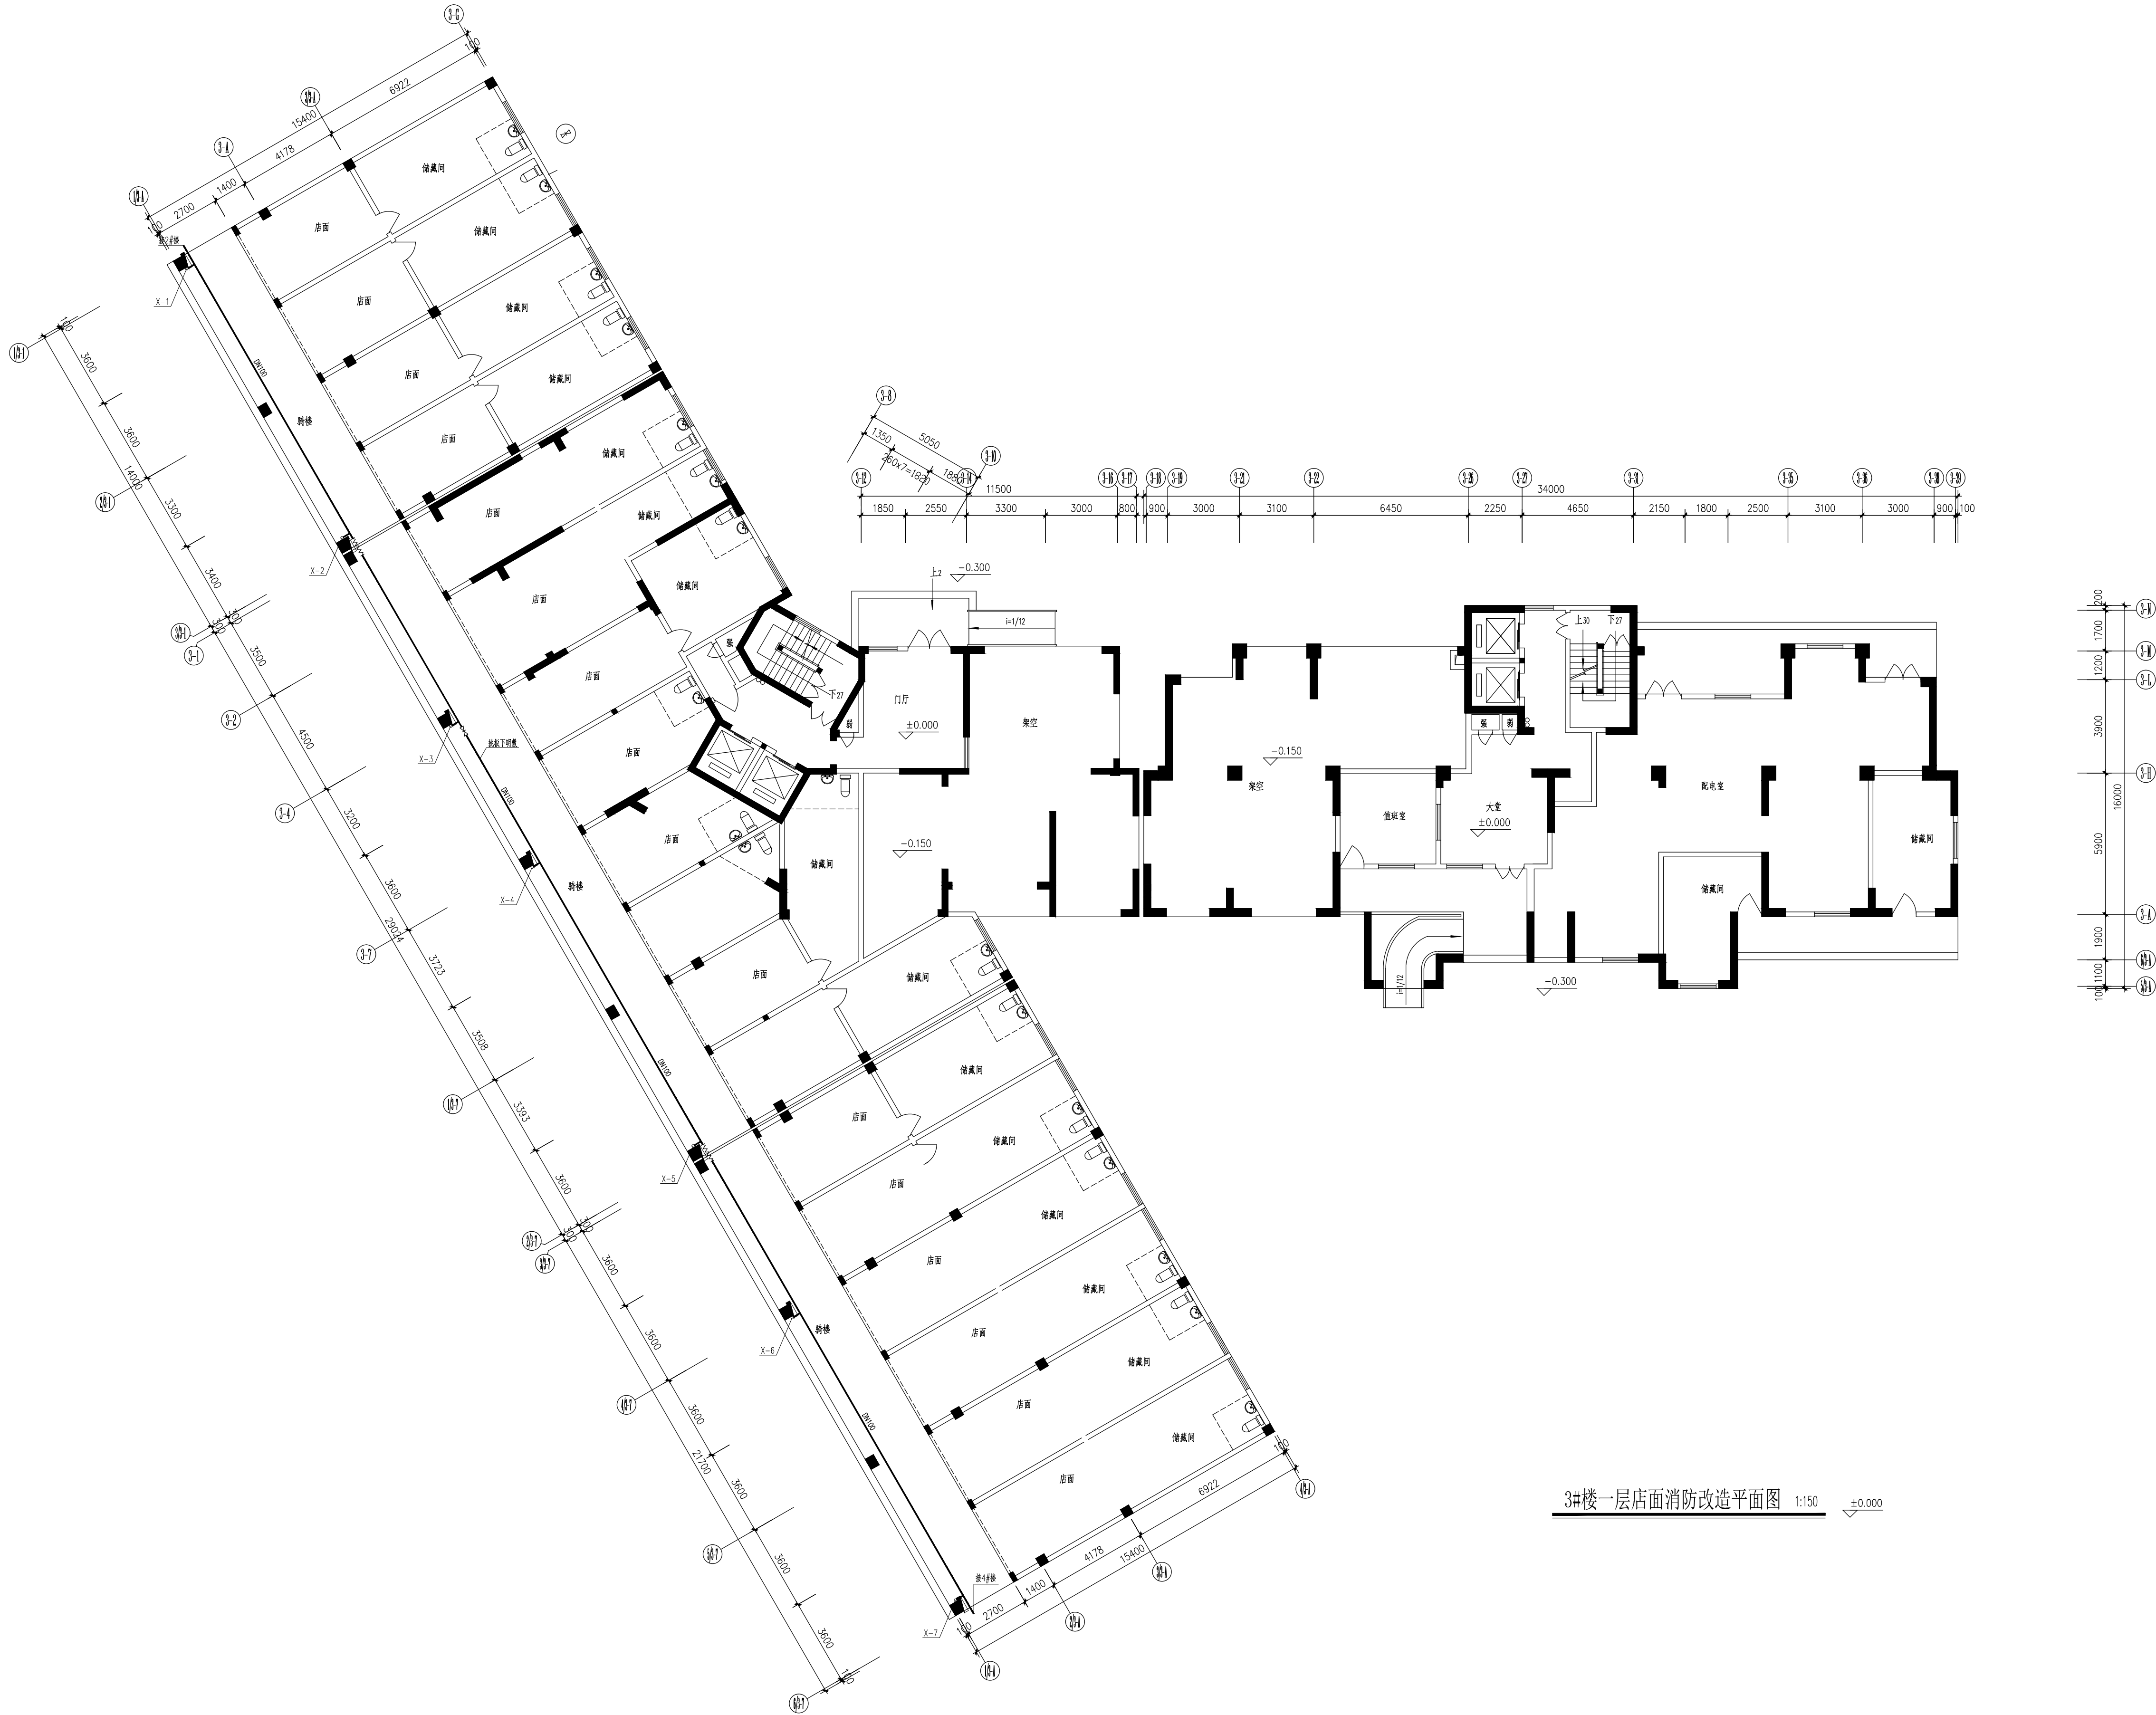

3#楼一层店面消防改造平面图 1:150 ±0.000

CS
SN

中科科航

全过程工程咨询服务商

中科科航工程设计有限公司
建筑行业（建筑工程）甲级
风景园林工程设计专项甲级
公路行业（公路）专业乙级
证书编号：A151010761
市政行业（桥梁工程、道路工程、给水工程、排水工程）专业乙级；
证书编号：A251010768

备注：
1. 本图纸若未加盖本公司由图章者，均属无效图纸，本公司不予承认，并禁止在施工中使用。
2. 本图纸中若出现使用笔（刀）具在图上直接进行删写涂改的行为，均不是本公司设计人员所为，本公司不予负责。
3. 本公司拥有本图纸的法定知识产权，任何单位或个人未经授权，不得使用本图纸（包括电子文件）进行施工或进行套用、复制、传播、出版。
4. 本图纸的最终解释权归本公司所有。

施工图审查批准单位：

施工图审查批准证书号：

四川省建设工程设计出图专用章
图章专用章
中科科航工程设计有限公司
资质等级范围：工程设计建筑行业（建筑工程）甲级
工程设计风景园林工程专项甲级；工程设计公路行业公路专业乙级
资质证书编号：A151010761 有效期至：2027年09月28日

中华人民共和国一级注册建筑师
姓名：陈旭侃
注册号：5101076-018
有效期：至2025年9月

注册执业印章：

建设单位：
晋江市池店镇人民政府

项目名称：

2025年晋江市池店镇桥南社区老旧小区改造第一批次

子项目名称
海丝景城小区改造

图名：
3#楼一层店面消防改造平面图

| | | |
|-------|-----|-----|
| 审定 | 罗雨 | 肖西 |
| 项目负责人 | 陈旭侃 | 陈旭侃 |
| 专业负责人 | 宋玉文 | 宋玉文 |
| 审核 | 肖婷 | 肖婷 |
| 校对 | 宋玉文 | 宋玉文 |
| 设计 | 彭小凯 | 彭小凯 |
| 制图 | 彭小凯 | 彭小凯 |

| | |
|------|----------------|
| 工程编号 | kh-qz2025-jg02 |
| 图别 | 水施 |
| 图号 | 05 |
| 日期 | 2025.04 |
| 版本号 | 第1版 |

注：所有图纸以版本号数字最大者为最终版本并以此为准。