


专业	姓名	日期	专业	姓名	日期
暖通			电气		
给排水			暖通		
结构			电气		
暖通			暖通		
暖通			暖通		

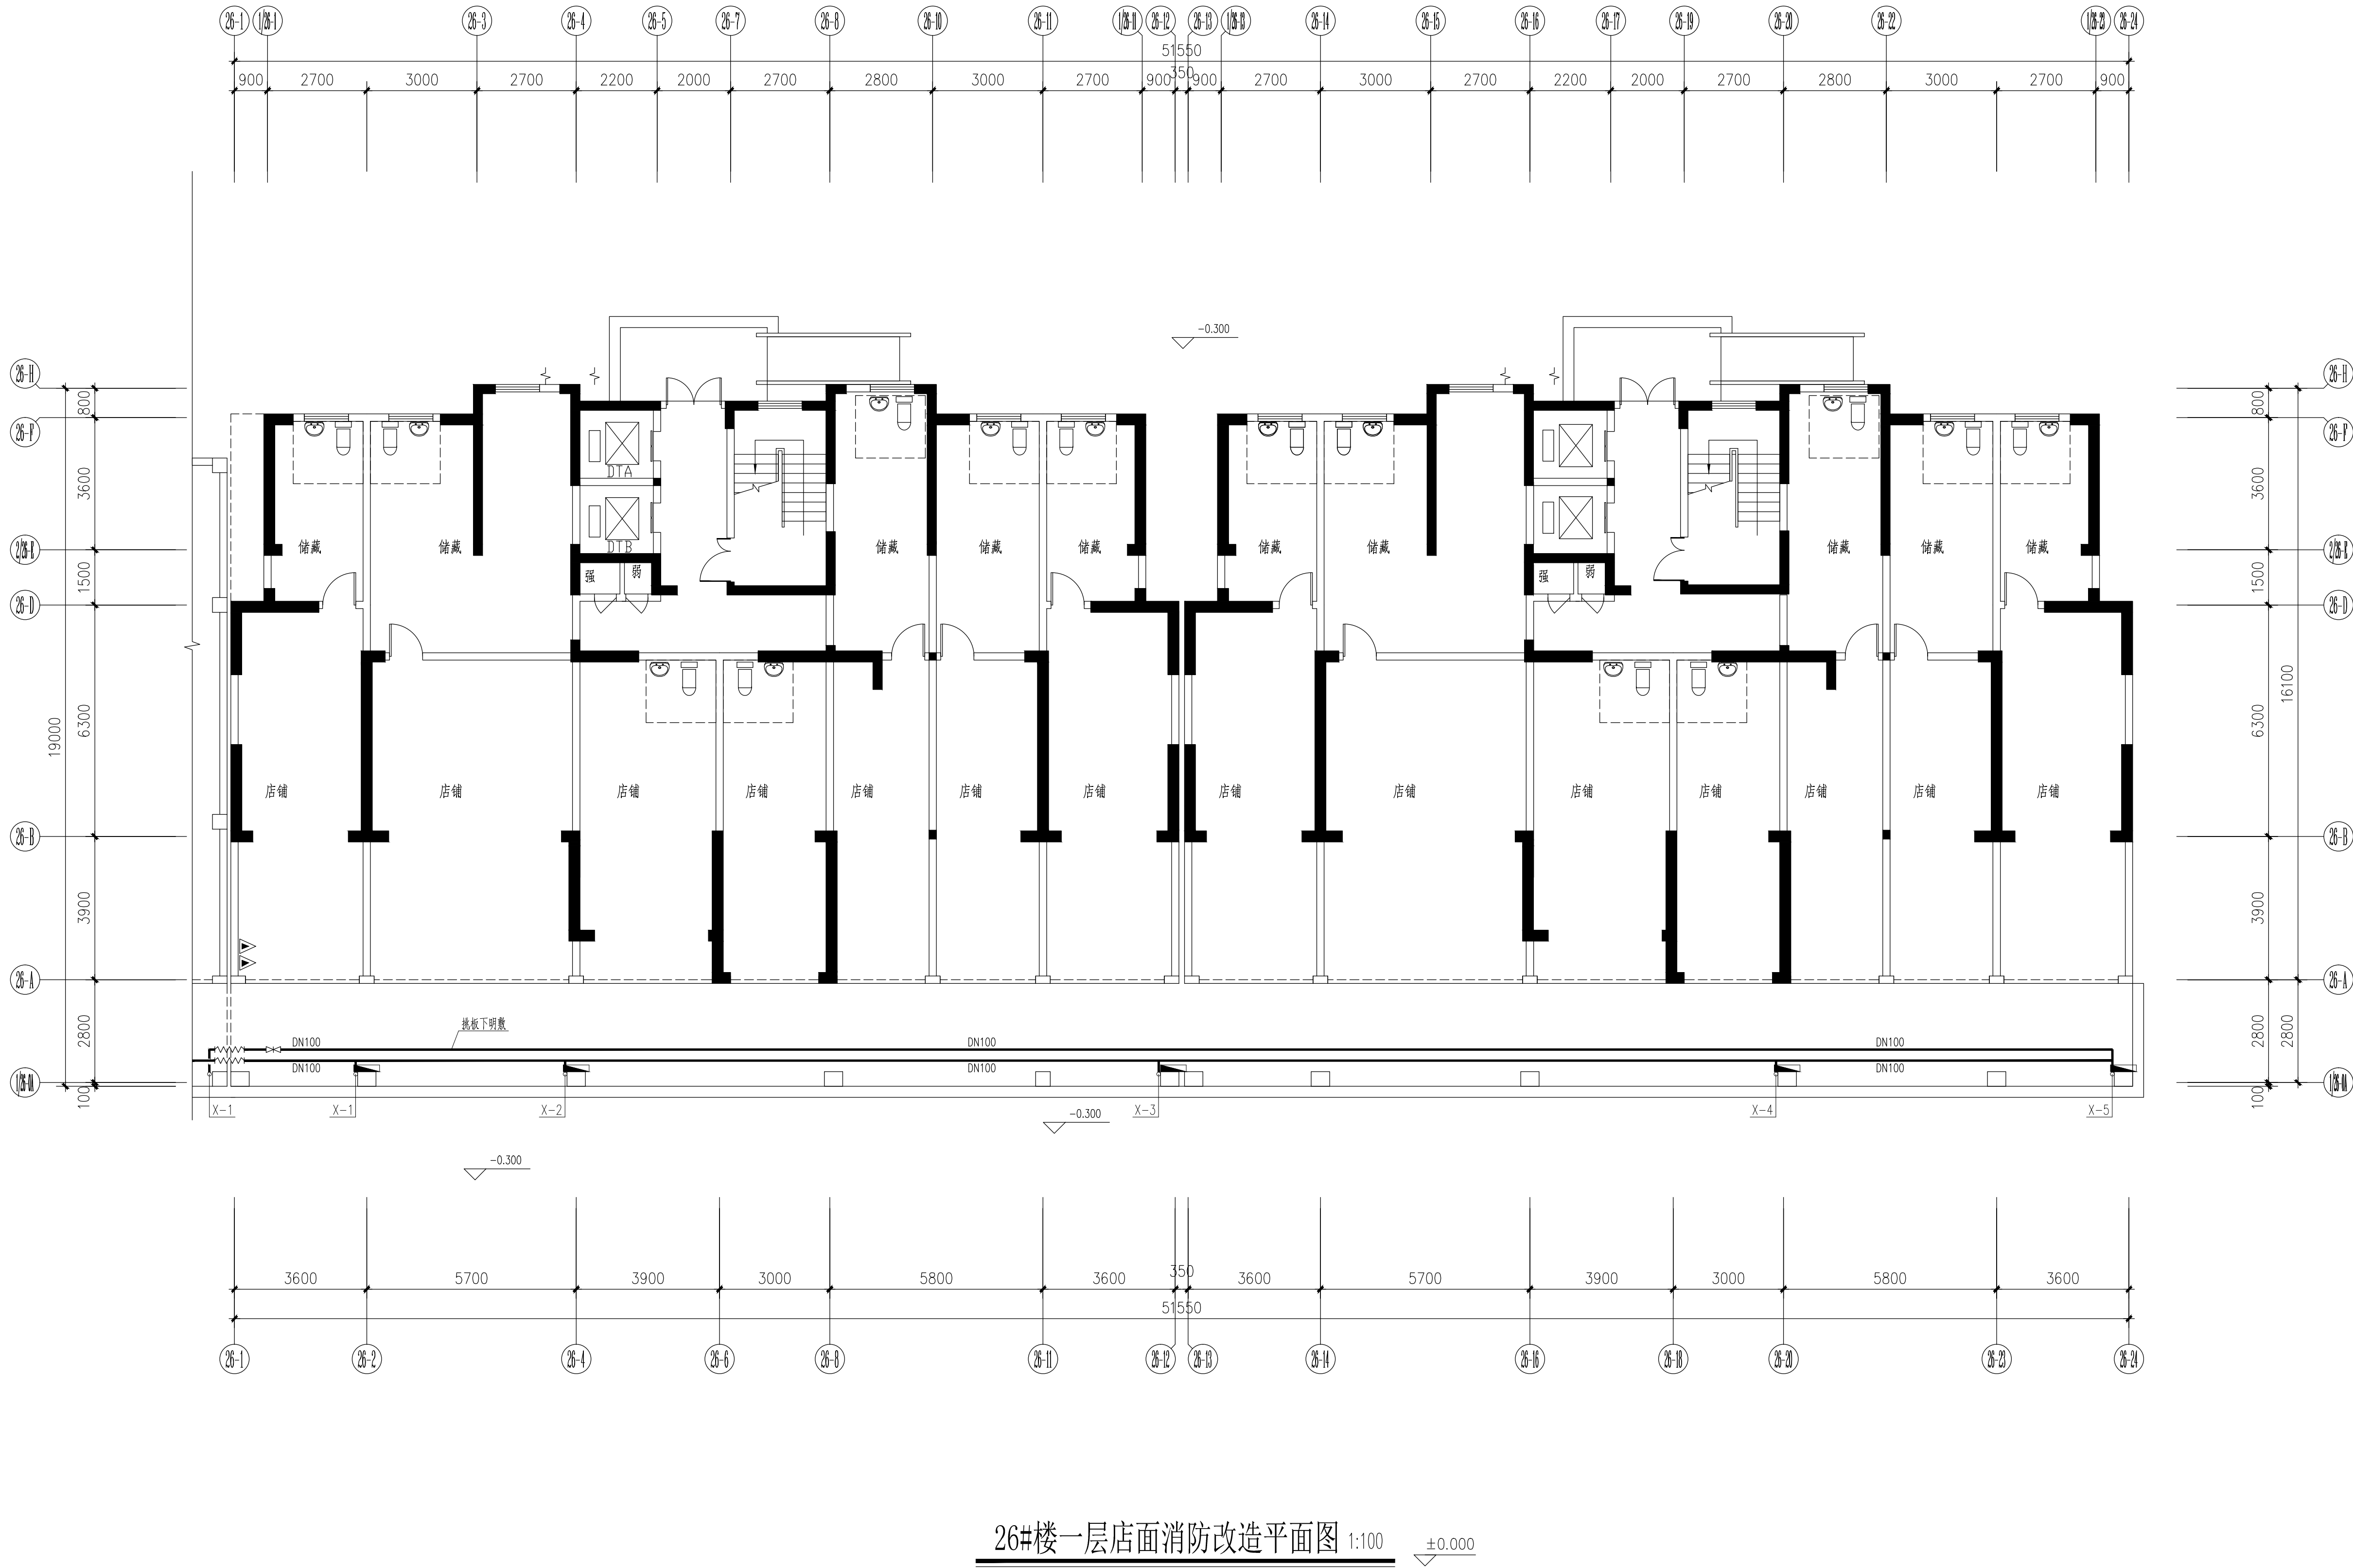

26#楼一层店面消防改造平面图 1:100

CS

SN

中科科航

全过程工程咨询服务商

中科科航工程设计有限公司  
建筑行业（建筑工程）甲级  
风景园林工程设计专项甲级  
公路行业（公路）专业乙级  
证书编号：A151010761  
市政行业（桥梁工程、道路工程、给水工程、排水工程）专业乙级；  
证书编号：A251010768

备注：  
1. 本图纸若未加盖本公司出图章，则属无效图纸，本公司不予承认，并禁止在施工现场使用。  
2. 本图纸中若出现使用笔（刀）具在蓝图上直接进行删改的行为，均不是本公司设计人员所为，本公司不予负责。  
3. 本公司拥有本图纸的法定知识产权，任何单位或个人未经授权，不得使用本图纸（包括电子文件）进行施工或进行复制、传播、出版。  
4. 本图纸的最终解释权归本公司所有。

施工图审查批准单位：

施工图审查批准证书号：

四川省建设工程设计出图专用章  
四川科航工程设计有限公司  
资质证书范围：工程设计建筑行业（建筑工程）甲级  
工程设计风景园林工程专项甲级；工程设计公路行业公路专业乙级  
资质证书编号：A151010761 有效期至：2027年09月28日

中华人民共和国一级注册建筑师  
姓名：陈旭侃  
注册号：5101076-018  
有效期至：至2025年9月

注册执业印章：

建设单位：  
晋江市池店镇人民政府

项目名称：  
2025年晋江市池店镇桥南社区老旧小区改造第一批次

子项目名称  
海丝景城小区改造

图名：  
26#楼一层店面消防改造平面图

审定	罗雨	肖雨
项目负责人	陈旭侃	陈旭侃
专业负责人	宋玉文	宋玉文
审核	肖婷	肖婷
校对	宋玉文	宋玉文
设计	彭小凯	彭小凯
制图	彭小凯	彭小凯

工程编号

kh-qz2025-jg02

图别

水施

图号

17

日期

2025.04

版本号

第1版

注：所有图纸以版本号数字最大者为最终版本并以此为准。