


专业	姓名	日期	专业	姓名	日期
暖通			电气		
给排水			暖通		
结构			电气		
给排水			暖通		

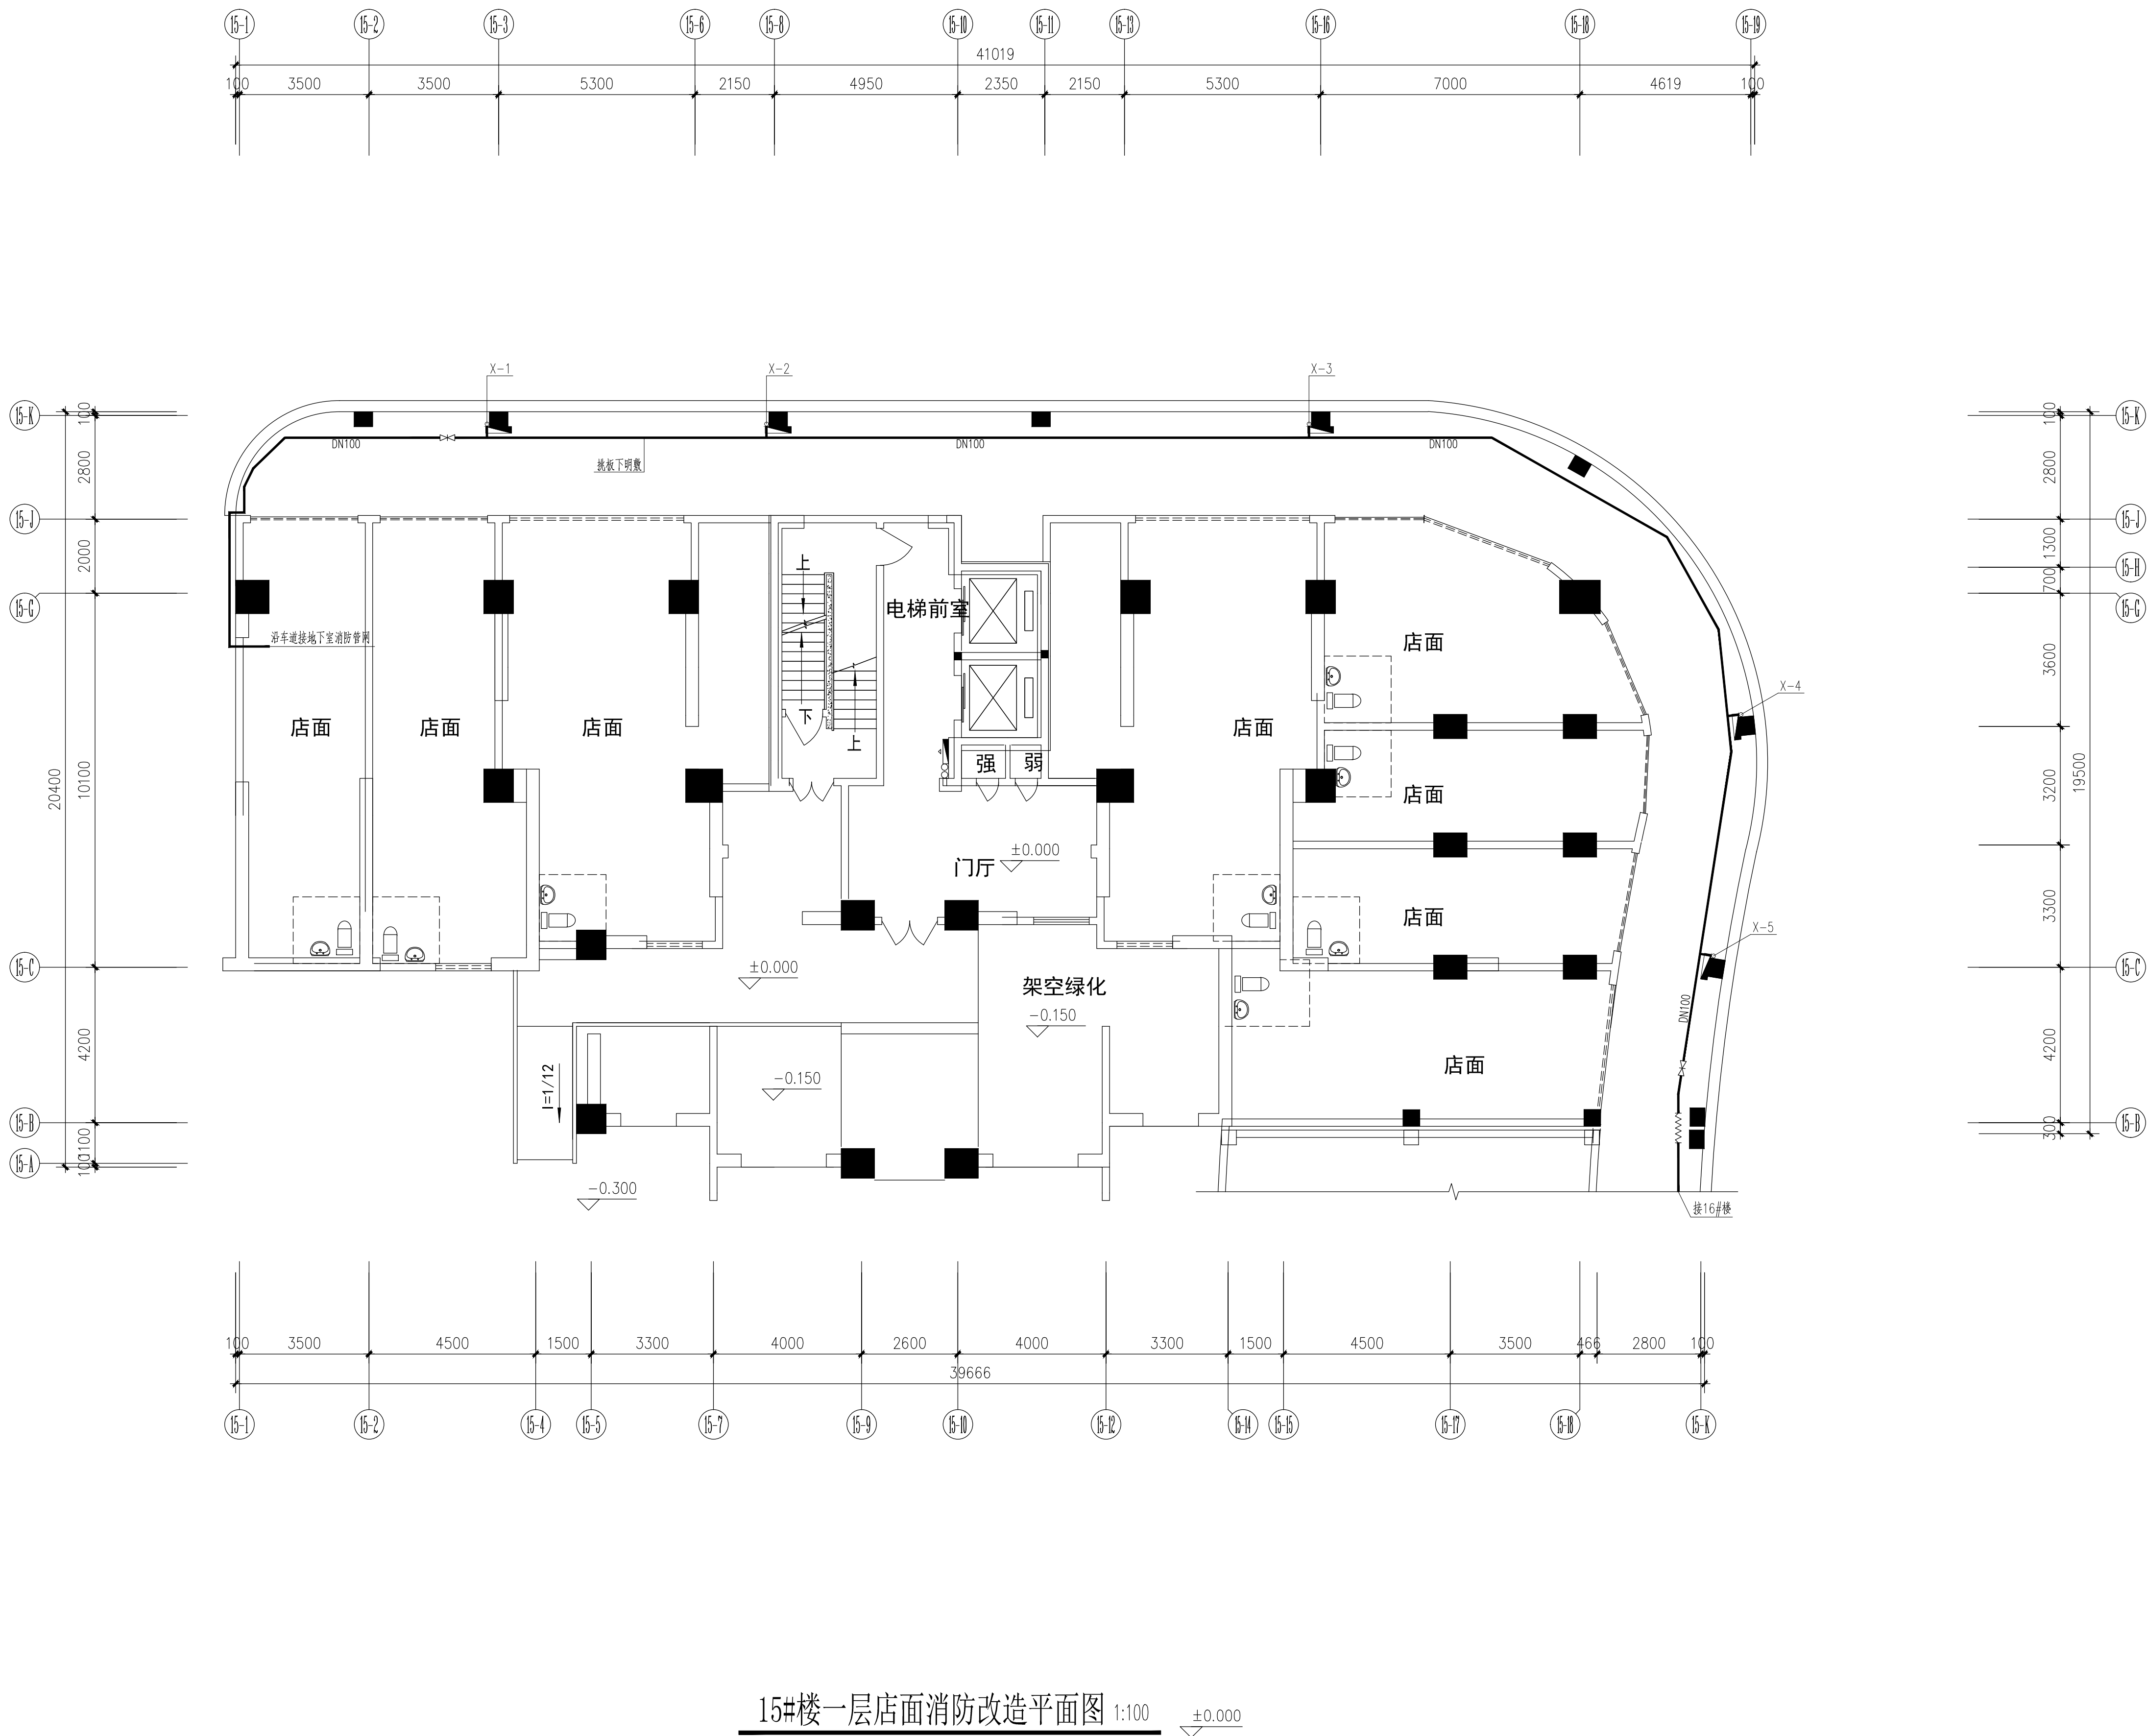

CS

SN

中科科航

全过程工程咨询服务商

中科科航工程设计有限公司

建筑行业（建筑工程）甲级

风景园林工程设计专项甲级

公路行业（公路）专业乙级

证书编号：A151010761

市政行业（桥梁工程、道路工程、给水工程、排水工程）专业乙级；

证书编号：A251010768

备注：

1. 本图纸若未加盖本公司由图章资质章，则属无效图纸，本公司不予承认，并禁止在施工中使用。

2. 本图纸中若出现使用笔（刀）具在图上直接进行删改涂改的行为，均不是本公司设计人员所为，本公司不予负责。

3. 本公司拥有本图纸的法定知识产权，任何单位或个人未经授权，不得使用本图纸（包括电子文件）进行施工或进行套图、复制、传播、出版。

4. 本图纸的最终解释权归本公司所有。

施工图审查批准单位：

施工图审查批准证书号：

四川省建设工程设计出图专用章

四川省建设工程设计有限公司

资质等级范围：工程设计建筑行业（建筑工程）甲级

工程设计风景园林工程专项甲级；工程设计公路行业公路专业乙级

资质证书编号：A151010761 有效期至：2027年09月28日

中华人民共和国一级注册建筑师

姓名：陈旭侃

注册号：5101076-018

有效期：至2025年9月

注册执业印章：

建设单位：

晋江市池店镇人民政府

项目名称：

2025年晋江市池店镇桥南社区老旧小区改造第一批次

子项目名称

海丝景城小区改造

图名：

15#楼一层店面消防改造平面图

审定

罗雨

肖西

项目负责人

陈旭侃

陈旭侃

专业负责人

宋玉文

宋玉文

审核

肖婷

肖婷

校对

宋玉文

宋玉文

设计

彭小凯

彭小凯

制图

彭小凯

彭小凯

工程编号

kh-qz2025-jg02

图别

水施

图号

18

日期

2025.04

版本号

第1版

注：所有图纸以版本号数字最大者为最终版本并以此为准。