
 


专业	姓名	日期	专业	姓名	日期
暖通			电气		
给排水			暖通		
给排水			暖通		

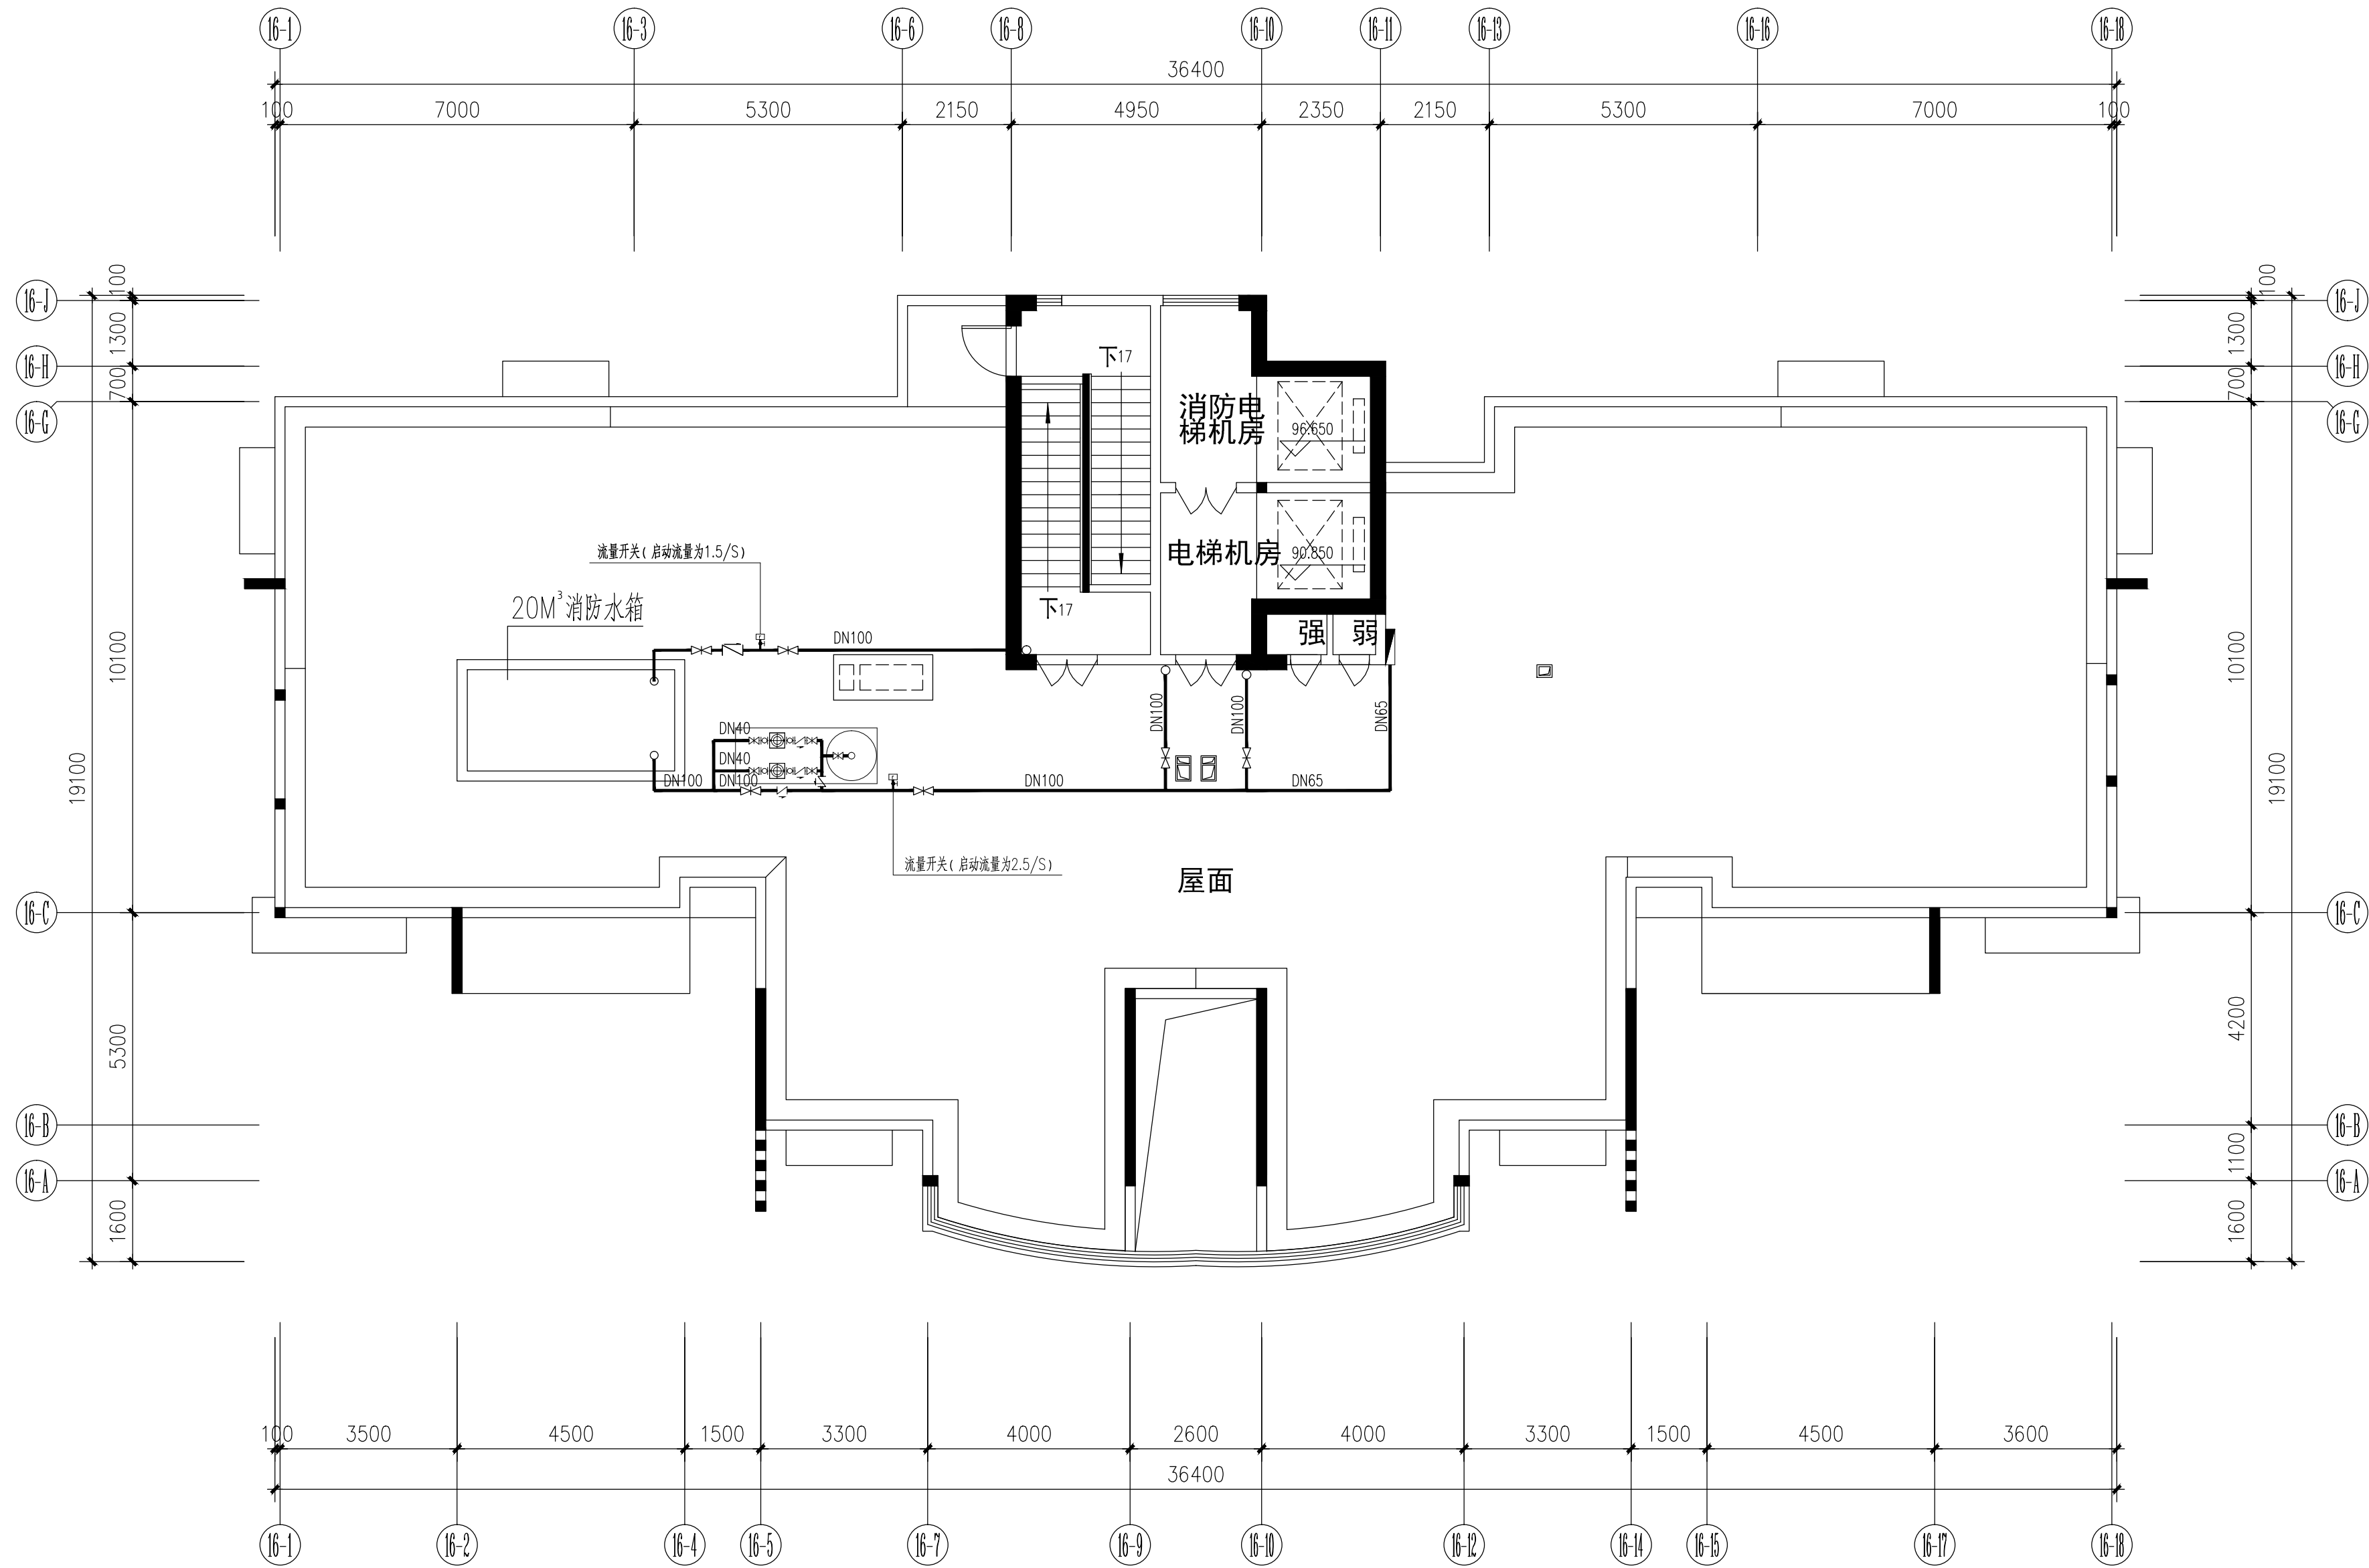


16#楼屋面消防改造平面图 1:100



消防稳压泵主要设备表

编号	名称	规格型号	数量	单位	备注
①	消防稳压增压稳压设备	稳压泵(WH3)-1~2.0-20-40L(Q=2.0L/s,H=20m,N=1.1kW) 主设稳压泵气压罐50L,80000.6 V=150L 总稳压泵为0.18MPa,稳压泵为0.25MPa	2	台	一用一备



中科科航
全过程工程咨询服务商

中科科航工程设计有限公司
建筑行业（建筑工程）甲级
风景园林工程设计专项甲级
公路行业（公路）专业乙级
证书编号：A151010761
市政行业（桥梁工程、道路工程、给水工程、排水工程）专业乙级；
证书编号：A251010768

备注：
1. 本图纸若未加盖本公司由图章，则属无效图纸，本公司不予承认，并禁止在施工中使用。
2. 本图纸中若出现使用笔（刀）具在图上直接进行删改的行为，均不是本公司设计人员所为，本公司不予负责。
3. 本公司拥有本图纸的法定知识产权，任何单位或个人未经授权，不得对本图纸（包括电子文件）进行施工或进行复制、复制、传播、出版。
4. 本图纸的最终解释权归本公司所有。

施工图审查批准单位：

施工图审查批准证书号：

四川省建设工程设计出图专用章
中科科航工程设计有限公司
资质等级范围：工程设计建筑行业（建筑工程）甲级
工程设计风景园林工程专项甲级；工程设计公路行业公路专业乙级
资质证书编号：A151010761 有效期至：2027年09月28日

中华人民共和国一级注册建筑师
姓名：陈旭侃
注册号：5101076-018
有效期至：至2025年9月

注册执业印章：

建设单位：
晋江市池店镇人民政府
项目名称：
2025年晋江市池店镇桥南社区老旧小区改造第一批次
子项目名称
海丝景城小区改造
图名：
16#楼屋面消防改造平面图

审定	罗雨	肖雨
项目负责人	陈旭侃	陈旭侃
专业负责人	宋玉文	宋玉文
审核	肖婷	肖婷
校对	宋玉文	宋玉文
设计	彭小凯	彭小凯
制图	彭小凯	彭小凯
工程编号	kh-qz2025-jg02	
图别	水施	
图号	23	
日期	2025.04	
版本号	第1版	

注：所有图纸以版本号数字最大者为最终版本并以此为准。