


专业	姓名	职称	日期
建筑	陈旭倪	注册建筑师	
结构	丛军英	注册结构师	
给排水	黄德志	注册给排水工程师	
暖通	魏军强	注册暖通工程师	
电气	刘晨曦	注册电气工程师	
园林	赵祥森	注册园林工程师	
其他	赵祥森	注册其他专业工程师	

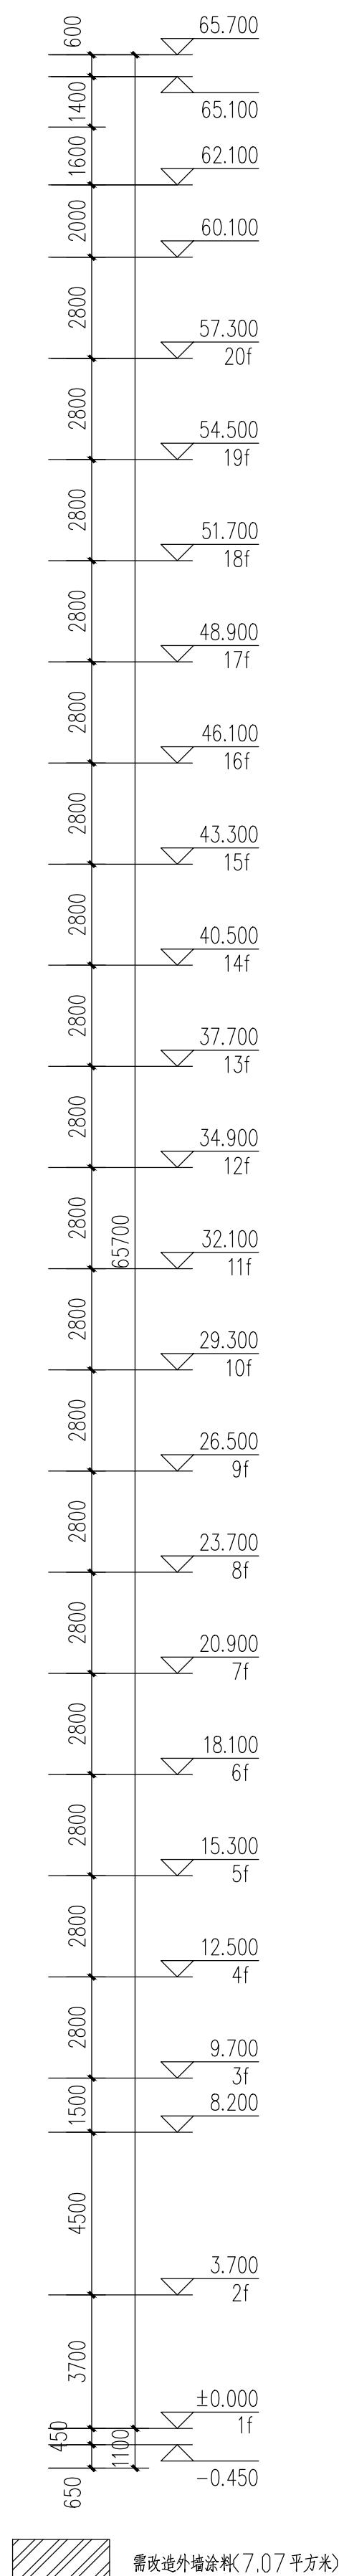

CS

SN

中

科

科

航

全过程工程咨询服务商

中科利航工程设计有限公司

建筑行业（建筑工程）甲级

风景园林工程设计专项甲级

公路行业（公路）专业乙级

证书编号：A151010761

市政行业（桥隧工程、道路工程、给水工程、排水工程）专业乙级

证书编号：A251010768

备注：

1. 本图纸若未加盖本公司的出图章，则属无效图纸，本公司不予承认，并禁止在施工现场使用。

2. 本图纸中若出现使用他人（如）在本图上直接进行复制或修改的行为，均不是本公司设计人员所为，本公司不予负责。

3. 本公司拥有本图纸的法定知识产权，任何单位或个人未经授权，不得擅自使用本图纸（包括电子文件）进行施工或进行复制、翻印、传播出版。

4. 本图纸的最终解释权归本公司所有。

施工图审查批准等级：

施工图审查批准证书号：

图纸专用章：

四川省建设工程设计出图专用章

中

科

科

航

工程

设计

有限

公司

新

质

量

管

理

范

围

：工

程

设

计

建

筑

行

业

（建

筑

工

程

）甲

级

工

程

设

计

行

业

公

路

专

业

乙

级

注

册

证

书

编

号

：A151010761

有

效

期

至

：2027

年

09

月

28

日

注册建筑师

注

册

名

：陈

旭

倪

注

册

号

：5101076-018

有

效

期

至

：2025

年

9

月

建设单位：

晋江市池店镇人民政府

项目名称：

2025年晋江市池店镇桥南社区老旧小区改造第一批

子项目名称：

锦洲瑞苑小区改造

图名：

2#立面图二

审

定

丛

军

英

项

目

负

责

人

陈

旭

倪

专

业

负

责

人

黄

德

志

审

核

魏

军

强

校

对

刘

晨

曦

设

计

赵

祥

森

制

图

赵

祥

森

工程编号

kh-qz2025-jg02

图别

建施

图号

2-02

日期

2025.04

版本号

第1版

注：所有图纸以版本号数字最大者为最终版本并以此为准。