


工程名称	晋江市池店镇人民镇政府
建设单位	晋江市池店镇人民政府
设计单位	中核工程技术有限公司
项目负责人	陈旭侃
专业负责人	黄德志
审核	戴军强
校对	刘晨曦
设计	赵祥森
制图	赵祥森
工程编号	kt-qd2025-jd02
图别	建施
图号	D-01
日期	2025.04
版本号	第1版



中核工程技术有限公司
全过程工程咨询服务商

中核工程技术有限公司
建筑设计（建筑工程）甲级
风景园林工程设计专项甲级
公路行业（公路）专业乙级
资质证书编号：A151010761
市政行业（桥梁工程、道路工程、给水工程、排水工程）专业乙级
资质证书编号：A251010768

备注：
1. 本图仅供施工参考，不作为法律依据，最终以施工图为准。本公司不承担因施工不当造成的任何损失。
2. 本图仅供参考，不作为法律依据。凡在本图基础上进行设计或施工的行为，均须征得本公司设计人员的同意，本公司不承担责任。
3. 本公司对本图的设计及内容，任何单位和个人不得擅自复制或传播。如有违反，本公司将依法追究。
4. 本图仅供参考，不作为法律依据。凡在本图基础上进行设计或施工的行为，均须征得本公司设计人员的同意，本公司不承担责任。

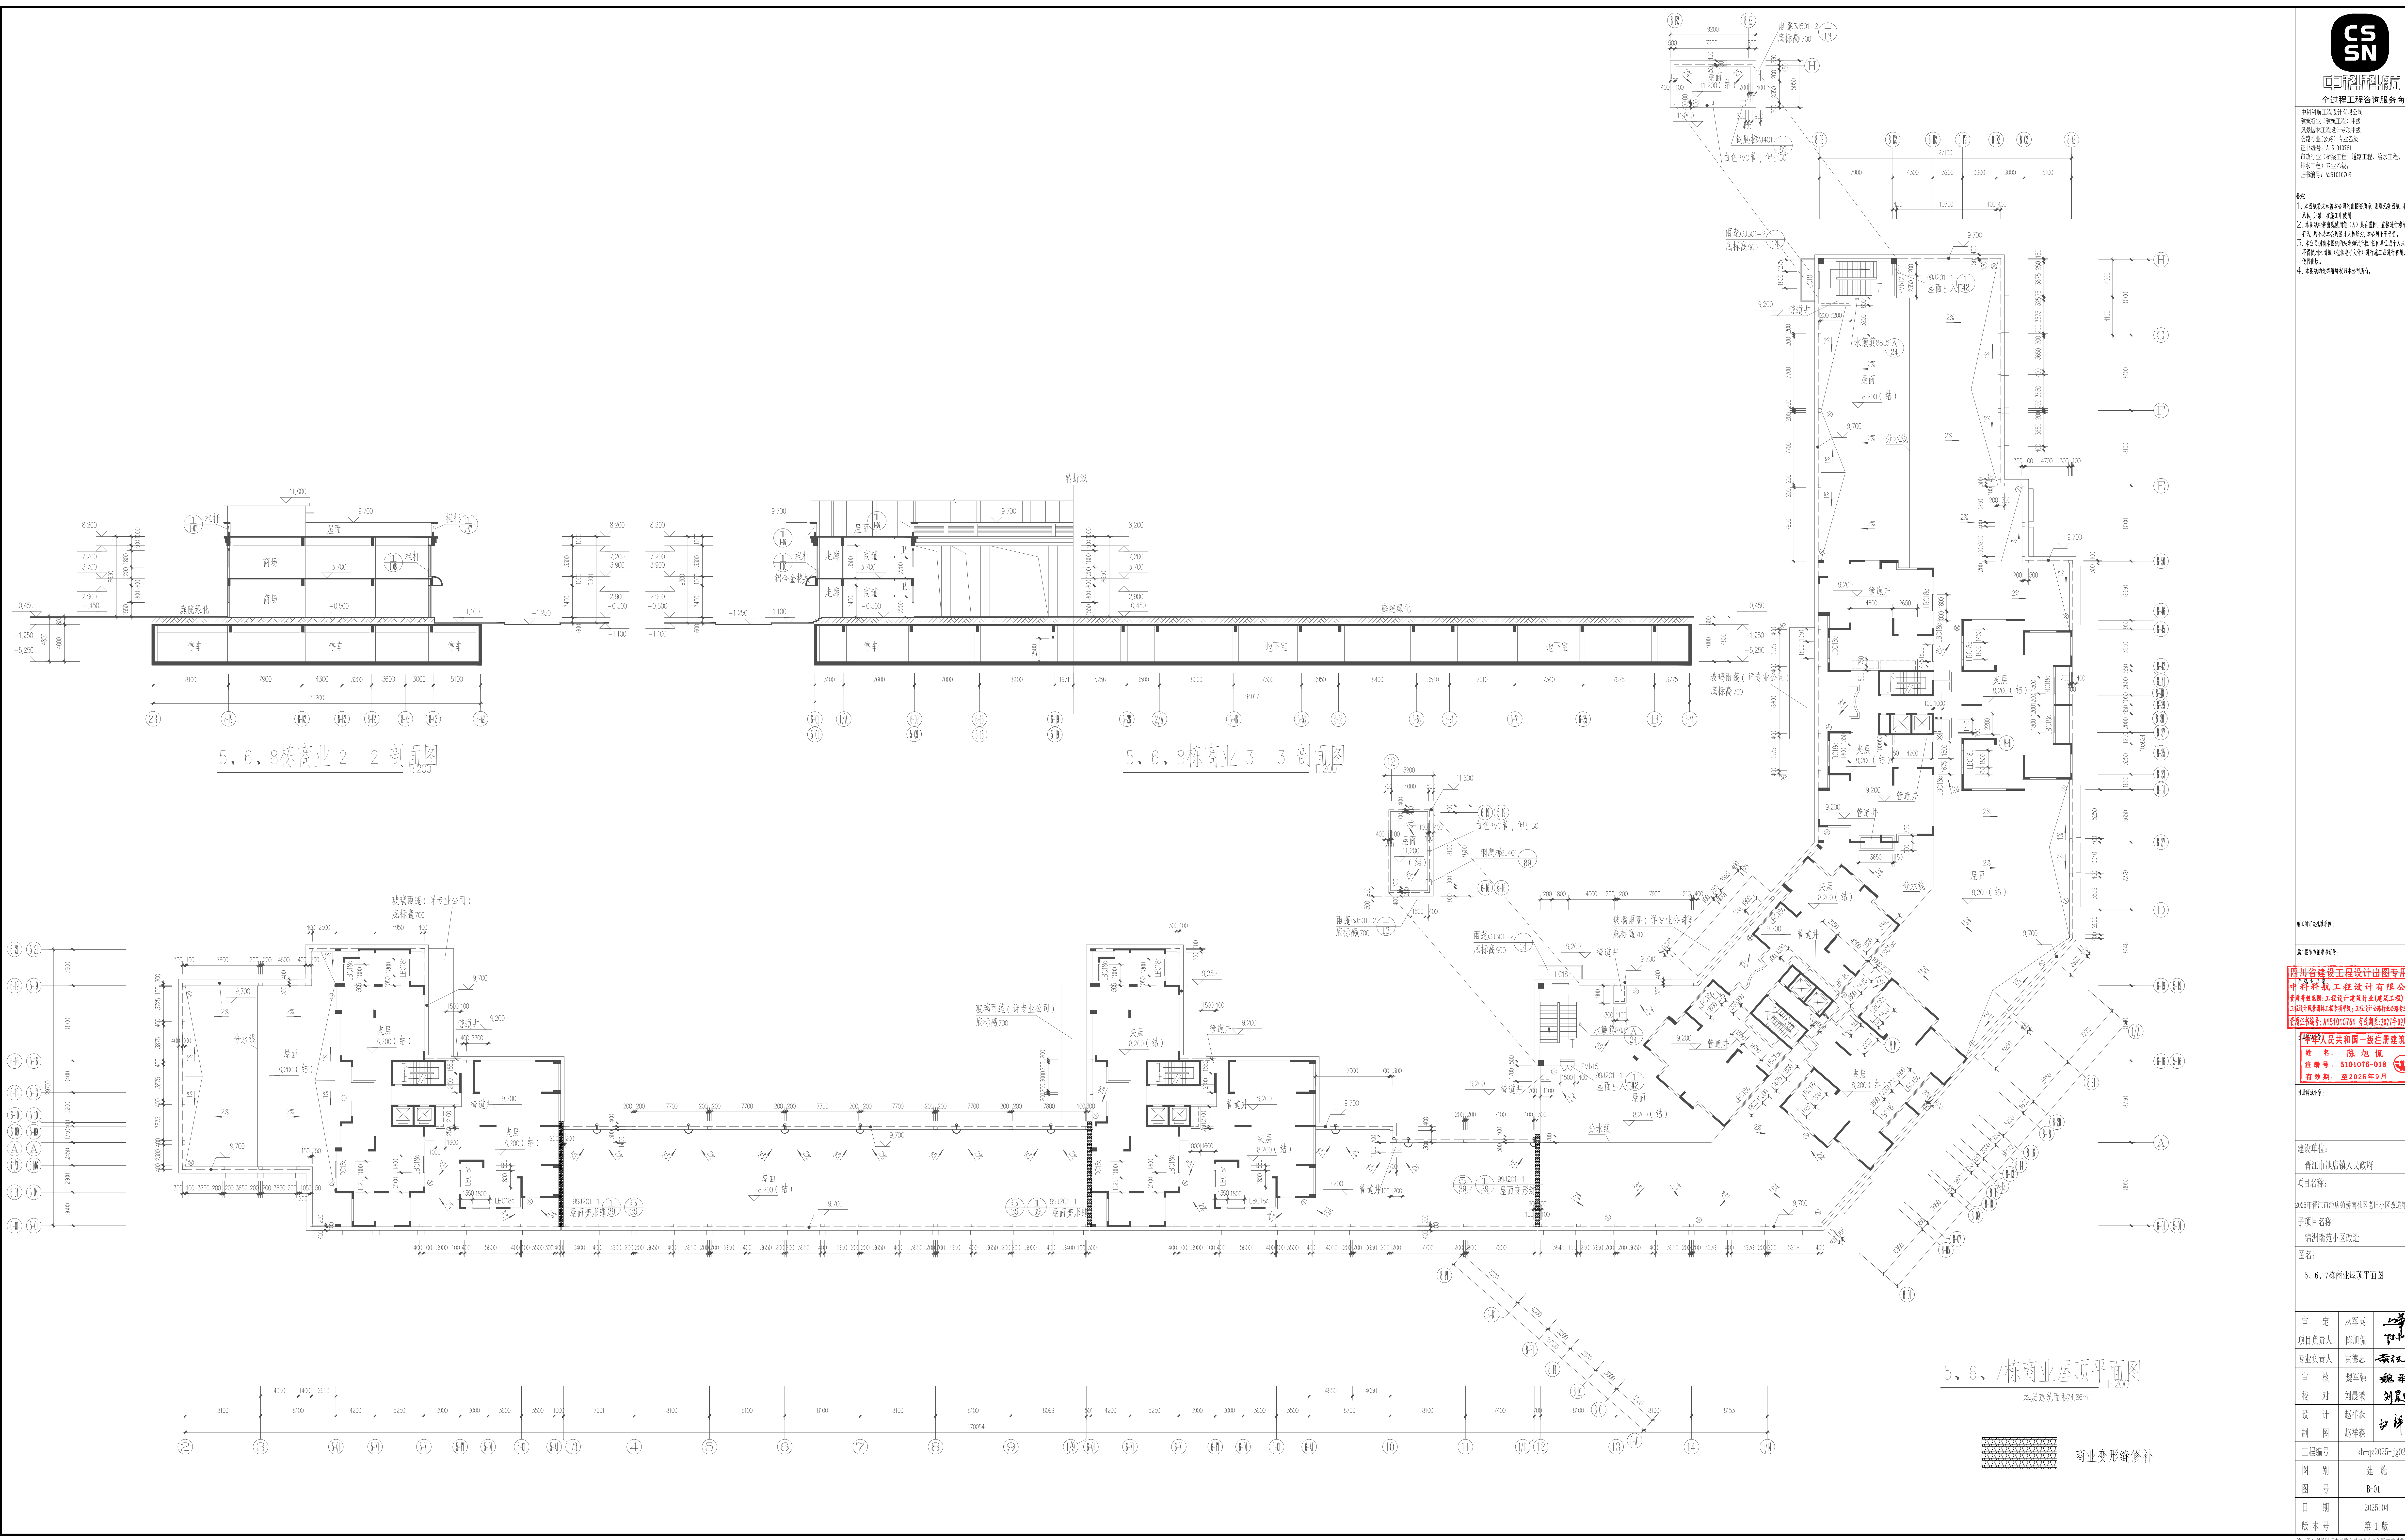

四川省建设工程勘察设计研究院有限公司
四川省建设工程勘察设计研究院有限公司
四川省建设工程勘察设计研究院有限公司
四川省建设工程勘察设计研究院有限公司
四川省建设工程勘察设计研究院有限公司

中华人民共和国一级注册建筑师
姓名：陈旭侃
注册号：5101076-018
有效期：至2026年9月

建设单位：
晋江市池店镇人民政府
项目名称：
2025年晋江市池店镇桥南社区老旧小区改造第一批
子项目名称：
施洲瑞苑小区改造
图名：
5、6、7栋商业屋顶平面图

审定：丛军英
项目负责人：陈旭侃
专业负责人：黄德志
审核：戴军强
校对：刘晨曦
设计：赵祥森
制图：赵祥森
工程编号：kt-qd2025-jd02
图别：建施
图号：D-01
日期：2025.04
版本号：第1版

注：所有图例以设计说明为准，未尽事宜以设计说明为准。