




专业	姓名	日期	专业	姓名	日期
建筑	陈旭倪		建筑	陈旭倪	
结构	陈旭倪		结构	陈旭倪	
给排水	陈旭倪		给排水	陈旭倪	
暖通	陈旭倪		暖通	陈旭倪	
电气	陈旭倪		电气	陈旭倪	
暖通	陈旭倪		暖通	陈旭倪	
电气	陈旭倪		电气	陈旭倪	

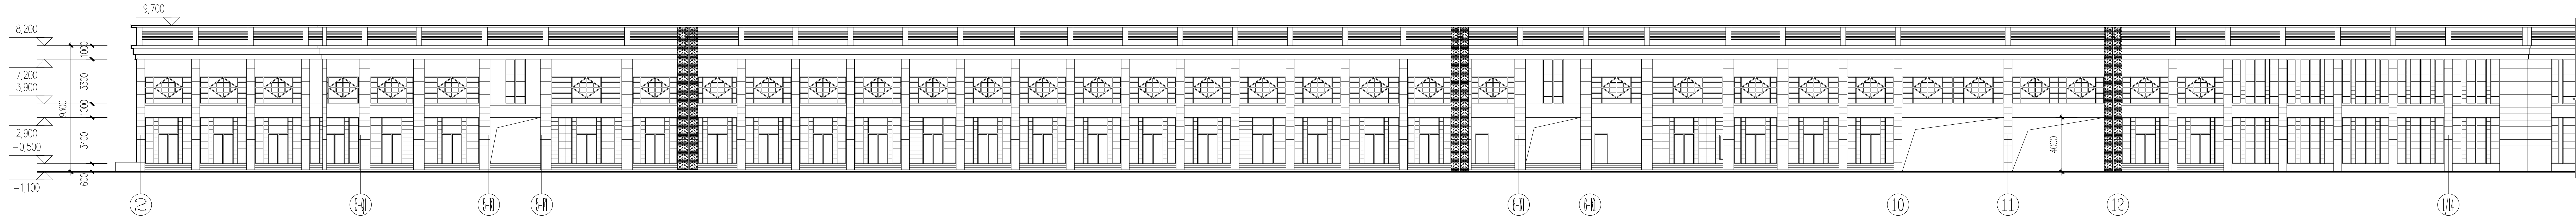


5、6、8栋商业②-⑭ 立面图

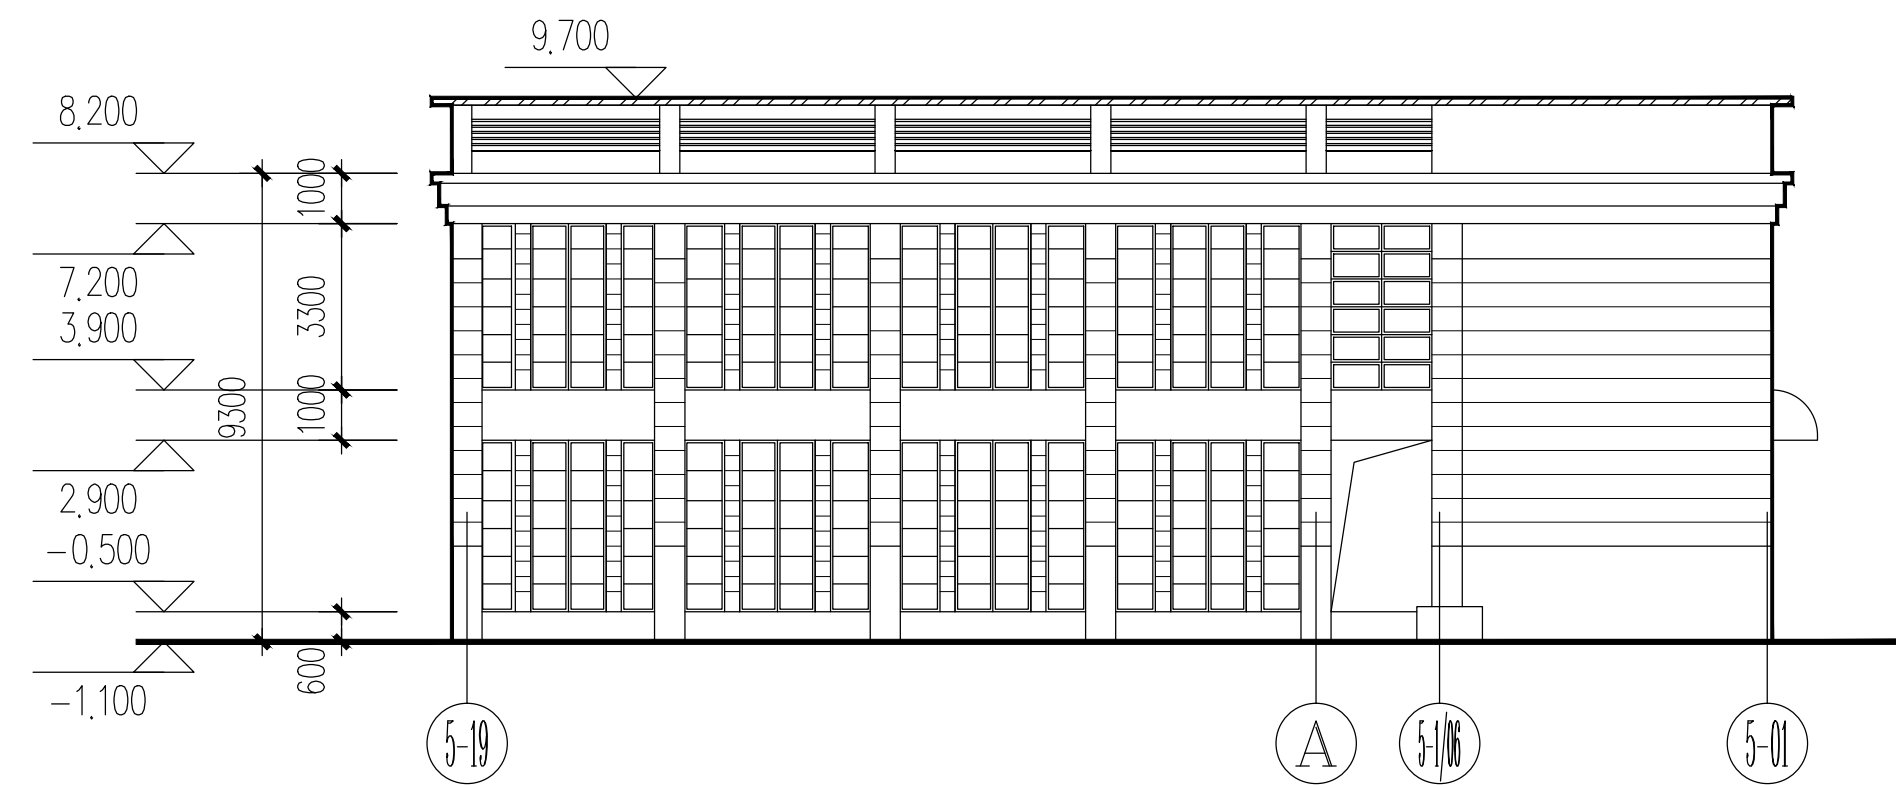


5、6、8栋商业⑤-⑩ 立面图

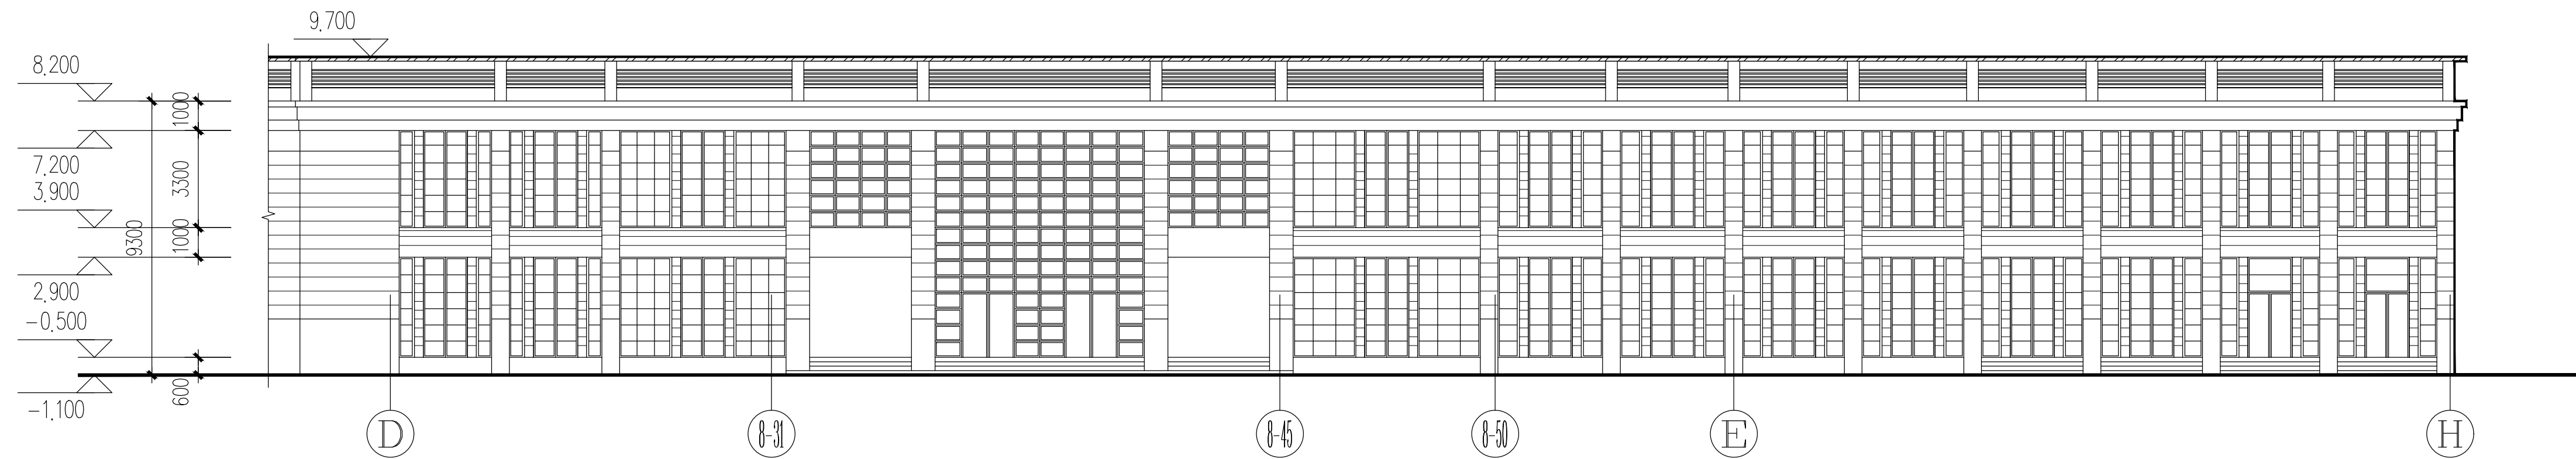


5、6、8栋商业④-⑧ 立面图

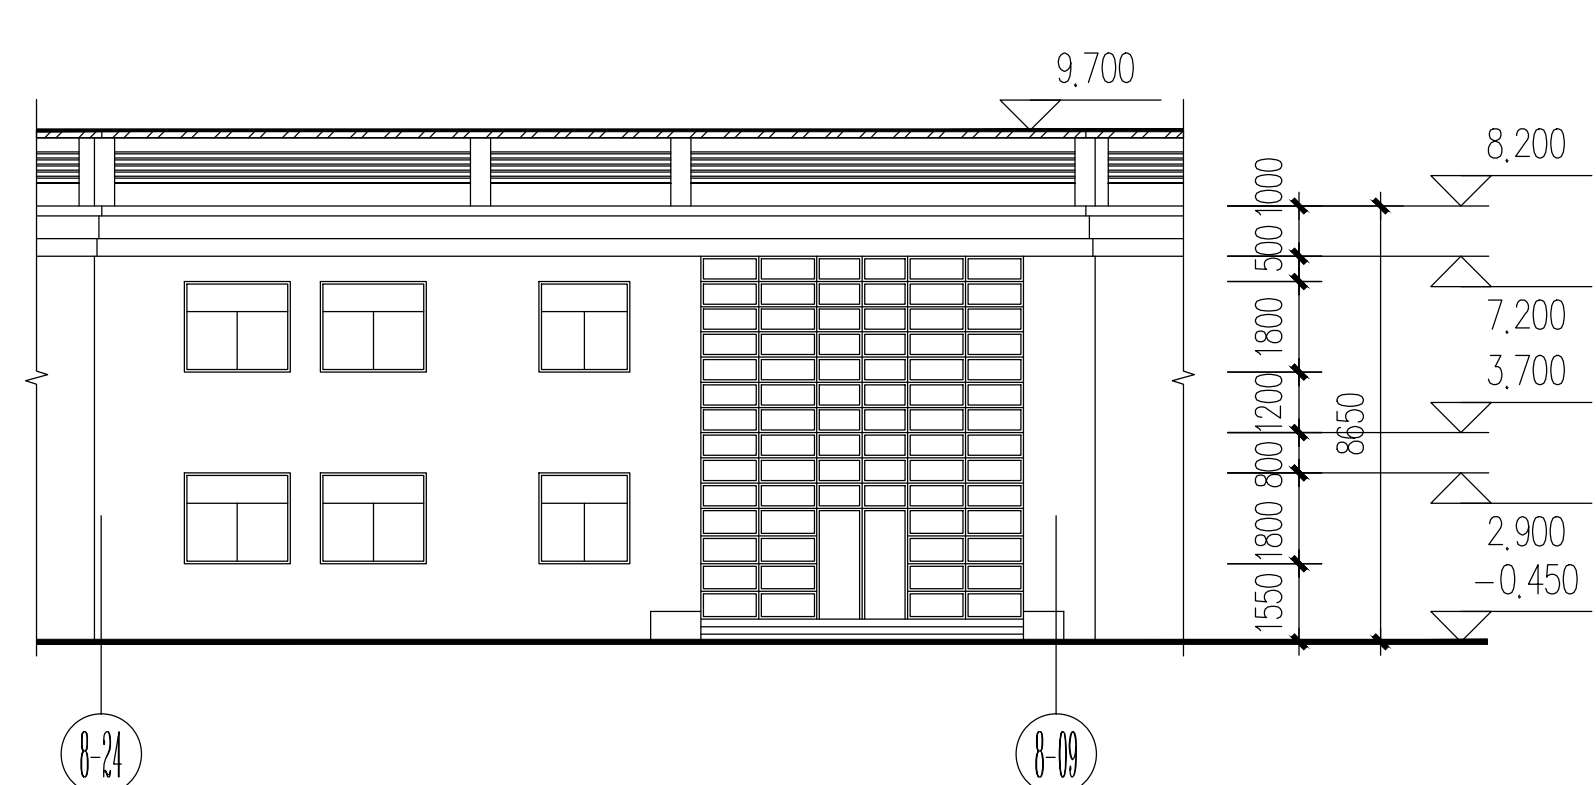


5、6、8栋商业⑫-⑭ 立面图

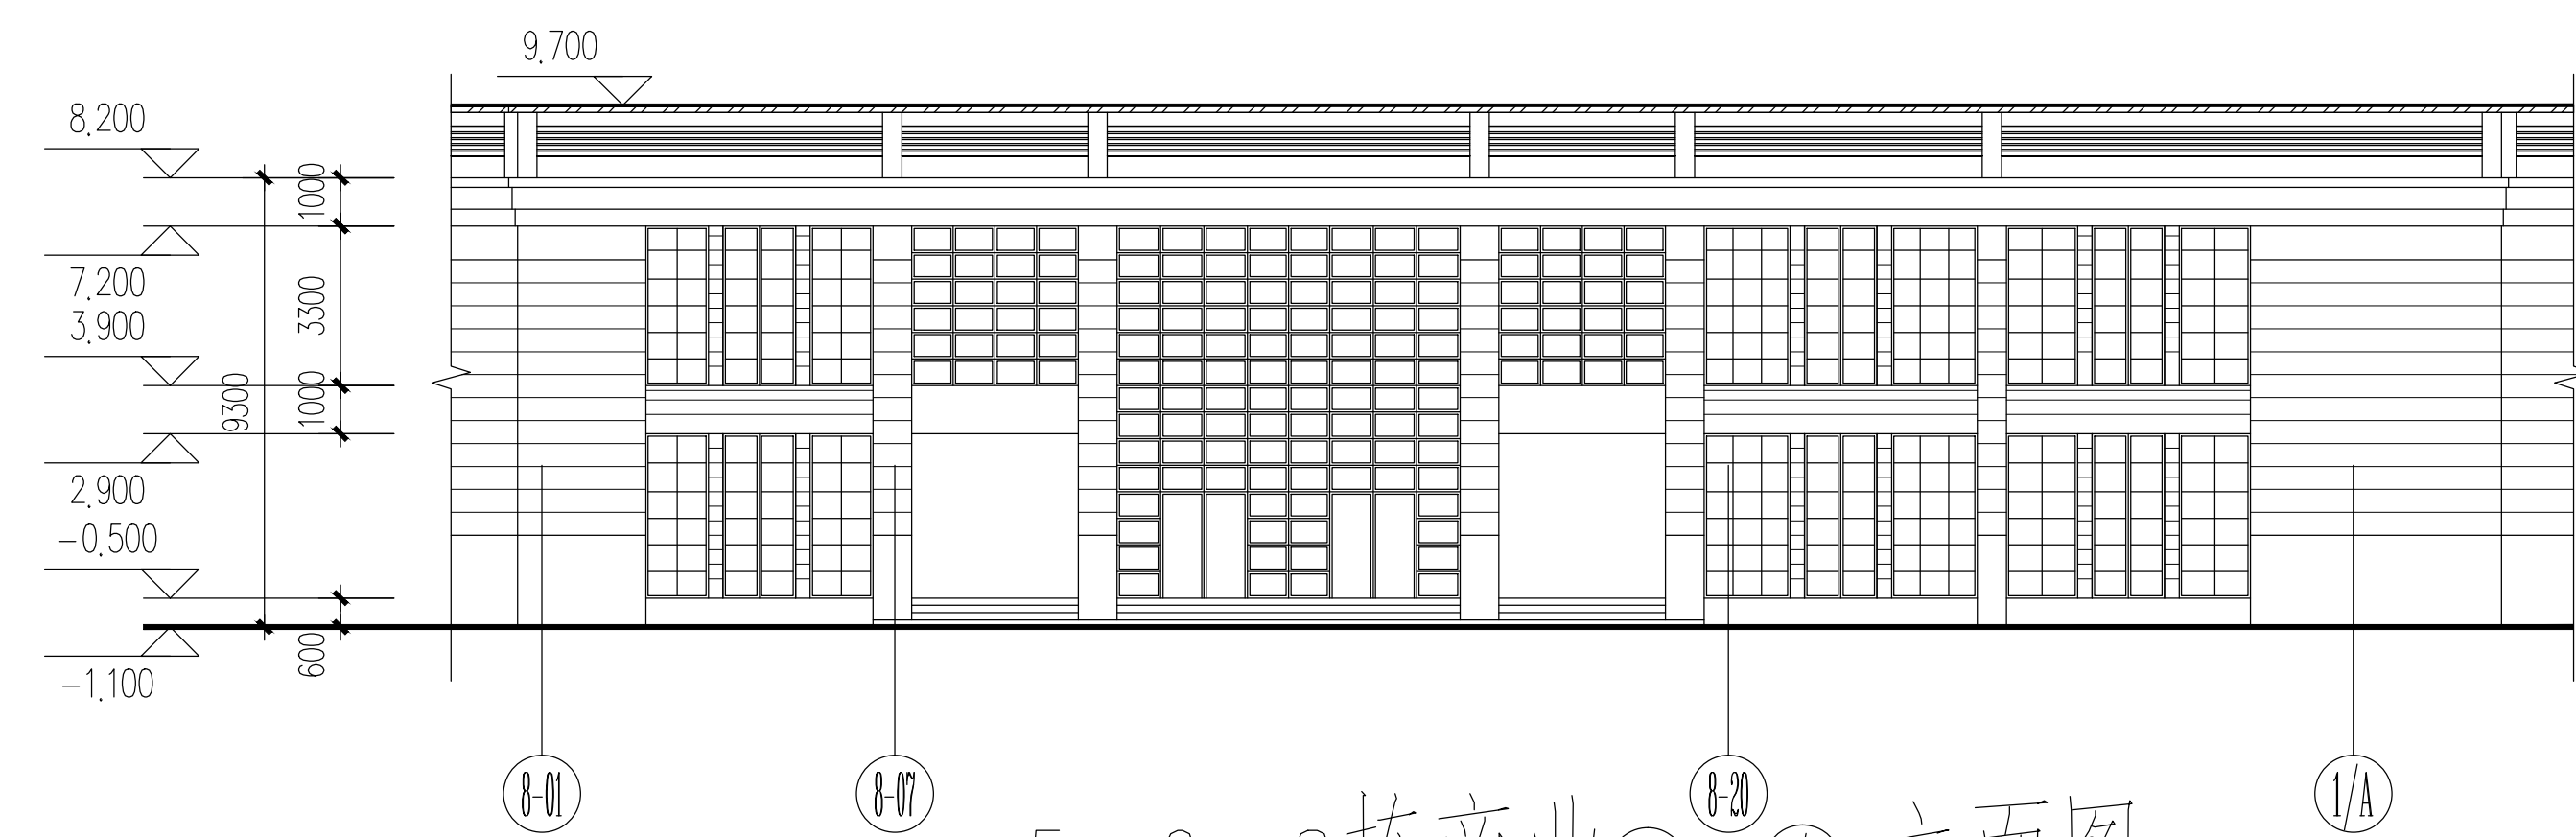

5、6、8栋商业⑧-⑪ 立面图

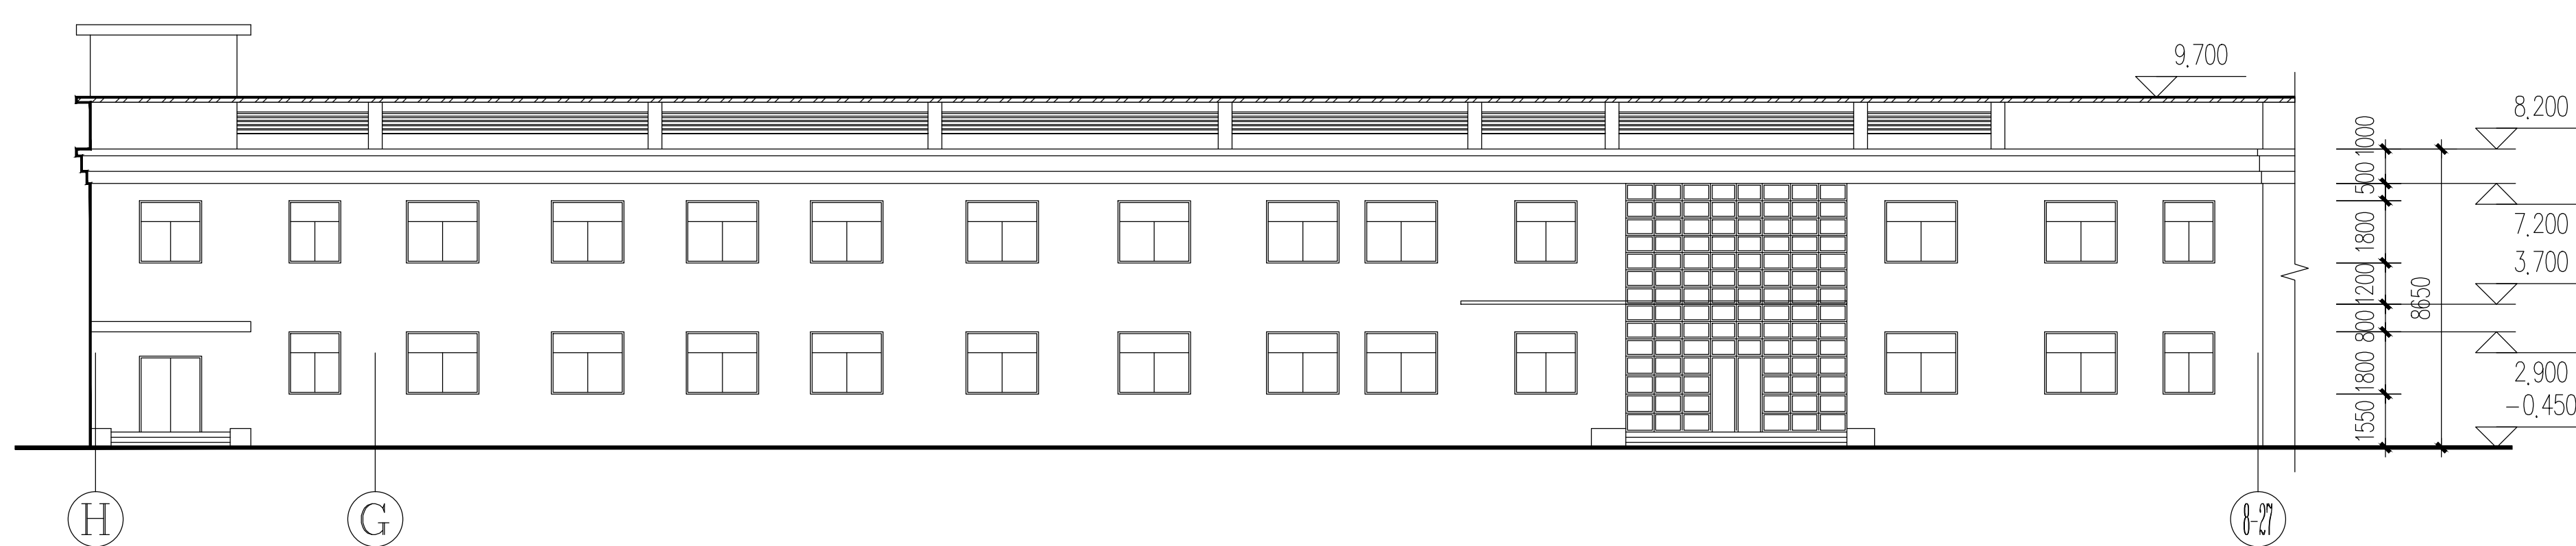

5、6、8栋商业⑨-⑰ 立面图

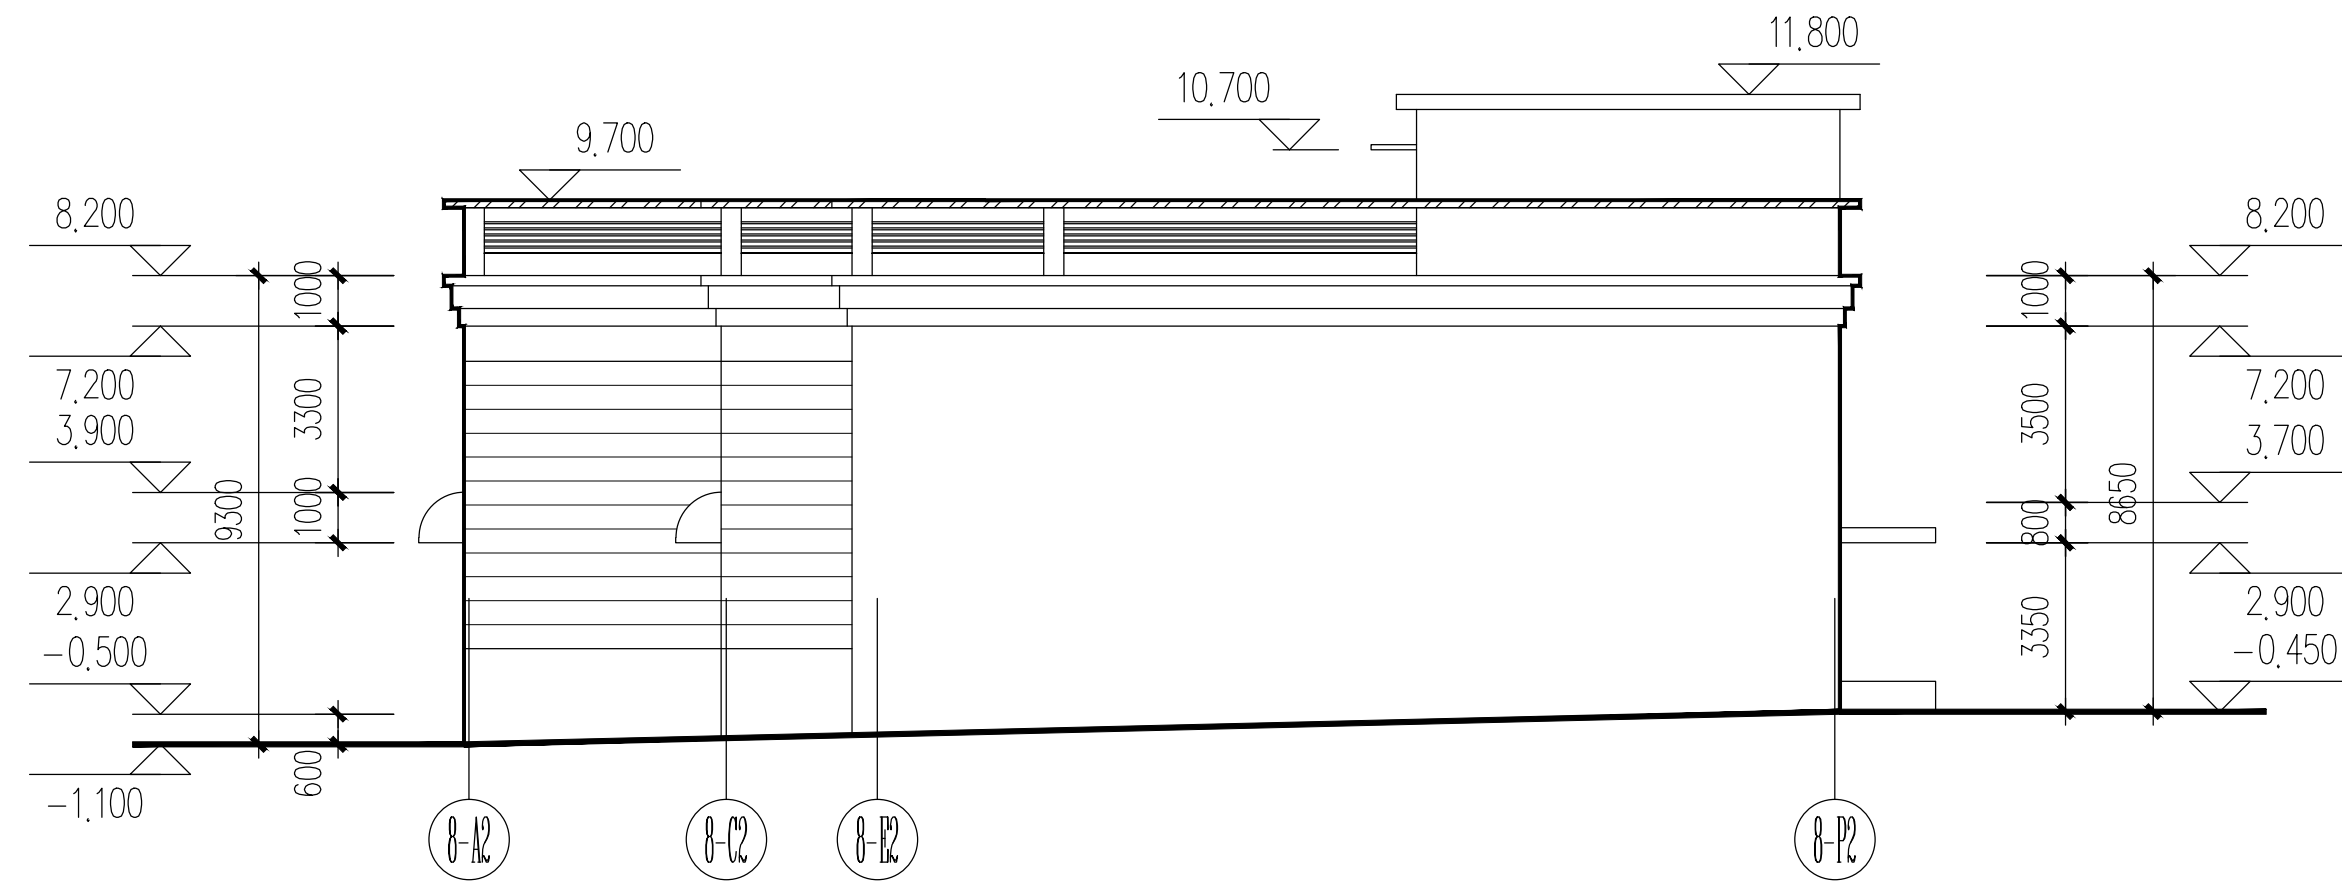

5、6、8栋商业⑫-⑰ 立面图

商业用房修缮
商业用房修缮

CS
NS
中核科技
全过程工程咨询服务商

中核科技工程有限公司
建筑行业（建筑工程）甲级
市政公用行业（给水工程、排水工程）专业乙级
证书编号：A151010761
证书编号：A151010768

备注：
1、本图仅供参考，不作为施工依据，施工过程中如有变更，请及时通知设计单位。
2、本图仅供参考，不作为施工依据，施工过程中如有变更，请及时通知设计单位。
3、本图仅供参考，不作为施工依据，施工过程中如有变更，请及时通知设计单位。
4、本图仅供参考，不作为施工依据，施工过程中如有变更，请及时通知设计单位。

施工图审查合格书：

施工图审查合格书：

四川省建设工程设计图专用章
中核科技工程有限公司
资质证书编号：工程（设计）建筑行业（建筑工程）甲级
证书编号：A151010761
有效期至：2025年09月28日

中华人民共和国一级注册建筑师
姓名：陈旭倪
注册号：5101076-018
有效期：至2025年9月

注册执业号：

建设单位：

晋江市池店镇人民政府

项目名称：

2025年晋江市池店镇南社区老旧小区改造第一批

子项目名称

锦洲瑞苑小区改造

图名：

商业立面图二

审定	丛军英	陈旭倪
项目负责人	陈旭倪	黄德志
专业负责人	黄德志	魏军强
审核	魏军强	刘晨曦
校对	刘晨曦	赵祥森
设计	赵祥森	赵祥森
制图	赵祥森	赵祥森
工程编号	kh-qz2025-jg02	
图别	建施	
图号	S-02	
日期	2025.04	
版本号	第1版	

注：所有图例以版本号数字最大者为最终版本并以此为准。