
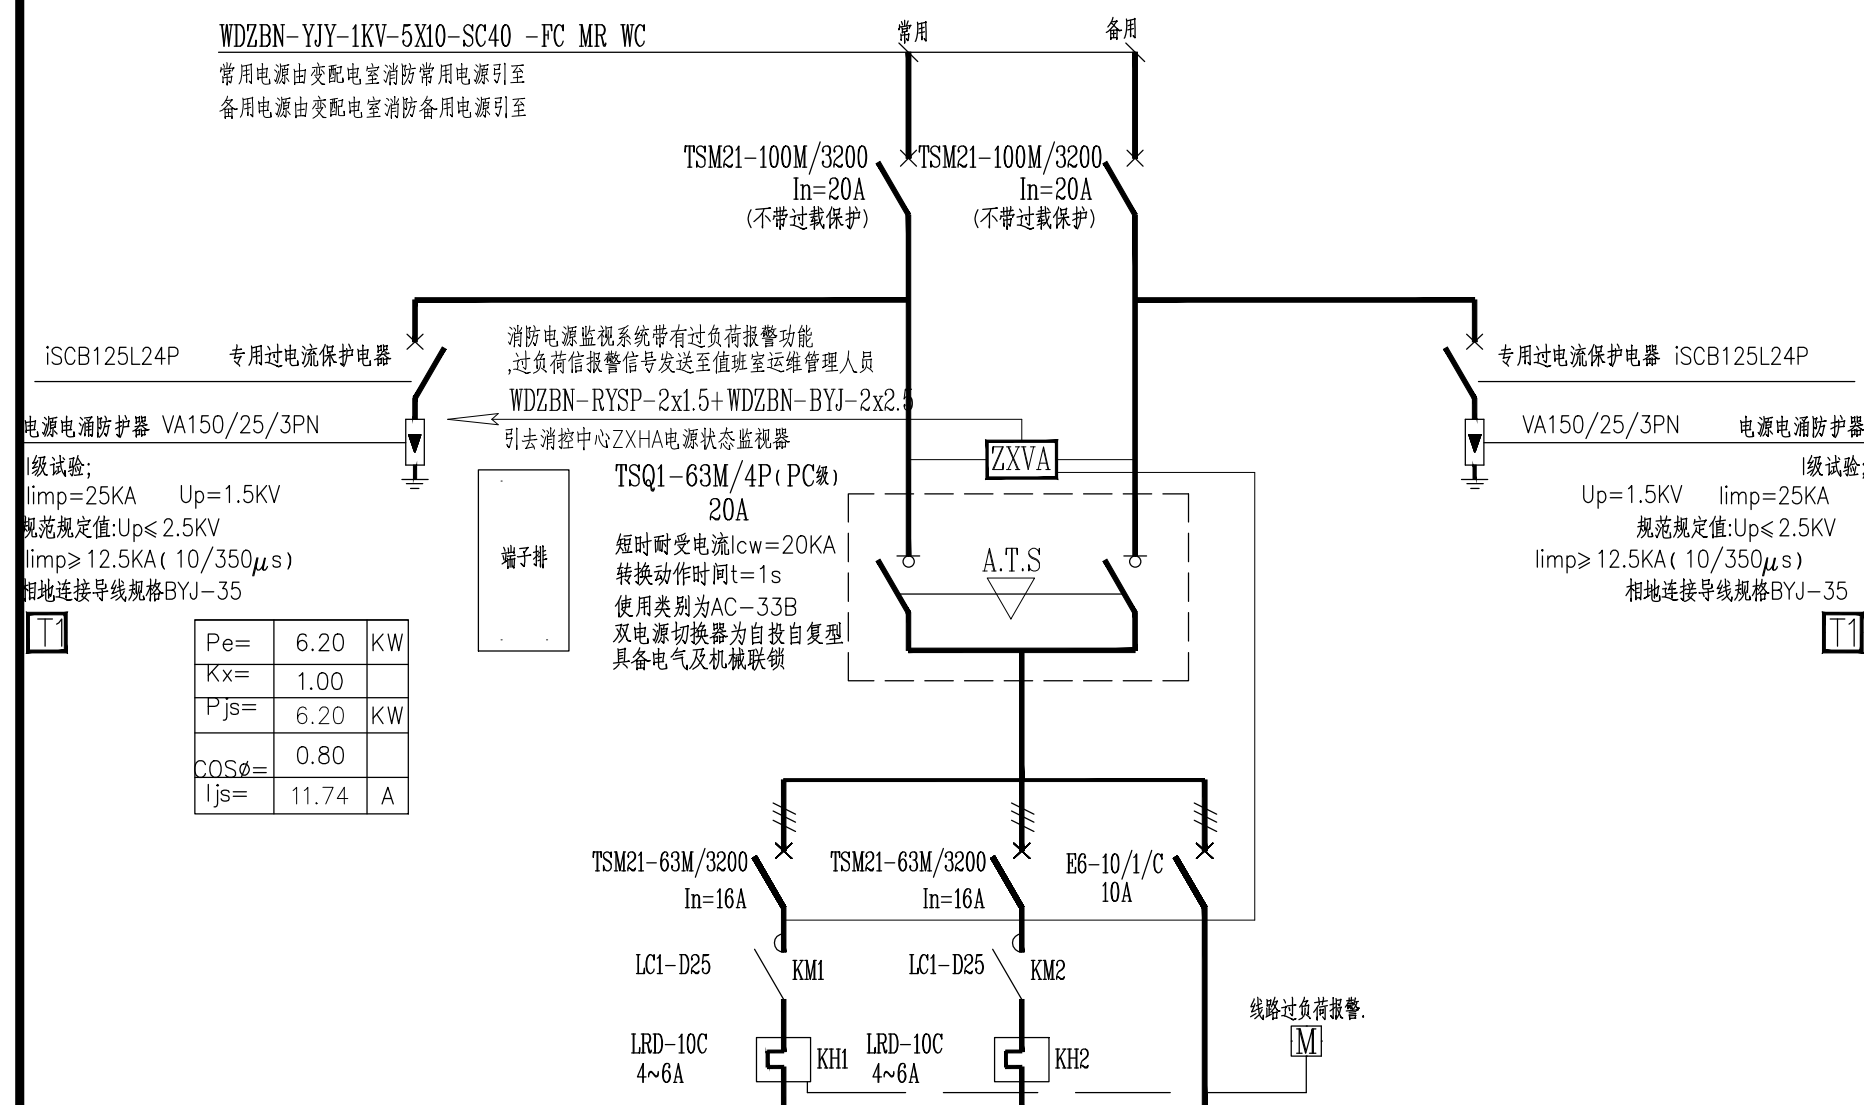


[illegible]

	报警回路总线: WDZBN-RYS-2*1.5-SC20-CE,WC
4	报警回路总线+24V消防电源线: WDZBN-RYS-2*1.5+WDZBN-BYJ-2X2.5mm-SC20-CC,WC
	消防电话线路: WDZBN-RYSP-2X1.5-SC20-CE,WC
	消防广播线路: WDZBN-RYJS-2X2.5-SC20-CE,WC
FJ	消防多线联动线路: WDZBN-KYJY-8X1.5-SC32-CC,WC
HF	防火风机至风机控制箱联动线路: WDZBN-KYJY-4X1.5-SC20-CC,WC
JK	消防设备电源监控通信线+电源线: (WDZBN-RYJSP-2X1.5+WDZBN-BYJ-2X2.5)-SC20-CC,WC
LD	电气火灾监控线: WDZBN-RYSP-2X1.5-SC20-CE,WC
	常闭防火门监控线: WDZBN-RYJS-2X1.5-SC20-CC,WC
	常开防火门联动、监控线路: (WDZBN-RYS-2X1.5+WDZBN-BYJ-2X2.5)-SC20-CC,WC
YL	应急照明通讯线路: WDZBN-RYJSP-2X1.5-SC20-WC-CC
图例	说明

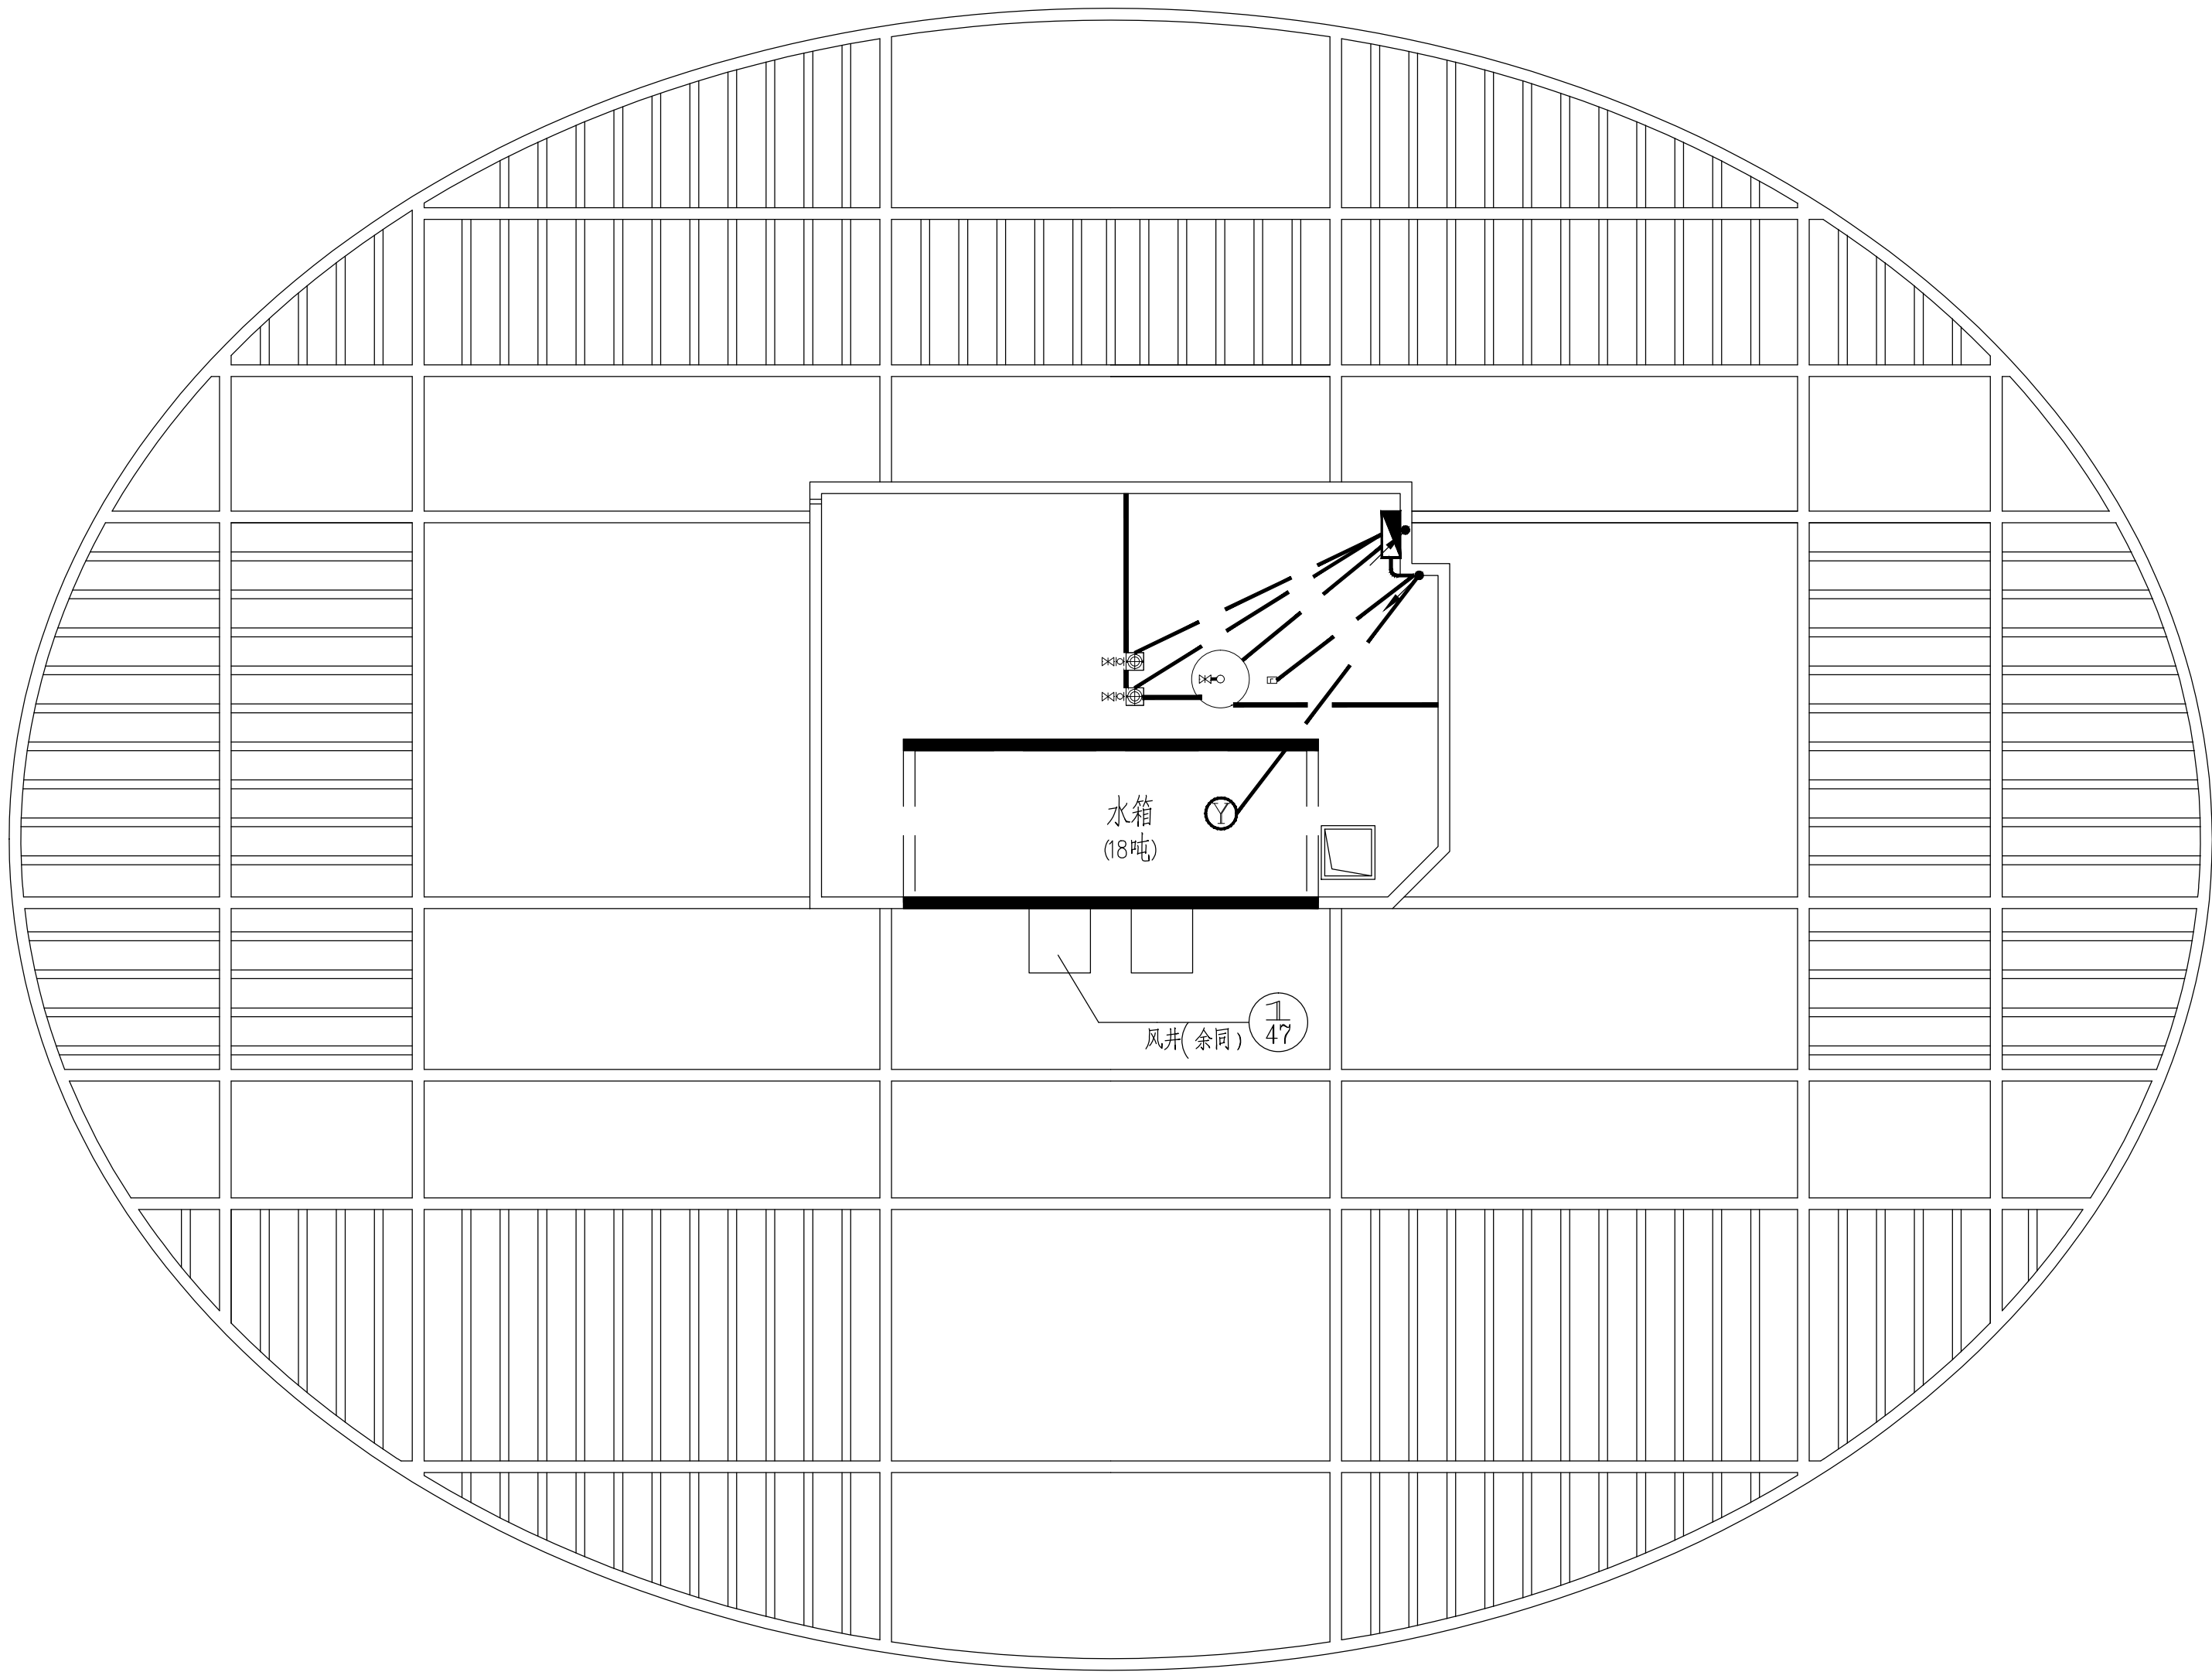

配电箱编号	WYB		
配电箱型号	XKP-7-2/1.5KW		
回路编号	W1	W2	W3
设备容量 (kW)	2.2	2.2	
计算电流 (A)	4.1	4.1	
相 序	L1L2L3 PE	L1L2L3 PE	
导线截面及管径	WDZBN-YJV-4*4-SC25 WC PC	WDZBN-YJV-4*4-SC25 WC PC	
用 途	消防稳压泵	消防稳压泵	备用

注:消防稳压水泵控制柜及其二次线路详国标图集国标图集《常用水泵控制图》
16D303 防护等级IP65

A部分4#楼屋面消防改造平面图 1:100



中科科航

全过程工程咨询服务商

中科科航工程设计有限公司
 建筑行业（建筑工程）甲级
 风景园林工程设计专项甲级
 公路行业（公路）专业乙级
 证书编号：A151010761
 市政行业（桥梁工程、道路工程、给水工程、
 排水工程）专业乙级；
 证书编号：A251010768

备注:

1. 本图纸若未加盖本公司的出图资质章, 则属无效图纸, 本公司不予承认, 并禁止在施工中使用。
2. 本图纸中若出现使用笔(刀)具在蓝图上直接进行涂改或涂抹的行为, 均不是本公司设计人员所为, 本公司不予负责。
3. 本公司拥有本图纸的法定知识产权, 任何单位或个人未经授权, 不得使用本图纸(包括电子文件)进行施工或进行套用、复制、传播出版。
4. 本图纸的最终解释权归本公司所有。

施工图审查批准单位:

施工图审查批准书证号:

四川省建设工程设计出图专用章

图 纸 专 用 章:

中 科 科 航 工 程 设 计 有 限 公 司

资质等级范围:工程设计建筑行业(建筑工程)甲级

工程设计风景园林工程专项甲级；工程设计公路行业公路专业乙级

资质证书编号: A151010761 有效期至: 2027年09月28日

小册子共五册
（1947年出版）

中华人民共和国一级注册建筑师

姓 名: 陈旭佩

注册量: 5101076-018

有效期：至2025年9月

注册师执业章：

建设单位:

晋江市池店镇人民政府

项目名称:

2025年晋江市池店镇桥南社区老旧小区改造第一批

子项目名称

锦洲瑞苑小区改造

图名:

A部分4#楼屋面消防改造平面图

审 定	董玉扬	董玉扬
项目负责人	陈旭侃	陈旭侃
专业负责人	张苏刚	张苏刚
审 核	安宏君	安宏君
校 对	张苏刚	张苏刚
设 计	王 玮	王玮
制 图	王 玮	

工程编号	kh-qz2025-jg01
------	----------------

图	别	电
---	---	---

图号	D-06
----	------

日 期	2025.04
-----	---------

版 本 号	第 1 版
-------	-------

注：所有图纸以版本号数字最大者为最终版本并以此为准。