


日期	
专业	电气
审核	暖通
设计	给排水
校核	结构
姓名	
专业	给排水
校核	暖通
设计	电气
审核	结构
姓名	
专业	暖通
校核	给排水
设计	电气
审核	结构
姓名	

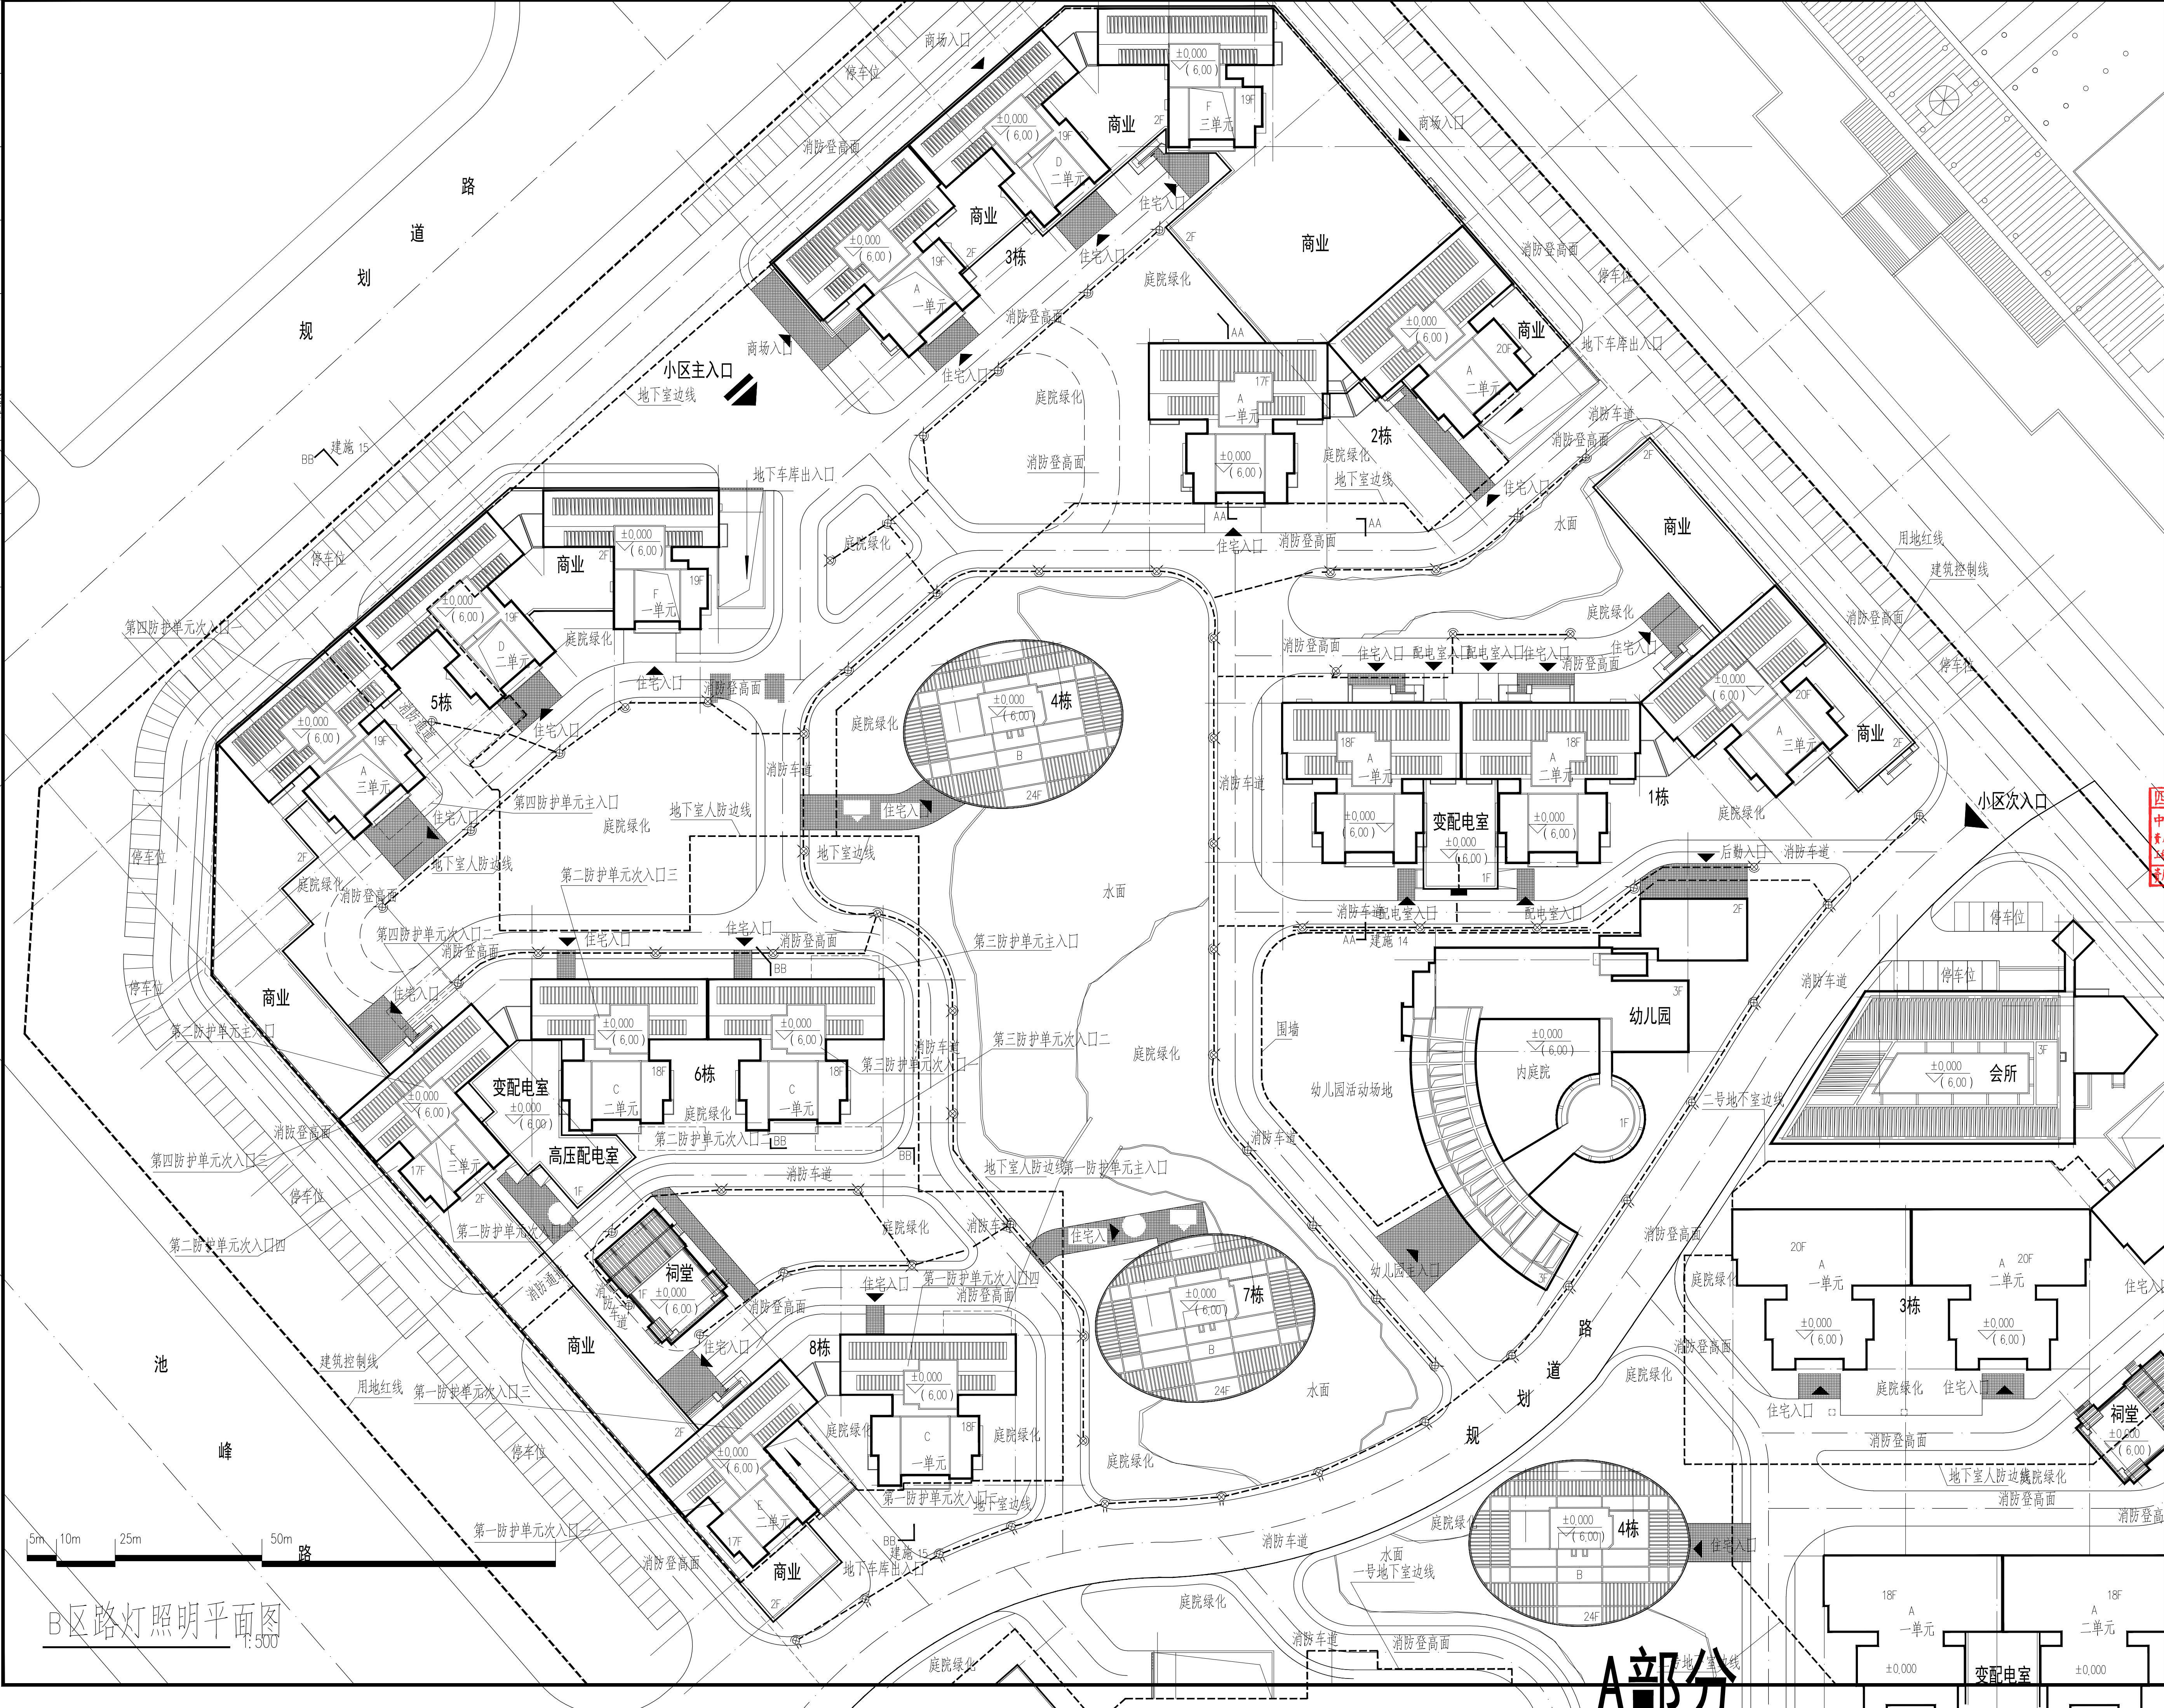

中科科航

全过程工程咨询服务商

中科科航工程设计有限公司
建筑行业（建筑工程）甲级
风景园林工程设计专项甲级
公路行业（公路）专业乙级
证书编号：A151010761
市政行业（桥梁工程、道路工程、给水工程、排水工程）专业乙级
证书编号：A251010768

备注：
1. 本图纸若未加盖本公司的出图章，则属无效图纸，本公司不予承认，并禁止在施工中使用。
2. 本图纸中若出现使用他人（刀）具有在图上直接进行删改的行为，均不是本公司设计人员所为，本公司不予负责。
3. 本公司拥有本图纸的法定知识产权，任何单位或个人未经授权，不得使用本图纸（包括电子文件）进行施工或进行复制、传播、出版。
4. 本图纸的解释权归本公司所有。

施工图审查批准单位：

施工图审查批准证书号：

四川省建设工程设计出图专用章
四川中科科航工程设计有限公司
资质等级：工程设计建筑行业（建筑工程）甲级
工程设计风景园林工程专项甲级；工程设计公路行业公路专业乙级
资质证书编号：A151010761 有效期至：2027年09月28日

中华人民共和国一级注册建筑师

姓名：陈旭侃
注册号：5101076-018
有效期至：2025年9月

注册执业印章：

建设单位：

晋江市池店镇人民政府

项目名称：

2025年晋江市池店镇桥南社区老旧小区改造第一批

子项目名称

锦洲瑞苑小区改造

图名：

B区路灯照明平面图

审定	董玉扬	董玉扬
项目负责人	陈旭侃	陈旭侃
专业负责人	张苏刚	张苏刚
校核	安宏君	安宏君
校对	张苏刚	张苏刚
设计	王玮	王玮
制图	王玮	王玮

工程编号 kh-qz2025-jg02

图别 电施

图号 D-08

日期 2025.04

版本号 第1版

注：所有图纸以版本号数字最大者为最终版本并以此为准。