


A

B

C

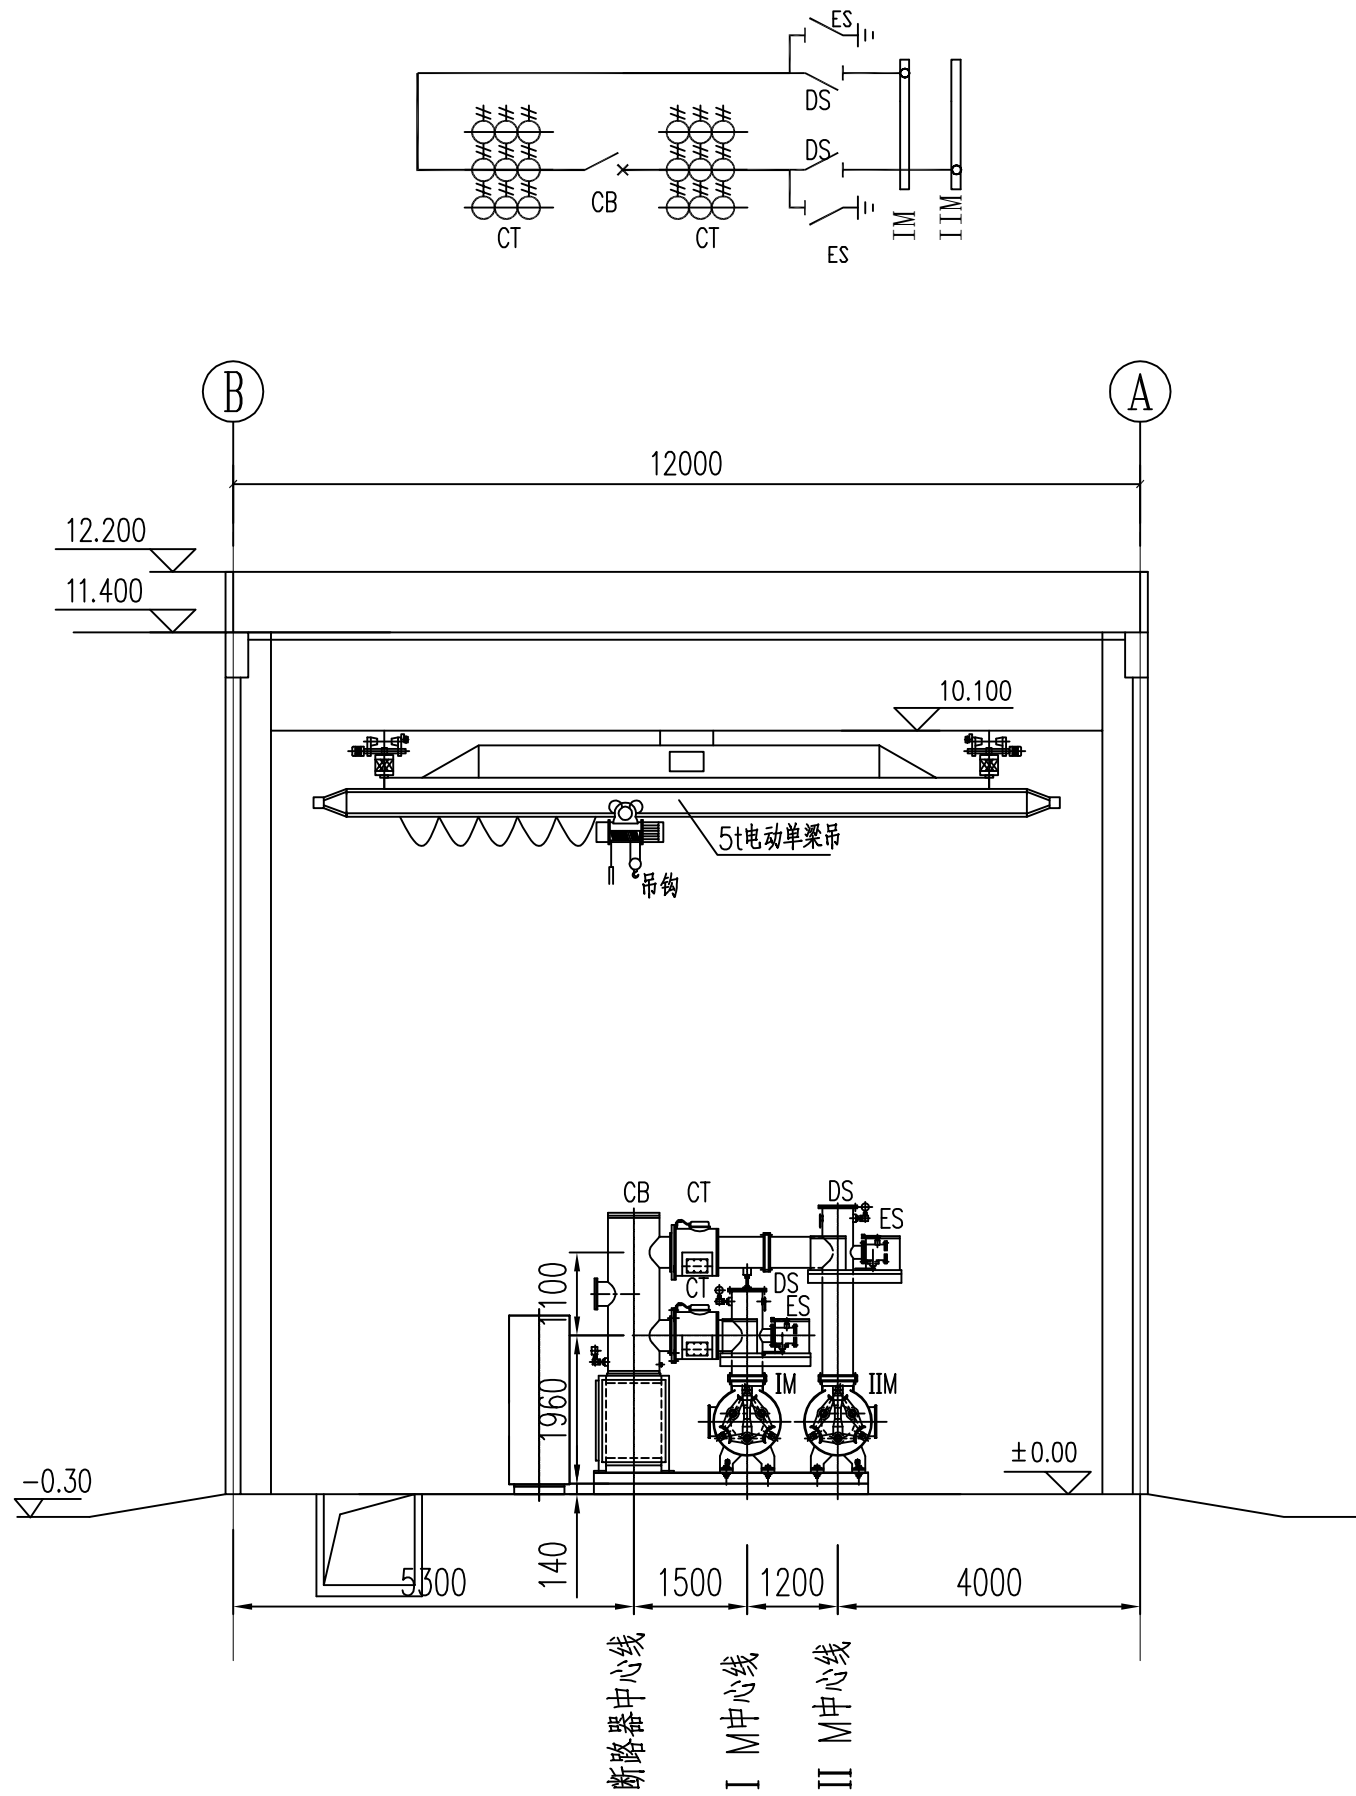

- 说明:
- 220kV配电装置室内GIS设备、户外220kV敞开式避雷器及电压互感器为本此招标范围，详见技术规范书。
  - 图中标高以220kV配电装置室内地面±0.00为基准。

母线联络间隔断面图  
D-D

<div><div><div></div><div>中国电建</div><div>POWERCHINA</div></div><div>中国电建集团福建省电力勘测设计院有限公司</div></div>				泉惠石化工业区2X660MW超超临界热电联产工程		招标	设计阶段
批准		设计		布置示意图 220kV母联间隔断面图			
审核		CAD 制图					
		比例	1:100				
校核		日期		图号	220kV气体绝缘金属封闭开关及附属设备技术规范书附图06		